



STAVAJÍCÍ STUPNACÍ POTRUBÍ BUDE DEMONTOVÁNO  
A BUDE INSTALOVÁNO NOVÉ POTRUBÍ PP-HT  
V DIMENZI DN125

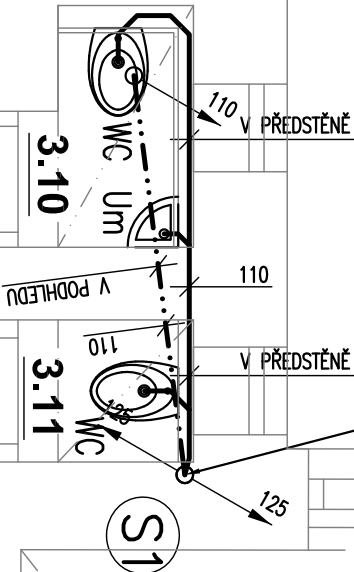

3.03


3.02

3.04

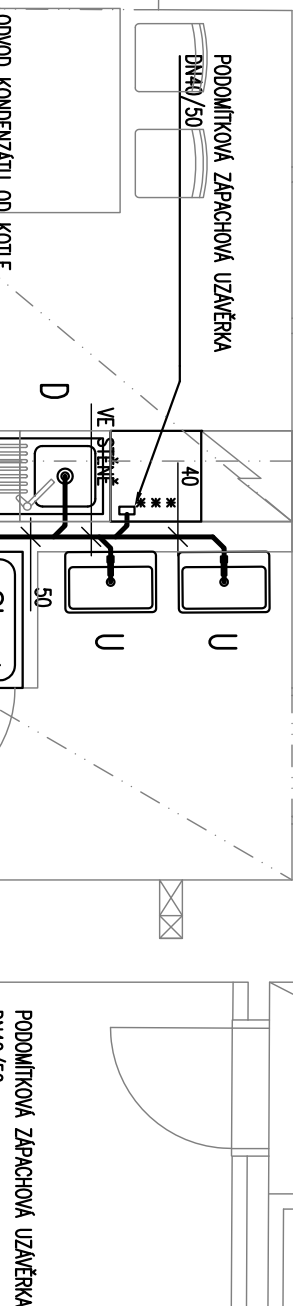

3.09

3.08

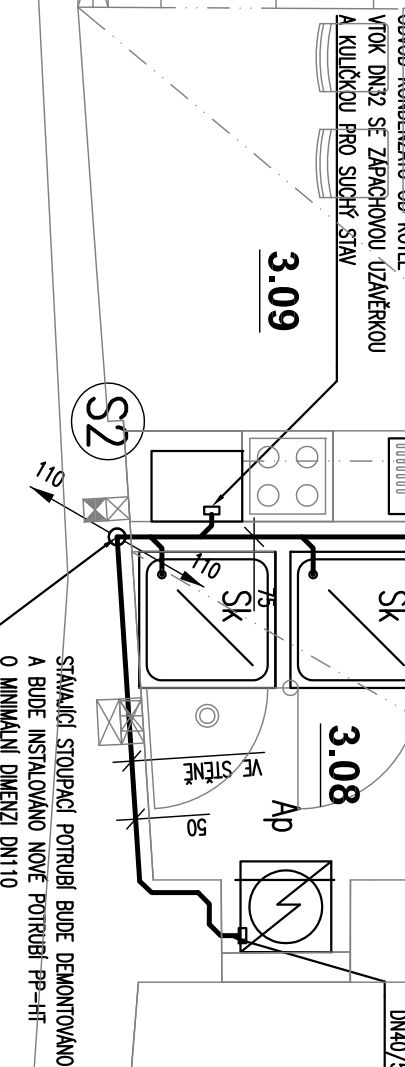

#### LEGENDA:



SYSLÉ ODPADNÍ POTRUBÍ SPLAŠKOVÉ KANALIZACE

— KANALIZACE SPLAŠKOVÁ – STAVAJÍCÍ

— KANALIZACE SPLAŠKOVÁ – PŘÍPOJNACÍ POTRUBÍ (PP-HT)

--- KANALIZACE SP. V PODLAŽE (PP-HT)

--- KANALIZACE SP. POD STROPEM (PP-HT)

#### ZARÍZOVACÍ PŘEDMĚTY:

- WC – KLOZET  
U – UMÝVADLO  
Um – UMÝVÁTKO  
Sk – SPRCHOVÝ KOUT  
D – DRŽ  
Ap – AUTOMATICKÁ PRAČKA

#### POZNÁMKA:

- VÝKRESY ARCHITECTONICKO STAVEBNÍ ČÁSTI PD MAJÍ PŘEDNOST PŘED STAVEBNÍM PODKRESEM V PROFESNÍCH VÝKRESECH.
- NEDILNOU SOUČÁSTÍ VÝKRESŮ JE TECHNICKÁ ZPRÁVA.
- ROZVODY POTRUBÍ PŘED MONTÁŽÍ NUTNO KOORDINOVAT S OSTATNÍMI PROFESEMI
- VŠECHOVÁ A PROSTOROVÁ KOORDINACE VŠECH ROZVODŮ BYLA PROVEDENA V NÁMAZNOSTI NA OSTATNÍ PROFESI. JE VŠAK NUTNÉ PROVĚŘIT PROVEDITELNOST PŘÍMO NA STAVBĚ
- PŘESNOU POLOHU STUPNACÍCH A DIMENZE POTRUBÍ KANALIZACE BUDE ZJIŠTĚNA PŘED ZAPOČETÍM STAVEBNÍCH PRACÍ, ROZMÍSTĚNÍ NA VÝKRESE JE POUZE ORIENTAČNÍ.
- SYSLÉ ODPADNÍ A PŘÍPOJNACÍ POTRUBÍ BUDE PROVEDENO Z TRUB PP-HT NEBO POLO-KAL 35 40 AŽ 110 TRUBKY BUDOU SPOJOVÁNY NA HRDLA S TĚSNÍCÍMI O-KROUŽKY
- PŘI PROVÁDĚNÍ KANALIZACE JE NUTNÉ DOBRŽET ZÁKONY PLATNÉ V ČR A PŘÍSLUŠNÉ TECHNICKÉ NORMY, ZEJMÉNA ČSN EN 12056, ČSN 75 6760, ČSN 73 6101, ČSN 73 6005 A SOUVISEJÍCÍ PŘEDPISY.

ORŘÍ

## LEGENDA MÍSTNOSTÍ:

OZN	NÁZEV MÍSTNOSTI	PL. [m²]
3.01	ZÁDVEŘÍ	6,50
3.02	CHODBA	13,90
3.03	POKOJ	25,80
3.04	CHODBA	4,30
3.05	POKOJ	26,70
3.06	POKOJ	13,30
3.07	POKOJ	21,10
3.08	KOUPELNA	8,50
3.09	KUCHYŇ	13,80
3.10	WC	1,50
3.11	WC	1,10

## SOUSEDNÍ OBJEKT

±0,000 = PODLAHA

H.I.P.	ING. MAREK NETUKA		
VYPRACOVAL	ING. FILIP KUPKA		
KONTOLOVAL	ING. FILIP KUPKA		
OBJEDNATEL: MĚSTSKÁ ČÁST BRNO-SŘED, DOMINIKÁNSKÁ 2, 601 69 BRNO			
OPRAVA BYTŮ - VELKÉ BYTY - BYT Č. 9 - 3.NP		MAREK NETUKA Dubová 640/11, 637 00 Brno tel.: 608 922 278 e-mail: marek@netuka.cz	
DOKUMENTACE PRO STAVEBNÍ POVOLENÍ		DATUM 05 / 2017	
D.1.4.1 ZDRAVOTECHNICKÉ INSTALACE		STUPEŇ DSP	
PŮDORYS - KANALIZACE		EVIDENČNÍ ČÍSLO OB3500/1700048	
		SO 02	
		MĚŘÍTKO 1:50	
		Č. VÝKRESU D.1.4.1.03	