



PŮDORYS 4.NP

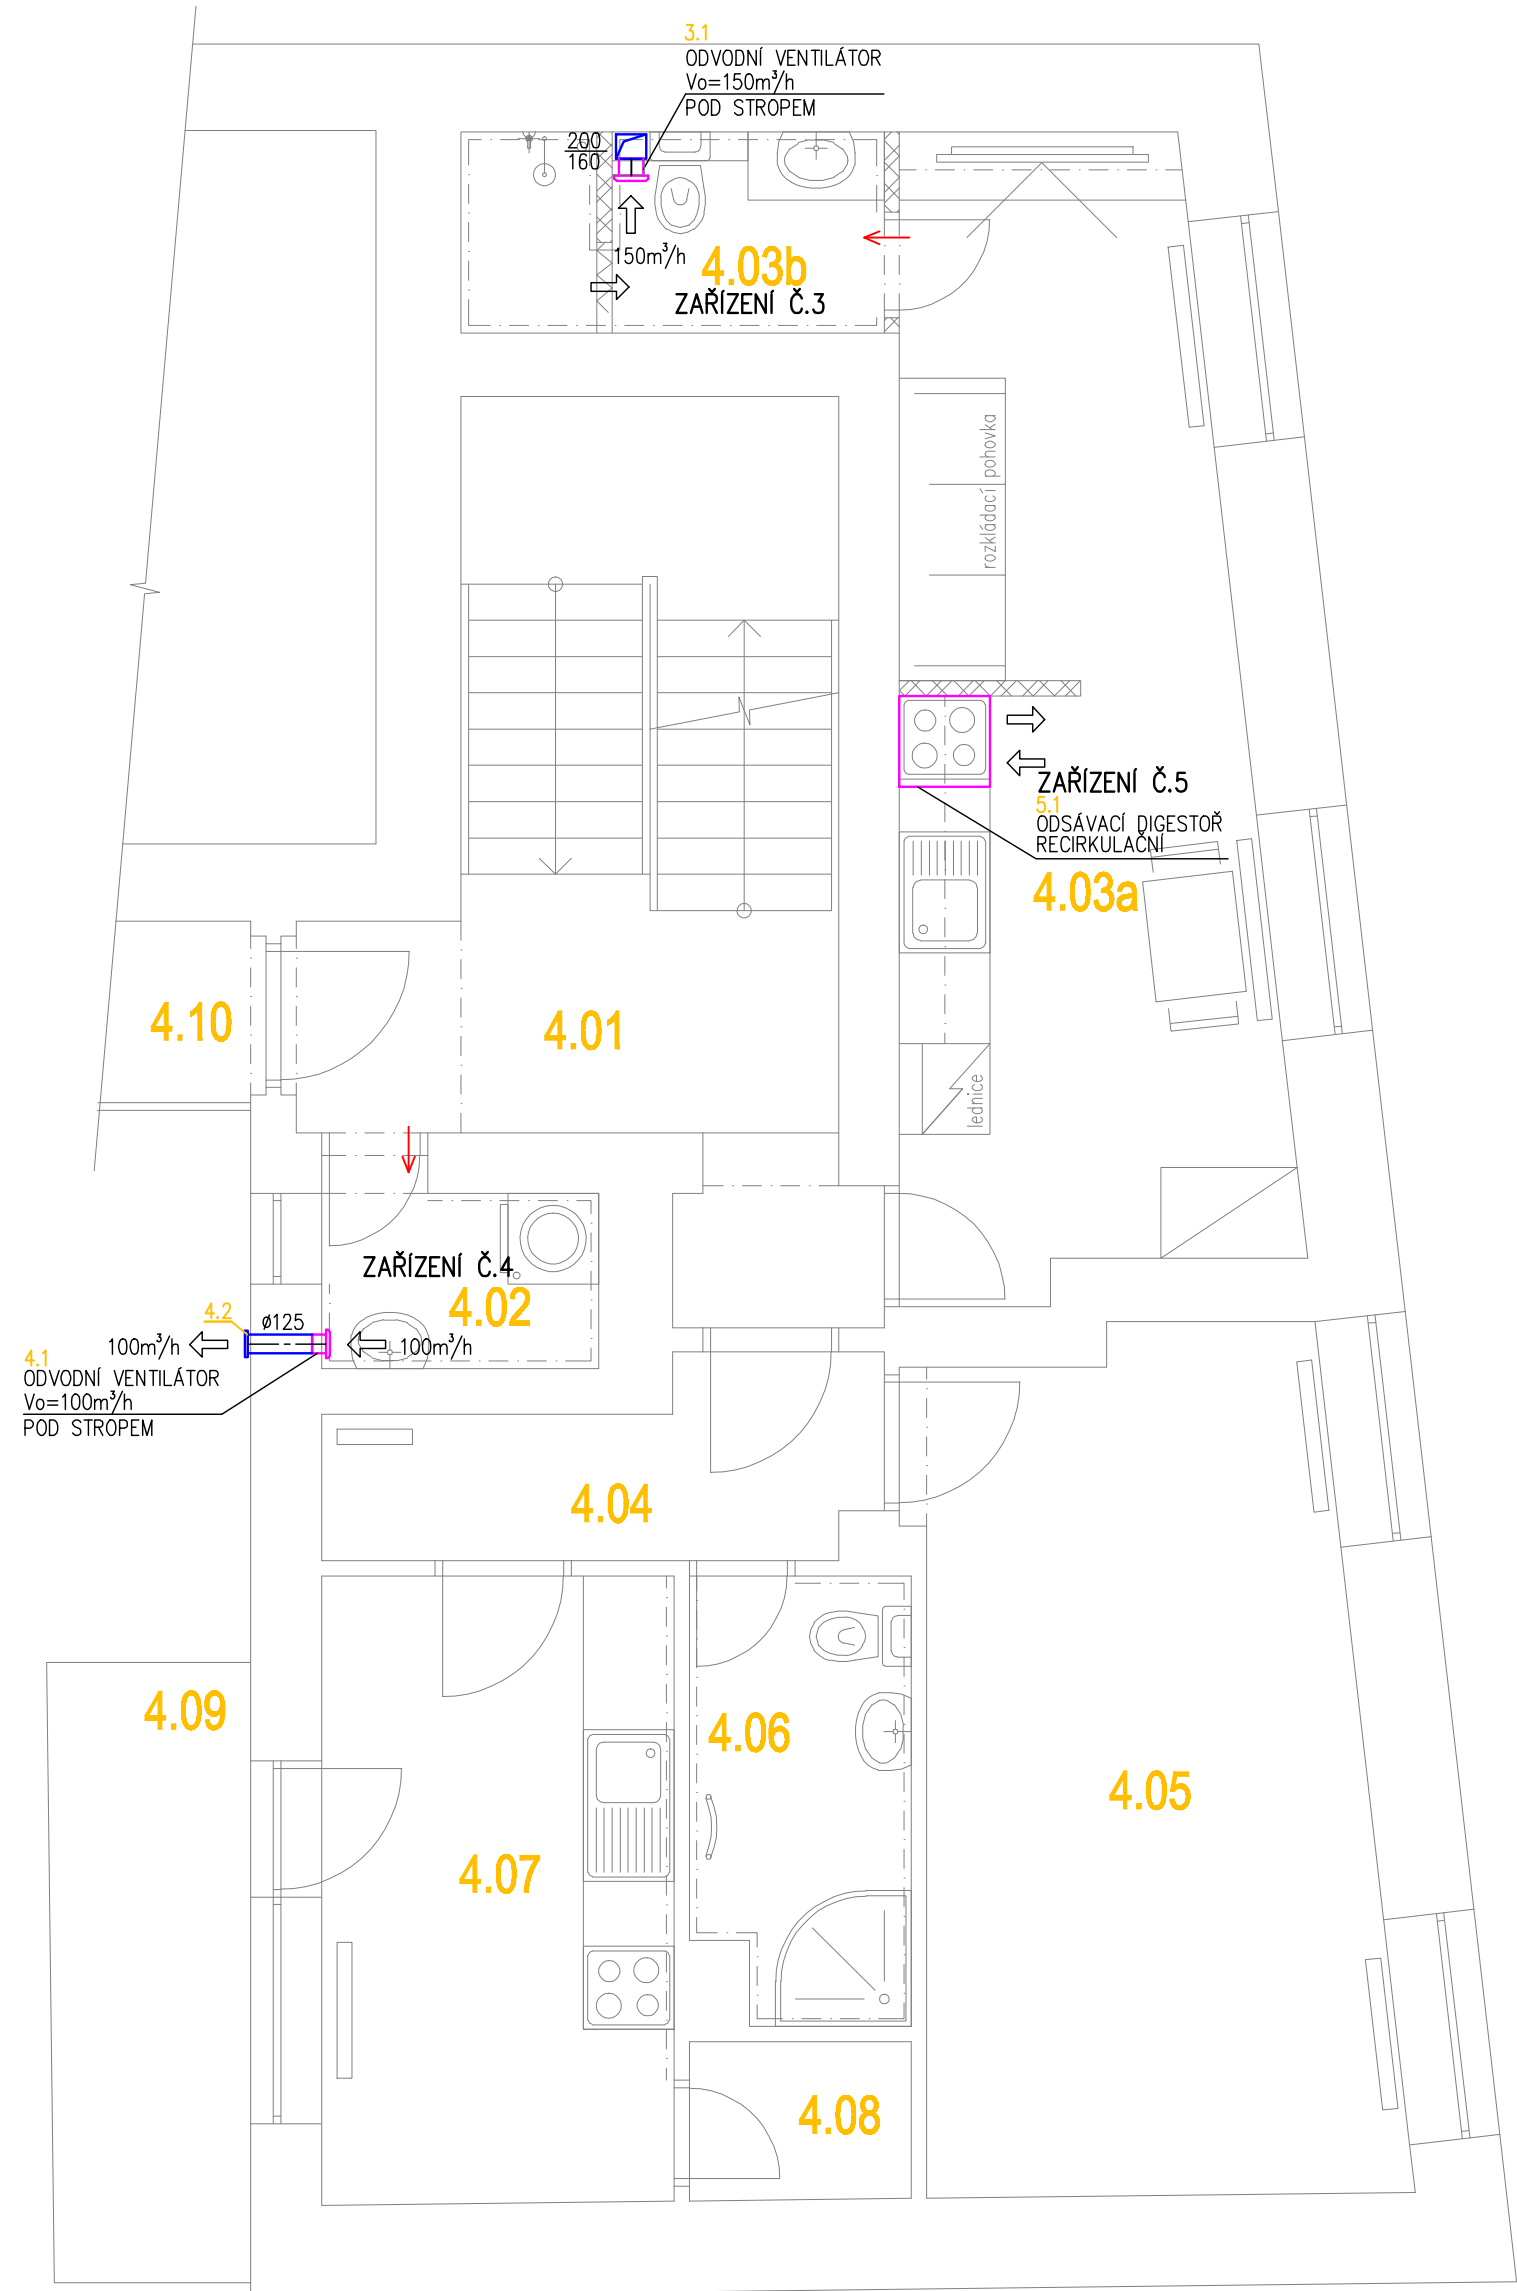

LEGENDA MÍSTNOSTÍ

OZN.	ÚČEL MÍSTNOSTI	PLOCHA
4.01	SCHODIŠTĚ	15,30 m²
4.02	KOMORA, PRAČKA	2,12 m²
4.03a	OBYTNÝ PROSTOR, KK	17,12 m²
4.03b	KOUPELNA, WC	3,65 m²
4.04	PŘEDSÍŇ	4,08 m²
4.05	POKoj	16,59 m²
4.06	KOUPELNA, WC	4,15 m²
4.07	KUCHYŇ	9,67 m²
4.08	KOMORA	1,54 m²
4.09	BALKON	5,43 m²
4.10	PAVLAČ	59,34 m²

LEGENDA VZT :

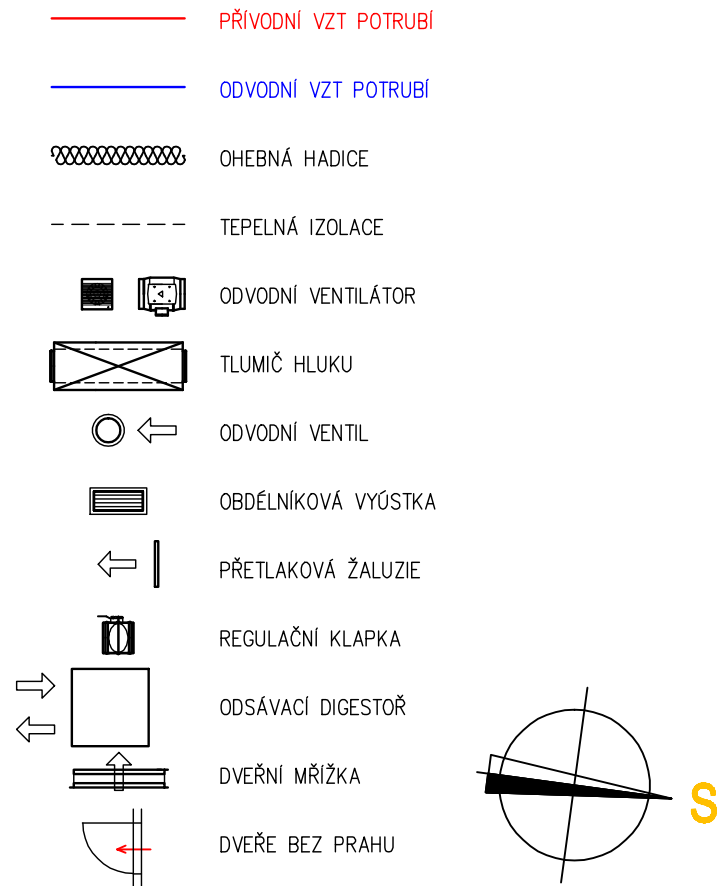

POZN :

- DODAVATEL VZDUCHOTECHNIKY A CHLÁZENÍ JE POVINEN SI PŘED REALIZACÍ ZAMĚŘIT VŠECHNY TRASY VZT ZAŘÍZENÍ, VČETNĚ PŘIPOJOVACÍCH ROZMĚRŮ JEDNOTLIVÝCH VZT ZAŘÍZENÍ A CHLÁZENÍ.
- UMÍSTĚNÍ PRÍVODNÍCH A ODVODNÍCH DISTRIBUČNÍCH ELEMENTŮ, VENTILÁTORŮ KOORDINOVAT NA STAVBĚ DLE AKTUÁLNÍ DISPOZICE.
- VĚTRÁNÍ OSTATNÍCH MÍSTNOSTÍ ŘEŠENO PŘÍROZENĚ OTEVÍRATELNÝMI OKNY, STÁVAJÍCÍ VZDUCHOTECHNIKOU.
- PŘÍVOD VZDUCHU DO SOCIÁLNÍCH ZÁZEMÍ ZAJIŠTĚN DVEŘNÍMI MŘÍŽKAMI, DVEŘMI BEZ PRAHU.
- REVIZNÍ OTVORY PRO INSTALOVANÉ ZAŘÍZENÍ MUSÍ ODPOVÍDAT ROZMĚRŮM, POŽADOVANÝCH OD VÝROBCE TĚCHTO ZAŘÍZENÍ. TYTO REVIZNÍ OTVORY MUSÍ BÝT NEUSTÁLE VOLNĚ PŘÍSTUPNÉ PRO SERVISNÍHO TECHNIKA. POD I NAD TÍMTO SERVISNÍM OTVOREM NESMÍ VEST ŽÁDNÉ INSTALACE A DALŠÍ ZAŘÍZENÍ.

TENTO PROJEKT NENAHAZUJE DÍLENSKOU / VÝROBNÍ DOKUMENTACI ZHOTOVITELE.

ZMĚNA	C	DATUM	PODPIS	ČÍSLO VÝTISKU
	B			
	A			

PROJEKTANT :	TOMÁŠ JUŘICA		TOMÁŠ JUŘICA Projektová činnost ve výstavbě tel : +420 732 164 091 tomas.jurica@projekce-vzduchotechniky.cz www.projekce-vzduchotechniky.cz
KONTROLOVAL :	TOMÁŠ JUŘICA		
ZODPOVĚDNÝ PROJEKTANT :	TOMÁŠ JUŘICA		
MÍSTO STAVBY :	Bratislavská 40 Brno	INVESTOR :	Statutární město Brno Dominikánské náměstí 196/1 Brno-město, 602 00 Brno
AKCE : BRATISLAVSKÁ 40 – PROJEKTOVÁ DOKUMENTACE NA OPRAVU ČÁSTI DOMU			STUPEŇ PROJEKTU : PROVÁDĚCÍ DOKUMENTACE
ČÁST : VZDUCHOTECHNIKA			FORMÁT : 6 x A4
VÝKRES : PŮDORYS 4.NP			DATUM : 08/2016
			Č.ZAKÁZKY : TJU16103
			MĚŘÍTKO : 1:50
			ČÍSLO VÝKRESU : 4