

VÝKRES: KŘÍDLOVICKÁ 60 - oprava bytové jednotky č.5, 2.NP


ZJEDNODUŠENÝ PŮDORYS- Elektroinstalace

Legenda materiálů

STÁVAJÍCÍ ZDÍVO

Legenda místností

Č.M.	NAZEV MÍSTNOSTI	PLOCHA (m ²)	DRUH PODLAHY	POVRCH STĚN	POVRCH STROP	POZN.
1.01	CHODBA	4.68	PVC	ŠTUK. OMÍTKA	ŠTUK. OMÍTKA	MDF LIŠTA
1.02	WC	0.85	PVC	ŠTUK. OMÍTKA	ŠTUK. OMÍTKA	OBKLAD v. 1600mm
1.03	KOUPELNA	2.55	PVC	ŠTUK. OMÍTKA	ŠTUK. OMÍTKA	OBKLAD v. 2100mm
1.04	POKOUJ 1	16.59	PARKETTY	ŠTUK. OMÍTKA	ŠTUK. OMÍTKA	MDF LIŠTA
1.05	KUCHYŇ	8.76	PVC	ŠTUK. OMÍTKA	ŠTUK. OMÍTKA	MDF LIŠTA
1.06	POKOUJ 2	19.07	PARKETTY	ŠTUK. OMÍTKA	ŠTUK. OMÍTKA	MDF LIŠTA
1.07	LODŽIE					UZAVŘENÁ LODŽIE
CELKEM		52.5				

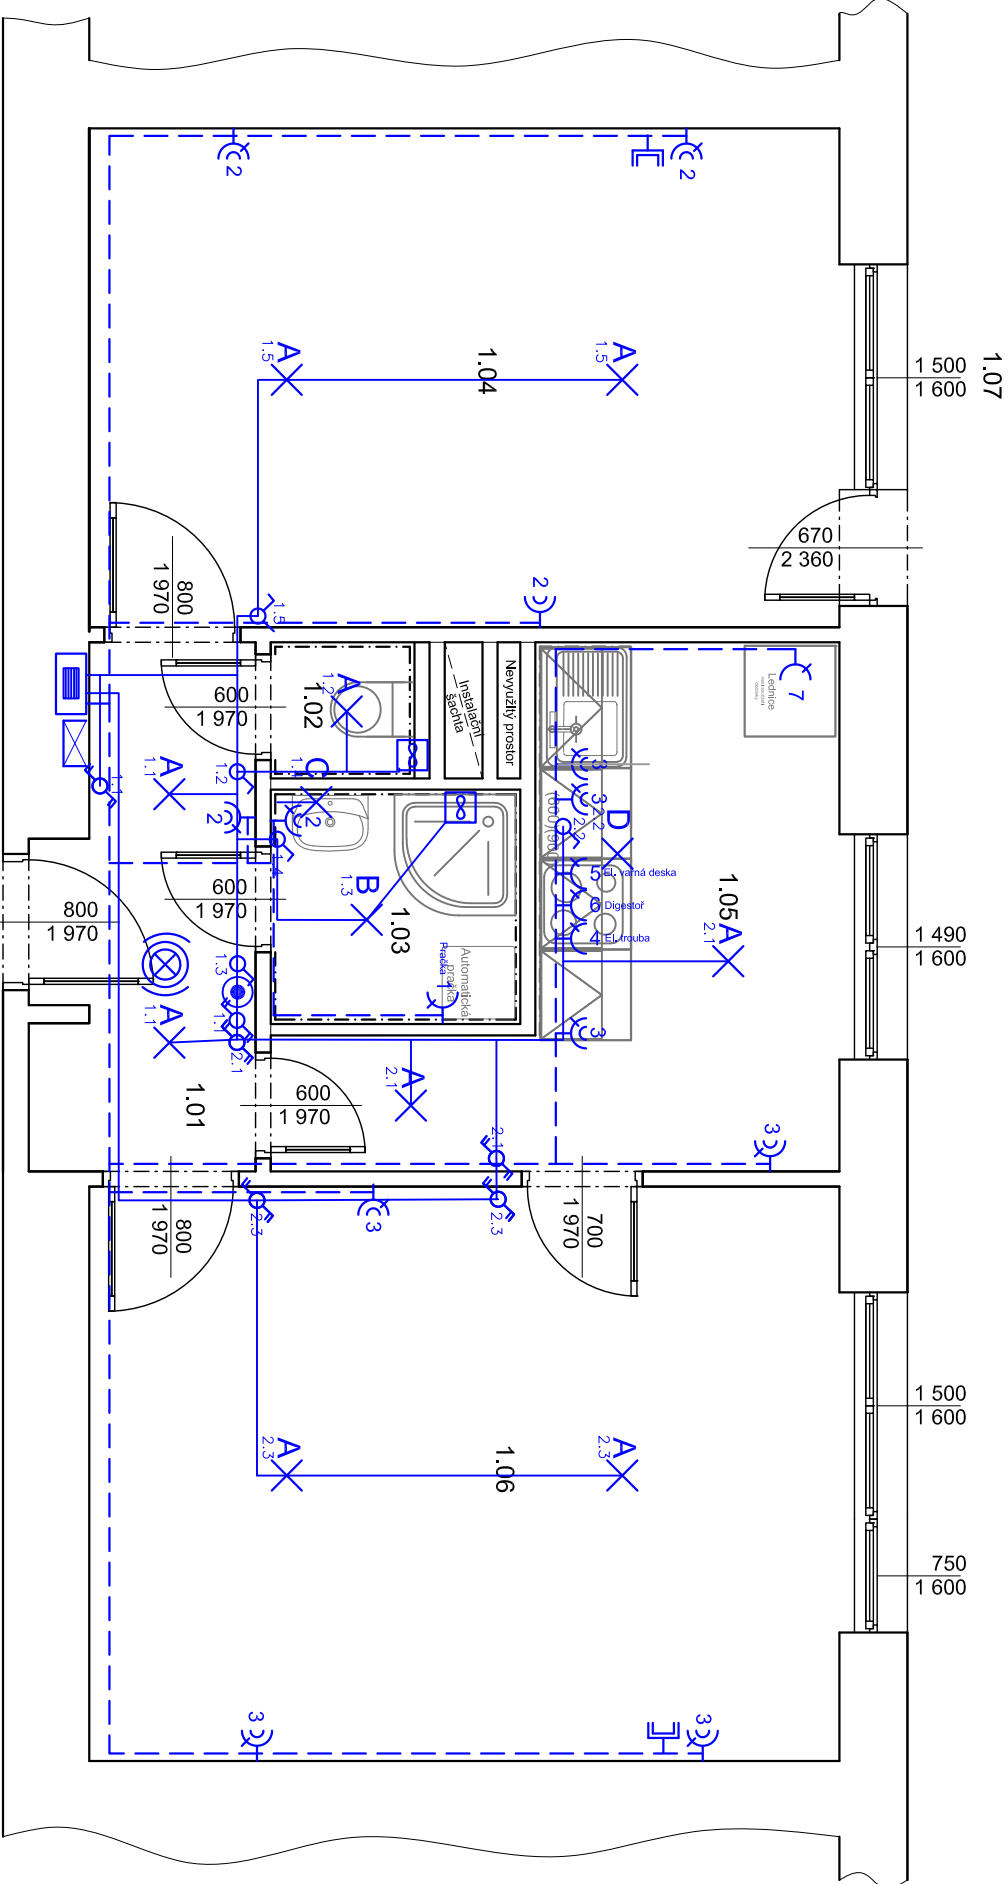

Legenda:

- RB

ROZVADĚČ BYTU
- SVĚTELNÝ OBVOD CYKY ...1,5mm
- ZÁSUVKOVÝ OBVOD 230V CYKY 3Cx2,5mm
- SPÍNAČ 10A 250V ŘAZENÍ 1 IP20, ZAPUŠTĚNÝ, BILÝ
- SPÍNAČ 10A 250V ŘAZENÍ 6 IP20, ZAPUŠTĚNÝ, BILÝ
- SPÍNAČ 10A 250V ŘAZENÍ 5 IP20, ZAPUŠTĚNÝ BILÝ
- SPÍNAČ 10A 250V ŘAZENÍ 6+6 IP20, ZAPUŠTĚNÝ, BILÝ
- SPÍNAČ SE SIG. DOUŠNAVKOU 10A 250V IP20, ZAPUŠTĚNÝ, BILÝ + DOBĚHOVÉ RELÉ
- ZÁSUVKA DOMOVNÍ 250V 16A IP20, ZAPUŠTĚNÁ, BILÁ
- ZÁSUVKA DOMOVNÍ DVOJNÁSOBNÁ 250V 16A IP20, ZAPUŠTĚNÁ, BILÁ
- NOVÝ ZVONKOVÉ TLAČÍTKO
- NOVÝ DOMÁCÍ TELEFON
- AUTONOMNÍ HLÁSIČ KOUŘE
- ZÁSUVKA STA (ROZVOD BUDE VEDEN V EL. CHRÁNIČCE)
- VENTILÁTOR S ČASOVÝM DOBĚHEM A HYDROSTATEM

- POZNÁMKA:**
- ZÁSUVKY A SPÍNAČE V KUCHYŇSKÉM KOUTĚ +1300mm, ZÁSUVKA PRO DIGESTOŘ +1700mm
 - ZÁSUVKY V KOUPELNĚ +1200-1300mm
 - SVÍTIDLO V KOUPELNĚ NAD UMYVADLEM SPODNÍM OKRAJEM +1750mm
 - PŘESNÉ ROZMÍSTĚNÍ VÝVODŮ KUCH. LINKY BUDE ODSOUHLASENO ZÁSTUPCEM INVESTORA
 - PŘESNÉ ROZMÍSTĚNÍ ZÁSUVEK A SVĚTEL BUDE ODSOUHLASENO ZÁSTUPCEM INVESTORA
 - PŘÍSTROJE VE STEJNÉ VÝŠCE SDRUŽOVAT DO VÍCENÁSOBNÝCH RÁMĚČKŮ.
 - VODIČE BUDOU SPOJOVÁNY PŘÍMO V KRABÍČKÁCH ZA ZÁSUVKAMI A VYPÍNAČI !!!
 - KABELY K DATOVÝM ZÁSUVKÁM BUDOU ROZŠÍŘENY O UTP KABEL
 - PŘED ZAHÁJENÍM STAVEBNÍCH PRACÍ NUTNO PŘEDEM ZKONTROLOVAT VŠECHNY MÍRY A OVĚŘIT S PROJEKTOVOU DOKUMENTACÍ
 - TL. OBVODOVÝCH STĚN JE ORIENTAČNÍ
 - KE VŠEM POUŽITÝM VÝROBKŮM BUDOU DOLOŽENY TECHNICKÉ LISTY
 - NUCENÉ VĚTRÁNÍ V KOUPELNĚ A NA WC BUDE ŘEŠENO VENTILÁTOREM S ČASOVÝM DOBĚHEM A HYDROSTATEM

LEGENDA SVÍTIDEL:


- AX

STROPNÍ LED SVÍTIDLO IP20
- BX

STROPNÍ LED SVÍTIDLO IP44
- CX

SVÍTIDLO S LED ŽÁROVKOU NAD UMYVADLO IP44
- DX

LED PÁSEK V HLINÍKOVÉ LIŠTĚ (DĚLKA 2.6m)

			Zodp. projektant: Ing. Zdeněk Kovář		Ověř. razítka:
			Projektant: Ing. Zuzana Greplová		
Investor: Statutární město Brno, městská část Brno-střed, Dominikánská 2, 601 69 Brno					
Místo: Brno	Stupeň: DSP	Datum: Červen 2018		Podpis:	
Měřítko: 1 : 50	Akce: KŘÍDLOVICKÁ 60 - oprava bytové jednotky č.5 Křídlovická 362/60, Brno-střed, par.č. 1402, k.ú. Staré Brno (610089)				
Číslo zakázky:	Název: ZJEDNODUŠENÝ PŮDORYS- Elektroinstalace			Č. výkresu: D1.4.3	Paré: