

VÝKRES: KŘÍDLOVICKÁ 60 - oprava bytové jednotky č.5, 2.NP

ZJEDNODUŠENÝ PŮDORYS- Rozvody ZTI

Legenda materiálu

STÁVAJÍCÍ ZDIVO

Legenda místnosti

Č.M.	NÁZEV MÍSTNOSTI	PLOCHA (m ²)	DRUH PODLAHY	POVRCH STĚN	POVRCH STROP	POZN.
1.01	CHODBA	4,68	PVC	ŠTUK. OMÍTKA	ŠTUK. OMÍTKA	MDF LIŠTA
1.02	WC	0,85	PVC	ŠTUK. OMÍTKA	ŠTUK. OMÍTKA	OBKLAD v. 1600mm
1.03	KOUPELNA	2,55	PVC	ŠTUK. OMÍTKA	ŠTUK. OMÍTKA	OBKLAD v. 2100mm
1.04	POKOUJ 1	16,59	PARKETY	ŠTUK. OMÍTKA	ŠTUK. OMÍTKA	MDF LIŠTA
1.05	KUCHYŇ	8,76	PVC	ŠTUK. OMÍTKA	ŠTUK. OMÍTKA	MDF LIŠTA
1.06	POKOUJ 2	19,07	PARKETY	ŠTUK. OMÍTKA	ŠTUK. OMÍTKA	MDF LIŠTA
1.07	LODŽIE					UZAVŘENÁ LODŽIE
CELKEM		52.5				

Legenda potrubí

- VODA STUDENÁ - NAPOJIT NA STÁVAJÍCÍ ROZVOD STUDENÉ
- VODA TEPLÁ - NAPOJIT NA STÁVAJÍCÍ ROZVOD TEPLÉ
- PŘIPOJOVACÍ POTRUBÍ KANALIZACE - NAPOJIT NA STÁVAJÍCÍ
- ODPADNÍ POTRUBÍ


MATERIÁL ROZVODŮ STUDENÉ VODY:


MATERIÁL ROZVODŮ TV: PPR - PN20

MATERIÁL PŘIPOJOVACÍ POTRUBÍ KANALIZACE: SYSTÉM HT-PP

Poznámka

- UMÝVADLO BILÉ ŠÍŘKY 45 CM SE STOJÁNKOVOU BATERÍ, TLAKOVÉ HADICE PN20, 2KRV 1/2" S FILTREM, SIFON CHROM
- SPRCHOVÁ AKRYLÁTOVÁ VANIČKA, 80x80, ZÁSTĚNA S BEZPEČNOSTNÍM SKLEM, NÁSTĚNNÁ SPRCHOVÁ BATERIE SE SPRCHOU A TVČÍ S POSUVNÝM DRŽÁKEM SPRCHY
- K DŘEZU 2KRV 1/2" S FILTREM, TLAKOVÉ HADICE PN20, STOJÁNKOVÁ PÁKOVÁ BATERIE S DLOUHÝM RAMÍNKEM, SIFON BILÝ
- ZÁVĚSNÝ WC KOMPLET GEBERIT KOMBIFIX, PŘEDNÍ OVLÁDÁNÍ, SEDÁTKO BILÉ, 1xRV 1/2"
- ZA WC NOVÁ ŠACHTOVÁ POROBETONOVÁ PŘÍČKA S REVIZNÍMI DVÍŘKY 500/500/100
- VODOROVNÉ ROZVODY TV A SV BUDOU VEDENY VE ZDI
- ODSTRANIT VEŠKERÉ NEPOTŘEBNÉ ROZVODY KANALIZACE A VODY V TRASE NOVÝCH ROZVODŮ
- NUTNO POČÍTAT S VYMĚNOU STÁVAJÍCÍHO VODOMĚRU ZA NOVÝ - DODÁVÁ SPRÁVCE DOMU - POTRUBÍ VODY SPÁDOVAT K VÝTOKŮM U ZAŘÍZOVACÍCH PŘEDMĚTŮ
- POTRUBÍ VODY BUDE OPATŘENO NÁVLEKOVOU TEPELNOU IZOLACÍ TL. 9mm
- VÝŠKY A POLOHY PŘIPOJENÍ ZAŘÍZOVACÍCH PŘEDMĚTŮ BUDOU UPŘESNĚNÝ NA ZÁKLADĚ VYBRANÉHO TYPU ZAŘÍZOVACÍHO PŘEDMĚTU INVESTOREM
- PŘED ZAHÁJENÍM STAVEBNÍCH PRACÍ NUTNO PŘEDEM ZKONTROLOVAT VŠECHNY MÍRY A OVĚŘIT S PROJEKTOVOU DOKUMENTACÍ
- TL. OBVODOVÝCH STĚN JE ORIENTAČNÍ
- KE VŠEM POUŽITÝM VÝROBKŮM BUDOU DOLOŽENY TECHNICKÉ LÍSTY

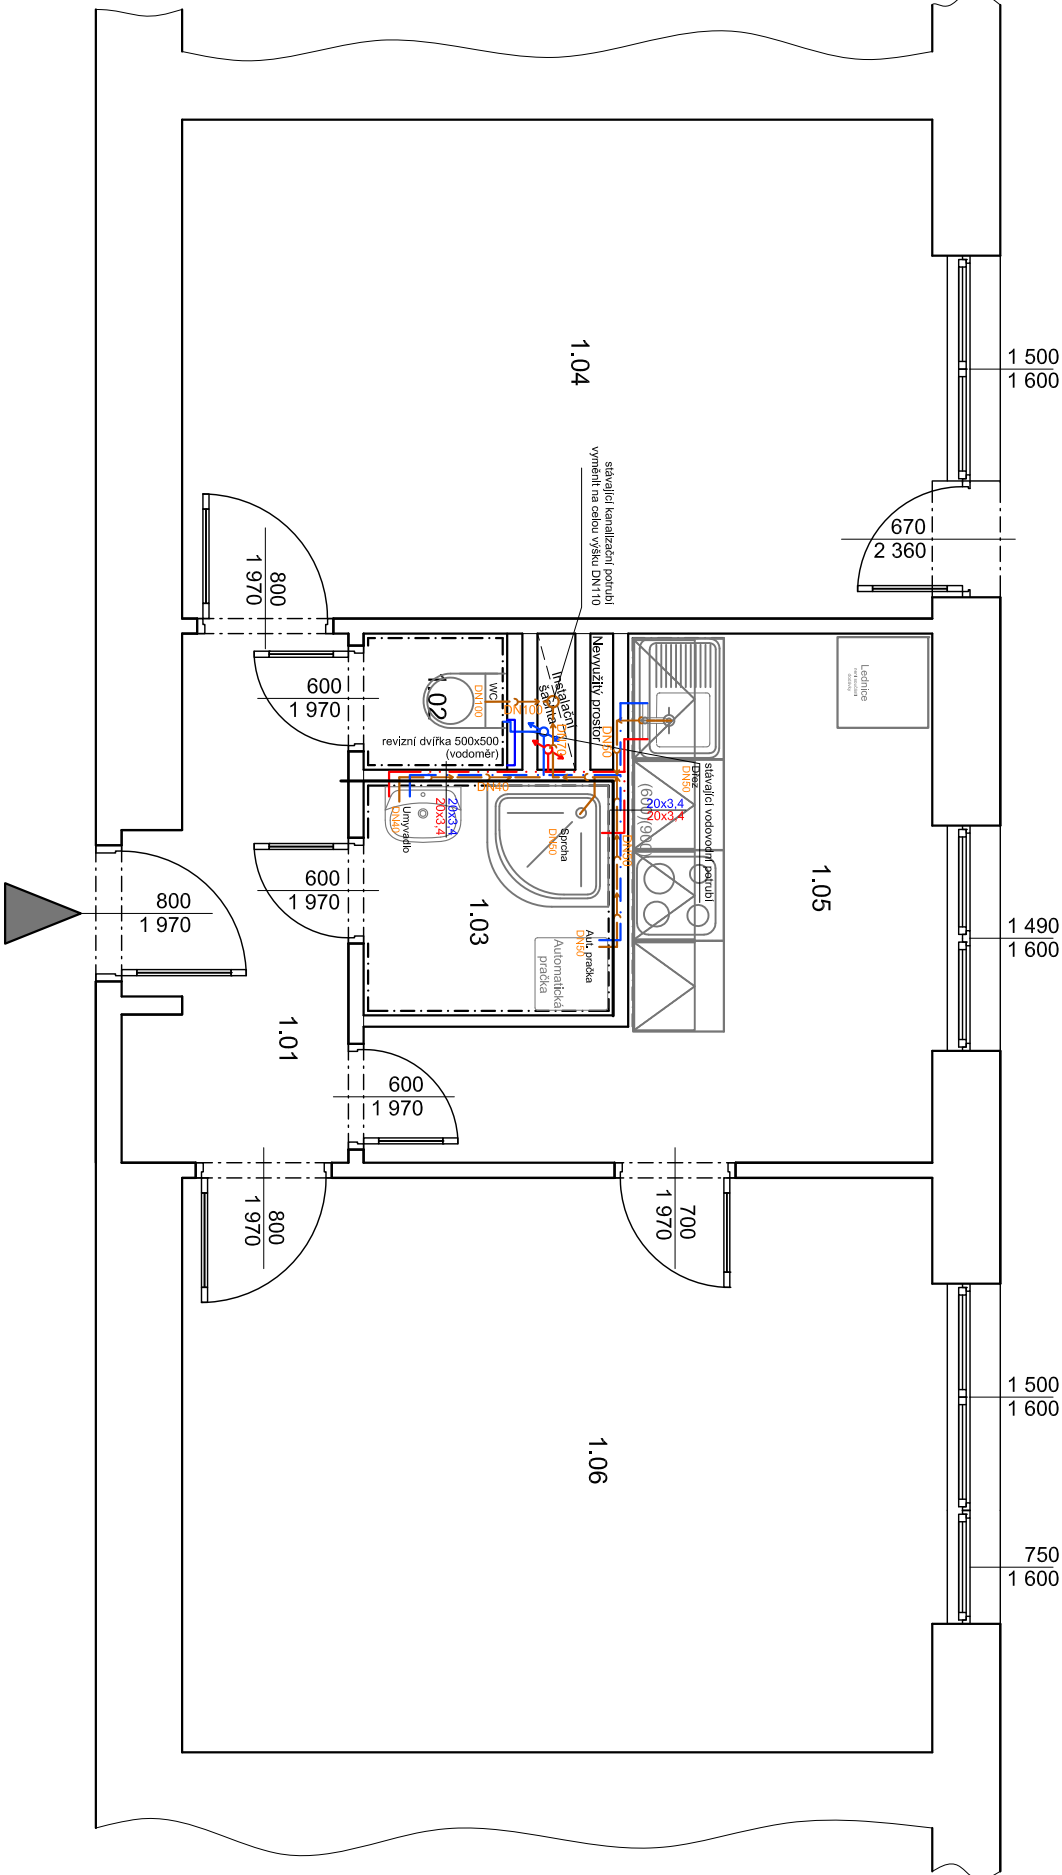

	Zodp. projektant:		Otisk razítka:
	Ing. Zdeněk Kovář		
	Projektant:		
Ing. Zuzana Greplová			

Investor: Statutární město Brno, městská část Brno-střed, Dominikánská 2, 601 69 Brno			
Místo: Brno	Stupeň: DSP	Datum: Červen 2018	Podpis:
Měřítko: 1 : 50	Akce: KŘÍDLOVICKÁ 60 - oprava bytové jednotky č.5 Křídlovická 362/60, Brno-střed, par.č. 1402, k.ú. Staré Brno (610089)		
Číslo zakázky:	Název: ZJEDNODUŠENÝ PŮDORYS- Rozvody ZTI		Č. výkresu: D1.4.2
			Paré: