


VÝKRES: KŘÍDLOVICKÁ 64 - oprava bytové jednotky č.4, 1NP

ZJEDNODUŠENÝ PŮDORYS- Rozvody ZTI

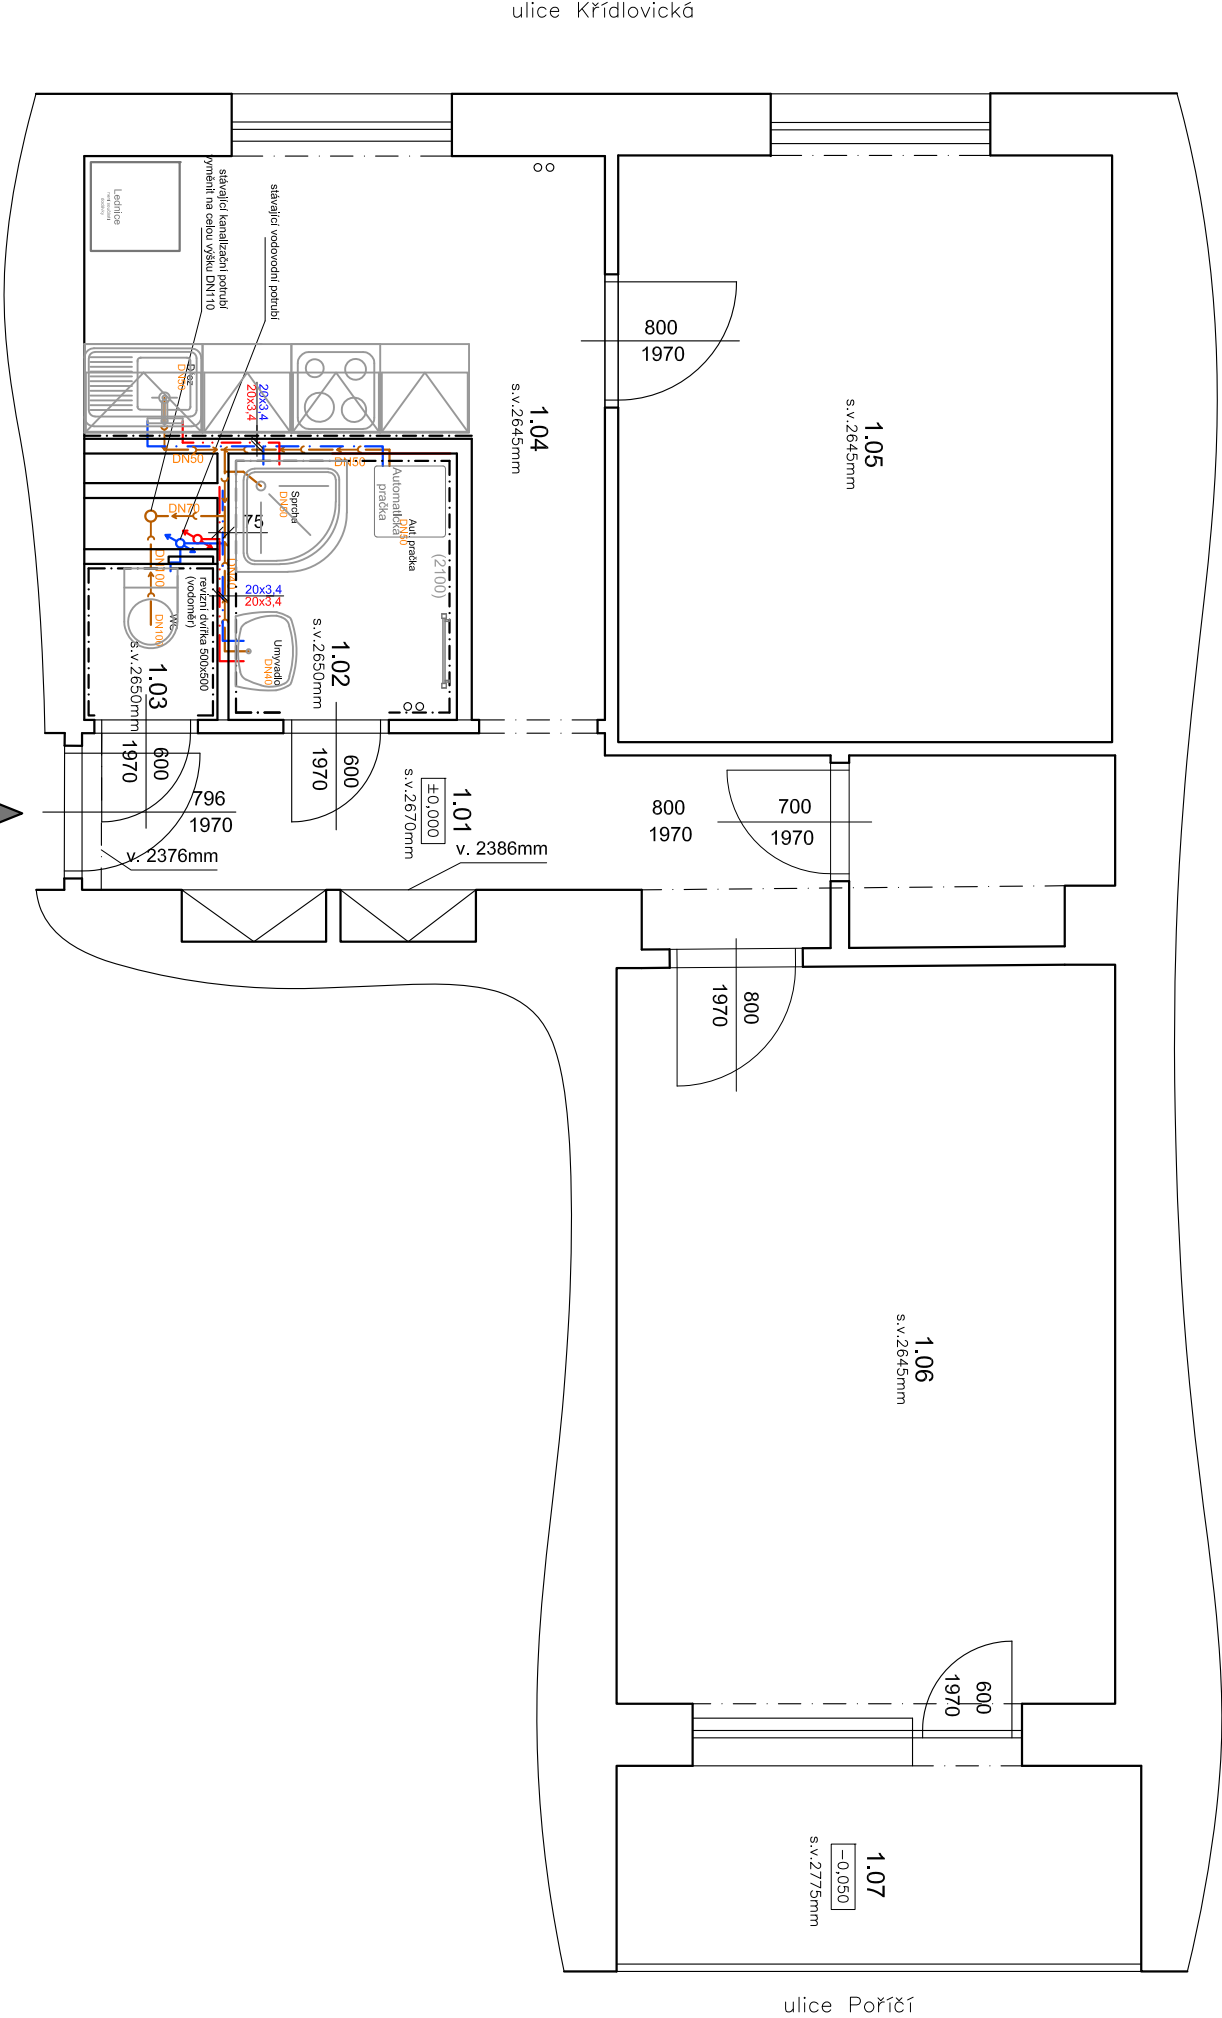

Legenda materiálu

ZDIVO

Legenda potrubí

- VODA STUDENÁ - NAPOJIT NA STÁVAJÍCÍ ROZVOD STUDENÉ
- VODA TEPLÁ - NAPOJIT NA STÁVAJÍCÍ ROZVOD TEPLÉ
- PŘIPOJOVACÍ POTRUBÍ KANALIZACE - NAPOJIT NA STÁVAJÍCÍ
- ODPADNÍ POTRUBÍ

- MATERIÁL ROZVODŮ STUDENÉ VODY: PPR - PN20
- MATERIÁL ROZVODŮ TV: PPR - PN20
- MATERIÁL PŘIPOJOVACÍ POTRUBÍ KANALIZACE: SYSTÉM HT-PP

Poznámka

- UMYVADLO BÍLÉ ŠÍŘKY 45 CM SE STOJÁNKOVOU BATERÍ, TLAKOVÉ HADICE PN20, 2xRV 1/2" S FILTREM, SIFON CHROM
- SPRCHOVÁ AKRYLÁTOVÁ VANIČKA, 80x80, ZASTĚNA S BEZPEČNOSTNÍM SKLEM, NASTĚNNÁ SPRCHOVÁ BATERIE SE SPRCHOU A TYČÍ S POSUVNÝM DRŽÁKEM SPRCHY
- K DŘEZU 2xRV 1/2" S FILTREM, TLAKOVÉ HADICE PN20, STOJÁNKOVÁ PÁKOVÁ BATERIE S DLOUHÝM RAMÍNKEM, SIFON BILÝ
- ZÁVĚSNÝ WC KOMPLET GEBERIT KOMBIFIX, PŘEDNÍ OVLÁDÁNÍ, SEDÁTKO BÍLÉ, 1xRV 1/2"
- ZA WC NOVÁ ŠACHTOVÁ SDK PŘÍČKA S REVIZNÍMI DVIŘKY 500/500/40
- VODOROVNÉ ROZVODY TV A SV BUDOU VEDENY VE ZDI
- ODSTRANIT VEŠKERÉ NEPOTŘEBNÉ ROZVODY KANALIZACE A VODY V TRASE NOVÝCH ROZVODŮ
- NUTNO POČÍTAT S VÝMĚNOU STÁVAJÍCÍHO VODOMĚRU ZA NOVÝ - DODÁVÁ SPRÁVCE DOMU - POTRUBÍ VODY SPÁDOVAT K VÝTOKUM U ZAŘÍZOVACÍCH PŘEDMĚTŮ
- POTRUBÍ VODY BUDE OPATŘENO NAVLEKOVOU TEPELNOU IZOLACÍ TL. 8mm
- VŠICKY A POLOHY PŘIPOJENÍ ZAŘÍZOVACÍCH PŘEDMĚTŮ BUDOU UPŘESNĚNY NA ZÁKLADĚ VYBRANÉHO TYPU ZAŘÍZOVACÍHO PŘEDMĚTU INVESTOREM
- PŘED ZAHÁJENÍM STAVEBNÍCH PRACÍ NUTNO PŘEDEM ZKONTROLOVAT VŠECHNY MÍRY A OVĚŘIT S PROJEKTOVOU DOKUMENTACÍ
- TL. OBVODOVÝCH STĚN JE ORIENTAČNÍ
- KE VŠEM POUŽITÝM VÝROBKŮM BUDOU DOLOŽENY TECHNICKÉ LÍSTY

Č.M.	NÁZEV MÍSTNOSTI	PLOCHA (m²)	DRUH PODLAHY	POVRCH STĚN	POVRCH STROP	POZN.
1.01	CHODBA	4,4	PVC	ŠTUK. OMÍTKA	ŠTUK. OMÍTKA	MDF LIŠTA
1.02	KOUPELNA	2,2	DLAŽBA	ŠTUK. OMÍTKA	ŠTUK. OMÍTKA	OBKLAD v. 2100mm
1.03	WC	1,3	DLAŽBA	ŠTUK. OMÍTKA	ŠTUK. OMÍTKA	OBKLAD v. 1600mm
1.04	KUCHYŇ	9,3	PVC	ŠTUK. OMÍTKA	ŠTUK. OMÍTKA	MDF LIŠTA
1.05	POKOU 1	13,2	PARKETY	ŠTUK. OMÍTKA	ŠTUK. OMÍTKA	MDF LIŠTA
1.06	POKOU 2	21,5	PARKETY	ŠTUK. OMÍTKA	ŠTUK. OMÍTKA	MDF LIŠTA
1.07	LODŽIE	4,7	CETRIS	ŠTUK. OMÍTKA	ŠTUK. OMÍTKA	UZAVŘENÁ LODŽIE
CELKEM		56,6				

Zodp. projektant:
Ing. Zdeněk Kovář

Projektant:
Ing. Zuzana Greplová

Otisk razítka:

Investor: Statutární město Brno, městská část Brno-střed, Dominikaňská 2, 601 69 Brno

Misto: Brno

Stupeň: DSP

Datum: Červen 2017

Měřítko: 1 : 50

Akce: KŘÍDLOVICKÁ 64 - oprava bytové jednotky č.4

Číslo zakázky: Křídlovická 366/64, Brno-střed, par.č. 1400, k.ú. Staré Brno (610089)

Název: PŮDORYS- Rozvody ZTI

Č. výkresu: D1.4.2

Paré: 1