


VÝKRES: KŘÍDLOVICKÁ 56 - oprava bytové jednotky č.15, 4.NP

ZJEDNODUŠENÝ PŮDORYS- Elektroinstalace

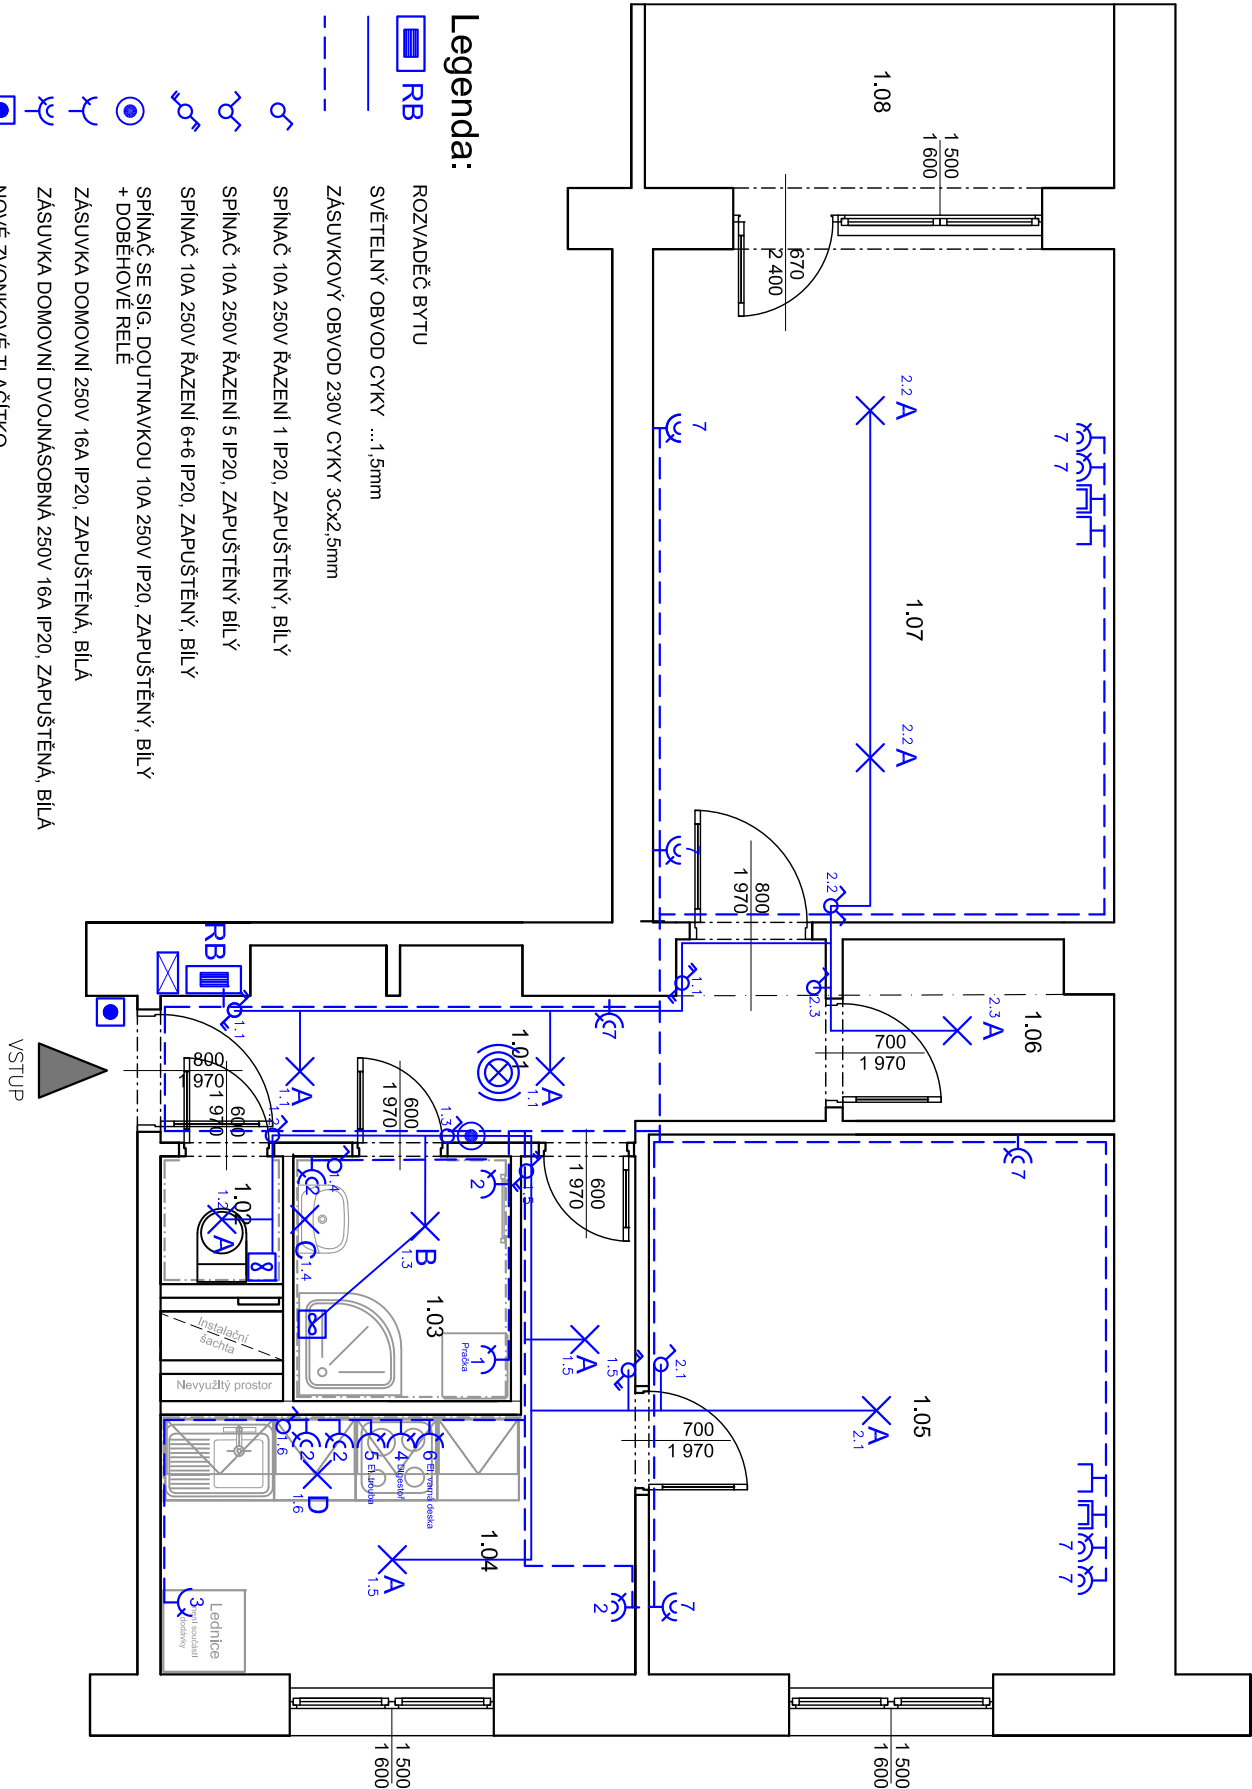

Legenda:

- ROZVADĚČ BYTU
- SVĚTELNÝ OBVOD CYKY ...1,5mm
- ZÁSUVKOVÝ OBVOD 230V CYKY 3Cx2,5mm
- SPÍNAČ 10A 250V ŘÁZENÍ 1 IP20, ZAPUŠTĚNÝ, BILÝ
- SPÍNAČ 10A 250V ŘÁZENÍ 5 IP20, ZAPUŠTĚNÝ, BILÝ
- SPÍNAČ 10A 250V ŘÁZENÍ 6+6 IP20, ZAPUŠTĚNÝ, BILÝ
- SPÍNAČ SE SIG. DOUTNAVKOU 10A 250V IP20, ZAPUŠTĚNÝ, BILÝ + DOBĚHOVÉ RELE
- ZÁSUVKA DOMOVNÍ 250V 16A IP20, ZAPUŠTĚNÁ, BILÁ
- ZÁSUVKA DOMOVNÍ DVOJNÁSOBNÁ 250V 16A IP20, ZAPUŠTĚNÁ, BILÁ
- NOVÉ ZVONKOVÉ TLAČÍTKO
- NOVÝ DOMÁCÍ TELEFON
- AUTONOMNÍ HLÁSIČ KOUŘE
- ZÁSUVKA STA (ROZVOD BUDE VEDEN V EL. CHRÁNIČCE)
- DATOVÁ ZÁSUVKA - PŘÍPRAVA (EL. CHRÁNIČKA)
- VENTILÁTOR S ČASOVÝM DOBĚHEM A HYDROSTATEM

Legenda materiálu

STÁVAJÍCÍ ZDIVO

Legenda místností


Č.M.	NÁZEV MÍSTNOSTI	PLOCHA (m ²)	DŘUH PODLAHY	POVRCH STĚN	POVRCH STROP	POZN.
1.01	CHODBA	6,22	PVC	ŠTUK, OMÍTKA	ŠTUK, OMÍTKA	MDF LIŠTA
1.02	WC	0,84	KERAM. DLAŽBA	ŠTUK, OMÍTKA	ŠTUK, OMÍTKA	OBKLAD v. 1600mm
1.03	KOUPELNA	2,88	KERAM. DLAŽBA	ŠTUK, OMÍTKA	ŠTUK, OMÍTKA	OBKLAD v. 2100mm
1.04	KUCHYŇ	8,41	PVC	ŠTUK, OMÍTKA	ŠTUK, OMÍTKA	MDF LIŠTA
1.05	POKoj 1	13,73	PARKETY	ŠTUK, OMÍTKA	ŠTUK, OMÍTKA	OBKLAD ZA LINKOU
1.06	SÁLNA	2,51	PARKETY	ŠTUK, OMÍTKA	ŠTUK, OMÍTKA	DŘEVĚNÁ LIŠTA
1.07	POKOJ 2	17,08	PARKETY	ŠTUK, OMÍTKA	ŠTUK, OMÍTKA	DŘEVĚNÁ LIŠTA
1.07	LODŽIE					
CELKEM		51,67				UZÁVŘENÁ LODŽIE

LEGENDA SVĚTEL:

- STROPNÍ LED SVĚTLIDLO IP20
- STROPNÍ LED SVĚTLIDLO IP44
- SVĚTLIDLO S LED ŽÁROVKOU NAD UMYVADLO IP44
- LED PÁSEK V HLINÍKOVÉ LIŠTĚ (DĚLKA 2,6m)

POZNÁMKA

- ZÁSUVKY A SPÍNAČE V KUCHYŇSKÉM KOUTĚ +1300mm; ZÁSUVKA PRO DIGESTOŘ +1700mm
- ZÁSUVKY V KOUPELNĚ +1200-1300mm
- SVĚTLIDLO V KOUPELNĚ NAD UMYVADLEM SPODNÍM OKRAJEM +1750mm
- PŘESNÉ ROZMÍSTĚNÍ VÝVODU KUCH. LINKY BUDE ODSOULÁSENO ZÁSTUPCEM INVESTORA
- PŘESNÉ ROZMÍSTĚNÍ ZÁSUVEK A SVĚTEL BUDE ODSOULÁSENO ZÁSTUPCEM INVESTORA
- PŘÍSTROJE VĚ STEJNÉ VÝŠCE SDRUŽOVAT DO VÍCENÁSOBNÝCH RAMEČKŮ.
- VODIČE BUDOU SPOJOVÁNY PŘIMO V KRABÍČKÁCH ZA ZÁSUVKAMI A VYPÍNAČI.iii
- KABELY K DATOVÝM ZÁSUVKÁM BUDOU ROZŠÍŘENY O UTP KABEL
- PŘED ZAHÁJENÍM STAVEBNÍCH PRACÍ NUTNO PŘEDEM ZKONTROLOVAT VŠECHNY MÍRY A OVĚRIT S. PROJEKTOVOU DOKUMENTACÍ
- TL. OBVODOVÝCH STĚN JE ORIENTAČNÍ
- KE VŠEM POUŽITÝM VÝROBKŮM BUDOU DOLOŽENY TECHNICKÉ LISTY
- NUCENÉ VĚTRÁNÍ V KOUPELNĚ A NA WC BUDE ŘEŠENO VENTILÁTOREM S ČASOVÝM DOBĚHEM A HYDROSTATEM

			Zodp. projektant: Ing. Zdeněk Kovář		Otisk razítka:
			Projektant: Ing. Zuzana Greplová		
Investor: Statutární město Brno, městská část Brno-sířed, Dominikánská 2, 601 69 Brno					
Místo: Brno	Stupeň: DPS	Datum: Listopad 2018	Podpis:		
Měřítko: 1 : 50	Akce: KŘÍDLOVICKÁ 56 - oprava bytové jednotky č.15 Křídlovická 357/56, Brno-sířed, par.č. 1404, k.ú. Staré Brno (610089)		Č. výkresu: D1.4.3		
Číslo zakázky:	Název: ZJEDNODUŠENÝ PŮDORYS- Elektroinstalace		Paré:		