


VÝKRES: KŘÍDLOVICKÁ 66 - oprava bytové jednotky č.8, 2NP
ZJEDNODUŠENÝ PŮDORYS- Rozvody ZTI

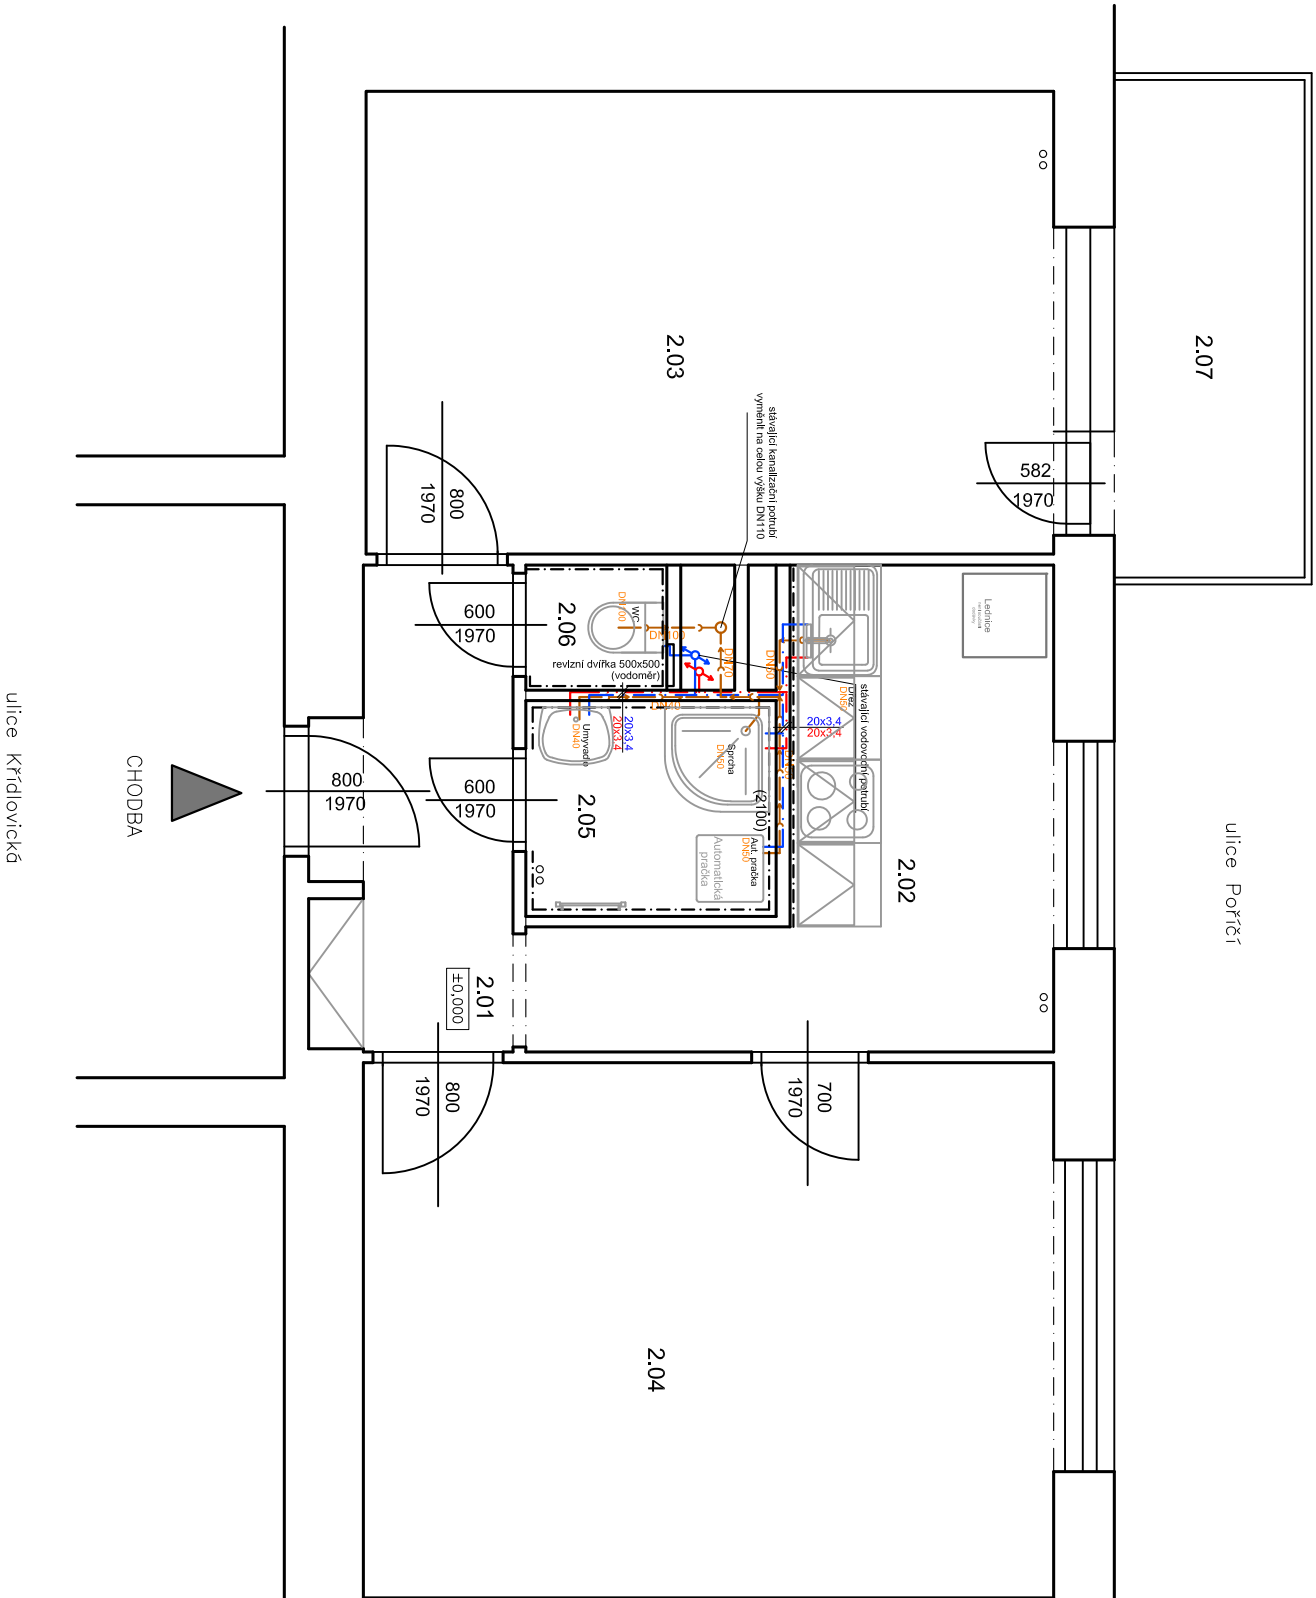

Legenda materiálu

ZDÍVO

Legenda místností

Č.M.	NÁZEV MÍSTNOSTI	PLOCHA (m²)	DRUH PODLAHY	POVRCH STĚN	POVRCH STROP	POZN.
2.01	CHODBA	4,7	PVC	ŠTUK. OMÍTKA	ŠTUK. OMÍTKA	MDF LIŠTA
2.02	KUCHYŇ	9,2	PVC	ŠTUK. OMÍTKA	ŠTUK. OMÍTKA	OBKLAD ZA LINKOU
2.03	POKOJ 1	16,7	PARKETY	ŠTUK. OMÍTKA	ŠTUK. OMÍTKA	MDF LIŠTA
2.04	POKOJ 2	19,3	PARKETY	ŠTUK. OMÍTKA	ŠTUK. OMÍTKA	MDF LIŠTA
2.05	KOUPELNA	2,2	DLAŽBA	ŠTUK. OMÍTKA	ŠTUK. OMÍTKA	OBKLAD v. 2100mm
2.06	WC	1,3	DLAŽBA	ŠTUK. OMÍTKA	ŠTUK. OMÍTKA	OBKLAD v. 1600mm
2.07	BALKÓN	4,9	BETON	-	-	-
CELKEM		58,3				

Legenda potrubí

- VODA STUDENÁ - NÁPOJIT NA STÁVAJÍCÍ ROZVOD STUDENÉ
- VODA TEPLÁ - NÁPOJIT NA STÁVAJÍCÍ ROZVOD TEPLÉ
- PŘIPOJOVACÍ POTRUBÍ KANALIZACE - NÁPOJIT NA STÁVAJÍCÍ
- ODPADNÍ POTRUBÍ

MATERIÁL ROZVODŮ STUDENÉ VODY:

PPR - PN20

MATERIÁL ROZVODŮ TV:


PPR - PN20

MATERIÁL PŘIPOJOVACÍ POTRUBÍ KANALIZACE:

SYSTÉM HT-PP

Poznámka

- UMÝVADLO BÍLÉ ŠÍŘKY 45 CM SE STOJÁNKOVOU BATERÍ, TLAKOVÉ HADICE PN20, ZÁRUV 1/2" S FILTREM, SIFON CHROM
- SPRCHOVÁ AKRYLÁTOVÁ VANIČKA, 80x80, ZASTĚNA S BEZPEČNOSTNÍM SKLEM, NASTĚNNÁ SPRCHOVÁ BATERIE SE SPRCHOU A TYČÍ S POSUVNÝM DRŽÁKEM SPRCHY
- K DŘEZU ZÁRUV 1/2" S FILTREM, TLAKOVÉ HADICE PN20, STOJÁNKOVÁ PÁKOVÁ BATERIE S DLOUHÝM RAMÍNKEM, SIFON BIL.Y
- ZÁVĚSNÝ WC KOMPLET GEBERIT KOMBIFF, PŘEDNÍ OVLÁDÁNÍ, SEDÁTKO BÍLÉ, 1xRUV 1/2"
- ZA WC NOVÁ ŠACHTOVÁ SDK PŘÍČKA S REVIZNÍMI DÍŘKY 500/500/100
- VODROVNÉ ROZVODY TV A SV BUDOU VEDENY VE ZDI
- ODSTRANIT VEŠKERÉ NEPOTŘEBNÉ ROZVODY KANALIZACE A VODY V TRASE NOVÝCH ROZVODŮ
- NUTNO POČÍTAT S VYMĚNOU STÁVAJÍCÍHO VODOMĚRU ZA NOVÝ - DODÁVÁ SPRÁVCE DOMU - POTRUBÍ VODY SPÁDOVAT K VÝTOKŮM U ZAŘÍZOVACÍCH PŘEDMĚTŮ
- POTRUBÍ VODY BUDE OPATŘENO NAVL.EKOVOU TEPELNOU IZOLACÍ TL. 9mm
- VÝŠKY A POLOHY PŘIPOJENÍ ZAŘÍZOVACÍCH PŘEDMĚTŮ BUDOU UPŘESNĚNY NA ZÁKLADĚ VYBRANĚHO TYPU ZAŘÍZOVACÍHO PŘEDMĚTU INVESTOREM
- PŘED ZAHÁJENÍM STAVEBNÍCH PRACÍ NUTNO PŘEDEEM ZKONTROLOVAT VŠECHNY MÍRY A OVĚŘIT S PROJEKTOVOU DOKUMENTACÍ
- TL. OBVODOVÝCH STĚN JE ORIENTAČNÍ
- KĚ VŠEM POUŽITÝM VÝROBKŮM BUDOU DOLOŽENY TECHNICKÉ LISTY



Zodp. projektant:
Ing. Zdeněk Kovář

Projektant:
Ing. Zuzana Greplová

Investor: Statutární město Brno, městská část Brno-střed, Dominikánská 2, 601 69 Brno

Místo: Brno

Stupeň: DSP

Datum: Červen 2017

Podpis:

Č. výkresu: D1.4.2

Paré: 1

Měřítko: 1 : 50

Akce: KŘÍDLOVICKÁ 66 - oprava bytové jednotky č.8

Číslo zakázky:

Název: Křídlovická 368/66, Brno-střed, par.č. 1399, k.ú. Staré Brno (610089)

PŮDORYS- Rozvody ZTI