


VÝKRES: KŘÍDLOVICKÁ 56 - oprava bytové jednotky č.15, 4.NP

ZJEDNODUŠENÝ PŮDORYS- Vytápění

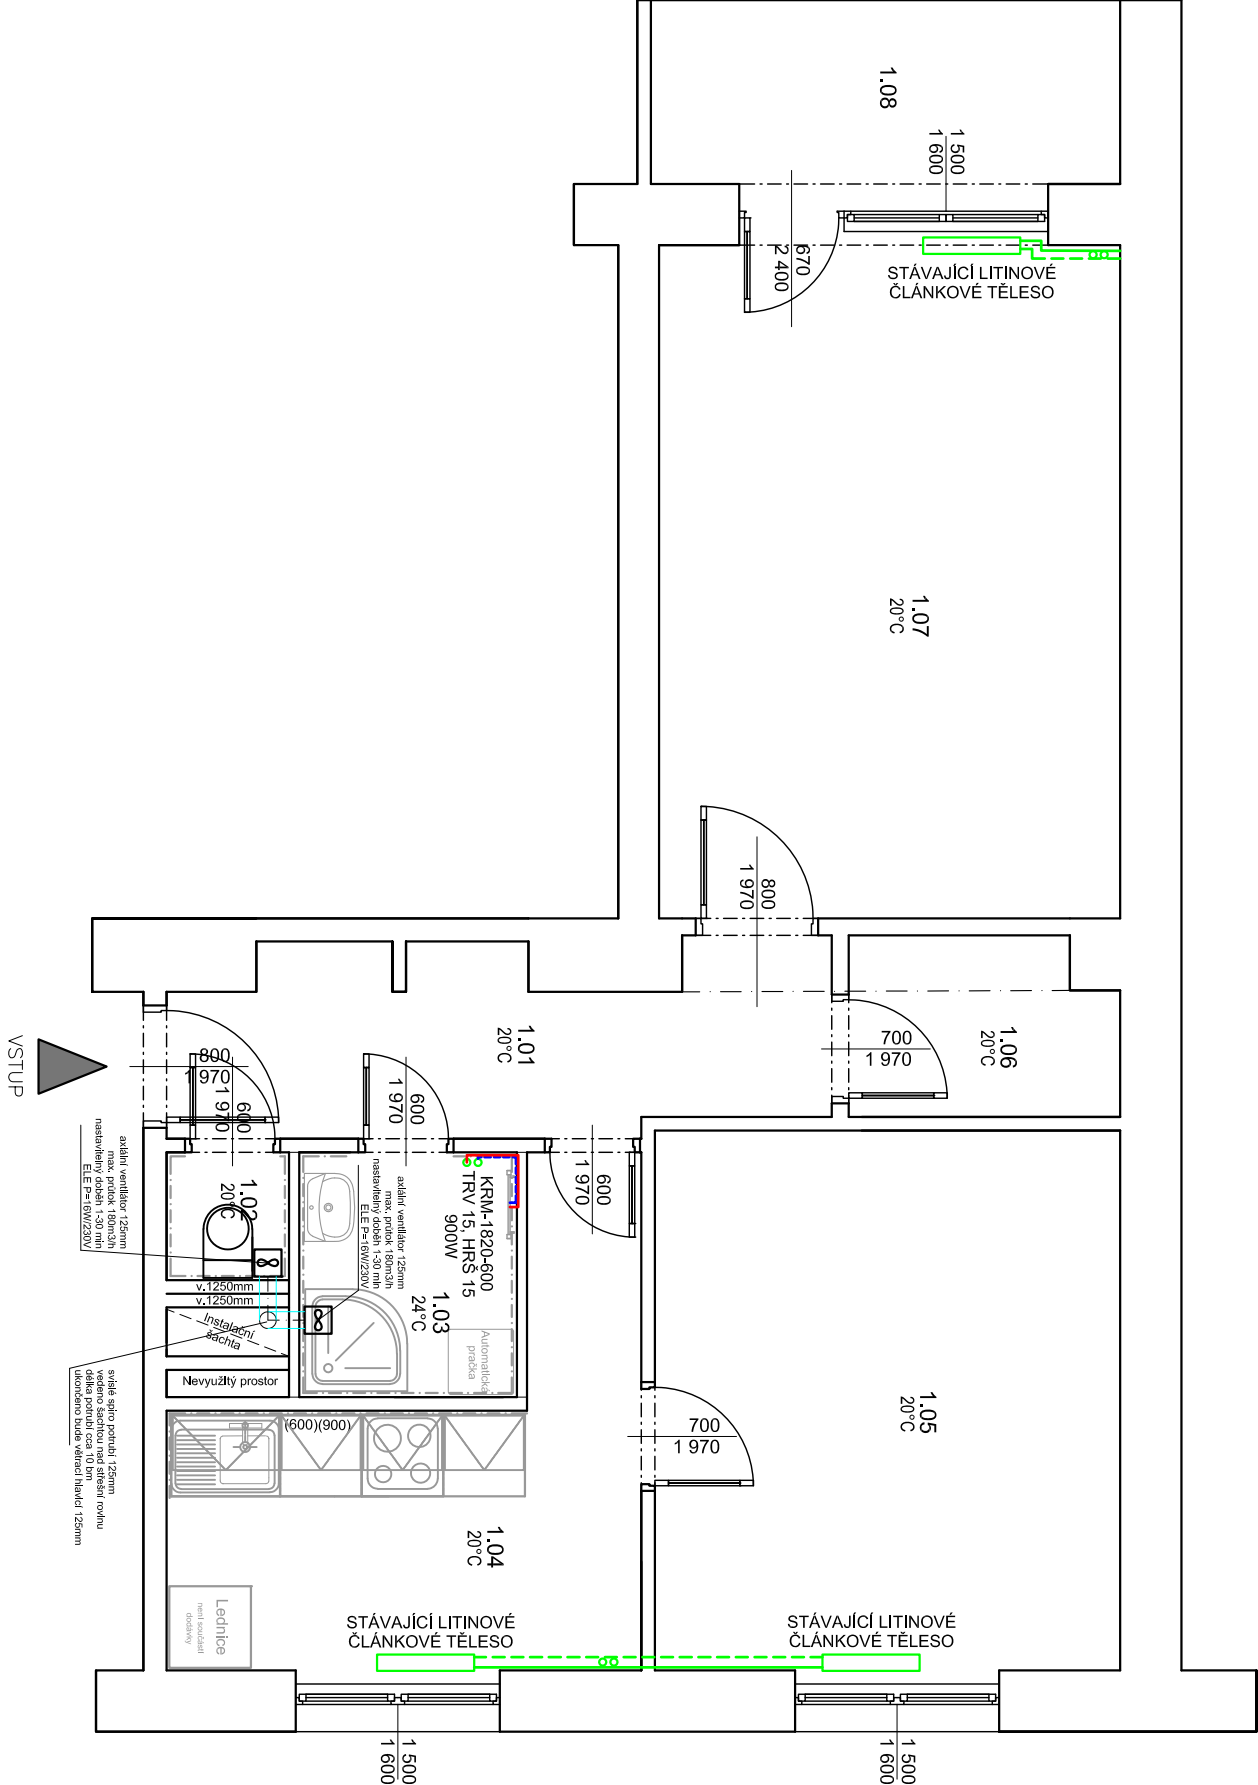

Legenda materiálu

STÁVAJÍCÍ ZDIVO

Legenda místností

Č.M.	NÁZEV MÍSTNOSTI	PLOCHA (m ²)	DRUH PODLAHY	POVRCH STĚN	POVRCH STŘEŠ	POZN.
1.01	CHODBA	6,22	PVC	ŠTUK, OMÍTKA	ŠTUK, OMÍTKA	MDF LÍŠŤA
1.02	WC	0,64	KERAM, DLAŽBA	ŠTUK, OMÍTKA	ŠTUK, OMÍTKA	OBKLAD v. 1600mm
1.03	KOUPELNA	2,88	KERAM, DLAŽBA	ŠTUK, OMÍTKA	ŠTUK, OMÍTKA	OBKLAD v. 2100mm
1.04	KUCHYŇ	8,41	PVC	ŠTUK, OMÍTKA	ŠTUK, OMÍTKA	MDF LÍŠŤA OBKLAD ZALÍPKOU
1.05	POKOL 1	13,73	PARKETY	ŠTUK, OMÍTKA	ŠTUK, OMÍTKA	DŘEVĚNÁ LÍŠŤA
1.06	ŠATNA	2,51	PARKETY	ŠTUK, OMÍTKA	ŠTUK, OMÍTKA	DŘEVĚNÁ LÍŠŤA
1.07	POKOL 2	17,08	PARKETY	ŠTUK, OMÍTKA	ŠTUK, OMÍTKA	DŘEVĚNÁ LÍŠŤA
1.07	LODŽIE					UZAVŘENÁ LODŽIE
CELKEM		51,67				

Legenda materiálu

	ZDIVO
	REPAROVANÉ OCELOVÉ A LITINOVÉ KONSTRUKCE
	PŘÍVOD TOPNÁ VODA - NOVÉ ROZVODY - POTRUBÍ MĚDĚNÉ 15X1
	VRÁT TOPNÁ VODA - NOVÉ ROZVODY - POTRUBÍ MĚDĚNÉ 15X1
	ODVĚTRÁVACÍ POTRUBÍ
	OSA POTRUBÍ

STÁVAJÍCÍ OTOPNÁ TĚLESA BUDOU PONECHÁNA, BUDE ODSTRANĚN STÁVAJÍCÍ NÁTĚR, PROVEDE SE OČIŠTĚNÍ A NOVÝ NÁTĚR V ODSTĚNĚ BILÁ (1X ZÁKLAD, 2X VRCHNÍ NÁTĚR). BUDE PROVEDENO NOVÉ KOTVENÍ RADIÁTORU DO ZDI. STÁVAJÍCÍ VIDITELNÉ ROZVODY BUDOU NÁTĚRENY SHODNĚ S RADIÁTOREM. BUDOU OSAŽENY NOVÉ TERMOSTATICKÉ HLAVICE.

KRM 600/1820

KOMBINOVANÉ TRUBKOVÉ OTOPNÉ TĚLESO SE STŘEDOVÝM PŘÍPOJENÍM; ODSTĚN BILÁ; TYP - ŠÍŘKA / VÝŠKA; VČ. TERMOSTATICKÉ HLAVICE - doplněno o elektrické topné těleso s integrovaným regulátorem teplovy - výkon 900W

POZNÁMKA

- PŘI NÁPROJENÍ NOVÉHO OTOPNÉHO ŽEBŘÍKU NA SOUSTAVU BUDE STROUPAČKA BUĎ VYPUŠTĚNA A NEBO BUDE NÁPROJENÍ PROVEDENO POMOCÍ ZAMPAŽENÍ
- PŘED ZAHÁJENÍM STAVEBNÍCH PRACÍ NUTNO PŘEDEM ZKONTROLOVAT VŠECHNY MÍRY A OVĚŘIT S PROJEKTOVOU DOKUMENTACÍ
- TL. OBVODOVÝCH STĚN JE ORIENTAČNÍ . KE VŠEM POUŽITÝM VÝROBKŮM BUDOU DOLOŽENY TECHNICKÉ LÍSTY

Zodp. projektant:
Ing. Zdeněk Kovář

Otisk razítka:

Investor: Statutární město Brno, městská část Brno-sítěd, Dominikánská 2, 601 69 Brno

Projektant:
Ing. Zuzana Greplová

Místo: Brno

Stupeň: DPS

Datum: Listopad 2018

Podpis:

Měřítko: 1 : 50

Akce: KŘÍDLOVICKÁ 56 - oprava bytové jednotky č.15

Č. výkresu: D1.4.1

Číslo zakázky:

Název: ZJEDNODUŠENÝ PŮDORYS- Vytápění

Paré: