


VÝKRES: KŘÍDLOVICKÁ 56 - oprava bytové jednotky č.15, 4.NP

ZJEDNODUŠENÝ PŮDORYS- Rozvody ZTI

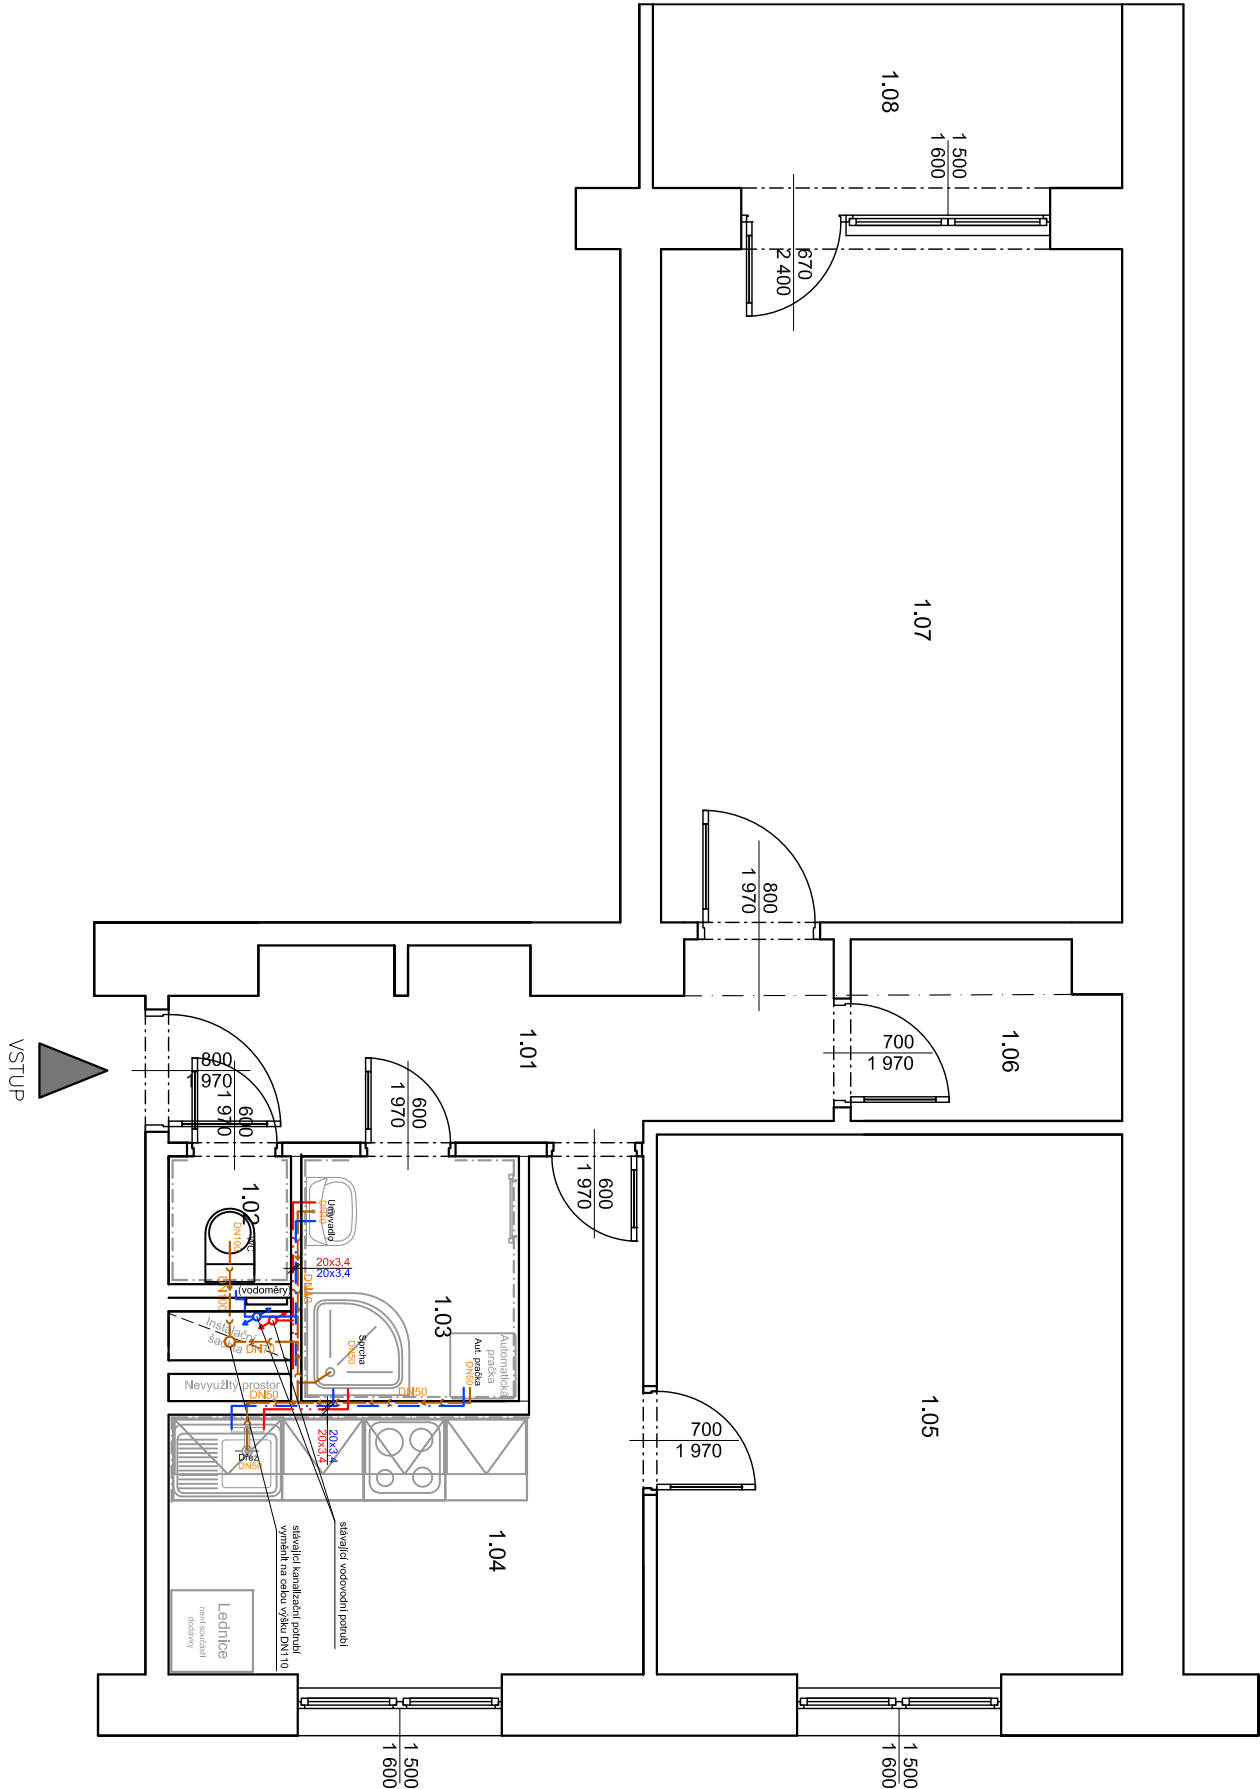

Legenda materiálu

STAVAJÍCÍ ZDIVO

Legenda místností

Č.M.	NÁZEV MÍSTNOSTI	PLOCHA (m ²)	DŘUH PODLAHY	POVRCH STĚN	POVRCH STŘEŠ	POZN.
1.01	CHODBA	6,22	PVC	ŠTUK, OMÍTKA	ŠTUK, OMÍTKA	MDF LÍŠTA
1.02	WC	0,64	KERAM, DLAŽBA	ŠTUK, OMÍTKA	ŠTUK, OMÍTKA	OBKLAD v. 1600mm
1.03	KOUPELNA	2,88	KERAM, DLAŽBA	ŠTUK, OMÍTKA	ŠTUK, OMÍTKA	OBKLAD v. 2100mm
1.04	KUCHYŇ	8,41	PVC	ŠTUK, OMÍTKA	ŠTUK, OMÍTKA	MDF LÍŠTA
1.05	POKOU 1	13,73	PARKETY	ŠTUK, OMÍTKA	ŠTUK, OMÍTKA	OBKLAD ZA LÍNKOU
1.06	ŠATNA	2,51	PARKETY	ŠTUK, OMÍTKA	ŠTUK, OMÍTKA	DŘEVĚNÁ LÍŠTA
1.07	POKOU 2	17,08	PARKETY	ŠTUK, OMÍTKA	ŠTUK, OMÍTKA	DŘEVĚNÁ LÍŠTA
1.07	LODŽIE					
CELKEM		51,67				UZAVŘENÁ LODŽIE

Legenda potrubí

- VODA STUDENÁ - NÁPOJIT NA STÁVAJÍCÍ ROZVOD STUDENÉ
- VODA TEPLÁ - NÁPOJIT NA STÁVAJÍCÍ ROZVOD TEPLÉ
- PŘÍPOJOVACÍ POTRUBÍ KANALIZACE - NÁPOJIT NA STÁVAJÍCÍ
- ODPADNÍ POTRUBÍ

MATERIÁL ROZVODŮ STUDENÉ VODY: PPR - PN20

MATERIÁL ROZVODŮ TV: PPR - PN20

MATERIÁL PŘÍPOJOVACÍ POTRUBÍ KANALIZACE: SYSTÉM HT-PP

POZNÁMKA

- UMÝVADLO BÍLÉ ŠÍŘKY 45 CM SE STOJÁNKOVOU BATERÍ, TLAKOVÉ HADICE PN20, 2xRV 1/2" S FILTREM, SIFON CHROM
- SPRCHOVÁ AKRYLÁTOVÁ VANÍČKA, 80x80, ZASTĚNA S BEZPEČNOSTNÍM SKLEM, NÁSTĚNNÁ SPRCHOVÁ BATERIE SE SPRCHOU A TYČÍ S POSUVNÝM DRŽÁKEM SPRCHY
- K DŘEZU 2xRV 1/2" S FILTREM, TLAKOVÉ HADICE PN20, STOJÁNKOVÁ PÁKOVÁ BATERIE S DLOUHÝM RAMÍNKEM, SIFON BÍLÝ
- ZÁVĚSNÝ WC KOMPLET GEBERIT KOMBIFIX, PŘEDNÍ OVLADÁNÍ, SEDÁTKO BÍLÉ, 1xRV 1/2"
- ZA WC NOVÉ REVIZNÍ DVÍŘKA 900/1450mm
- VODOROVNÉ ROZVODY TV A SV BUDOU VEDENY VE ZDI
- ODSTRANIT VEŠKERÉ NEPOTŘEBNÉ ROZVODY KANALIZACE A VODY V TRASE NOVÝCH ROZVODŮ
- NUTNO POČÍTAT S VYMĚNOU STÁVAJÍCÍHO VODOMĚŘU ZA NOVÝ - DODÁVÁ SPRÁVCE DOMU - POTRUBÍ VODY SPÁDOVAT K VÝTOKŮM U ZAŘÍZOVACÍCH PŘEDMĚTŮ
- POTRUBÍ VODY BUDE OPATŘENO NÁVLEKOVOU TEPELNOU IZOLACÍ TL 9mm
- VÝŠKY A POLOHY PŘÍPOJENÍ ZAŘÍZOVACÍCH PŘEDMĚTŮ BUDOU UPŘESNĚNÝ NA ZÁKLADĚ VYBRANÉHO TYPU ZAŘÍZOVACÍHO PŘEDMĚTU INVESTOREM
- PŘED ZAHÁJENÍM STAVEBNÍCH PRACÍ NUTNO PŘEDEEM ZKONTROLOVAT VŠECHNY MÍRY A OVĚRIT S PROJEKTOVOU DOKUMENTACÍ
- TL, OBVODOVÝCH STĚN JE ORIENTAČNÍ
- KE VŠEM POUŽITÝM VÝROBKŮM BUDOU DOLOŽENY TECHNICKÉ LÍSTY

Zodp. projektant:
Ing. Zdeněk Kovář

Otisk razítka:

Investor: Statutární město Brno, městská část Brno-sřed, Dominikánská 2, 601 69 Brno

Místo: Brno

Stupeň: DPS

Datum: Listopad 2018

Podpis:

Č. výkresu: Paré:

Měřítko: 1 : 50

Akce: KŘÍDLOVICKÁ 56 - oprava bytové jednotky č.15

Č. zakázky: Křídlovická 357/56, Brno-sřed, par.č. 1404, k.ú. Staré Brno (610089)

Název: ZJEDNODUŠENÝ PŮDORYS- Rozvody ZTI

D1.4.2