


VÝKRES: KŘÍDLOVICKÁ 64 - oprava bytové jednotky č.4, 1NP

ZJEDNODUŠENÝ PŮDORYS- Elektroinstalace

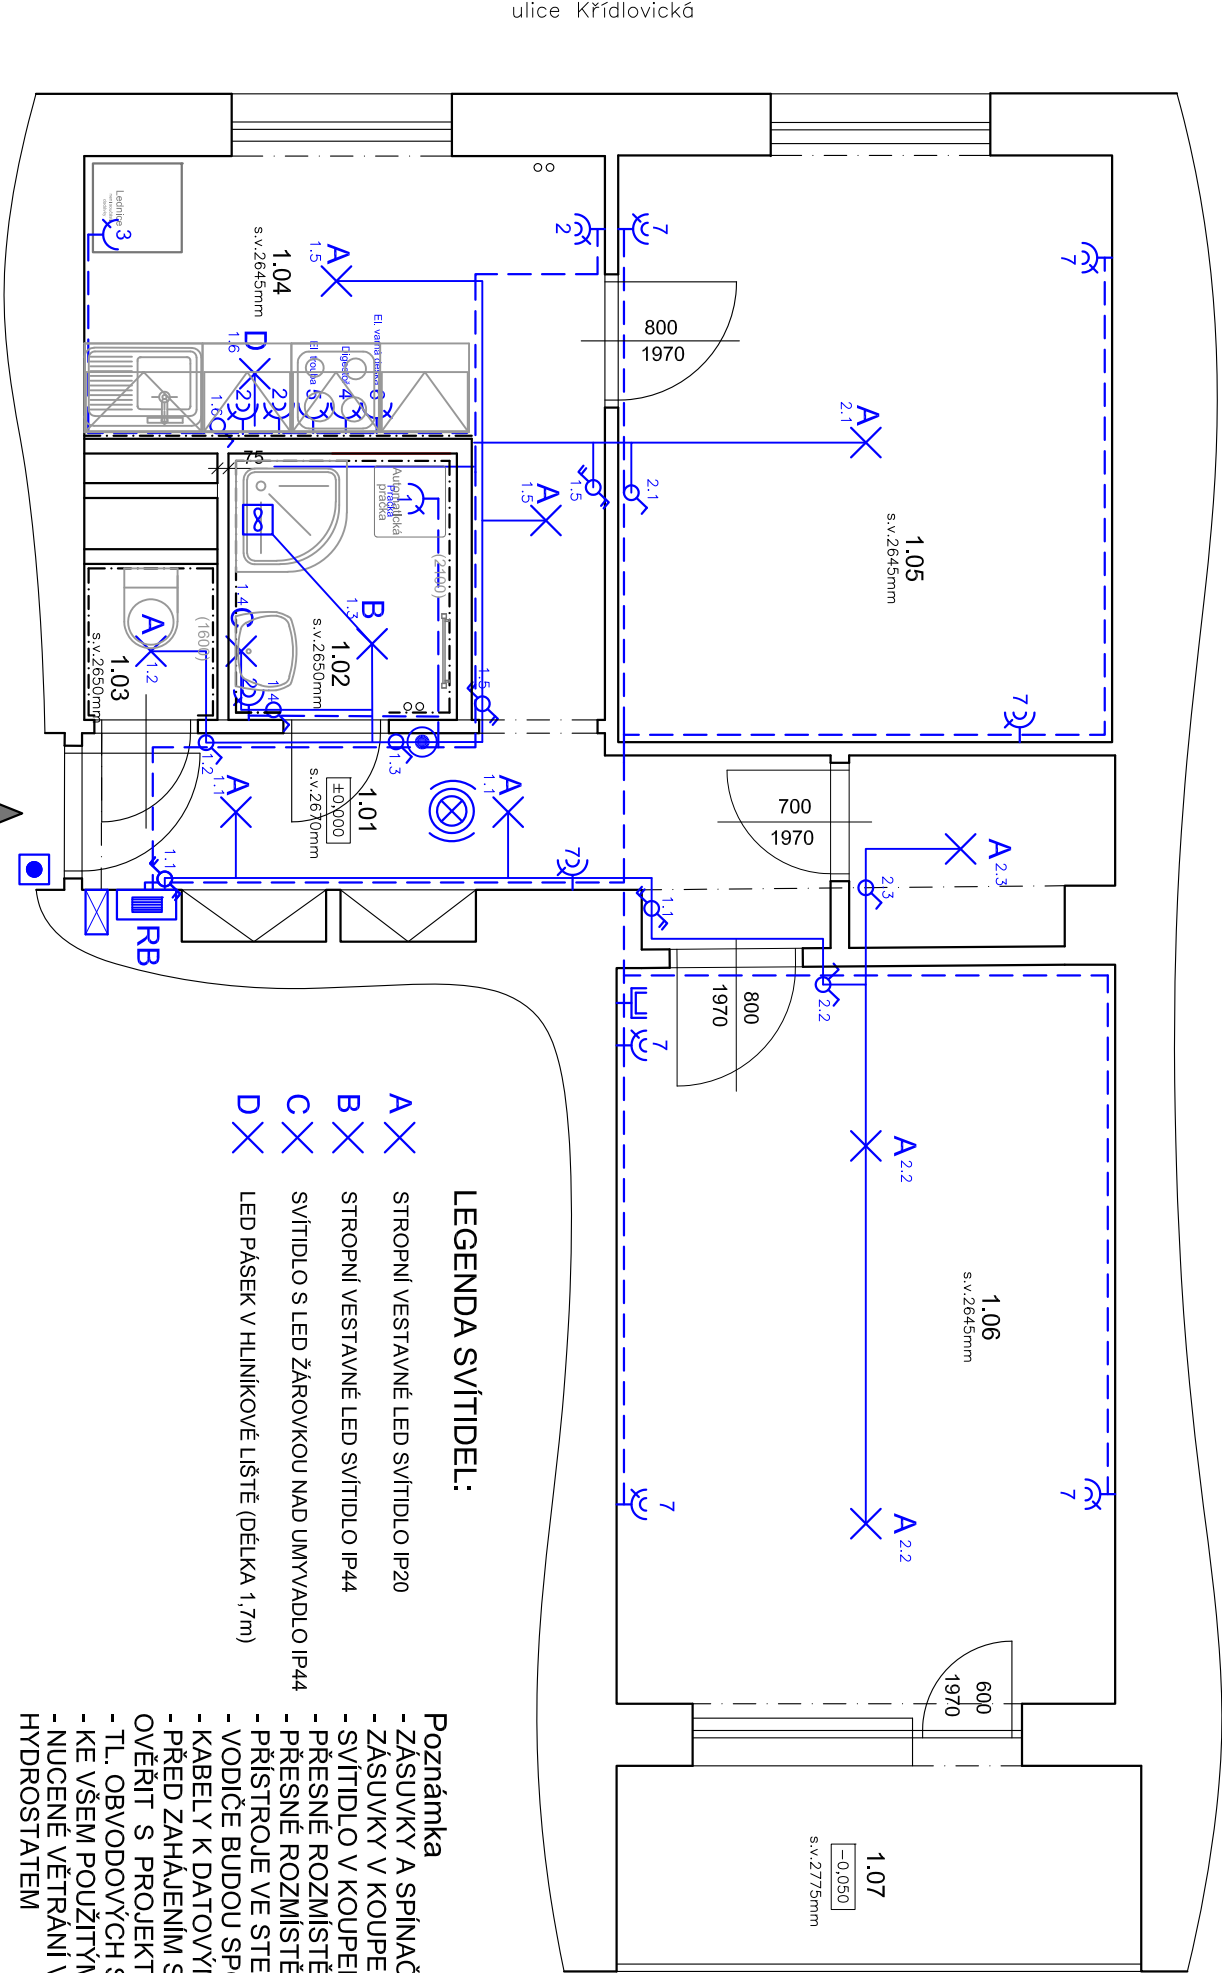

ulice Křídlovická

ulice Poříčí

Legenda materiálu

ZDIVO

Legenda:

RB

ROZVADĚČ BYTU

SVĚTELNÝ OBVOD CYKY ...1.5mm

ZÁSUVKOVÝ OBVOD 230V CYKY 3Cx2.5mm

- SPÍNAČ 10A 250V ŘAZENÍ 1 IP20, ZAPUŠTĚNÝ, BILÝ
- SPÍNAČ 10A 250V ŘAZENÍ 6 IP20, ZAPUŠTĚNÝ, BILÝ
- SPÍNAČ 10A 250V ŘAZENÍ 5 IP20, ZAPUŠTĚNÝ BILÝ
- SPÍNAČ 10A 250V ŘAZENÍ 6+6 IP20, ZAPUŠTĚNÝ, BILÝ
- SPÍNAČ SE SIG. DOÚTNÁVKOU 10A 250V IP20, ZAPUŠTĚNÝ, BILÝ + DOBĚHOVÉ RELÉ
- ZÁSUVKA DOMOVNÍ 250V 16A IP20, ZAPUŠTĚNÁ, BILÁ
- ZÁSUVKA DOMOVNÍ DVOJNÁSOBNÁ 250V 16A IP20, ZAPUŠTĚNÁ, BILÁ
- NOVÉ ZVONKOVÉ TLAČÍTKO
- NOVÝ DOMÁCÍ TELEFON
- AUTONOMNÍ HLÁSIČ KOUŘE
- ZÁSUVKA STA (ROZVOD BUDE VEDEN V EL CHRÁNIČE)
- VENTILÁTOR S ČASOVÝM DOBĚHEM A HYDROSTATEM

LEGENDA SVÍTIDEL:

- A X STROPNÍ VESTAVNÉ LED SVÍTIDLO IP20
- B X STROPNÍ VESTAVNÉ LED SVÍTIDLO IP44
- C X SVÍTIDLO S LED ŽÁROVKOU NAD UMÝVADLO IP44
- D X LED PÁSEK V HLINÍKOVÉ LIŠTĚ (DĚLKA 1,7m)

Poznámka

- ZÁSUVKY A SPÍNAČE V KUCHYŇSKÉM KOUTĚ +1300mm, ZÁSUVKA PRO DIGESTOŘ +1700mm
- ZÁSUVKY V KOUPELNĚ +1200-1300mm
- SPÍNIDLO V KOUPELNĚ NAD UMÝVADLEM SPODNÍM OKRAJEM +1750mm
- PŘESNÉ ROZMÍSTĚNÍ VÝVODU KUCH. LINKY BUDE ODSOUHLASENO ZÁSTUPCEM INVESTORA
- PŘESNÉ ROZMÍSTĚNÍ ZÁSUVKY A SVÍTIDEL BUDE ODSOUHLASENO ZÁSTUPCEM INVESTORA
- PŘÍSTROJE VE STEJNÉ VÝŠCE SDRUŽOVAT DO VÍCENÁSOBNÝCH RÁMEČKŮ.
- VODIČE BUDOU SPOJOVÁNY PŘÍMO V KRABÍČÍCH ZA ZÁSUVKAMI A VYPÍNAČI !!!
- KABELY K DATOVÝM ZÁSUVKÁM BUDOU ROZŠÍŘENY O UTP KABEL
- PŘED ZAHÁJENÍM STAVEBNÍCH PRACÍ NUTNO PŘEDEM ZKONTROLOVAT VŠECHNY MÍRY A OVĚRIT S PROJEKTOVOU DOKUMENTACÍ
- TL. OBVODOVÝCH STĚN JE ORIENTAČNÍ
- KE VŠEM POUŽÍTÝM VÝROBKŮM BUDOU DOLOŽENY TECHNICKÉ LISTY
- NUCENÉ VĚTRÁNÍ V KOUPELNĚ BUDE ŘEŠENO VENTILÁTOREM S ČASOVÝM DOBĚHEM A HYDROSTATEM

Legenda místností

CHODBA

Č.M.	NAZEV MÍSTNOSTI	PLOCHA (m²)	DRUH PODLAHY	POVRCH STĚN	POVRCH STROP	POZN.
1.01	CHODBA	4,4	PVC	ŠTUK. OMÍTKA	ŠTUK. OMÍTKA	MDF LIŠTA
1.02	KOUPELNA	2,2	DLAŽBA	ŠTUK. OMÍTKA	ŠTUK. OMÍTKA	OBKLAD v. 2100mm
1.03	WC	1,3	DLAŽBA	ŠTUK. OMÍTKA	ŠTUK. OMÍTKA	OBKLAD v. 1600mm
1.04	KUCHYŇ	9,3	PVC	ŠTUK. OMÍTKA	ŠTUK. OMÍTKA	MDF LIŠTA
1.05	POKOUJ 1	13,2	PARKETY	ŠTUK. OMÍTKA	ŠTUK. OMÍTKA	MDF LIŠTA
1.06	POKOUJ 2	21,5	PARKETY	ŠTUK. OMÍTKA	ŠTUK. OMÍTKA	MDF LIŠTA
1.07	LODŽIE	4,7	CETRIS	ŠTUK. OMÍTKA	ŠTUK. OMÍTKA	UZAVŘENÁ LODŽIE
CELKEM		56,6				

Zodp. projektant:
Ing. Zdeněk Kovář

Projektant:
Ing. Zuzana Greplová

Oslovení: Ing. Zdeněk Kovář

Investor: Statutární město Brno, městská část Brno-střed, Dominikaňská 2, 601 69 Brno		Podpis:	
Misto: Brno	Stupeň: DSP	Datum: Červen 2017	
Měřítko: 1 : 50	Akce: KŘÍDLOVICKÁ 64 - oprava bytové jednotky č.4	Č. výkresu: D1.4.3	Paré: 1
Číslo zakázky:	Název: Křídlovická 366/64, Brno-střed, par.č. 1400, k.ú. Staré Brno (610089)	PŮDORYS- Elektroinstalace	