


VÝKRES: KŘÍDLOVICKÁ 66 - oprava bytové jednotky č.8, 2NP  
ZJEDNODUŠENÝ PŮDORYS- Elektroinstalace

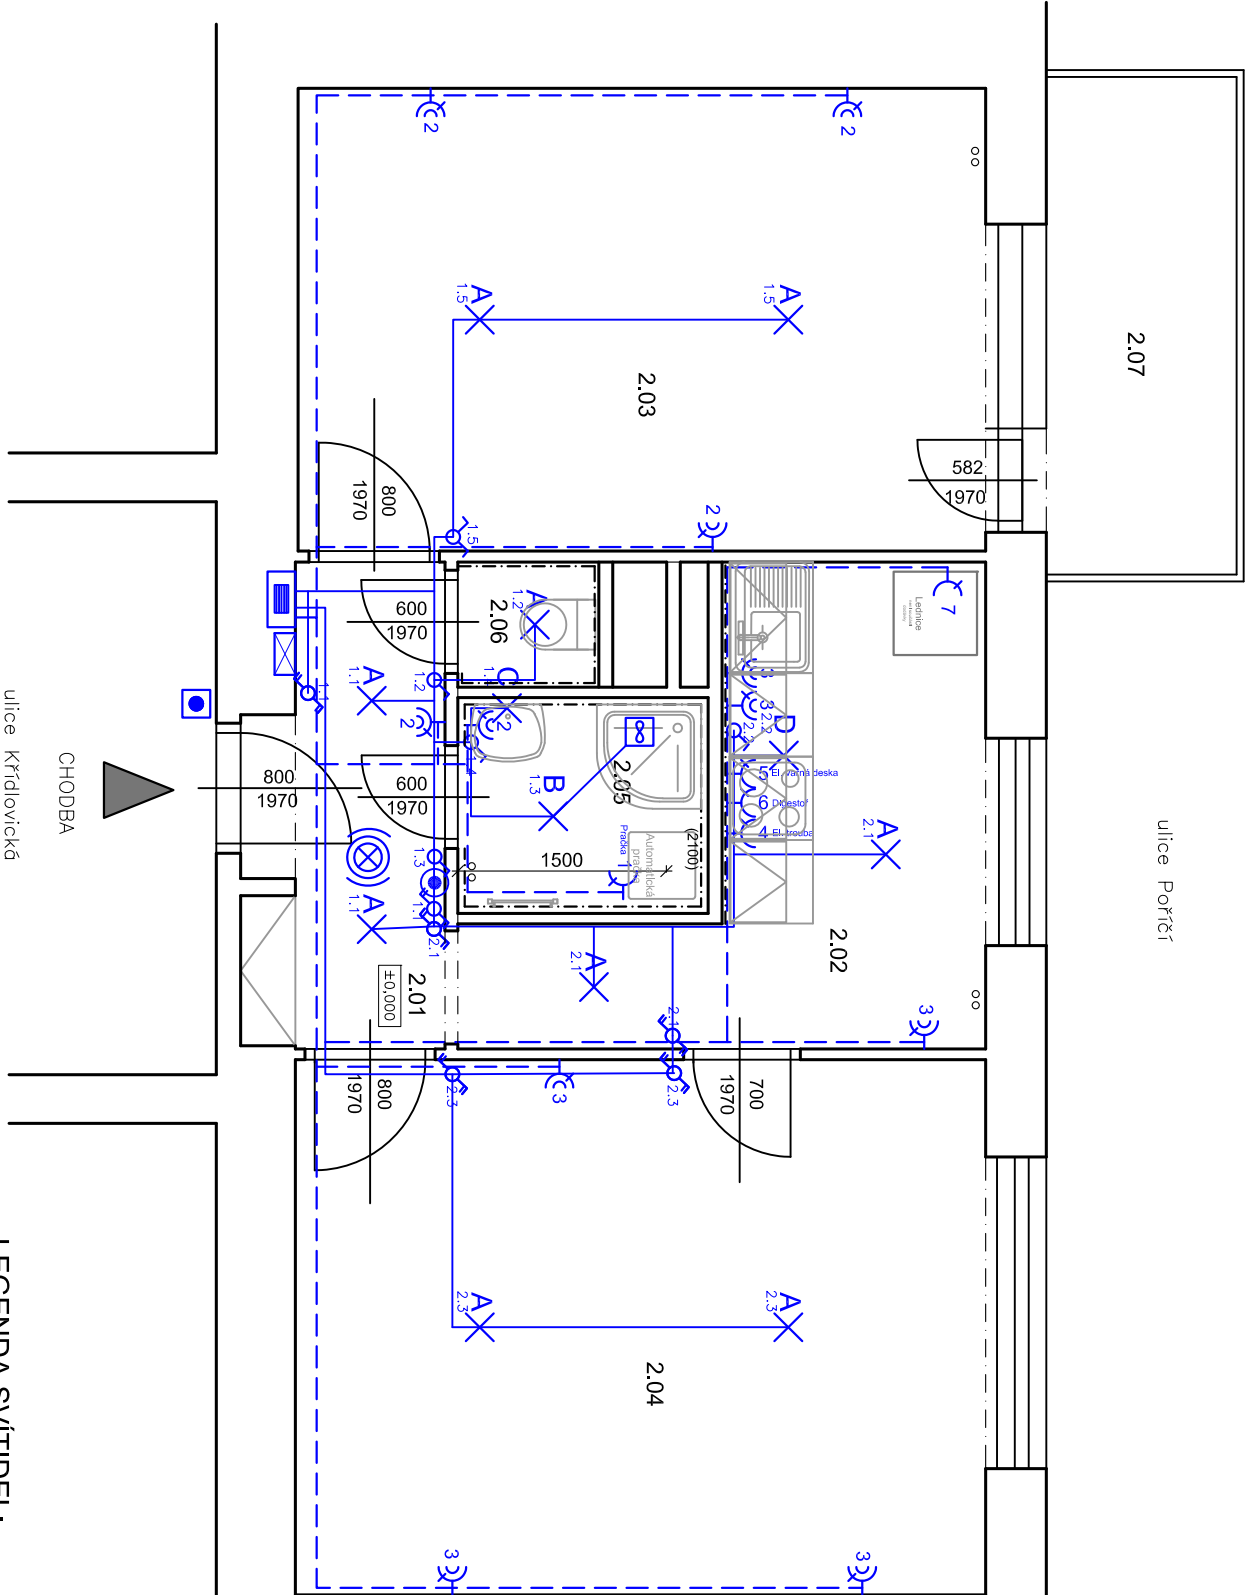

- Poznámka**
- ZÁSUVKY A SPÍNAČE V KUCHYŇSKÉM KOUTĚ +1300mm, ZÁSUVKA PRO DIGESTOŘ +1700mm
  - ZÁSUVKY V KOUPELNĚ +1200-1300mm
  - SVÍTLIDLO V KOUPELNĚ NAD UMYVADLEM SPODNÍM OKRAJEM +1750mm
  - PŘESNÉ ROZMÍSTĚNÍ VÝVODŮ KUCH. LINKY BUDE ODSOUHLASENO ZÁSTUPCEM INVESTORA
  - PŘESNÉ ROZMÍSTĚNÍ ZÁSUVEK A SVĚTEL BUDE ODSOUHLASENO ZÁSTUPCEM INVESTORA
  - PŘÍSTROJE VE STEJNÉ VÝŠCE SDRUŽOVAT DO VÍCENÁSOBNÝCH RAMEČKŮ.
  - VODIČE BUDOU SPOJOVÁNY PŘÍMO V KRABÍČÍCH ZA ZÁSUVKAMI A VYPÍNAČI !!!
  - KABELY K DATOVÝM ZÁSUVKÁM BUDOU ROZŠÍŘENY O UTP KABEL
  - PŘED ZAHAJENÍM STAVEBNÍCH PRACÍ NUTNO PŘEDEM ZKONTROLOVAT VŠECHNY MÍRY A OVĚŘIT S PROJEKTOVOU DOKUMENTACÍ
  - TL. OBVODOVÝCH STĚN JE ORIENTAČNÍ
  - KE VŠEM POUŽÍTÝM VÝROBKŮM BUDOU DOLOŽENY TECHNICKÉ LÍSTY
  - NUČENÉ VĚTRÁNÍ V KOUPELNĚ BUDE ŘEŠENO VENTILÁTOREM S ČASOVÝM DOBĚHEM A HYDROSTATEM

- LEGENDA SVÍTEL:**
- A X** STROPNÍ VESTA VNĚ LED SVÍTLIDLO IP20
  - B X** STROPNÍ VESTA VNĚ LED SVÍTLIDLO IP44
  - C X** SVÍTLIDLO S LED ŽÁROVKOU NAD UMYVADLO IP44
  - D X** LED PÁSEK V HLINÍKOVÉ LIŠTĚ (DĚLKA 1,7m)

Legenda materiálu


ZDÍVO

Legenda místností

Č.M.	NÁZEV MÍSTNOSTI	PLOCHA (m²)	DŘUH PODLAHY	POVRCH STĚN	POVRCH STROP	POZN.
2.01	CHODBA	4,7	PVC	ŠTUK. OMÍTKA	ŠTUK. OMÍTKA	MDF LIŠTA
2.02	KUCHYŇ	9,2	PVC	ŠTUK. OMÍTKA	ŠTUK. OMÍTKA	OBKLAD ZA LINKOU
2.03	POKOU 1	16,7	PARKETY	ŠTUK. OMÍTKA	ŠTUK. OMÍTKA	MDF LIŠTA
2.04	POKOU 2	19,3	PARKETY	ŠTUK. OMÍTKA	ŠTUK. OMÍTKA	MDF LIŠTA
2.05	KOUPELNA	2,2	DLAŽBA	ŠTUK. OMÍTKA	ŠTUK. OMÍTKA	OBKLAD v. 2100mm
2.06	WC	1,3	DLAŽBA	ŠTUK. OMÍTKA	ŠTUK. OMÍTKA	OBKLAD v. 1600mm
2.07	BALKÓN	4,9	BETON	-	-	-
CELKEM		58,3				

Legenda:

- RB** ROZVADĚČ BYTU
- SVĚTELNÝ OBVOD CYKY ...1,5mm
- ZÁSUVKOVÝ OBVOD 230V CYKY 3Cx2,5mm
- SPÍNAČ 10A 250V ŘAZENÍ 1 IP20, ZAPUŠTĚNÝ, BILÝ
- SPÍNAČ 10A 250V ŘAZENÍ 6 IP20, ZAPUŠTĚNÝ, BILÝ
- SPÍNAČ 10A 250V ŘAZENÍ 5 IP20, ZAPUŠTĚNÝ BILÝ
- SPÍNAČ 10A 250V ŘAZENÍ 6+6 IP20, ZAPUŠTĚNÝ, BILÝ
- SPÍNAČ SE SIG. DOUTNAVKOU 10A 250V IP20, ZAPUŠTĚNÝ, BILÝ + DOBĚHOVÉ RELÉ
- ZÁSUVKA DOMOVNÍ 250V 16A IP20, ZAPUŠTĚNÁ, BILÁ
- ZÁSUVKA DOMOVNÍ DVOJNÁSOBNÁ 250V 16A IP20, ZAPUŠTĚNÁ, BILÁ
- NOVÉ ZVONKOVÉ TLAČÍTKO
- NOVÝ DOMÁCÍ TELEFON
- AUTONOMNÍ HLÁSIČ KOUŘE
- ZÁSUVKA STA (ROZVOD BUDE VEDEN V EL CHRÁNIČCE)
- VENTILÁTOR S ČASOVÝM DOBĚHEM A HYDROSTATEM

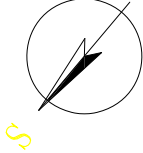

		Zodp. projektant: Ing. Zdeněk Kovář		Ověřil razítka:	
		Projektant: Ing. Zuzana Greplová			
Investor: Statutární město Brno, městská část Brno-střed, Dominikánská 2, 601 69 Brno					
Místo: Brno	Stupeň: DSP	Datum:	Červen 2017	Podpis:	
Měřítko: 1 : 50	Akce: KŘÍDLOVICKÁ 66 - oprava bytové jednotky č.8				Č. výkresu:
Číslo zakázky: Křídlovická 368/66, Brno-střed, par.č. 1399, k.ú. Staré Brno (610089)				D1.4.3	Paré: 1
Název: PŮDORYS- Elektroinstalace					