


Bayerova 5 - oprava bytu č. 36 - Elektroinstalace

Legenda:

- ROZVADĚČ BYTU
- SVĚTELNÝ OBVOD CYKY ...1,5mm
- SVĚTELNÝ OBVOD CYKY O...1,5mm
- ZÁSUVKOVÝ OBVOD 230V CYKY 3Cx2,5mm
- SPÍNAČ 10A 250V ŘAZENÍ 1 IP20, ZAPUŠTĚNÝ BÍLÝ
- SPÍNAČ 10A 250V ŘAZENÍ 6 IP20, ZAPUŠTĚNÝ BÍLÝ
- SPÍNAČ 10A 250V ŘAZENÍ 7 IP20, ZAPUŠTĚNÝ BÍLÝ
- SPÍNAČ 10A 250V ŘAZENÍ 7 IP20, ZAPUŠTĚNÝ BÍLÝ
- SPÍNAČ SE SIG. DOUTNAVKOU 10A 250V IP20, ZAPUŠTĚNÝ, BÍLÝ + DOBĚHOVÉ RELÉ
- ZÁSUVKA DOMOVNÍ 250V 16A IP20, ZAPUŠTĚNÁ, BILÁ
- VOLNÝ KABEL PRO PŘIPOJENÍ SPOTŘEBIČE (KOTEL)
- ZÁSUVKA DOMOVNÍ DVOJNÁSOBNÁ 250V 16A IP20, ZAPUŠTĚNÁ, BILÁ
- ANTÉNNÍ ZÁSUVKA - NAPOJENÍ NA STÁVAJÍCÍ ROZVOD
- DATOVÁ ZÁSUVKA - PŘÍPRAVA
- VENTILÁTOR 230V S DOBĚHEM, HYGROSTATEM (KOUPELNA)

Legenda místností		
Č.M.	NÁZEV MÍSTNOSTI	PLOCHA (m2)
1.01	Zádveří	1,98
1.02	Koupelna+WC	2,67
1.03	Kuchyň. kout	4,86
1.04	Pokoj	12,04
1.05	Pokoj	16,73
		38,28 m²

- STROPNÍ VESTAVNÉ LED SVÍTIDLO 8W, IP20
- STROPNÍ VESTAVNÉ LED SVÍTIDLO 8W, IP44
- SVÍTIDLO S LED ŽÁROVKOU 4W NAD UMYVADLO IP44
- LED ZÁŘIVKA 8W, IP44 DO KUCHYNĚ POD HORNÍ SKŘÍNKY
- NÁSTĚNNÉ SVÍTIDLO S LED ŽÁROVKOU 8W, IP20
- STROPNÍ SVÍTIDLO S LED ŽÁROVKOU 12W, IP20
- NOVÝ DOMÁCÍ TELEFON
- AUTONOMNÍ HLÁSIČ KOUŘE
- TERMOSTAT
- ZVONEK

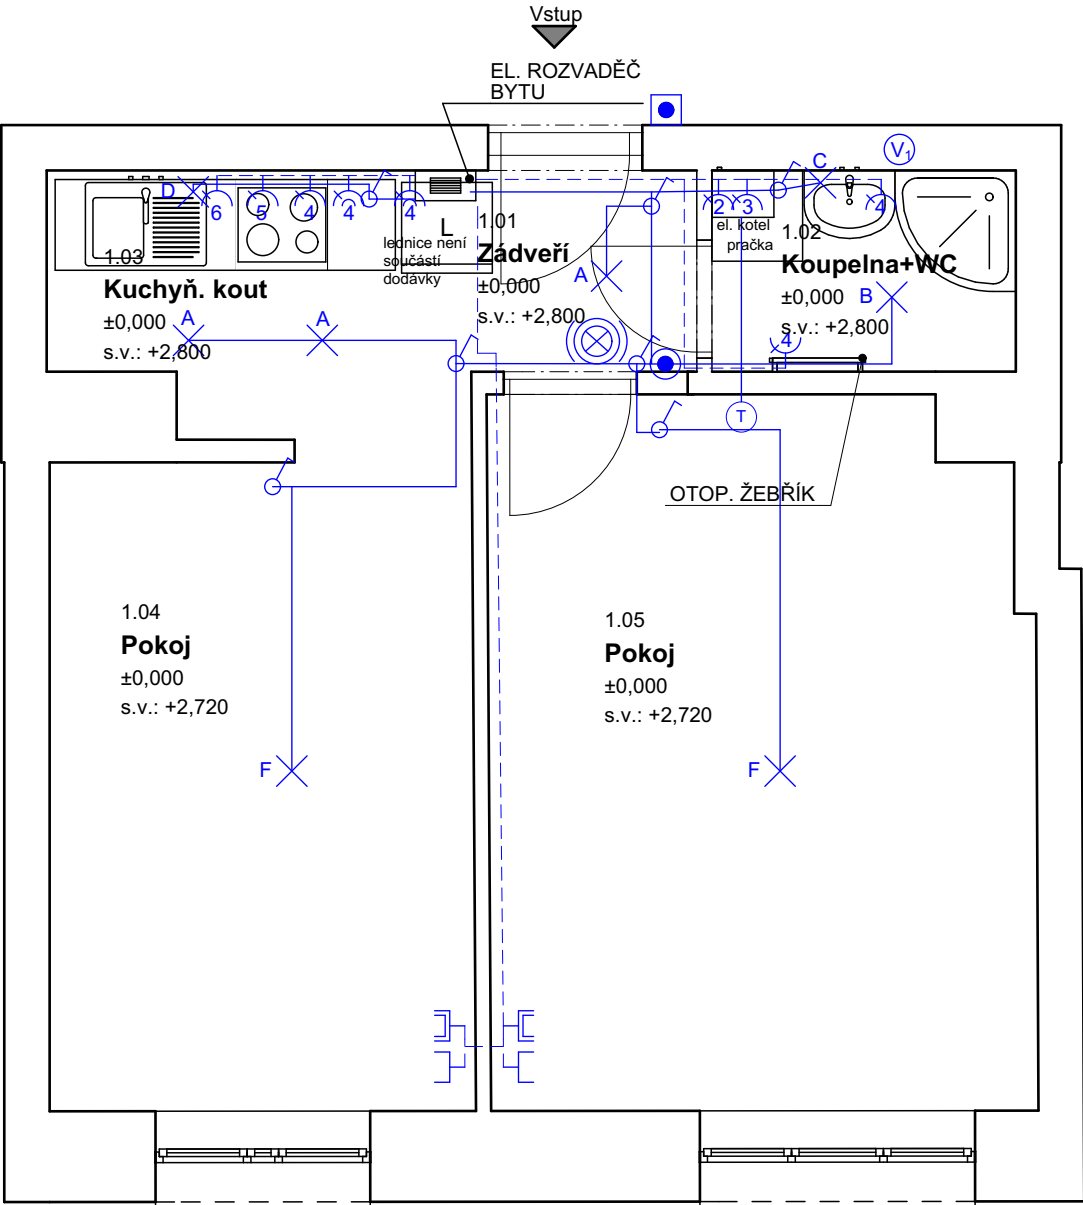

Poznámka

- BUDE ZŘÍZEN NOVÝ PŘÍVOD Z ELEKTROMĚROVÉ SKŘÍNĚ NA CHODBĚ DOMU DO BYTOVÉHO ROZVADĚČE, PŘÍVOD S VYŠŠÍ KAPACITOU JE ZŘIZOVÁN Z DŮVODU VYTÁPĚNÍ ELEKTROKOTLEM, JE TEDY NUTNÉ PŘIVÉST I KABELÁŽ PRO HDO, ELEKTROMĚROVÝ ROZVADĚČ JE CCA 3m OD VCHODOVÝCH DVEŘÍ DO BYTU
- ZÁSUVKY A SPÍNAČE V MÍSTNOSTECH BUDOU OSAZENY NOVĚ (ROZVODY V POKOJÍCH ZŮSTÁVAJÍ PŮVODNÍ)
- ZÁSUVKY A SPÍNAČE V KUCHYŇSKÉM KOUTĚ +1300mm
- ZÁSUVKA PRO DIGESTOŘ +1700mm
- ZÁSUVKY V KOUPELNĚ +1200-1300mm
- SVÍTIDLO V KOUPELNĚ NAD UMYVADLEM SPODNÍM OKRAJEM +1750mm
- PŘESNÉ ROZMÍSTĚNÍ VÝVODŮ KUCH. LINKY BUDE ODSOUHLASENO ZÁSTUPCEM INVESTORA
- PŘESNÉ ROZMÍSTĚNÍ ZÁSUVK A SVĚTEL BUDE ODSOUHLASENO ZÁSTUPCEM INVESTORA
- PŘÍSTROJE VE STEJNÉ VÝŠCE SDRUŽOVAT DO VÍCENÁSOBNÝCH RÁMEČKŮ.
- VODIČE BUDOU SPOJOVÁNY PŘÍMO V KRABICÍCH ZA ZÁSUVKAMI A VYPÍNAČI !!!
- KABELY K DATOVÝM ZÁSUVKÁM - UTP KABEL (MIN. TŘ. CAT 6)
- PŘED ZAHÁJENÍM STAVEBNÍCH PRACÍ NUTNO PŘEDEM ZKONTROLOVAT VŠECHNY MÍRY A OVĚŘIT S PROJEKTOVOU DOKUMENTACÍ
- PROVEDENÍ ELEKTROINSTALACE JE NUTNÉ KOORDINOVAT S OSTATNÍMI PROFESEMI - ZEJMÉNA S OHLEDEM NA MOŽNOST POŠKOZENÍ KABELÁŽE
- TL. OBVODOVÝCH STĚN JE ORIENTAČNÍ
- KE VŠEM POUŽITÝM VÝROBKŮM BUDOU DOLOŽENY TECHNICKÉ LISTY

		Zodp. projektant: Ing. Zdeněk Kovář		Otisk razítka:	
		Projektant: Ing. Zuzana Greplová			
Investor: Statutární město Brno, Brno-střed, Dominikánská 2, 601 69 Brno					
Místo: Brno	Stupeň: DPS	Datum: Listopad 2018		Podpis:	
Měřítko: 1 : 50	Akce: Bayerova 5 - oprava bytu č. 36 Bayerova 575/5, Brno, par.č. 1289, k.ú. Veverí (610372)			Č. výkresu:	Paré:
Číslo zakázky:				D.1.4.3	
		Název: Elektroinstalace			