


VÝKRES: BAYEROVA 5 - oprava bytové jednotky č.37, 4NP  
ZJEDNODUŠENÝ PŮDORYS- Elektroinstalace

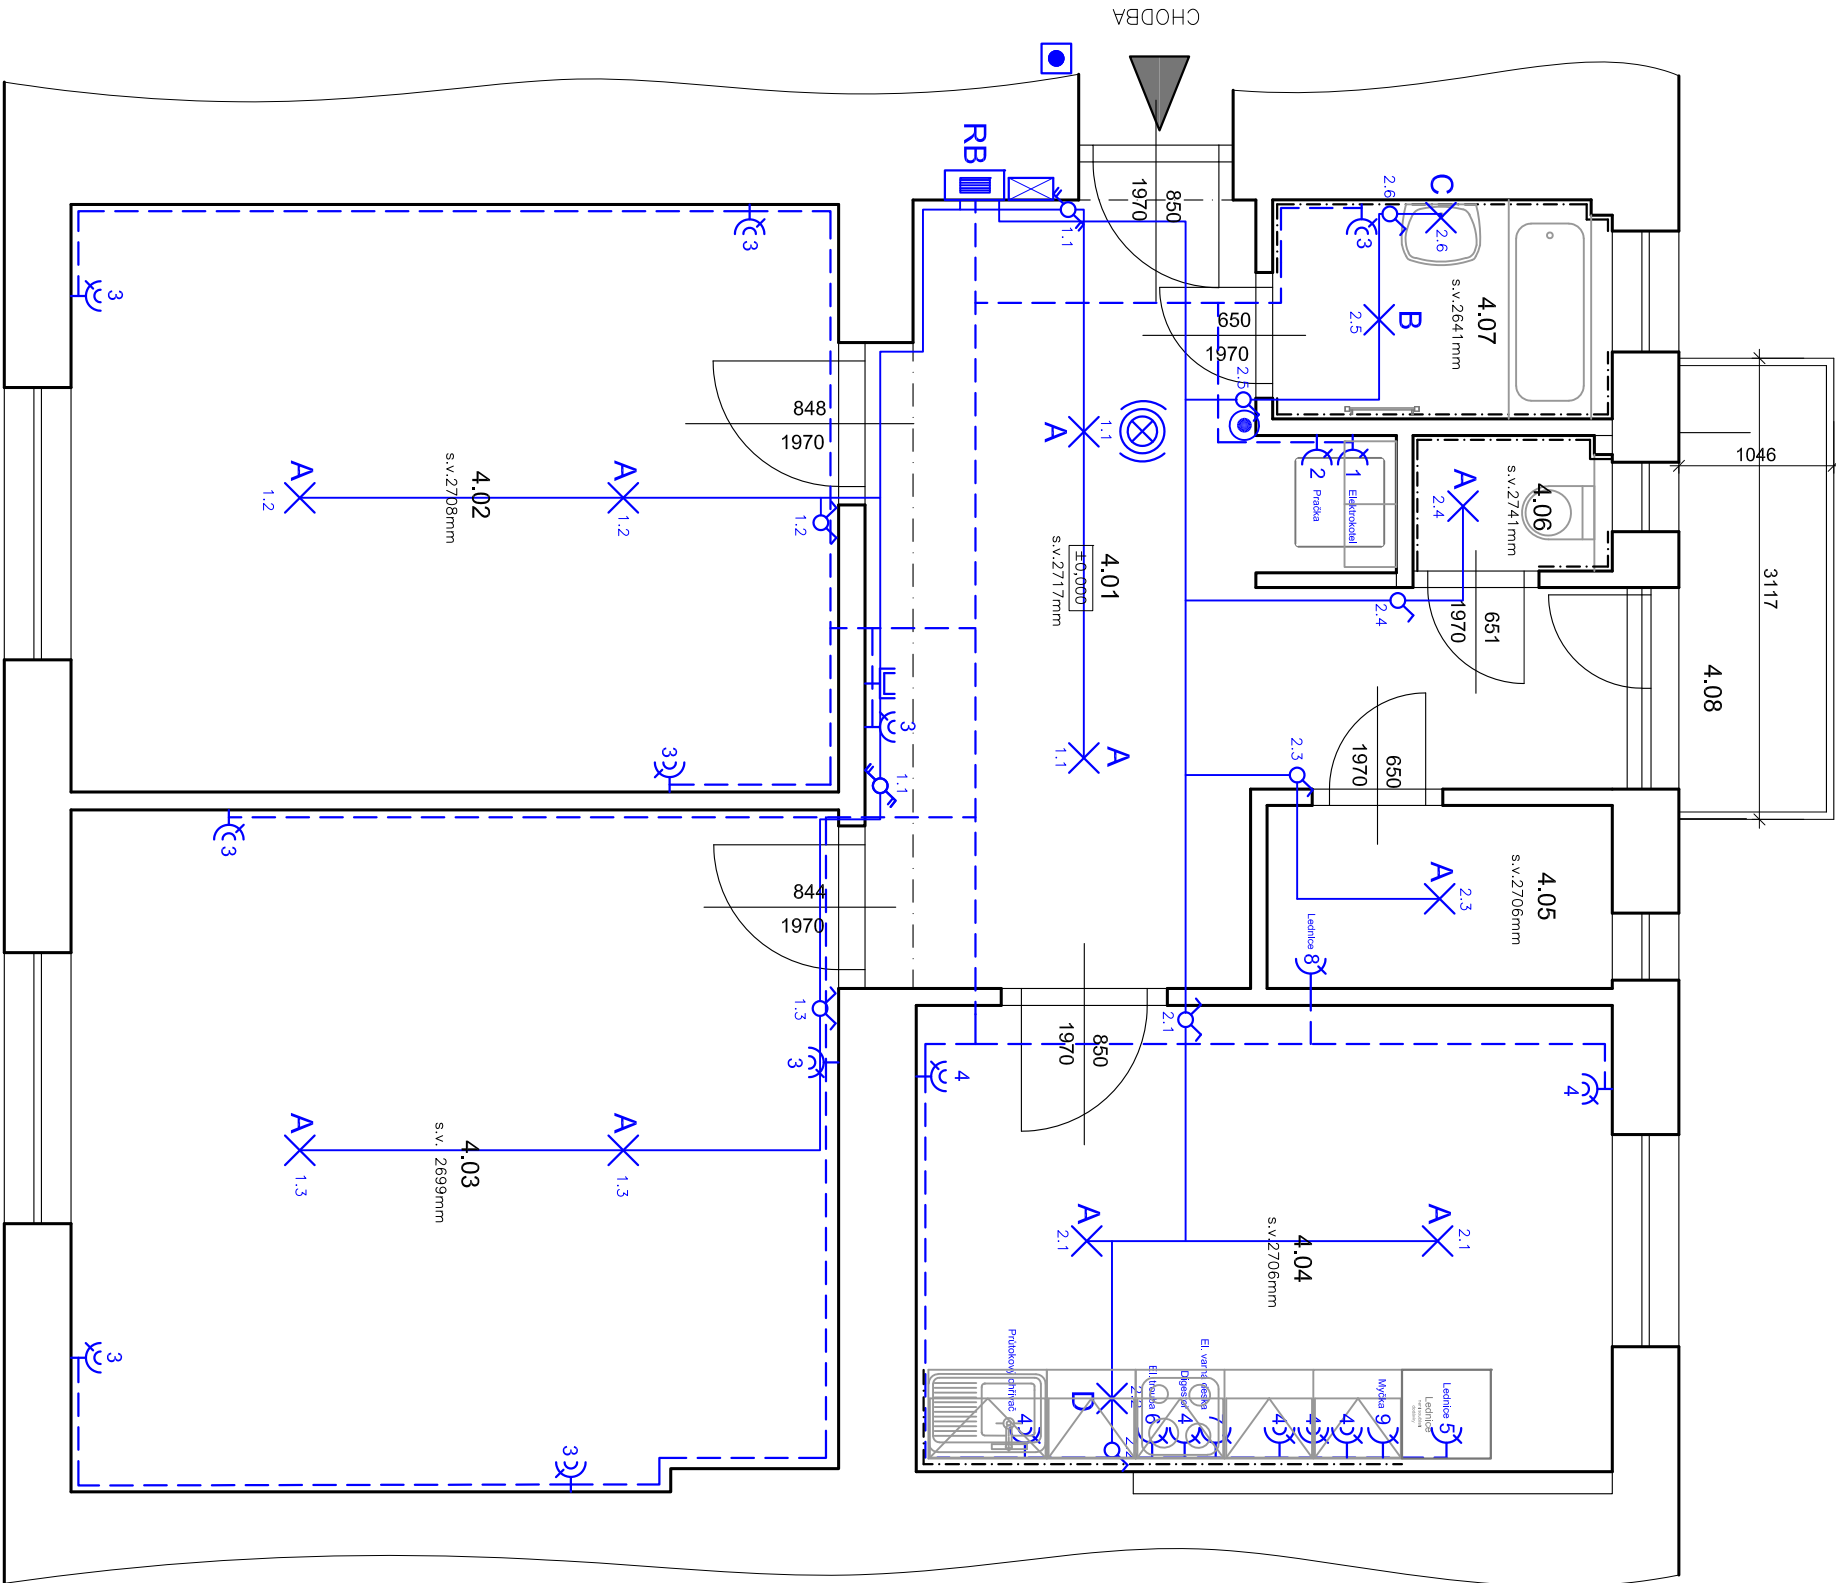

Legenda materiálu

ZDIVO

Legenda místností

Č.M.	NÁZEV MÍSTNOSTI	PLOCHA (m²)	DRUH PODLAHY	POVRCH STĚN	POVRCH STROP	POZN.
4.01	CHODBA	18,1	PVC	ŠTUK. OMÍTKA	ŠTUK. OMÍTKA	MDF LIŠTY
4.02	POKOUJ 1	20,6	PARKETY	ŠTUK. OMÍTKA	ŠTUK. OMÍTKA	MDF LIŠTY
4.03	POKOUJ 2	23,7	PARKETY	ŠTUK. OMÍTKA	ŠTUK. OMÍTKA	MDF LIŠTY
4.04	KUCHYŇ	14,8	PVC	ŠTUK. OMÍTKA	ŠTUK. OMÍTKA	OBKLAD ZA LINKOU
4.05	SPÍŽ	2,8	KERAM. DLAŽBA	ŠTUK. OMÍTKA	ŠTUK. OMÍTKA	KER. SOKL
4.06	WC	1,2	PVC	ŠTUK. OMÍTKA	ŠTUK. OMÍTKA	OBKLAD v. 1600mm
4.07	KOUPELNA	3,3	KERAM. DLAŽBA	ŠTUK. OMÍTKA	ŠTUK. OMÍTKA	OBKLAD v. 2100mm
4.08	BALKON	3,2	BETON+DLAŽBA	-	-	-
CELKEM		87,7				

Legenda:



ROZVADĚČ BYTU

SVĚTELNÝ OBVOD CYKY ...1,5mm

ZÁSUVKOVÝ OBVOD 230V CYKY 3Cx2,5mm

SPÍNAČ 10A 250V ŘAZENÍ 1 IP20, ZAPUŠTĚNÝ, BÍLÝ

SPÍNAČ 10A 250V ŘAZENÍ 6 IP20, ZAPUŠTĚNÝ, BÍLÝ

SPÍNAČ SE SIG. DOUTNAVKOU 10A 250V IP20, ZAPUŠTĚNÝ, BÍLÝ + DOBĚHOVÉ RELE

ZÁSUVKA DOMOVNÍ 250V 16A IP20, ZAPUŠTĚNÁ, BÍLÁ

ZÁSUVKA DOMOVNÍ DVOJNÁSOBNÁ 250V 16A IP20, ZAPUŠTĚNÁ, BÍLÁ

NOVÉ ZVONKOVÉ TLAČÍTKO

NOVÝ DOMÁCÍ TELEFON

AUTONOMNÍ HLÁSIČ KOUŘE

LEGENDA SVÍTIDEL:

STROPNÍ VESTA VNĚ LED SVÍTIDLO IP20

STROPNÍ VESTA VNĚ LED SVÍTIDLO IP44

SVÍTIDLO S LED ŽÁROVKOU NAD UMYVADLO IP44

LED PÁSEK V HLINÍKOVÉ LIŠTĚ (DĚLKA 1,7m)

- Poznámka
- ZÁSUVKY A SPÍNAČE V KUCHYŇSKÉM KOUTĚ +1300mm
  - ZÁSUVKA PRO DIGESTOŘ +1700mm
  - ZÁSUVKY V KOUPELNĚ +1200-1300mm
  - SVÍTIDLO V KOUPELNĚ NAD UMYVADLEM SPODNÍM OKRAJEM +1750mm
  - PŘESNĚ ROZMÍSTĚNÍ VYVODU KUCH. LINKY BUDE ODSOUHLASENO ZÁSTUPCEM INVESTORA
  - PŘESNĚ ROZMÍSTĚNÍ ZÁSUVEK A SVĚTEL BUDE ODSOUHLASENO ZÁSTUPCEM INVESTORA
  - PŘÍSTROJE VĚ STEJNÉ VÝŠCE SDRUŽOVAT DO VICENÁSOBNÝCH RÁMEČKŮ.
  - VODIČE BUDOU SPOJOVÁNY PŘÍMO V KRABÍČÍCH ZA ZÁSUVKAMI A VYPÍNAČI !!!
  - KABELY K DATOVÝM ZÁSUVKÁM BUDOU ROZŠÍŘENY O UTP KABEL.
  - PŘED ZAHÁJENÍM STAVEBNÍCH PRÁCI NUTNO PŘEDEM ZKONTROLOVAT VŠECHNY MĚRY A OVĚŘIT S PROJEKTOVOU DOKUMENTACÍ
  - TL. OBVODOVÝCH STĚN JE ORIENTAČNÍ
  - KE VŠEM POUŽITÝM VÝROBKŮM BUDOU DOLOŽENY TECHNICKÉ LISTY

Zodp. projektant:  
Ing. Zdeněk Kovář

Projektant:  
Ing. Zuzana Greplová

Otisk razítka:

Investor: Statutární město Brno, městská část Brno-střed, Dominikánská 2, 601 69 Brno				Podpis:		Č. výkresu:	Paré:
Místo: Brno	Stupeň: DSP	Datum: Červen 2017					
Měřítko: 1 : 50	Akce: BAYEROVA 5 - oprava bytové jednotky č.37					D1.4.3	1
Číslo zakázky:	Bayerova 575/5, Brno-střed, par.č. 1289, k.ú. Veverří (610372)						
	Název: ZJEDNODUŠENÝ PŮDORYS- Elektroinstalace						