


VÝKRES: HUSOVA 9 - oprava bytové jednotky č.5, 5.NP

ZJEDNODUŠENÝ PŮDORYS- Elektroinstalace

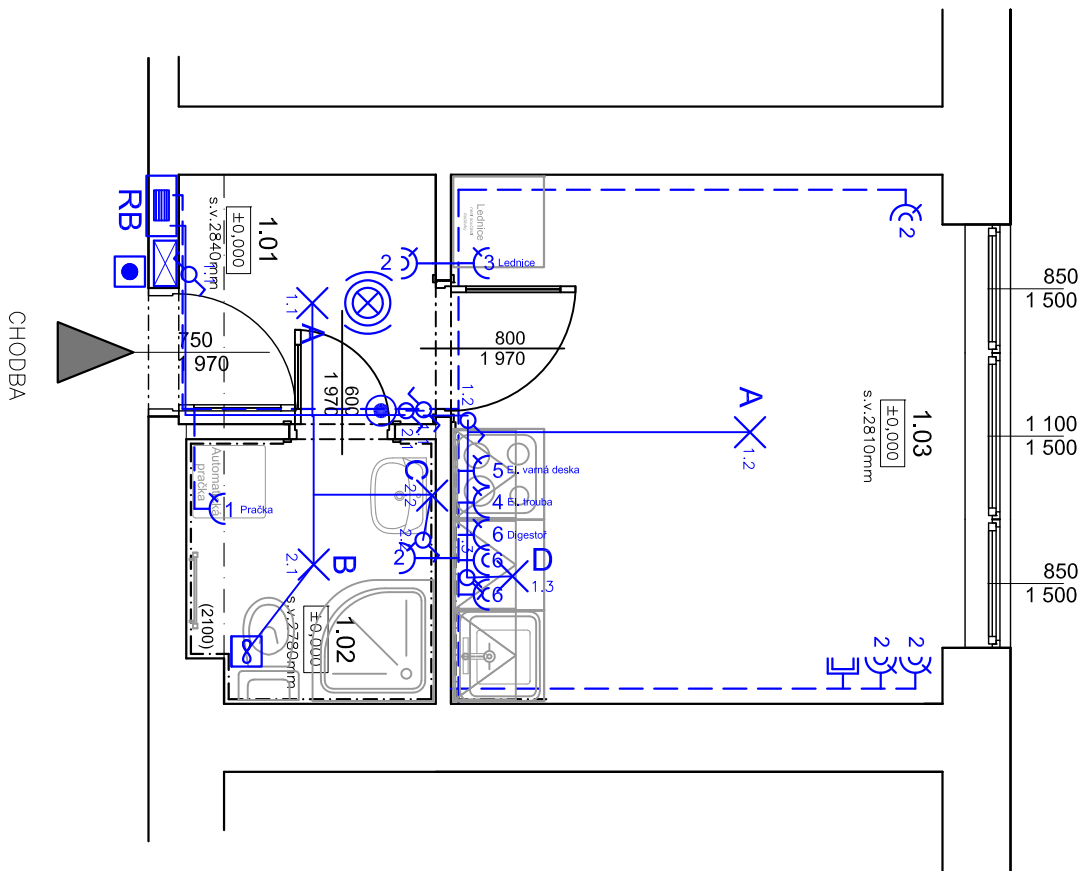

Poznámka

- ZASUVKY A SPINAČE V KUCHYNSKÉM KOUTĚ +1300mm
- ZASUVKA PRO DIGESTOŘ +1700mm
- ZASUVKY V KOUPELNĚ +1200-1300mm
- SVÝTLIDLO V KOUPELNĚ NAD UMYVADLEM SPODNÍM OKRAJEM +1750mm
- PŘESNÉ ROZMÍSTĚNÍ VÝVODU KUCH. LINKY BUDE ODSOUHLAŠENO ZÁSTUPCEM INVESTORA
- PŘESNÉ ROZMÍSTĚNÍ ZASUVKA A SVĚTEL BUDE ODSOUHLAŠENO ZÁSTUPCEM INVESTORA
- PŘÍSTROJE VE STEJNÉ VÝŠCE SDRUŽOVAT DO VÍCENÁSOBNÝCH RÁMEČKŮ.
- VODIČE BUDOU SPOJOVÁNY PŘÍMO V KRABÍČÍCH ZA ZASUVKAMI A VYPÍNAČI.!!!
- KABELY K DATOVÝM ZASUVKÁM BUDOU ROZŠÍŘENY O UTP KABEL
- PŘED ZAHÁJENÍM STAVEBNÍCH PRACÍ NUTNO PŘEDEM ZKONTROLOVAT VŠECHNY MÍRY A OVĚŘIT S PROJEKTOVOU DOKUMENTACÍ
- TL. OBVODOVÝCH STĚN JE ORIENTAČNÍ
- KE VŠEM POUŽÍTÝM VÝROBKŮM BUDOU DOLOŽENY TECHNICKÉ LISTY
- NUCENÉ VĚTRÁNÍ V KOUPELNĚ BUDE ŘEŠENO VENTILÁTOREM S ČASOVÝM DOBĚHEM A HYDROSTATEM












Legenda materiálů

STÁVAJÍCÍ ZDIVO

Legenda místnosti


Č.M.	NÁZEV MÍSTNOSTI	PLOCHA (m ²)	DRUH PODLAHY	POVRCH STĚN	POVRCH STROP	POZN.
1.01	CHODBA	2.80	PVC	ŠTUK. OMÍTKA	ŠTUK. OMÍTKA	MDF LIŠŤA
1.02	KOUPELNA	2.81	DLAŽBA	ŠTUK. OMÍTKA	ŠTUK. OMÍTKA	OBLÁKAD v. 2100mm
1.03	POKOJ 1	11.79	PVC	ŠTUK. OMÍTKA	ŠTUK. OMÍTKA	MDF LIŠŤA
CELKEM		17.40				

LEGENDA:

	
<hr/>	
ROZVADĚČ BYTU	
SVĚTELNÝ OBVOD CYKY ...1,5mm	
<hr/>	
ZÁSUVKOVÝ OBVOD 230V CYKY 3Cx2,5mm	
<hr/>	
	SPLINAČ 10A 250V ŘAZENÍ 1 IP20, ZAPUŠTĚNÝ, BILÝ
	SPLINAČ 10A 250V ŘAZENÍ 6 IP20, ZAPUŠTĚNÝ, BILÝ
	SPLINAČ SE SIG. DOUŠŤAVKOU 10A 250V IP20, ZAPUŠTĚNÝ, BILÝ + DOBĚHOVÉ RELE
	ZÁSUVKA DOMOVNÍ 250V 16A IP20, ZAPUŠTĚNÁ, BILÁ
	ZÁSUVKA DOMOVNÍ DVOJNÁSOBNÁ 250V 16A IP20, ZAPUŠTĚNÁ, BILÁ
	NOVÉ ZVONKOVÉ TLAČÍTKO
	NOVÝ DOMÁCÍ TELEFON
	AUTONOMNÍ HLÁSIČ KOUŘE
<hr/>	
	ZÁSUVKA STA (ROZVOD BUDE VEDEN V EL. CHRÁNIČCE)
	VENTILÁTOR S ČASOVÝM DOBĚHEM A HYDROSTATEM

LEGENDA SVÍTIDEL:

- A X STROPNÍ LED SVĚTLIDLO IP20
- B X STROPNÍ LED SVĚTLIDLO IP44
- C X SVĚTLIDLO S LED ŽÁROVKOU NAD UMYVADLO IP44
- D X LED PÁSEK V HLINÍKOVÉ LIŠTĚ (DĚLKA 1,8m)

				Zodp. projektant: Ing. Zdeněk Kovář		Ověř. projektant: Ing. Zuzana Greplová
Investor: Statutární město Brno, městská část Brno-střed, Dominikánská 2, 601 69 Brno				Projektant: Ing. Zuzana Greplová		
Místo: Brno	Stupeň: DSP	Datum: Červen 2018		Podpis:		
Měřítko: 1 : 50	Akce: HUSOVA 9 - oprava bytové jednotky č.5 Husova 172/9, Brno-střed, par.č. 1141, k.ú. Staré Brno (610089)	Č. výkresu: D1.4.3		Paré:		
Číslo zakázky:	Název: ZJEDNODUŠENÝ PŮDORYS- Elektroinstalace					