


VÝKRES: HUSOVA 9 - oprava bytové jednotky č.8, 2NP

ZJEDNODUŠENÝ PŮDORYS- Elektroinstalace

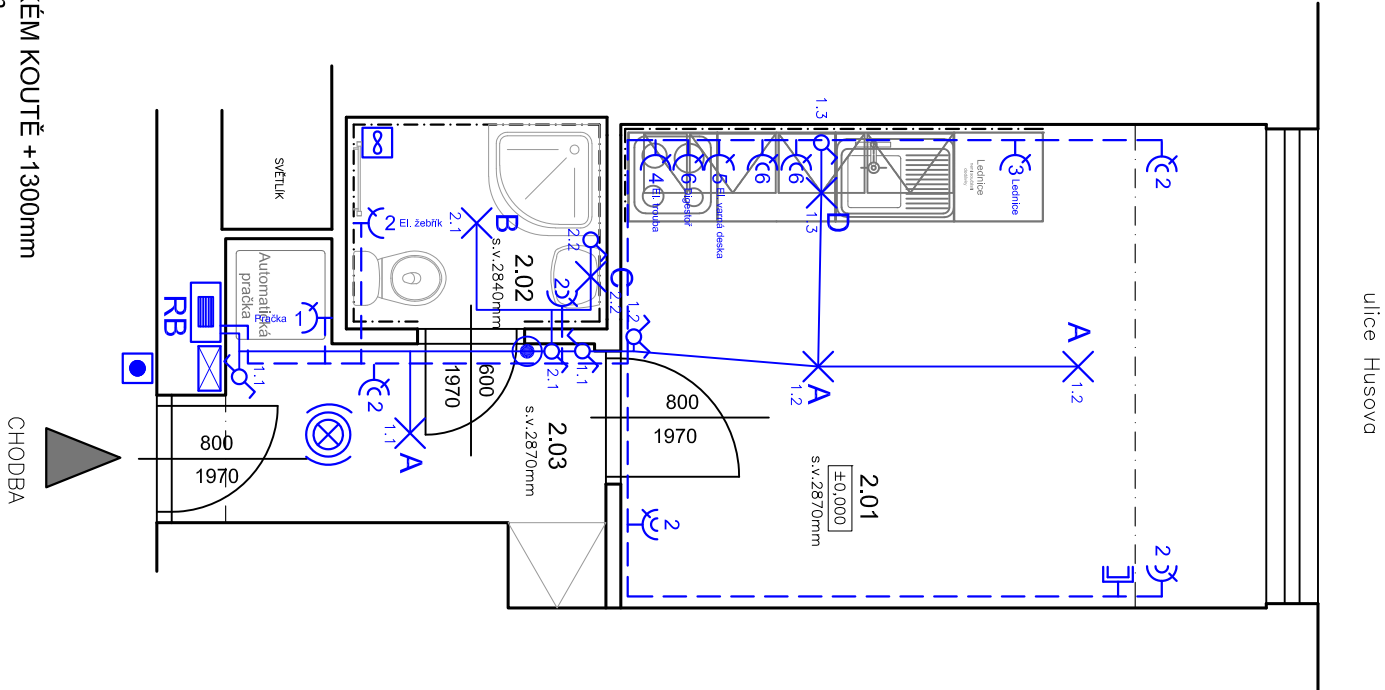

- Poznámka**
- ZÁSUVKY A SPÍNAČE V KUCHYŇSKÉM KOUTĚ +1300mm
 - ZÁSUVKA PRO DIGESTOŘ +1700mm
 - ZÁSUVKY V KOUPELNĚ +1200-1300mm
 - SVÍTLIDLO V KOUPELNĚ NAD UMYVADLEM SPODNÍM OKRAJEM +1750mm
 - PŘESNÉ ROZMÍSTĚNÍ VÝVODU KUCH. LINKY BUDE ODSOUHLASENO ZÁSTUPCEM INVESTORA
 - PŘESNÉ ROZMÍSTĚNÍ ZÁSUVEK A SVĚTEL BUDE ODSOUHLASENO ZÁSTUPCEM INVESTORA
 - PŘÍSTROJE VE STEJNÉ VÝŠCE SDRUŽOVAT DO VÍCENÁSOBNÝCH RÁMEČKŮ.
 - VODIČE BUDOU SPOJOVÁNY PŘIMO V KRABÍČÍCH ZA ZÁSUVKAMI A VYPÍNAČI !!!
 - KABELY K DATOVÝM ZÁSUVKÁM BUDOU ROZŠÍŘENY O UTP KABEL
 - PŘED ZAHÁJENÍM STAVEBNÍCH PRACÍ NUTNO PŘEDEM ZKONTROLOVAT VŠECHNY MÍRY A OVĚŘIT S PROJEKTOVOU DOKUMENTACÍ
 - TL. OBVODOVÝCH STĚN JE ORIENTAČNÍ
 - KE VŠEM POUŽÍTÝM VÝROBKŮM BUDOU DOLOŽENY TECHNICKÉ LISTY
 - NUČENÉ VĚTRÁNÍ V KOUPELNĚ BUDE ŘEŠENO VENTILÁTOREM S ČASOVÝM DOBĚHEM A HYDROSTATEM


Legenda materiálu

ZDIVO


Legenda místností

Č.M.	NÁZEV MÍSTNOSTI	PLOCHA (m²)	DRUH PODLAHY	POVRCH STĚN	POVRCH STROP	POZN.
2.01	OBÝVACÍ POKOJ	14,2	PVC	ŠTUK. OMÍTKA	SDK PODHLED	OBKLAD ZA LINKOU
2.02	KOUPELNA+WC	2,5	KER. DLAŽBA	ŠTUK. OMÍTKA	SDK POHLED	OBKLAD v.2100mm
2.03	PŘEDSÍŇ	4,3	PVC	ŠTUK. OMÍTKA	SDK PODHLED	KER. SOKL
CELKEM		21				


LEGENDA:

**RB**

 
ROZVADĚČ BYTU




SVĚTELNÝ OBVOD CYKY ...1,5mm




ZÁSUVKOVÝ OBVOD 230V CYKY 3Cx2,5mm




SPÍNAČ 10A 250V ŘAZENÍ 1 IP20, ZAPUŠTĚNÝ, BILÝ




SPÍNAČ 10A 250V ŘAZENÍ 5 IP20, ZAPUŠTĚNÝ BILÝ




SPÍNAČ 10A 250V ŘAZENÍ 6 IP20, ZAPUŠTĚNÝ, BILÝ




SPÍNAČ SE SIG. DŮUTNAVKOU 10A 250V IP20, ZAPUŠTĚNÝ, BILÝ + DOBĚHOVÉ RELÉ




ZÁSUVKA DOMOVNÍ 250V 16A IP20, ZAPUŠTĚNÁ, BILÁ




ZÁSUVKA DOMOVNÍ DVOJNÁSOBNÁ 250V 16A IP20, ZAPUŠTĚNÁ, BILÁ




NOVÉ ZVONKOVÉ TLAČÍTKO




NOVÝ DOMÁCÍ TELEFON



AUTONOMNÍ HLÁŠIČ KOUŘE




ZÁSUVKA STA (ROZVOD BUDE VEDEN V EL CHRÁŇICE)




VENTILÁTOR S ČASOVÝM DOBĚHEM A HYDROSTATEM

LEGENDA SVÍTEL:

- A** X X STROPNÍ VESTA VNĚ LED SVÍTLIDLO IP20
- B** X X STROPNÍ VESTA VNĚ LED SVÍTLIDLO IP44
- C** X X SVÍTLIDLO S LED ŽÁROVKOU NAD UMYVADLO IP44
- D** X X LED PÁSEK V HLINÍKOVÉ LIŠTĚ (DĚLKA 1,7m)

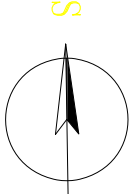



Zodp. projektant:
Ing. Zdeněk Kovář

Projektant:
Ing. Zuzana Greplová

Otisk razítka:

Investor: Statutární město Brno, městská část Brno-sřed, Dominikánská 2, 601 69 Brno

Misto: Brno

Stupeň: DSP

Datum: Červen 2017

Podpis:

Měřítko: 1 : 50

Akce: HUSOVA 9 - oprava bytové jednotky č.8

Č. výkresu: D1.4.3

Paré: 1

Číslo zakázky:

Název: PŮDORYS- Elektroinstalace