


VÝKRES: HUSOVA 9 - oprava bytové jednotky č.8, 2NP

ZJEDNODUŠENÝ PŮDORYS- Rozvody ZTI

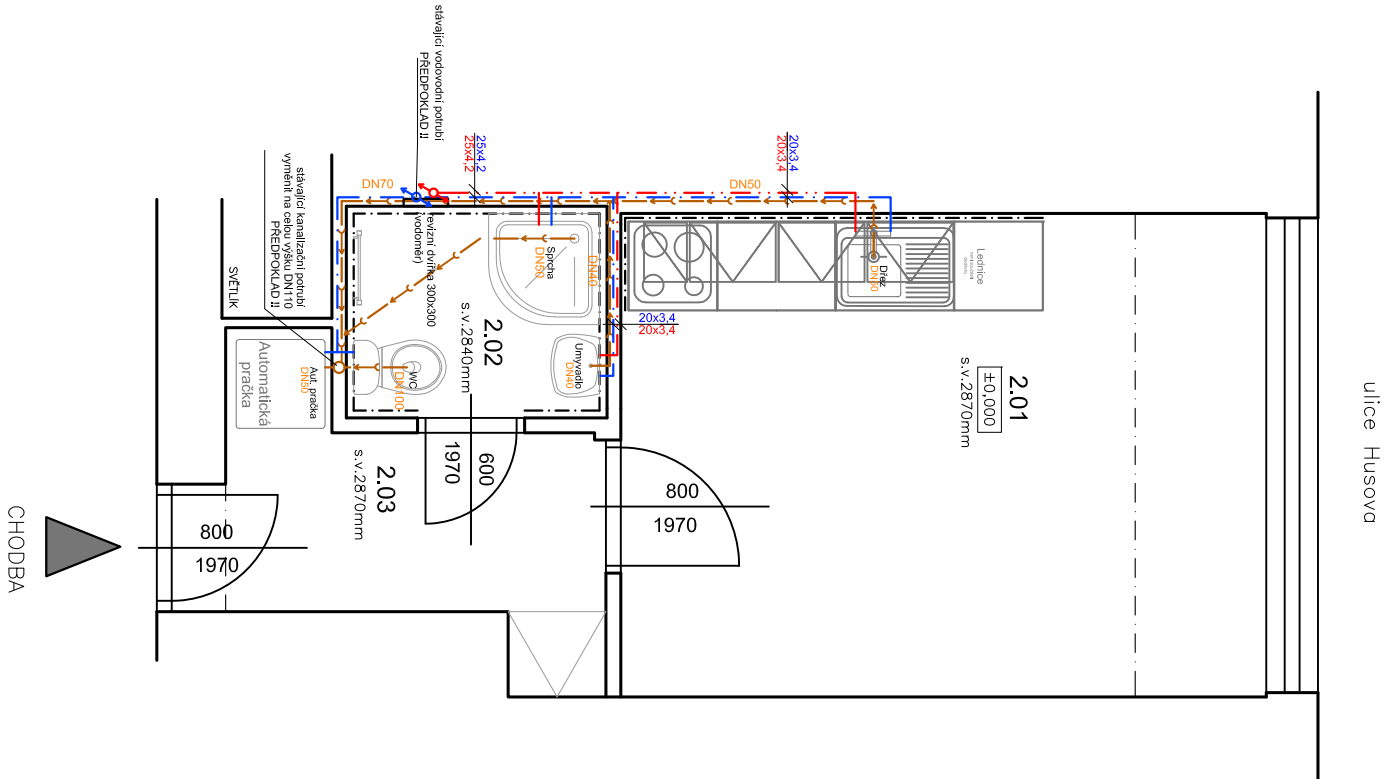

Legenda materiálu

ZDÍVO

Legenda místností


Č.M.	NÁZEV MÍSTNOSTI	PLOCHA (m²)	DRUH PODLAHY	POVRCH STĚN	POVRCH STROP	POZN.
2.01	OBÝVACÍ POKOJ	14,2	PVC	ŠTUK. OMÍTKA	SDK PODHLED	OBKLAD ZA LINKOU
2.02	KOUPELNA+WC	2,5	KER. DLAŽBA	ŠTUK. OMÍTKA	SDK POHLED	OBKLAD v.2100mm
2.03	PŘEDSÍŇ	4,3	PVC	ŠTUK. OMÍTKA	SDK PODHLED	KER. SOKL
CELKEM		21				


LEGENDA POTRUBÍ

- VODA STUDENÁ - NAPOJIT NA STÁVAJÍCÍ ROZVOD STUDENÉ ( REVIZNÍ DVÍŘKA 300x300 mm)
- VODA TEPŁÁ - NAPOJIT NA STÁVAJÍCÍ ROZVOD TEPŁÉ
- PŘIPOJOVACÍ POTRUBÍ KANALIZACE - NAPOJIT NA STÁVAJÍCÍ ODPADNÍ POTRUBÍ
- MATERIÁL ROZVODŮ STUDENÉ VODY: PPR - PN20
- MATERIÁL ROZVODŮ TV: PPR - PN20
- MATERIÁL PŘIPOJOVACÍ POTRUBÍ KANALIZACE: SYSTÉM HT-PP

Poznámka

- UMÝVADLO BÍLÉ ŠÍŘKY 45CM SE STOJÁNKOVOU PÁKOVOU BATERÍÍ, TLAKOVÉ HADICE PN20, 2xRV1/2" S FILTREM, SIFON CHROM
- SPRCHOVÁ AKRYLÁTOVÁ VANIČKA , 80x80, ZASTĚNA S BEZPEČNOSTNÍM SKLEM, NÁSTĚNNÁ SPRCHOVÁ BATERIE SE SPRCHOU A TYČÍ S POSUVNÝM DRŽÁKEM SPRCHY
- K DŘEZU 2xRV1/2" S FILTREM, TLAKOVÉ HADICE PN20, STOJÁNKOVÁ PÁKOVÁ BATERIE S DLOUHÝM RAMÍNKEM, SIFON BÍLÝ
- WC KOMBI SE ZADNÍM ODPADEM, SEDÁTKO BÍLÉ, 1xRV1/2"
- VODOROVNÉ ROZVODY TV A SV BUDOU VEDENY VE ZDI
- ODSTRANIT VEŠKERÉ NEPOTŘEBNÉ ROZVODY KANALIZACE A VODY V TRASE NOVÝCH ROZVODŮ
- NUTNO POČÍTAT S VYMĚNOU STÁVAJÍCÍHO VODOMĚRU ZA NOVÝ - DODÁVA SPRÁVCE DOMU - NOVÁ NÍKA A OSAZENÍ NOVÝCH DVÍŘEK 300/300/150
- POTRUBÍ VODY SPÁDOVAT K VÝTOKŮM U ZAŘIZOVACÍCH PŘEDMĚTŮ.
- POTRUBÍ VODY BUDE OPATŘENO NÁVLEKOVOU TEPELNOU IZOLACÍ TL. 9mm
- VÝŠKY A POLOHY PŘIPOJENÍ ZAŘIZOVACÍCH PŘEDMĚTŮ BUDOU UPŘESNĚNÝ NA ZÁKLADĚ VYBRANĚHO TYPU ZAŘIZOVACÍHO PŘEDMĚTU INVESTOREM
- PŘED ZAHÁJENÍM STAVEBNÍCH PRACÍ NUTNO PŘEDEEM ZKONTROLOVAT VŠECHNY MÍRY A OVĚŘIT S PROJEKTOVOU DOKUMENTACÍ.
- TL. OBVODOVÝCH STĚN JE ORIENTAČNÍ
- KE VŠEM POUŽITÝM VÝROBKŮM BUDOU DOLOŽENY TECHNICKÉ LISTY

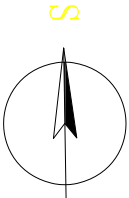

				Ověř. razítka:	
Investor: Statutární město Brno, městská část Brno-střed, Dominikánská 2, 601 69 Brno				Zodp. projektant:	
				Ing. Zdeněk Kovář	
				Projektant:	
Ing. Zuzana Greplová					
Podpis:					
Místo: Brno	Stupeň: DSP	Datum: Červen 2017		Č. výkresu: D1.4.2	Paré: 1
Měřítko: 1 : 50	Akce:  HUSOVA 9 - oprava bytové jednotky č.8				
Číslo zakázky:  Husova 172/9, Brno-střed, par.č. 114/1, k.ú. Staré Brno (610089)					
Název:  PŮDORYS- Rozvody ZTI					