


VÝKRES: HRNČÍŘSKÁ 39 - oprava bytové jednotky č.4

ZJEDNODUŠENÝ PŮDORYS- Elektroinstalace

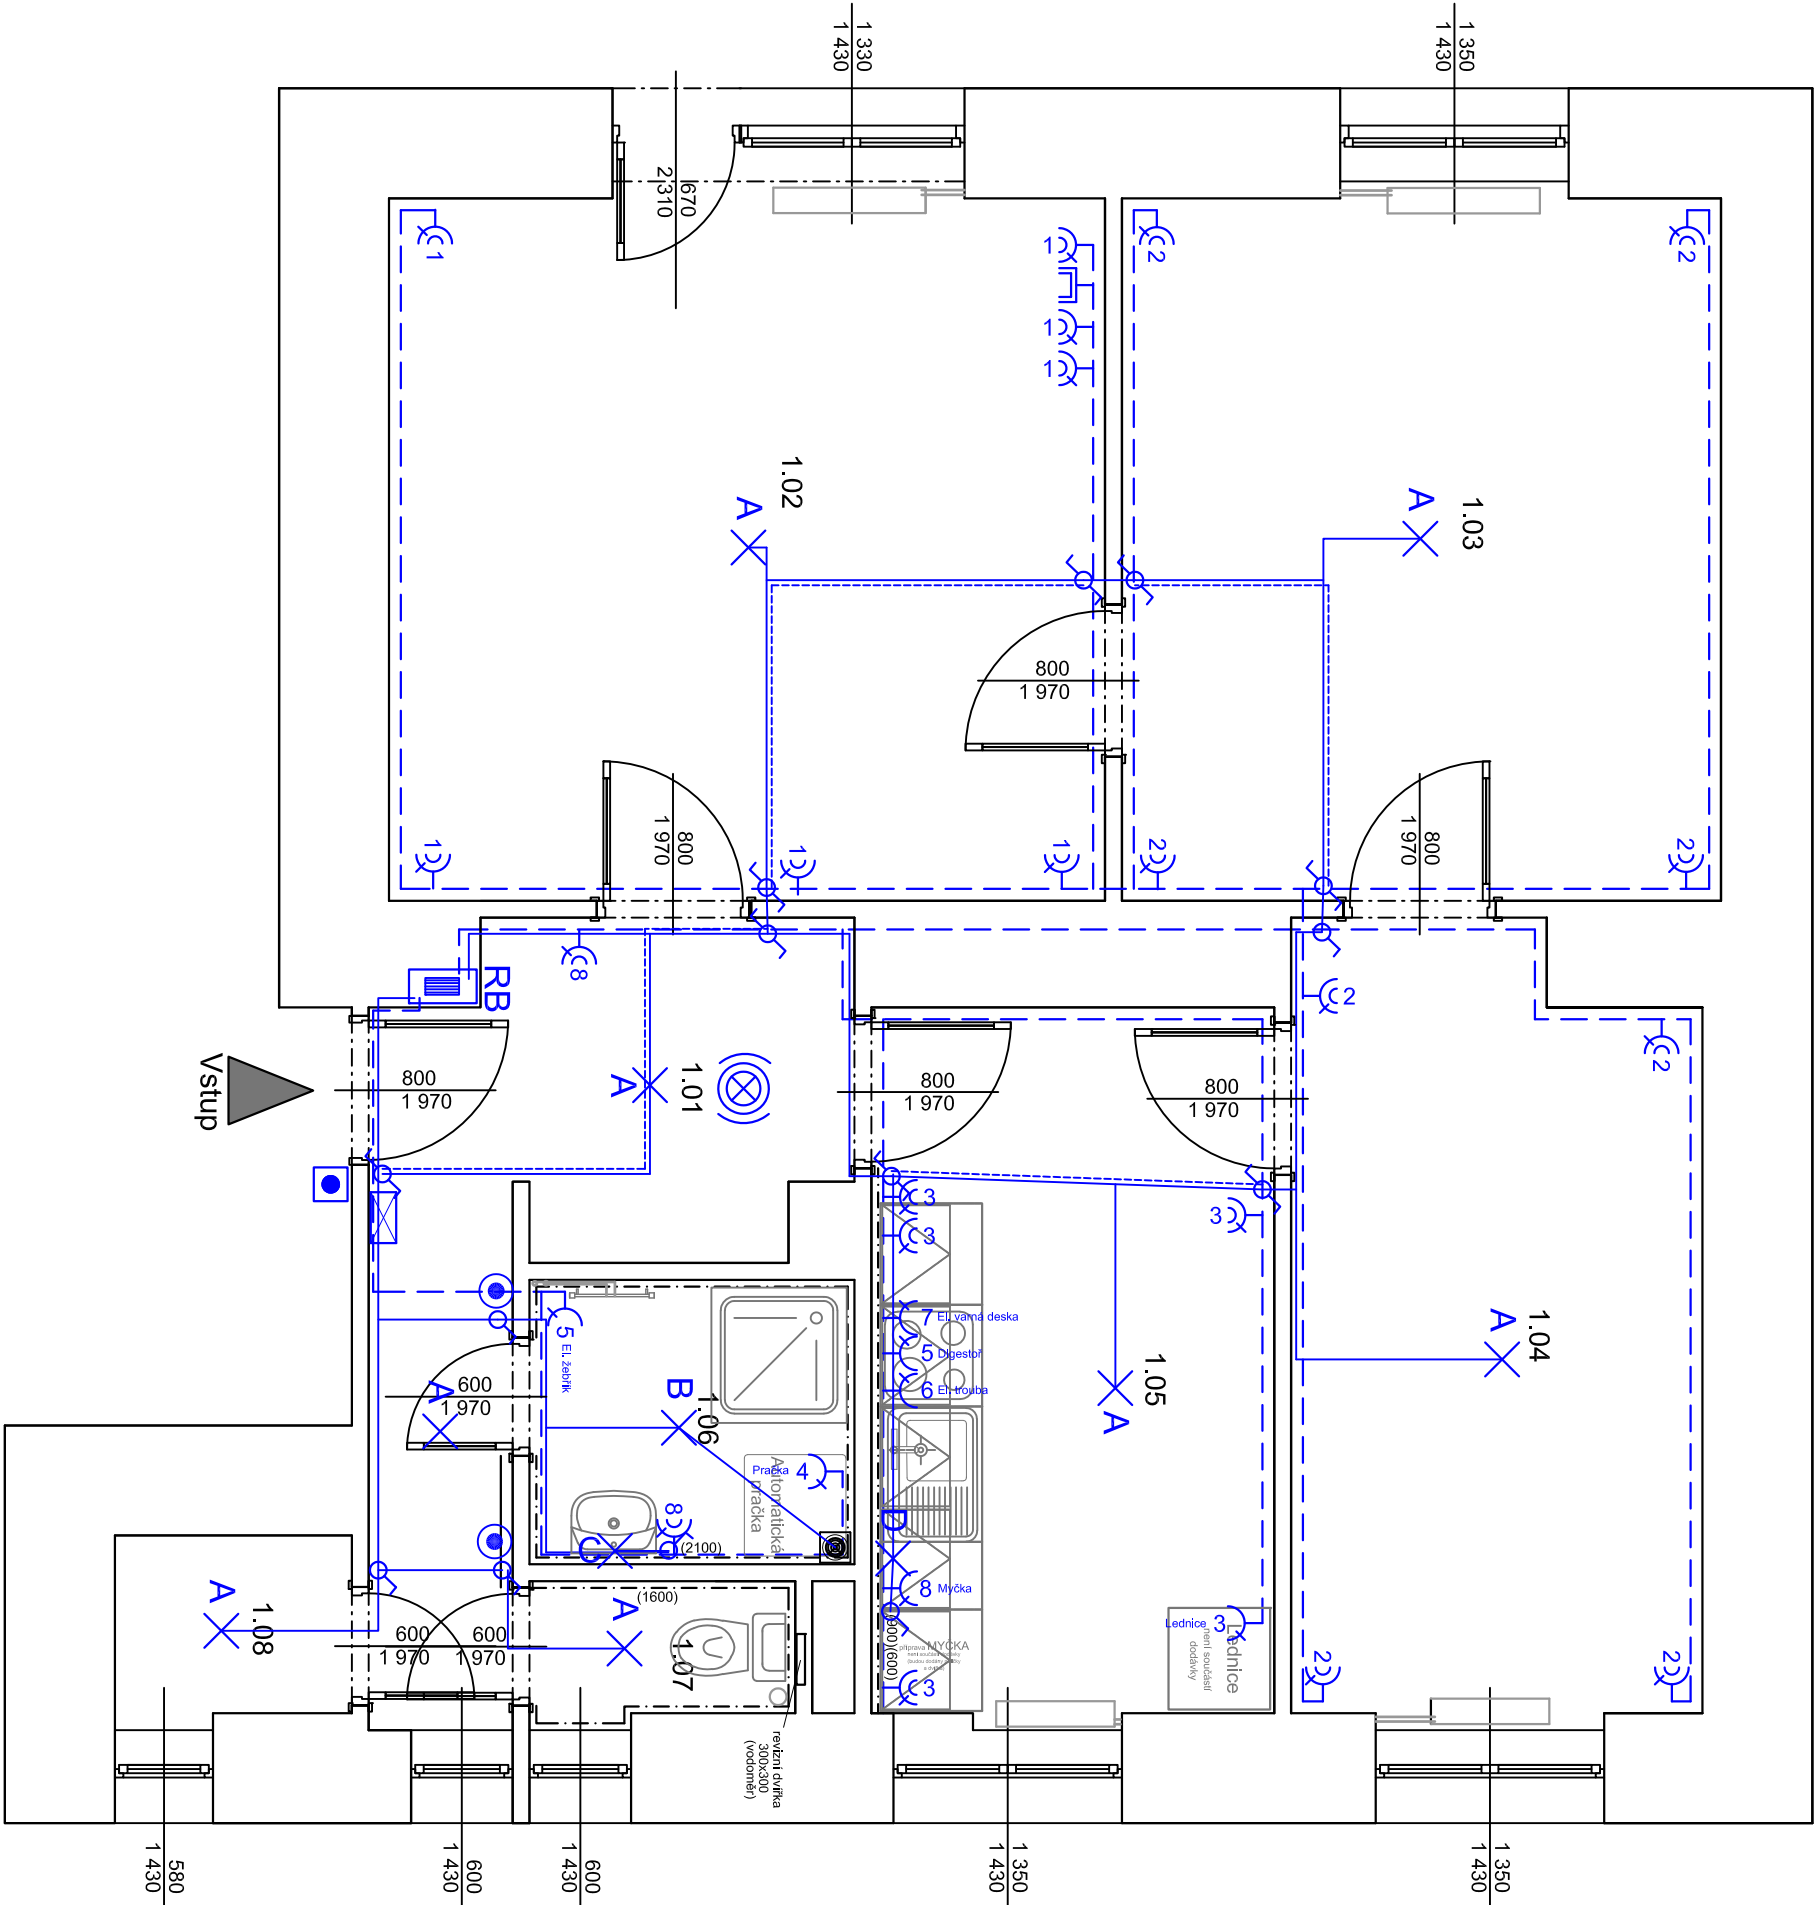

POZNÁMKY:

DO BYTOVÉ JEDNOTKY (BYTOVÝ ROZVADĚČ) A NÁSLEDNĚ K INDUKČNÍ VARNÉ DESCE BUDE PŘIVEZEN NOVÝ ROZVOD 380V.

ZÁSUVKY V JEDNOTLIVÝCH MÍSTNOSTECH +200mm.

ZÁSUVKY, SPINAČE V KUCHYNSKÉM KOUTĚ +1300mm

ZÁSUVKA PRO DIGESTOŘ +1600mm.

ZÁSUVKY V KOUPELNÁCH +1200mm - 1300mm.

VYPINAČE +1200mm - 1300mm

SVÍTLIDLA V KOUPELNÁCH SPODNIÍM OKRAJEM +1750mm

PŘESNÉ ROZMÍSTĚNÍ VÝVODŮ KUCH. LINKY BUDE ODSOUHLASENO ZÁSTUPCEM INVESTORA

PŘESNÉ ROZMÍSTĚNÍ ZÁSUVKY A SVĚTEL BUDE ODSOUHLASENO ZÁSTUPCEM INVESTORA

PŘÍSTROJE VE STEJNÉ VÝŠCE SDRUŽOVAT DO VÍCEÁN SOBÝCH RÁMEČKŮ.

SLABOPROUDÉ INSTALACE (DOMÁCÍ TELEFON, INTERNET, ANTÉNA A.T.D.) - BUDOU PROVEDENY NOVÉ ROZVODY

VODIČE BUDOU SPOJOVÁNY PŘÍMO V KRABÍČÍCH ZA ZÁSUVKAMI A VYPINAČI !!!

NUCENÉ VĚTRÁNÍ V KOUPELNĚ BUDE ŘEŠENO VENTILÁTOREM

KABELY BUDOU ULOŽENY POD OMÍTKOU NEBO VEDENY V SDK PODHLEDU.

Č.M.	NÁZEV MÍSTNOSTI	PLOCHA (m ²)	DRUH PODLAHY	POVRCH STĚN	POVRCH STROP	POZN.
1.01	CHODBA	7,62	KERAM.DLAŽBA	ŠTUK. OMÍTKA	ŠTUK. OMÍTKA	MDF LÍŠTA
1.02	POKOUJ 1	17,55	PARKETY	ŠTUK. OMÍTKA	ŠTUK. OMÍTKA	MDF LÍŠTA
1.03	POKOUJ 2	14,69	PARKETY	ŠTUK. OMÍTKA	ŠTUK. OMÍTKA	MDF LÍŠTA
1.04	POKOUJ 3	10,93	PARKETY	ŠTUK. OMÍTKA	ŠTUK. OMÍTKA	MDF LÍŠTA
1.05	KUCHYŇ	9,92	PVC	ŠTUK. OMÍTKA	ŠTUK. OMÍTKA	OBKLAD ZA LINKOU
1.06	KOUPELNA	3,23	KERAM.DLAŽBA	ŠTUK. OMÍTKA	ŠTUK. OMÍTKA	OBKLAD v.2,1m
1.07	WC	1,21	KERAM.DLAŽBA	ŠTUK. OMÍTKA	ŠTUK. OMÍTKA	OBKLAD v.1,6m
1.08	KOMORA	1,53	KERAM.DLAŽBA	ŠTUK. OMÍTKA	ŠTUK. OMÍTKA	KERAM.SOKL 10cm
CELKEM		66,68				

LEGENDA SVÍTEL:

- A X STROPNÍ LED SVÍTLIDLO IP20
- B X STROPNÍ LED SVÍTLIDLO IP44
- C X SVÍTLIDLO S LED ŽÁROVKOU NAD UMÝVADLO IP44
- D X LED PÁSEK V HLINÍKOVÉ LÍŠTĚ (DĚLKA 3,0m)

LEGENDA:

- ROZVADĚČ BYTU
- SVĚTELNÝ OBYVOD CYKY ...1,5mm
- SVĚTELNÝ OBYVOD CYKY O...1,5mm
- ZÁSUVKOVÝ OBYVOD 230V CYKY 30x2,5mm
- SPINAČ 10A 250V ŘAZENÍ 1 IP20, ZAPUŠTĚNÝ, BILÝ
- SPINAČ 10A 250V ŘAZENÍ 5 IP20, ZAPUŠTĚNÝ BILÝ
- SPINAČ 10A 250V ŘAZENÍ 6 IP20, ZAPUŠTĚNÝ, BILÝ
- SPINAČ 10A 250V ŘAZENÍ 6+6 IP20, ZAPUŠTĚNÝ, BILÝ
- SPINAČ SE SIG. DOJTUNAVKOU 10A 250V IP20, ZAPUŠTĚNÝ, BILÝ + DOBĚHOVÉ RELÉ
- ZÁSUVKA DOMOVNÍ 250V 16A IP20, ZAPUŠTĚNÁ, BILÁ
- ZÁSUVKA DOMOVNÍ DVOJNÁSOBNÁ 250V 16A IP20, ZAPUŠTĚNÁ, BILÁ
- ANTÉNNÍ ZÁSUVKA (ROZVOD BUDE VEDEN V EL CHRÁNICIČE)
- NOVÉ ZVONKOVÉ TLACÍTKO
- NOVÝ DOMÁCÍ TELEFON
- AUTONOMNÍ HLÁŠIČ KOUŘE

Ing. Zdeněk Kovář

Ing. Zuzana Greplová

Ověřil:

Investor: Statutární město Brno, městská část Brno-střed, Dominikánská 2, 601 69 Brno

Místo: Brno

Měřítko: 1 : 50

Číslo zakázky:

Stupeň: DSP

Datum: Červenec 2017

Podpis:

Č. výkresu: D1.4.3

Paže:

HRNČÍŘSKÁ 39 - oprava bytové jednotky č.4

Hrnčířská 899/39, Brno-střed, par.č. 1657/1, k.ú. Veverří (610372)

Název: ZJEDNODUŠENÝ PŮDORYS- Elektroinstalace