


VÝKRES: HRNČÍŘSKÁ 39 - oprava bytové jednotky č.4  
ZJEDNODUŠENÝ PŮDORYS- Návrh vytápění

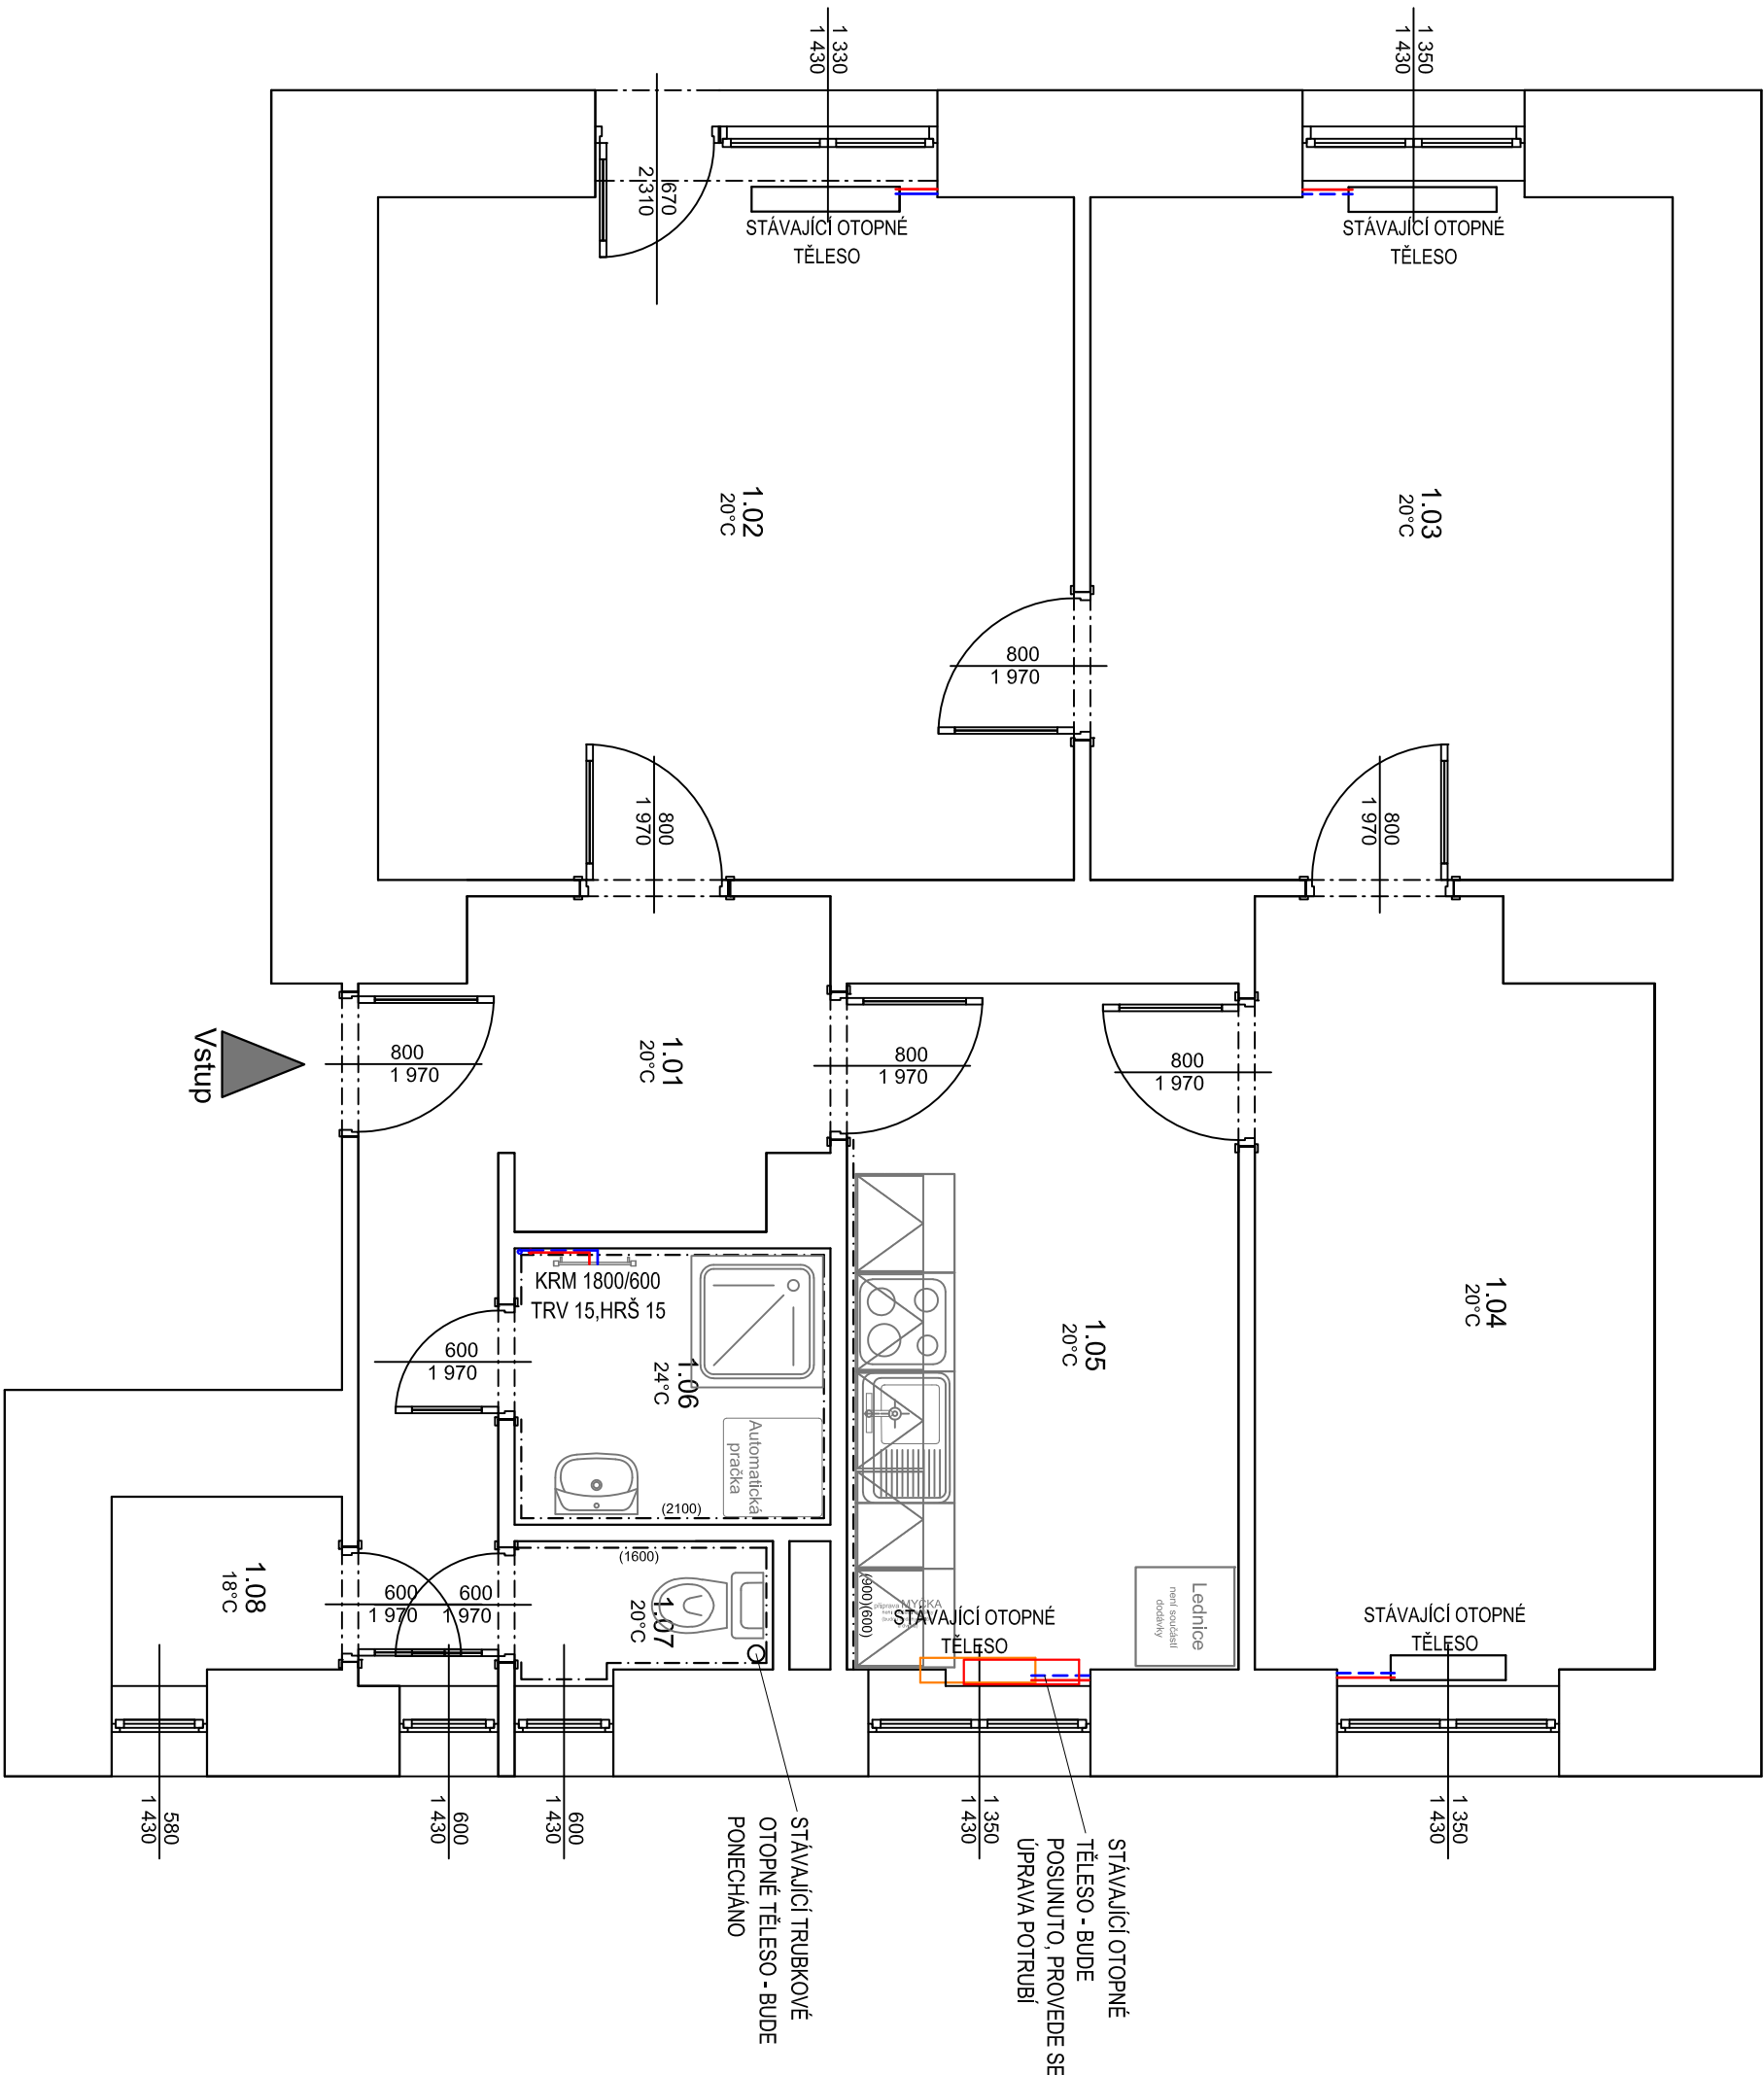

Legenda

STÁVAJÍCÍ ZDVIHO

Legenda místností

Č.M.	NÁZEV MÍSTNOSTI	PLOCHA (m <sup>2</sup> )	DRUH PODLAHY	POVRCH STĚN	POVRCH STROP	POZN.
1.01	CHODBA	7.62	KERAM.DLAŽBA	ŠTUK. OMÍTKA	ŠTUK. OMÍTKA	MDF LIŠTA
1.02	POKOUJ 1	17.55	PARKETY	ŠTUK. OMÍTKA	ŠTUK. OMÍTKA	MDF LIŠTA
1.03	POKOUJ 2	14.69	PARKETY	ŠTUK. OMÍTKA	ŠTUK. OMÍTKA	MDF LIŠTA
1.04	POKOUJ 3	10.93	PARKETY	ŠTUK. OMÍTKA	ŠTUK. OMÍTKA	MDF LIŠTA
1.05	KUCHYŇ	9.92	PVC	ŠTUK. OMÍTKA	ŠTUK. OMÍTKA	OBKLAD ZA LINKOU
1.06	KOUPELNA	3.23	KERAM.DLAŽBA	ŠTUK. OMÍTKA	ŠTUK. OMÍTKA	OBKLAD v.2,1m
1.07	WC	1.21	KERAM.DLAŽBA	ŠTUK. OMÍTKA	ŠTUK. OMÍTKA	OBKLAD v.1,6m
1.08	KOMORA	1.53	KERAM.DLAŽBA	ŠTUK. OMÍTKA	ŠTUK. OMÍTKA	KERAM.SOKL. 10cm
CELKEM		66.68				

PŘÍVOD TOPNÁ VODA  
VRÁT TOPNÁ VODA

STÁVAJÍCÍ OTOPNÉ TĚLESO  
STÁVAJÍCÍ OTOPNÁ TĚLESO BUDOU PONECHÁNY. (BUDE ODSTRANĚN POUZE STÁVAJÍCÍ OTOPNÝ ŽEBŘÍK V KOUPELNĚ A NAHRAZEN NOVÝM). BUDE ODSTRANĚN STÁVAJÍCÍ NÁTĚR. PROVEDE SE OČISTĚNÍ A NOVÝ NÁTĚR V ODSTĚNĚ BILÁ. (1X ZÁKLAD. 2X VRCHNÍ NÁTĚR). BUDE PROVEDENO NOVÉ KOTVENÍ RADIÁTORU DO ZDI. STÁVAJÍCÍ ROZVODY BUDOU NÁTŘEVY SHODNĚ S RADIÁTOREM. BUDOU OSAZENY NOVÉ TERMOSTATICKÉ HLAVICE.  
KRM 1800/600  
TRV 15,HRŠ 15  
KOMBINOVANÉ VYTÁPĚNÍ TRUBKOVÝM OTOPNÝM TĚLESEM SE STŘEDOVÝM PŘIPOJENÍM  
ODSTĚN BILÁ. TYP - ŠÍŘKA / VÝŠKA.  
- připojení na teplovodní systém robovou armaturou  
- elektrické topné těleso 900 W připojit do síťové zásuvky  
230 V přes regulátor teploty

Poznámka

- NOVÉ ROZVODY BUDOU PROVEDENY Z MĚDĚNÝCH TRUBEK. DĚLENÍ, MONTÁŽ, UCHYTCENÍ APOD. POTRUBÍ DLE POKYNU
- NOVÉ ROZVODY BUDOU NÁPOJENY NA STÁVAJÍCÍ ROZVOD
- PŘED ZAČÁTKEM STAVEBNÍCH PRACÍ NUTNO PŘEDEEM ZKONTROLOVAT VŠECHNY MÍRY A OVĚŘIT S PROJEKTOVOU DOKUMENTACÍ
- TL. OBVODOVÝCH STĚN JE ORIENTAČNÍ
- KE VŠEM POUŽITÝM VÝROBKŮM BUDOU DOLOŽENY TECHNICKÉ LISTY

**Ing. Zdeněk Kovář**

Ing. Zuzana Greplová

**Ing. Zdeněk Kovář**

Ing. Zuzana Greplová

Investor: Statutární město Brno, městská část Brno-střed, Dominikánská 2, 601 69 Brno

Místo: Brno

Stupeň: DSP

Datum: Červenec 2017

Podpis:

Č. výkresu: D1.4.1

Paže:

Měřítko: 1 : 50

Číslo zakázky:

Acce: HRNČÍŘSKÁ 39 - oprava bytové jednotky č.4

Hrnčířská 899/39, Brno-střed, par.č. 1657/1, k.ú. Veverří (610372)

Název: ZJEDNODUŠENÝ PŮDORYS- Návrh vytápění