


VÝKRES: TUČKOVA 30 - oprava bytové jednotky č.22

ZJEDNODUŠENÝ PŮDORYS- Rozvody ZTI

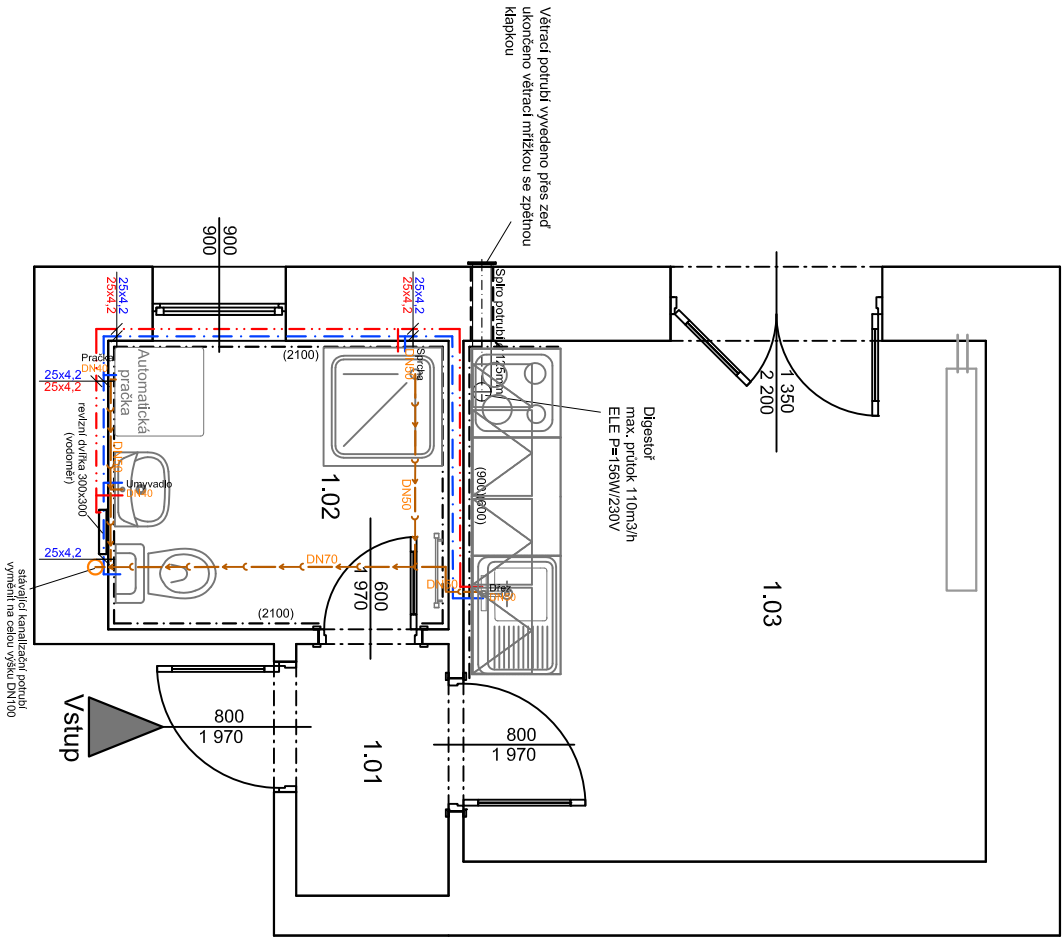

Legenda

STÁVAJÍCÍ ZDIVO

Legenda místností

Č.M.	NÁZEV MÍSTNOSTI	PLOCHA (m²)	DRUH PODLAHY	POVRCH STĚN	POVRCH STROP	POZN.
1.01	CHODBA	1,75	KERAM.DLAŽBA	ŠTUK. OMÍTKA	SDK PODHLED	KERAM.SOKL 10cm
1.02	KOUPELNA + WC	4,49	KERAM.DLAŽBA	ŠTUK. OMÍTKA	SDK PODHLED	OBKLAD v.2,1m
1.03	POKOJ + KUCHYŇ	12,43	PVC	ŠTUK. OMÍTKA	SDK PODHLED	MDF LIŠTA
CELKEM		18,67				

LEGENDA POTRUBÍ

- VODA STUDENÁ - NAPOJIT NA STÁVAJÍCÍ ROZVOD STUDENÉ (REVIZNÍ DVÍŘKA 300x300 mm)
- VODA TEPLÁ
- PŘIPOJOVACÍ POTRUBÍ KANALIZACE - NAPOJIT NA STÁVAJÍCÍ ODPADNÍ POTRUBÍ
- MATERIÁL ROZVODŮ STUDENÉ VODY: PPR - PN20
- MATERIÁL ROZVODŮ TV: PPR - PN20
- MATERIÁL PŘIPOJOVACÍ POTRUBÍ KANALIZACE: SYSTÉM HT-PP

Poznámka

- UMÝVADLO BÍLÉ ŠÍŘKY 55CM SE STOJÁNKOVOU PÁKOVOU BATERIÍ, TLAKOVÉ HADICE PN20, 2xRV1/2" S FILTREM, SIFON CHROM
- WC UMÝVÁTKO BÍLÉ ŠÍŘKY 25CM SE STOJÁNKOVOU PÁKOVOU BATERIÍ, TLAKOVÉ HADICE PN20, 2xRV1/2" S FILTREM, SIFON CHROM
- SPRCHOVÁ AKRYLÁTOVÁ VANIČKA , 80x80, ZASTĚNA S BEZPEČNOSTNÍM SKLEM, NÁSTĚNNÁ SPRCHOVÁ BATERIE SE SPRCHOU A TYČÍ S POSUVNÝM DRŽÁKEM SPRCHY
- K DŘEZU 2xRV1/2" S FILTREM, TLAKOVÉ HADICE PN20, STOJÁNKOVÁ PÁKOVÁ BATERIE S DLOUHÝM RAMÍNKEM, SIFON BILÝ
- WC KOMBI SE ZADNÍM ODPADEM, SEDÁTKO BÍLÉ, 1xRV1/2"
- VODOROVNĚ ROZVODY TV A SV BUDOU VEDENY VE ZDI
- ODSTRANIT VEŠKERÉ NEPOTŘEBNÉ ROZVODY KANALIZACE A VODY V TRASE NOVÝCH ROZVODŮ
- NUTNO POČÍTAT S VÝMĚNOU STÁVAJÍCÍHO VODOMĚŘU ZA NOVÝ, DN 15, Q3=1,6m
- STAVEBNÍ DÉLKA 110mm, VČ. UZÁVĚRŮ 2xK 3/4", NOVÁ NIKA A DVÍŘKA 300/300/150
- POTRUBÍ VODY SPÁDOVAT K VÝTOKŮM U ZAŘÍZOVACÍCH PŘEDMĚTŮ,
- POTRUBÍ VODY BUDE OPATŘENO NÁVLEKOVOU TEPELNOU IZOLACÍ TL. 9mm
- VÝŠKY A POLOHY PŘIPOJENÍ ZAŘÍZOVACÍCH PŘEDMĚTŮ BUDOU UPŘESNĚNY NA ZÁKLADĚ VYBRANÉHO TYPU ZAŘÍZOVACÍHO PŘEDMĚTU INVESTOREM
- PŘED ZAHÁJENÍM STAVEBNÍCH PRACÍ NUTNO PŘEDEM ZKONTROLOVAT VŠECHNY MÍRY A OVĚŘIT S PROJEKTOVOU DOKUMENTACÍ,
- TL. OBVODOVÝCH STĚN JE ORIENTAČNÍ
- KE VŠEM POUŽITÝM VÝROBKŮM BUDOU DOLOŽENY TECHNICKÉ LISTY

				Zodp. projektant: Ing. Zdeněk Kovář		Otisk razítka:
Investor: Statutární město Brno, městská část Brno-střed, Dominikánská 2, 601 69 Brno				Projektant: Ing. Zuzana Greplová		
Místo: Brno	Stupeň: DSP	Datum: Červenec 2017		Podpis:		
Měřítko: 1 : 50	Akce: TUČKOVA 30 - oprava bytové jednotky č.22 Tučkova 921/32, Brno-střed, par.č. 164/9, k.ú. Veverí (610372)					
Číslo zakázky:	Název: ZJEDNODUŠENÝ PŮDORYS- Rozvody ZTI				Č. výkresu: D1.4.2	Práté: