


PŮDORYS ČÁSTI 5.NP

KŘÍDLOVICKÁ 61


KŘÍDLOVICKÁ 61a



SCHÉMA OBJEKTU

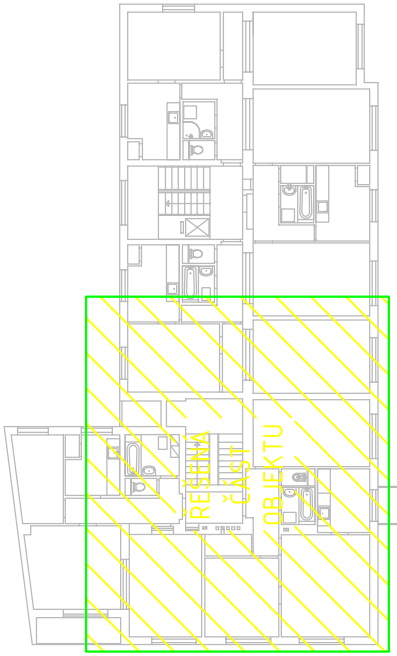


LEGENDA VZT ZNAČENÍ:

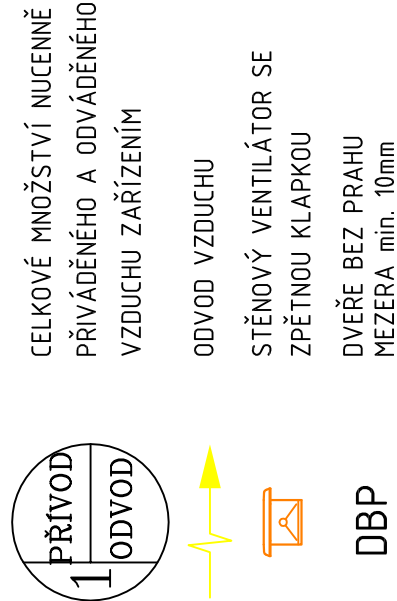

POZNÁMKY:

1. TECHNICKÁ ZPRÁVA JE NEDÍLNOU SOUČÁSTÍ VÝKRESOVÉ DOKUMENTACE
2. ŽÁDNÉ STAVEBNÍ PRÁCE ANI SDK KONSTRUKCE A PODHLEDY NEJSOU V DODÁVCE VZT
3. STOUPAČÍ VZT POTRUBÍ BUDE VODOTĚSNĚ, TO SE TÝKÁ HLAVNĚ VODOROVNĚ VEDENÝCH ČÁSTÍ A ODSKOKŮ POTRUBÍ

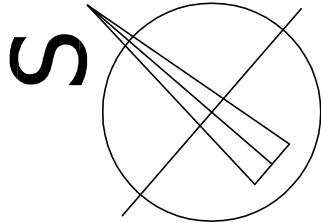

ODDĚLENÍ PROJEKCE  
TEPLÁRNY BRNO, a.s.  
Špitálka 6, 658 15 Brno  
tel. 545 162 193

 **TEPLÁRNY BRNO**

ZODPOVĚDNÝ PROJEKTANT ING. LENKA NOVÁKOVÁ	NAVRHL ING. RADEK SKALNÍK	VYPRACOVAL ING. RADEK SKALNÍK	KONTROLOVAL ING. JIŘÍ HAMERNÍK	INVESTOR ÚMČ BRNO-STŘED DOMINIKÁNSKÁ 2, 602 00 Brno
STAVBA				STUPEŇ DOKUMENTACE DSP
OPRAVA ZTI V BYTOVÝCH DOMECH ÚMČ BRNO-STŘED				
KŘÍDLOVICKÁ 61, BRNO				
VZDUCHOTECHNIKA				
STAVEBNÍ OBJEKT				
NÁZEV VÝKRESU				
PŮDORYS 5.NP				MÍSTO STAVBY BRNO - STŘED
				FORMÁT 3x A4
				DATUM 06/2016
				MĚŘÍTKO 1:50
				Č. VÝKRESU D.1.4.2.5