



ŘEZ STOUPACÍM POTRUBÍM

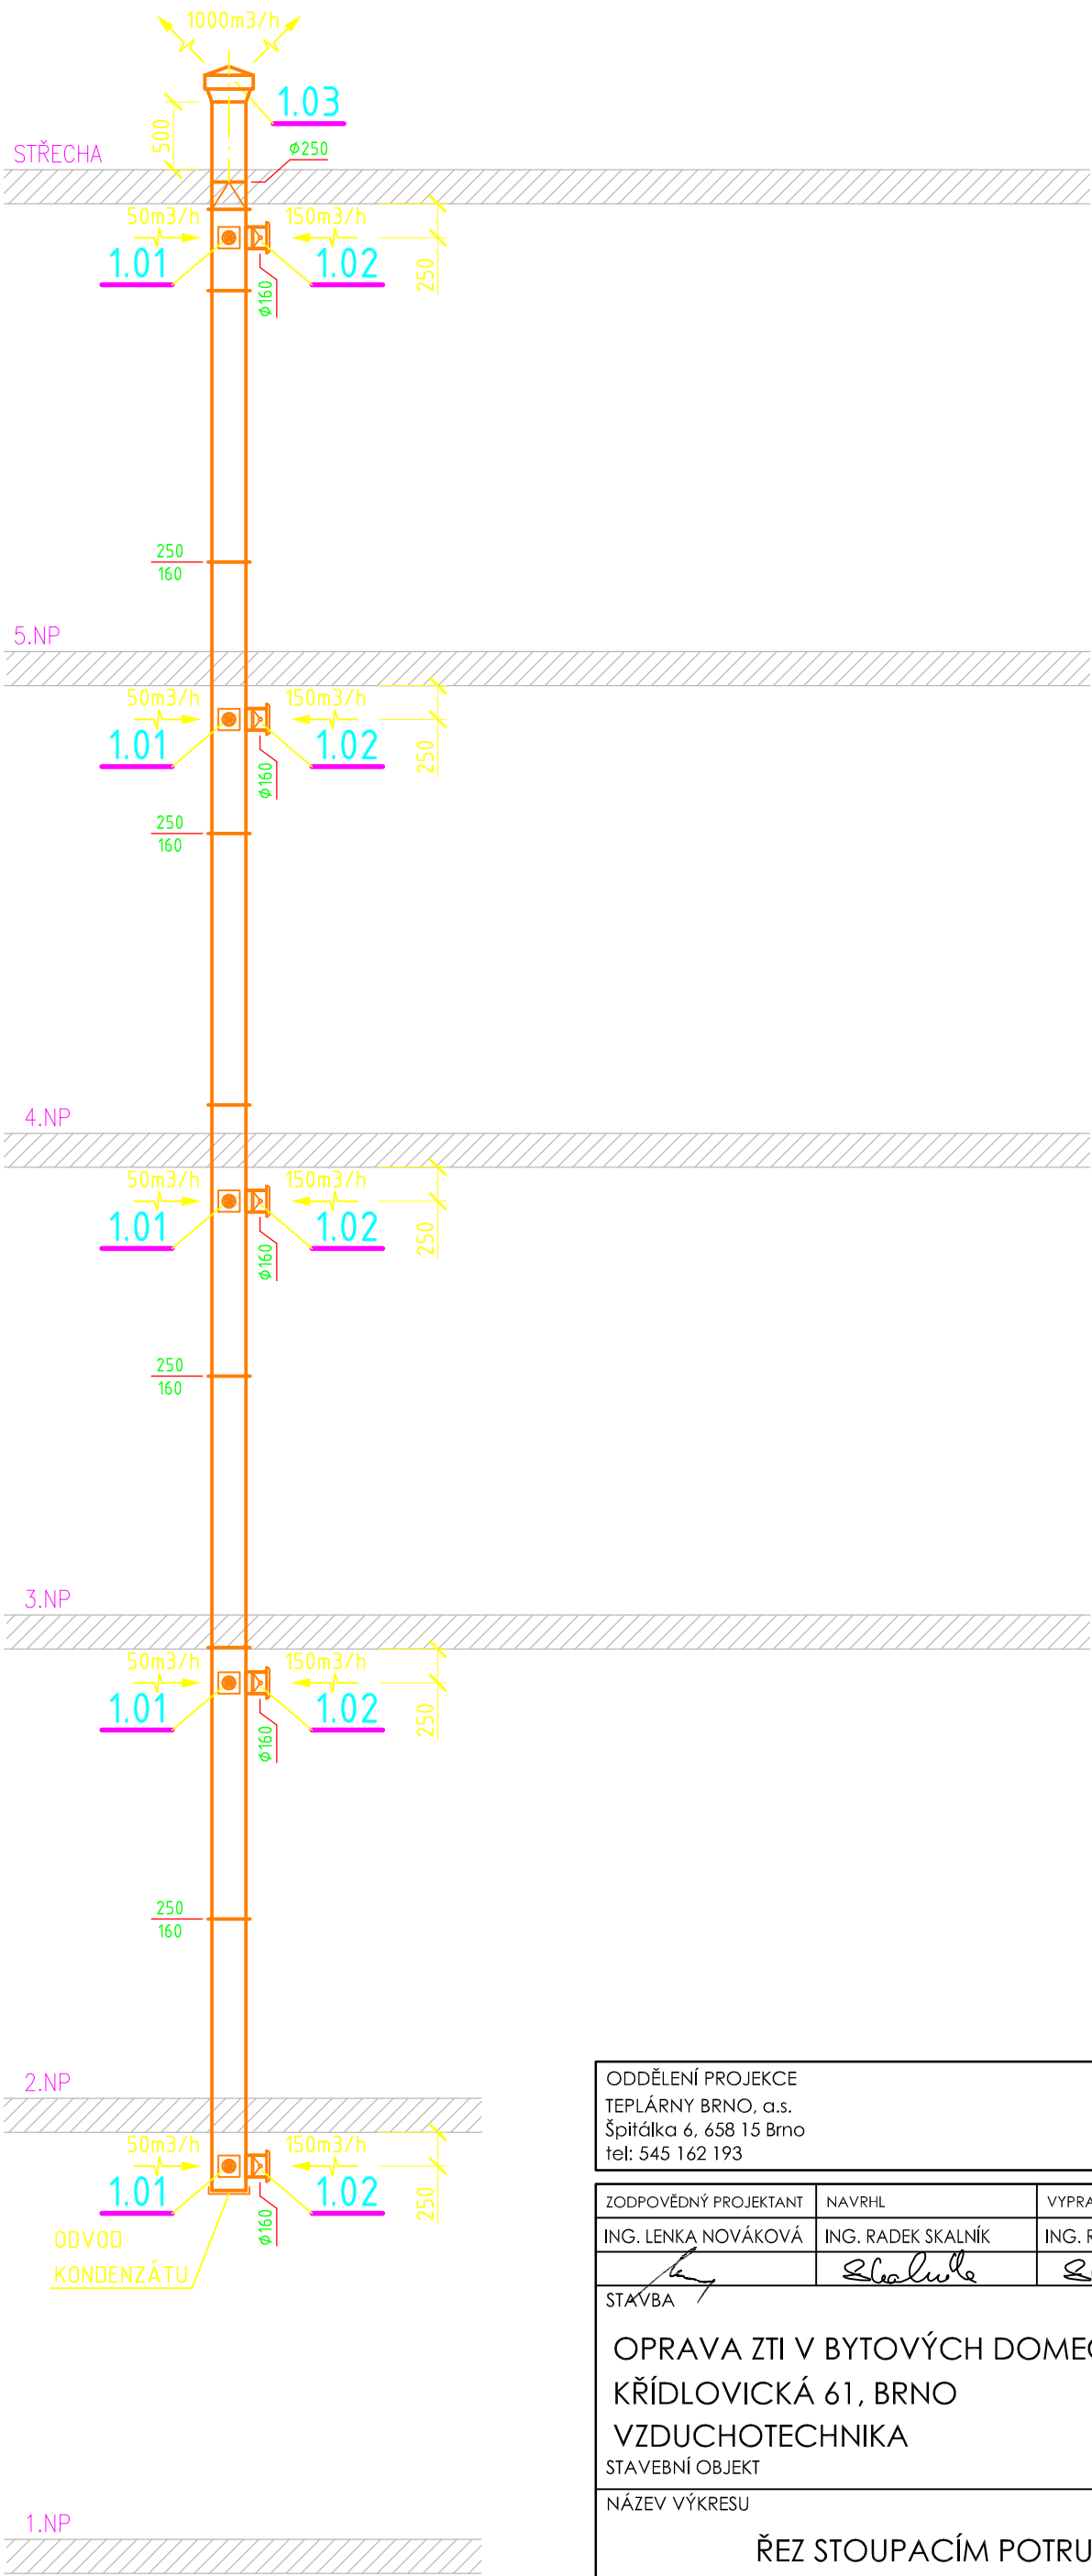

LEGENDA VZT ZNAČENÍ:

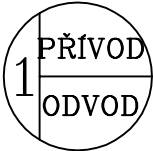

CELKOVÉ MNOŽSTVÍ NUCENNĚ
PŘIVÁDĚNÉHO A ODVÁDĚNÉHO
VZDUCHU ZAŘÍZENÍM



ODVOD VZDUCHU



STĚNOVÝ VENTILÁTOR SE
ZPĚTNOU KLAPKOU



DVEŘE BEZ PRAHU
MEZERA min. 10mm

ODDĚLENÍ PROJEKCE TEPLÁRNY BRNO, a.s. Špitálka 6, 658 15 Brno tel: 545 162 193				<div><div></div></div> TEPLÁRNY BRNO	
ZODPOVĚDNÝ PROJEKTANT	NAVRHL	VYPRACOVAL	KONTROLOVAL	INVESTOR	
ING. LENKA NOVÁKOVÁ	ING. RADEK SKALNÍK	ING. RADEK SKALNÍK	ING. JIŘÍ HAMERNÍK	ÚMČ BRNO-STŘED	
				DOMINIKÁNSKÁ 2, 602 00 Brno	
STAVBA OPRAVA ZTI V BYTOVÝCH DOMECH ÚMČ BRNO-STŘED KŘÍDLOVICKÁ 61, BRNO VZDUCHOTECHNIKA STAVEBNÍ OBJEKT NÁZEV VÝKRESU ŘEZ STOUPACÍM POTRUBÍM				STUPEŇ DOKUMENTACE DSP	
				MÍSTO STAVBY BRNO - STŘED	
				FORMÁT 2x A4	
				DATUM 06/2016	
				MĚŘÍTKO 1:50	
				ČÍSLO ZAKÁZKY 14-042	Č. VÝKRESU D.1.4.2.6