


KŘÍDLOVICKÁ 61

KŘÍDLOVICKÁ 61a

SCHÉMA OBJEKTU

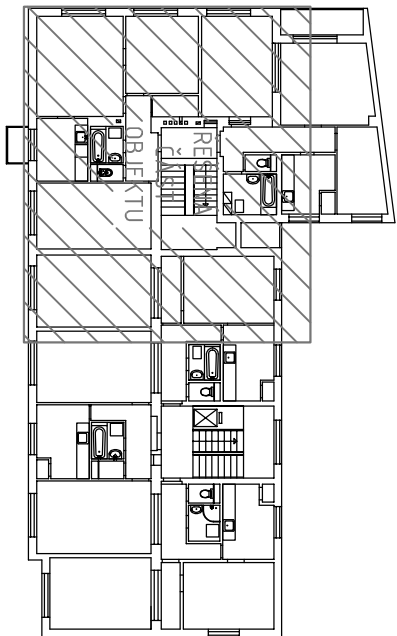

LEGENDA VZT ZNAČENÍ:

1

PŘÍVOD
ODVOD

CELKOVÉ MNOŽSTVÍ NUČENNÉ
PŘIVÁDĚNÉHO A ODVÁDĚNÉHO
VZDUCHU ZAŘÍZENÍM

ODVOD VZDUCHU

STĚNOVÝ VENTILÁTOR SE
ZPĚTNOU KLAPOUKOU

DVĚŘE BEZ PRAHU
MEZERA min. 10mm

DBP

DBP

LEGENDA MaR pro VZT:

— · — · —

TRASA KABELU MaR

1.01/02

VENTILÁTOR VZT

⊗ OSV

OSVĚTLOVACÍ TĚLESO

POZNÁMKY:

- TECHNICKÁ ZPRÁVA JE NEDÍLNOU SOUČÁSTÍ VÝKRESOVÉ DOKUMENTACE
- ŽÁDNÉ STAVEBNÍ PRÁCE ANI SDK KONSTRUKCE A PODHLEDY NEJSOU V DODÁVCE VZT
- STOUPACÍ VZT POTRUBÍ BUDE VODOTĚSNÉ, TO SE TÝKÁ HLAVNĚ VODODROVNĚ VEDENÝCH ČÁSTÍ A ODSKOKŮ POTRUBÍ



GENERÁLNÍ PROJEKTANT

TEPLÁRNY BRNO, a.s.

Okrůžní 25, 638 00 Brno

tel.: 545 161 111

TEPLÁRNY
BRNO





SUBDODAVATEL

BMS SERVIS, s.r.o.

Průční 699, 664 42 Modřice

tel.: 775 554 622

BMS
servis

ZODPOVĚDNÝ PROJEKTANT	NAVRHL	VYPRACOVAL	KONTROLOVAL	INVESTOR
ING. LENKA NOVÁKOVÁ	ING. PAVEL ŽILKA	ING. PAVEL ŽILKA	ING. JIŘÍ HAMERNÍK	ÚMČ BRNO-STŘED DOMINIKÁNSKÁ 2, 602 00 Brno
				
STAVBA				STUPEŇ
OPRAVA ZTI V BYTOVÝCH DOMECH ÚMČ BRNO-STŘED KŘÍDLOVICKÁ 61, BRNO MaR pro VZDUCHOTECHNIKU				DOKUMENTACE DSP
STAVEBNÍ OBJEKT				MÍSTO STAVBY BRNO - STŘED
				FORMÁT 2x A4
				DATUM 07/2016
NÁZEV VÝKRESU				MĚŘÍTKO 1:50
MaR PŮDORYS 5.NP				Č. VÝKRESU
				ČÍSLO ZAKÁZKY 14-042
				D.1.4.3.7