

LEGENDA MÍSTNOSTÍ

OZN.	NÁZEV	PODLAHA	STĚNY	STROP	PLOCHA [m²]	S.V. [m]	POZNÁMKA
301	WC	KERAMICKÁ DLAŽBA	ŠTUKOVÁ OMÍTKA	ŠTUKOVÁ OMÍTKA	1,84	3,200	OBKLAD STĚNY V.=1600 mm
302	CHODBA	PVC	ŠTUKOVÁ OMÍTKA	ŠTUKOVÁ OMÍTKA	4,40	3,580	PVC LIŠTY
303	KUCHYŇ	PVC	ŠTUKOVÁ OMÍTKA	ŠTUKOVÁ OMÍTKA	10,50	3,530	OBKL. STĚNY 900–1500 mm
304	POKOJ 1	PARKETY	ŠTUKOVÁ OMÍTKA	ŠTUKOVÁ OMÍTKA	22,88	3,520	DŘEVĚNÁ LIŠTA
305	KOUPELNA	KERAMICKÁ DLAŽBA	ŠTUKOVÁ OMÍTKA	ŠTUKOVÁ OMÍTKA	3,83	3,210	OBKLAD STĚNY V.=2100 mm
306	POKOJ 2	PARKETY	ŠTUKOVÁ OMÍTKA	ŠTUKOVÁ OMÍTKA	33,70	3,490	DŘEVĚNÁ LIŠTA
300	BALKÓN	KERAMICKÁ DLAŽBA	ŠTUKOVÁ OMÍTKA	–	2,63	–	SOKL 80 mm

LEGENDA ZAŘÍZENÍ:  
1. KONDENZAČNÍ PLYNOVÝ KOTEL

- VESTAVĚNÝ 55L ZÁSOBNÍK, VE SPODNÍ ČÁSTI
- KOTEL, KTERÝ MÁ OHŘEV TEPLÉ VODY V KOMBINACI S VYSOKOU EFEKTIVITOU
- PRŮTOKOVÝ OHŘÍVAČ TEPLÉ VODY
- OKAMŽITÁ A ÚSPORNÁ DODÁVKA TEPLÉ VODY

LEGENDA ZAŘÍZENÍ:

- WC KLOZET ZÁVĚSNÝ
- U UMYVADLO SE STOJÁNKOVOU BATERII
- S SPRCHOVÝ KOUT
- DJ KUCHYŇSKÝ DŘEZ
- MN MYČKA – PŘÍPRAVA
- AP AUTOMATICKÁ PRAČKA – PŘÍPRAVA

LEGENDA POTRUBÍ:

- STUDENÁ VODA
- TEPLÁ VODA

HLAVNÍ PROJEKTANT:  
**ENERGY BENEFIT CENTRE**

Energy Benefit Centre a.s.  
Křenova 438/3, 162 00 Praha 6  
tel.: +420 270 003 300  
e-mail: kontakt@energy-benefit.cz  
internet: www.energy-benefit.cz

ZPRACOVATEL ČÁSTI:  
Vyraboval:  
**Aleš Veselý**  
Zodpovědný projektant:  
Ing. Jan Košner, Ph.D.

PROJEKT:  
**Projektová dokumentace na opravu bytů – etapa 1/2017**  
**LIDICKÁ 714/69 BYT ČÍSLO 6**

STAVEBNÍK:  
Statutární město Brno, městská část Brno – střed  
Dominikánská 2, 601 69 Brno

ČÁST, PROFESE:  
**ZDRAVOTNĚ TECHNICKÉ ZAŘÍZENÍ**

VÝKRES:  
**PŮDORYS BYTU Č.6 – VODOVOD – NAVRHOVANÝ STAV**

razítko a podpis

Zakázkové číslo:  
**170090**

Datum:  
**22.06.2017**

Část:  
**D.1.4.a**

Č.výkr.:  
**01**


Paré:

Změna:  
**00**

Stupeň:  
**DSP**

Formát:  
**6 x A4**

Měřítko:  
**1:50**

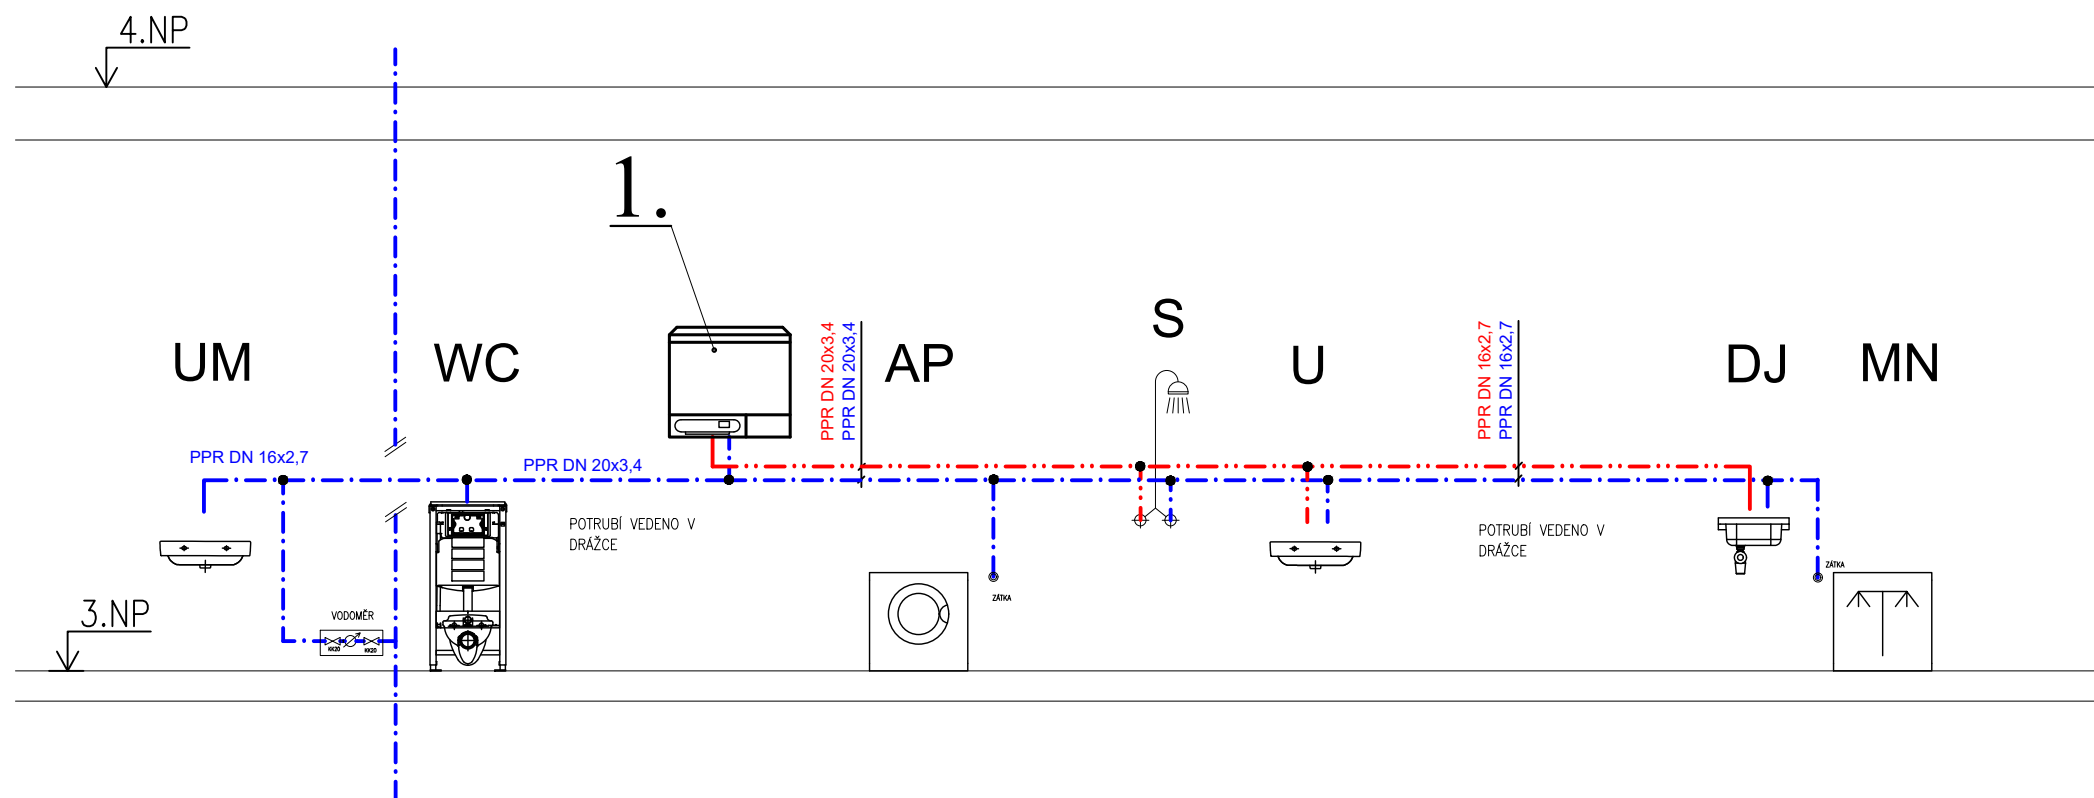

#### LEGENDA ZAŘÍZENÍ:

##### 1. KONDENZAČNÍ PLYNOVÝ KOTEL

- VESTAVĚNÝ 55L ZÁSOBNÍK, VE SPODNÍ ČÁSTI
- KOTEL, KTERÝ MÁ OHŘEV TEPLÉ VODY V KOMBINACI S VYSOKOU EFEKTIVITOU
- PRŮTOKOVÝ OHŘÍVAČ TEPLÉ VODY
- OKAMŽITÁ A ÚSPORNÁ DODÁVKA TEPLÉ VODY

#### LEGENDA ZAŘÍZENÍ:

WC	KLOZET ZÁVĚSNÝ
U	UMYVADLO SE STOJÁNKOVOU BATERIÍ
S	SPRCHOVÝ KOUT
DJ	KUCHYŇSKÝ DŘEZ
MN	MYČKA - PŘÍPRAVA
AP	AUTOMATICKÁ PRAČKA - PŘÍPRAVA

#### LEGENDA POTRUBÍ:

STUDENÁ VODA	
TEPLÁ VODA	

#### POZNÁMKA :

- VEŠKERÉ MÍRY JE NUTNO UPŘESNIT PŘI REALIZACI
- POTRUBÍ PRO ZAŘÍZOVACÍ PŘEDMĚTY Z PLASTU PPR
- POTRUBÍ BUDE OPATŘENO TEPELNOU IZOLACÍ

HLAVNÍ PROJEKTANT:



Energy Benefit Centre a.s.  
Křenova 438/3, 162 00 Praha 6  
tel.: +420 270 003 300  
e-mail: kontakt@energy-benefit.cz  
internet: www.energy-benefit.cz

ZPRACOVATEL ČÁSTI:

Vypracoval:  
**Aleš Veselý**

Zodpovědný projektant:  
**Ing. Jan Košner, Ph.D.**

PROJEKT:

**Projektová dokumentace na opravu bytů – etapa 1/2017**

**LIDICKÁ 714/69 BYT ČÍSLO 6**

STAVEBNÍK:

Statutární město Brno, městská část Brno – střed  
Dominikánská 2, 601 69 Brno

ČÁST, PROFESE:


**ZDRAVOTNĚ TECHNICKÉ ZAŘÍZENÍ**

VÝKRES:

**SCHÉMA VODOVODU**

razítko a podpis

Zakázkové číslo:		Paré:
170090		
Datum:		
22.06.2017		
Část:	Stupeň:	Změna:
D.1.4.a	DSP	00
Č.výkr.:	Formát:	Měřítko:
02	2 x A4	1:50

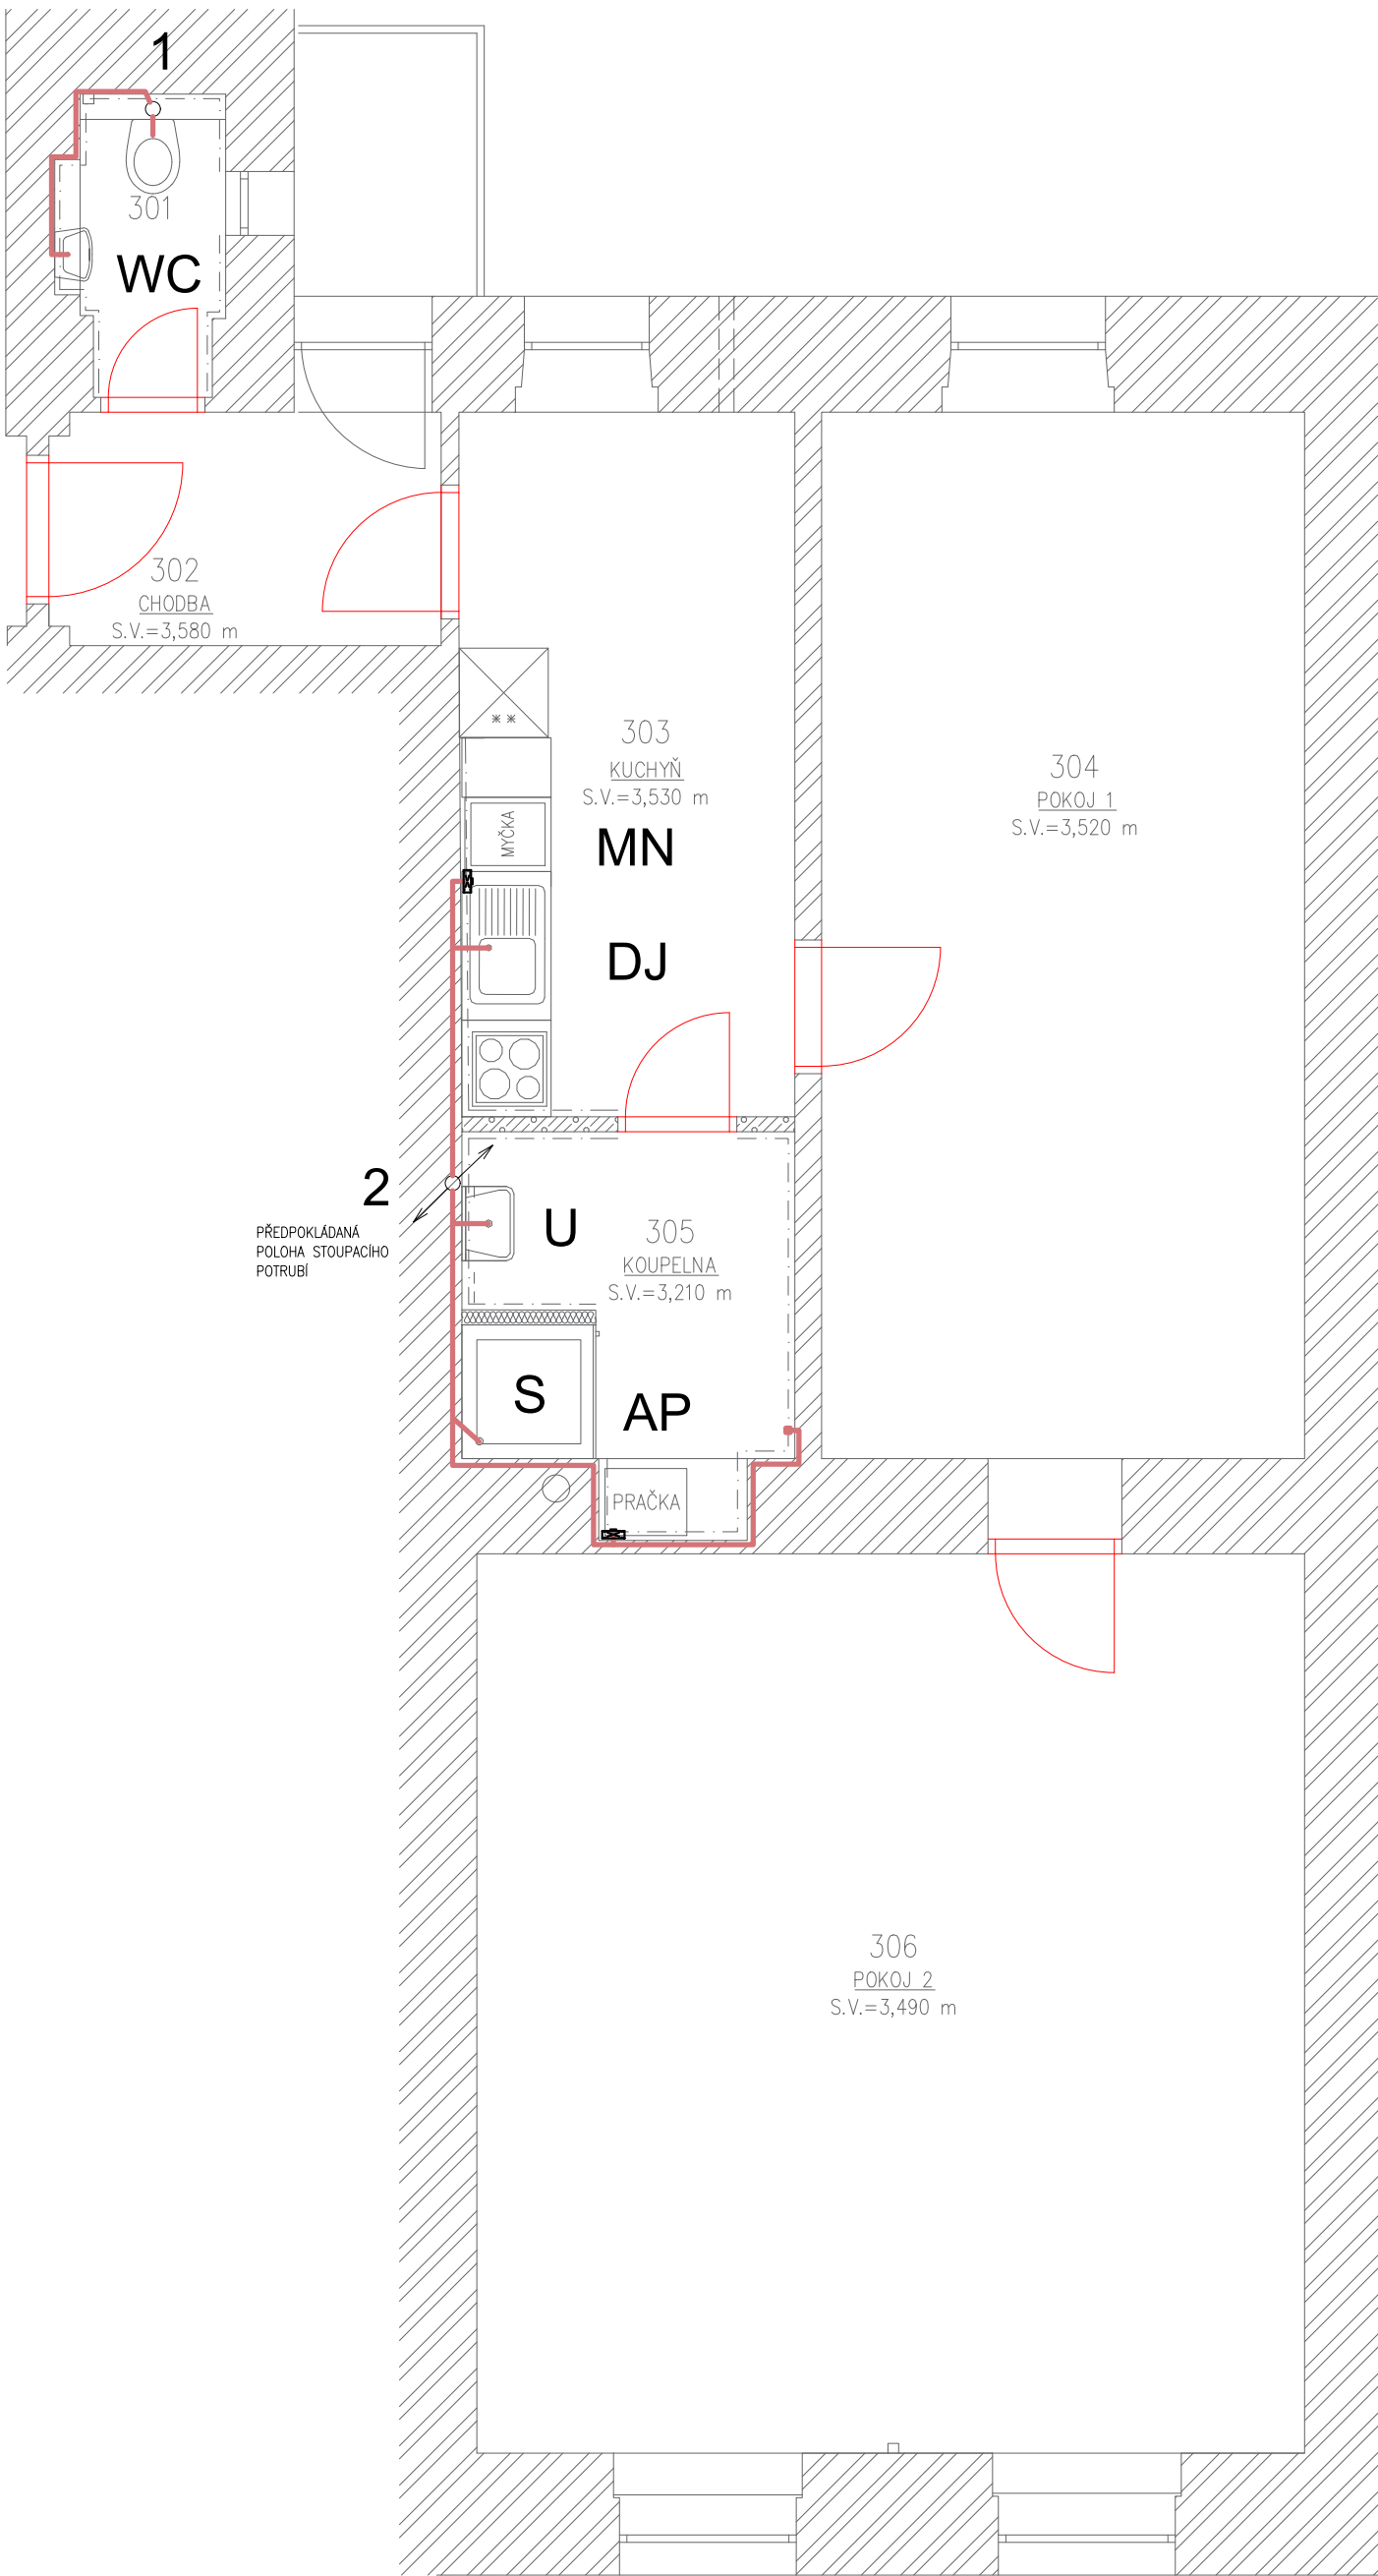

LEGENDA MÍSTNOSTÍ

OZN.	NÁZEV	PODLAHA	STĚNY	STROP	PLOCHA [m²]	S.V. [m]	POZNÁMKA
301	WC	KERAMICKÁ DLAŽBA	ŠTUKOVÁ OMÍTKA	ŠTUKOVÁ OMÍTKA	1,84	3,200	OBKLAD STĚNY V.=1600 mm
302	CHODBA	PVC	ŠTUKOVÁ OMÍTKA	ŠTUKOVÁ OMÍTKA	4,40	3,580	PVC LIŠTY
303	KUCHYŇ	PVC	ŠTUKOVÁ OMÍTKA	ŠTUKOVÁ OMÍTKA	10,50	3,530	OBKL. STĚNY 900–1500 mm
304	POKOJ 1	PARKETY	ŠTUKOVÁ OMÍTKA	ŠTUKOVÁ OMÍTKA	22,88	3,520	DŘEVĚNÁ LIŠTA
305	KOUPELNA	KERAMICKÁ DLAŽBA	ŠTUKOVÁ OMÍTKA	ŠTUKOVÁ OMÍTKA	3,83	3,210	OBKLAD STĚNY V.=2100 mm
306	POKOJ 2	PARKETY	ŠTUKOVÁ OMÍTKA	ŠTUKOVÁ OMÍTKA	33,70	3,490	DŘEVĚNÁ LIŠTA
300	BALKÓN	KERAMICKÁ DLAŽBA	ŠTUKOVÁ OMÍTKA	–	2,63	–	SOKL 80 mm

LEGENDA POTRUBÍ:

- KANALIZAČNÍ POTRUBÍ NAPOJOVACÍ PP– HT
- KANALIZAČNÍ POTRUBÍ – STÁVAJÍCÍ

POZNÁMKA :

VEŠKERÉ MÍRY NUTNO UPŘESNIT PŘI REALIZACI

LEGENDA ZAŘIZOVACÍCH PŘEDMĚTŮ:

- WC

WC MÍSA KERAMICKÁ ZÁVĚSNÁ  
HORNÍ HRANA v.400 mm  
VODA SV, DN15, v.1000mm  
+PDOMÍTKOVÝ MODUL K OBEZDĚNÍ  
S INTEGROVANÝM ROHOVÝM VENTILEM  
(DODÁVKA VÝROBCE)

- U

UMYVADLO ZÁPUSTNÉ KERAMICKÉ  
ŠÍŘKA 540 mm, HORNÍ HRANA v.850 mm  
ODPAD DN40, v.530 mm  
VODA SV/TV, 2xRV DN15, v.580MM  
+BATERIE STOJÁNKOVÁ PÁKOVÁ G 1/2  
+UMYVADLOVÝ SIFON VODNÍ DN40 – PLAST  
+OVLÁDÁNÍ ODTOKU  
+SOUČÁSTÍ JE ZRCADLO 540x800 mm

- DJ

DŘEZ GRANITOVÝ JEDNODUCHÝ  
HORNÍ HRANA v.900 mm  
ODPAD DN50, v450mm  
VODA SV/TV, 2xRV DN15, v580 mm  
+BATERIE STOJÁNKOVÁ PÁKOVÁ G 1/2  
+UMYVADLOVÝ SIFON VODNÍ DN40 – PLAST

- S

SPRCHOVÁ VANIČKA PLASTOVÁ  
DNO VANIČKY v.100 mm  
ODPAD DN50, V PODLAŽE  
+NÁSTĚNNÁ PÁKOVÁ BATERIE  
+SIFON VANIČKOVÝ DN50 – PLAST  
+POSUVNÁ SPRCHOVÁ TYČ

- AP

(AUTOMATICKÁ PRAČKA  
HORNÍ HRANA v500 mm  
ODPAD DN50  
VODA SV, DN15) – PŘÍPRAVA

- MN

(MYČKA NÁDOBÍ  
HORNÍ HRANA V.500 mm  
ODPAD DN50  
VODA SV, DN15) – PŘÍPRAVA

HLAVNÍ PROJEKTANT:



Energy Benefit Centre a.s.  
Křenova 438/3, 162 00 Praha 6  
tel.: +420 270 003 300  
e-mail: kontakt@energy-benefit.cz  
internet: www.energy-benefit.cz

ZPRACOVATEL ČÁSTI:

Vypracoval:

Aleš Veselý

Zodpovědný projektant:

Ing. Jan Košner, Ph.D.

PROJEKT:

Projektová dokumentace na opravu bytů – etapa 1/2017  
LIDICKÁ 714/69 BYT ČÍSLO 6

STAVEBNÍK:

Statutární město Brno, městská část Brno – střed  
Dominikánská 2, 601 69 Brno

ČÁST, PROFESE:

ZDRAVOTNĚ TECHNICKÉ ZAŘÍZENÍ

VÝKRES:

PŮDORYS BYTU Č.6 – KANALIZACE – NAVRHOVANÝ STAV

razítko a podpis

Zakázkové číslo:

170090

Datum:

22.06.2017

Část:

D.1.4.a

Stupeň:

DSP

Změna:

00

Č.výkr.:


03

Formát:

6 x A4

Měřítko:

1:50

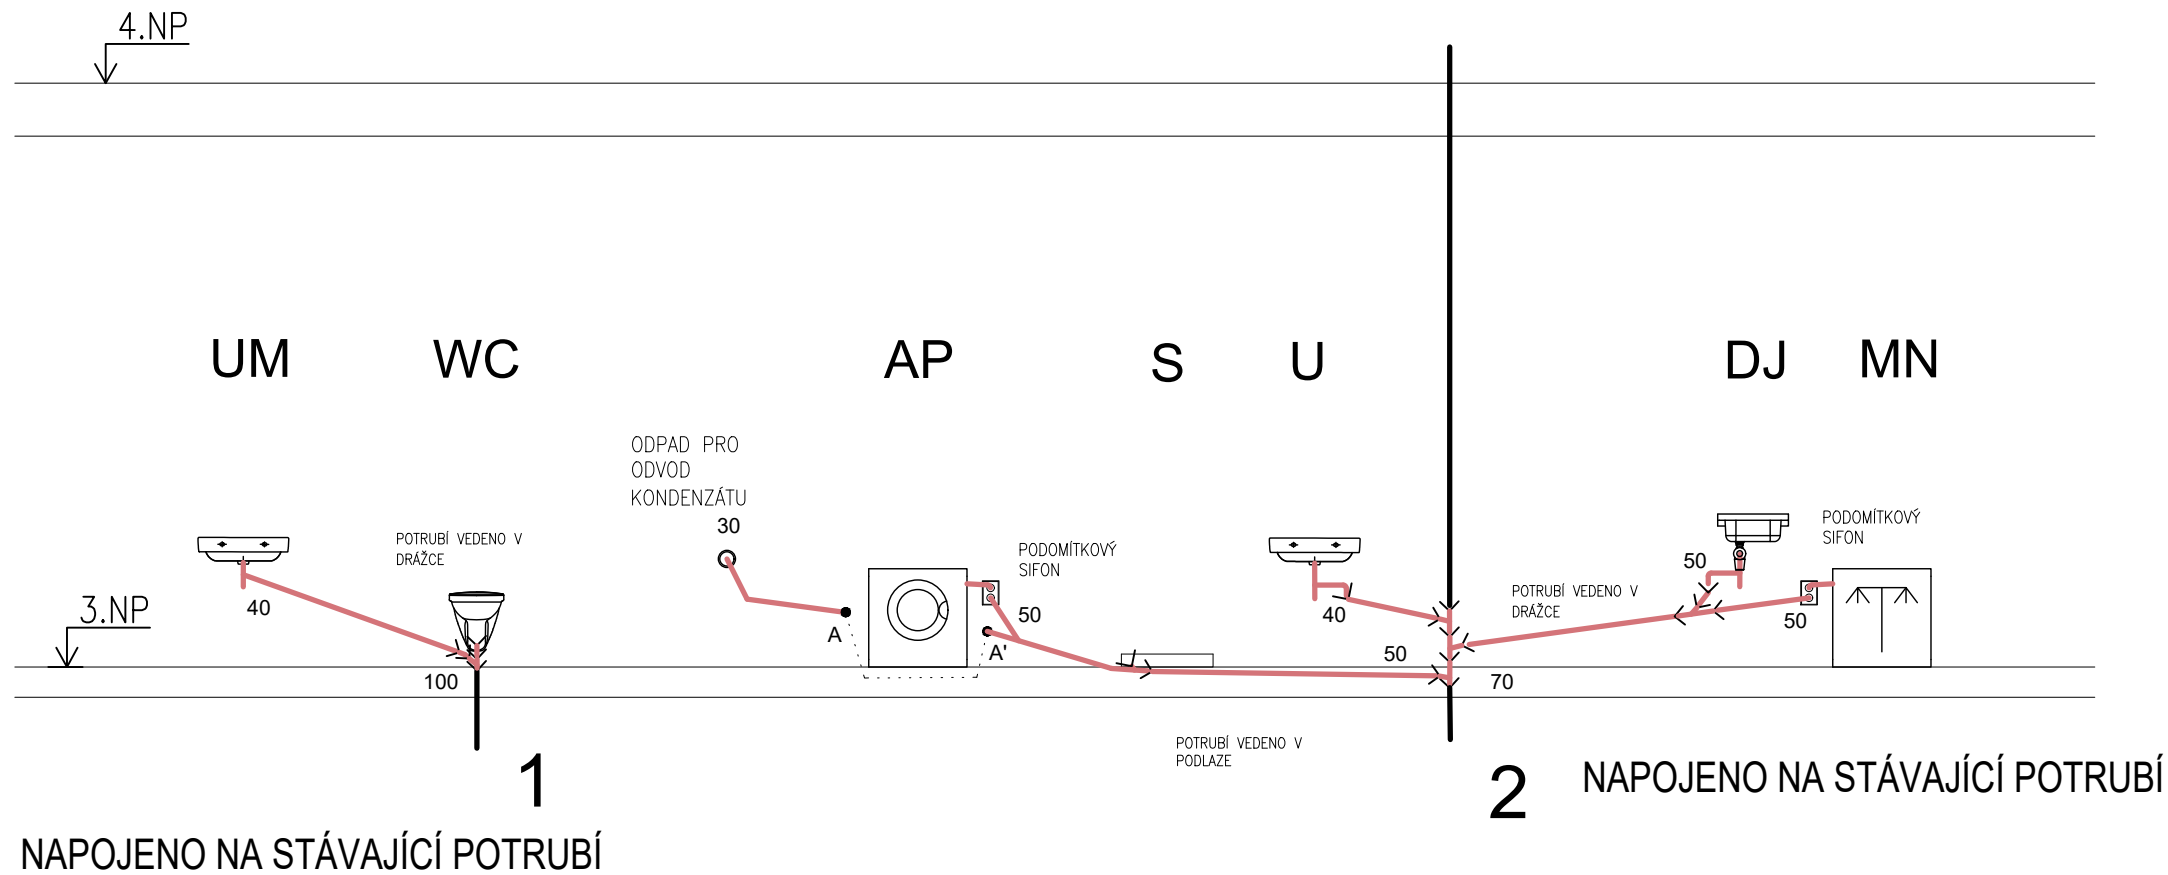

LEGENDA MÍSTNOSTÍ

OZN.	NÁZEV	PODLAHA	STĚNY	STROP	PLOCHA [m²]	S.V. [m]	POZNÁMKA
301	WC	KERAMICKÁ DLAŽBA	ŠTUKOVÁ OMÍTKA	ŠTUKOVÁ OMÍTKA	1,84	3,200	OBKLAD STĚNY V=1600 mm
302	CHODBA	PVC	ŠTUKOVÁ OMÍTKA	ŠTUKOVÁ OMÍTKA	4,40	3,580	PVC LIŠTY
303	KUCHYŇ	PVC	ŠTUKOVÁ OMÍTKA	ŠTUKOVÁ OMÍTKA	10,50	3,530	OBKL. STĚNY 900-1500 mm
304	POKJ 1	PARKETY	ŠTUKOVÁ OMÍTKA	ŠTUKOVÁ OMÍTKA	22,88	3,520	DŘEVĚNÁ LIŠTA
305	KOUPELNA	KERAMICKÁ DLAŽBA	ŠTUKOVÁ OMÍTKA	ŠTUKOVÁ OMÍTKA	3,83	3,210	OBKLAD STĚNY V=2100 mm
306	POKJ 2	PARKETY	ŠTUKOVÁ OMÍTKA	ŠTUKOVÁ OMÍTKA	33,70	3,490	DŘEVĚNÁ LIŠTA
300	BALKÓN	KERAMICKÁ DLAŽBA	ŠTUKOVÁ OMÍTKA	-	2,63	-	SOKL 80 mm

LEGENDA POTRUBÍ:

- KANALIZAČNÍ POTRUBÍ NAPOJOVACÍ PP- HT
- KANALIZAČNÍ POTRUBÍ - STÁVAJÍCÍ

POZNÁMKA :

VEŠKERÉ MÍRY NUTNO UPŘESNIT PŘI REALIZACI

LEGENDA ZAŘIZOVACÍCH PŘEDMĚTŮ:

WC WC MISA KERAMICKÁ ZÁVĚSNÁ  
HORNÍ HRANA v.400 mm  
VODA SV, DN15, v.1000mm  
+POTRUBÍ VEDENO V DŘÁŽCE  
S INTEGROVANÝM ROHOVÝM VENTILEM  
(DODÁVKA VÝROBCE)

U UMYVADLO ZÁPUSTNÉ KERAMICKÉ  
ŠÍŘKA 540 mm, HORNÍ HRANA v.850 mm  
ODPAD DN40, v.530 mm  
VODA SV/TV, 2xRV DN15, v.580MM  
+BATERIE STOJÁNKOVÁ PÁKOVÁ G 1/2  
+UMYVADLOVÝ SIFON VODNÍ DN40 - PLAST  
+OVLÁDÁNÍ ODTOKU  
+SOUČÁSTI JE ZRCADLO 540x800 mm

DJ DŘEZ GRANITOVÝ JEDNODUCHÝ  
HORNÍ HRANA v.900 mm  
ODPAD DN50, v.450mm  
VODA SV/TV, 2xRV DN15, v.580 mm  
+BATERIE STOJÁNKOVÁ PÁKOVÁ G 1/2  
+UMYVADLOVÝ SIFON VODNÍ DN40 - PLAST

S SPRCHOVÁ VANIČKA PLASTOVÁ  
DNO VANIČKY v.100 mm  
ODPAD DN50, V PODLAŽE  
+NÁSTĚNNÁ PÁKOVÁ BATERIE  
+SIFON VANIČKOVÝ DN50 - PLAST  
+POSUVNÁ SPRCHOVÁ TYČ

AP (AUTOMATICKÁ PRAČKA  
HORNÍ HRANA v500 mm  
ODPAD DN50  
VODA SV, DN15) - PŘÍPRAVA

MN (MÝČKA NÁDOBÍ  
HORNÍ HRANA V.500 mm  
ODPAD DN50  
VODA SV, DN15) - PŘÍPRAVA

HLAVNÍ PROJEKTANT:



Energy Benefit Centre a.s.  
Křenova 438/3, 162 00 Praha 6  
tel.: +420 270 003 300  
e-mail: kontakt@energy-benefit.cz  
internet: www.energy-benefit.cz

ZPRACOVATEL ČASTI:

Vypracoval:  
Aleš Veselý

Zodpovědný projektant:  
Ing. Jan Košner, Ph.D.

PROJEKT:

Projektová dokumentace na opravu bytů – etapa  
1/2017  
LIDICKÁ 714/69 BYT ČÍSLO 6

STAVEBNÍK:

Statutární město Brno, městská část Brno – střed  
Dominikánská 2, 601 69 Brno

ČÁST, PROFESE:


ZDRAVOTNĚ TECHNICKÉ ZAŘÍZENÍ

VÝKRES:

SCHÉMA KANALIZACE

razítko a podpis

Zakázkové číslo:		Paré:
170090		
Datum:		
22.06.2017		
Část:	Stupeň:	Změna:
D.1.4.a	DSP	00
Č.výkr.:	Formát:	Měřítko:
04	2 x A4	1:50

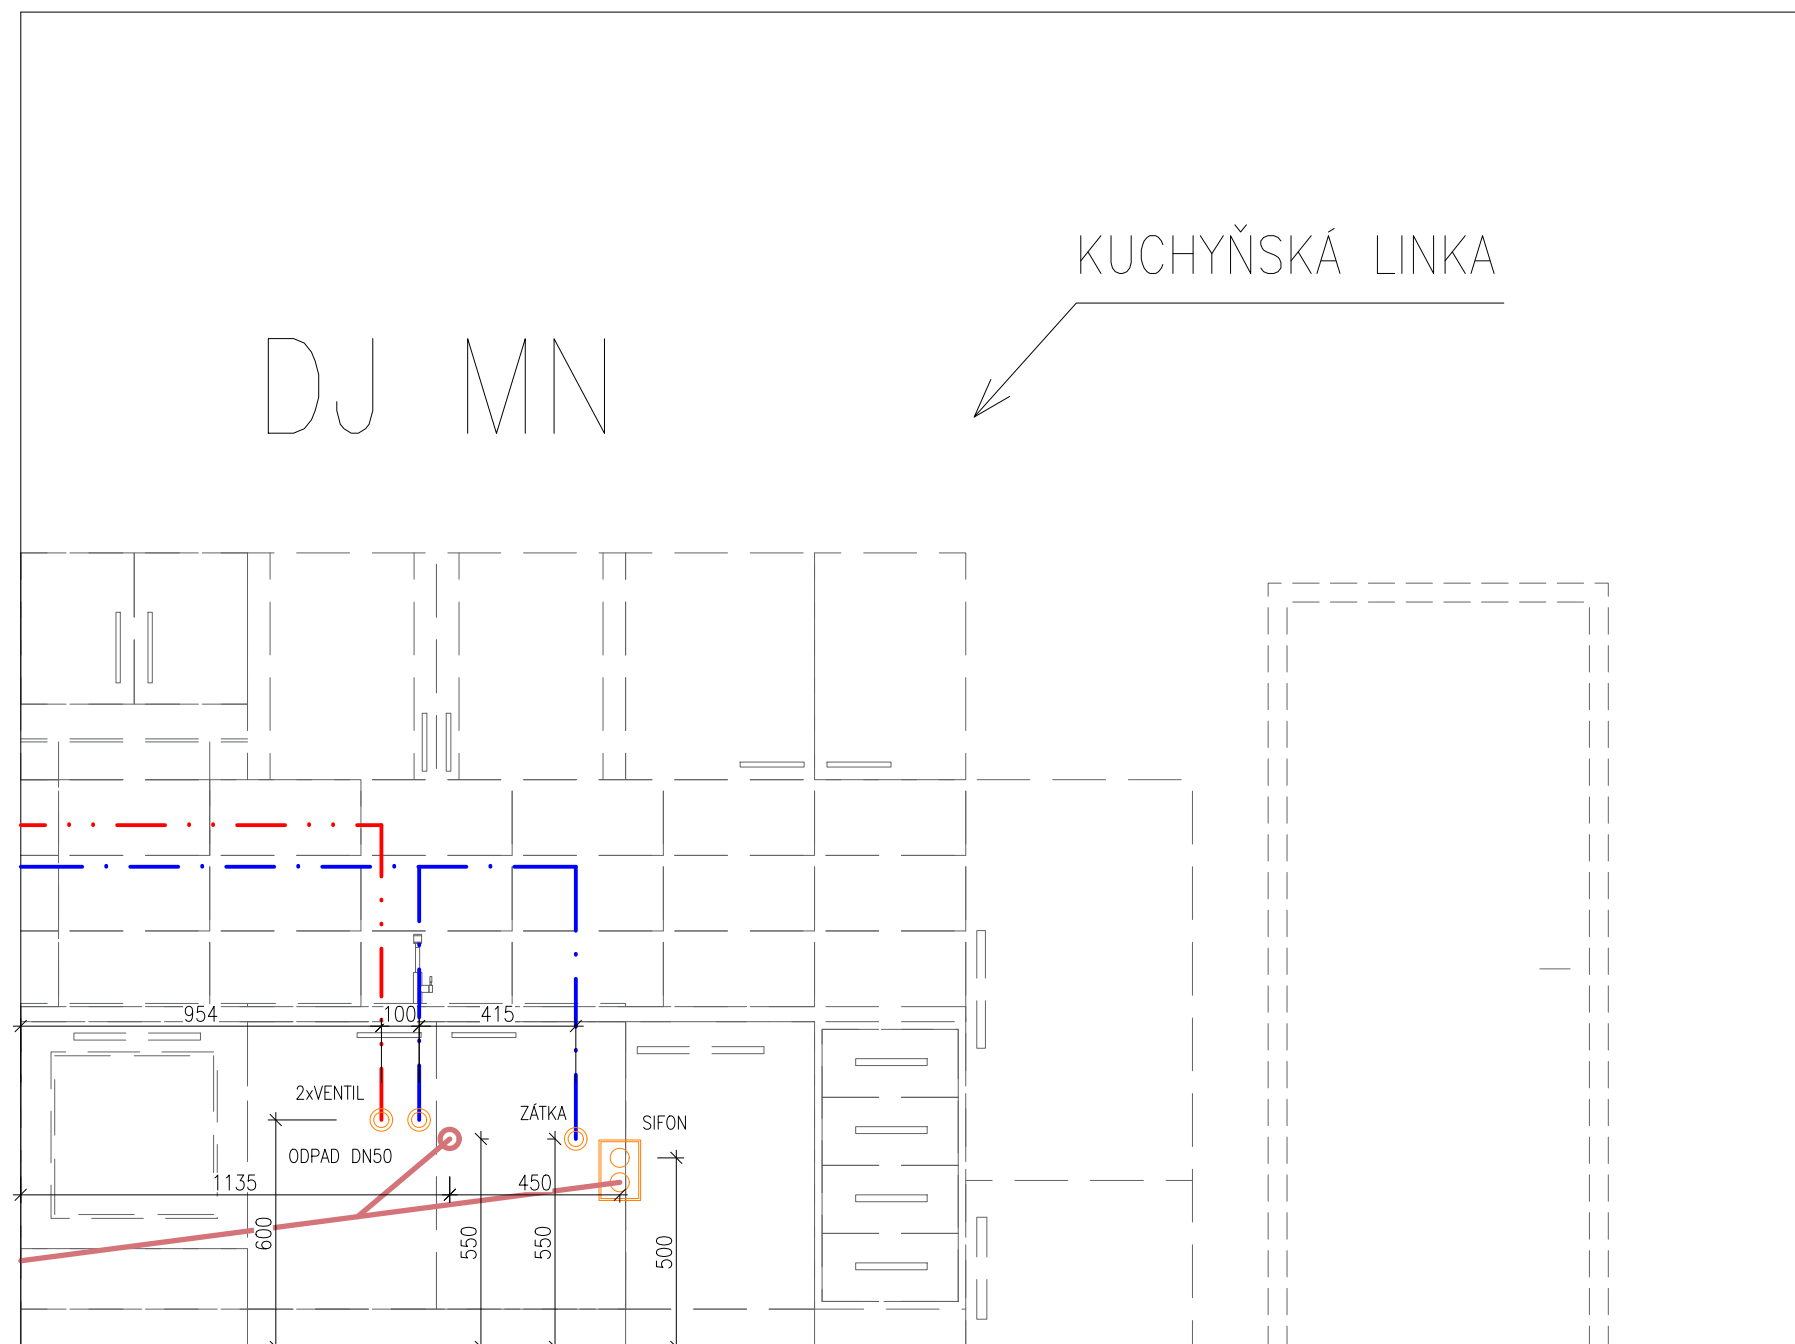

## LEGENDA POTRUBÍ:

STUDENÁ VODA

TEPLÁ VODA

KANALIZAČNÍ

POTRUBÍ

NAPOJOVACÍ

PP- HT

## LEGENDA ZAŘÍZENÍ:

DJ KUCHYŇSKÝ DŘEZ

MN MYČKA – PŘÍPRAVA

AP AUTOMATICKÁ PRAČKA – PŘÍPRAVA

## POZNÁMKA :

VEŠKERÉ DALŠÍ MÍRY NUTNO UPŘESNIT PŘI  
REALIZACI

HLAVNÍ PROJEKTANT:



Energy Benefit Centre a.s.  
Křenova 438/3, 162 00 Praha 6  
tel.: +420 270 003 300  
e-mail: kontakt@energy-benefit.cz  
internet: www.energy-benefit.cz

ZPRACOVATEL ČASTI:

Vypracoval:  
Aleš Veselý

Zodpovědný projektant:  
Ing. Jan Košner, Ph.D.

PROJEKT:

Projektová dokumentace na opravu bytů – etapa  
1/2017  
LIDICKÁ 714/69 BYT ČÍSLO 6

STAVEBNÍK:

Statutární město Brno, městská část Brno – střed  
Dominikánská 2, 601 69 Brno

ČÁST, PROFESE:

ZDRAVOTNĚ TECHNICKÉ ZAŘÍZENÍ

VÝKRES:

SCHÉMA ZAPOJENÍ KUCHYŇSKÉ LINKY

razítko a podpis

Zakázkové číslo:		Paré:
170090		
Datum:		
22.06.2017		
Část:	Stupeň:	Změna:
D.1.4.a	DSP	00
Č.výkr.:	Formát:	Měřítko:
05	2 x A4	1:50