


VÝKRES: KŘÍŽOVÁ 8 - oprava bytové jednotky č.1.1  
ZJEDNODUŠENÝ PŮDORYS- Rozvody ZTI

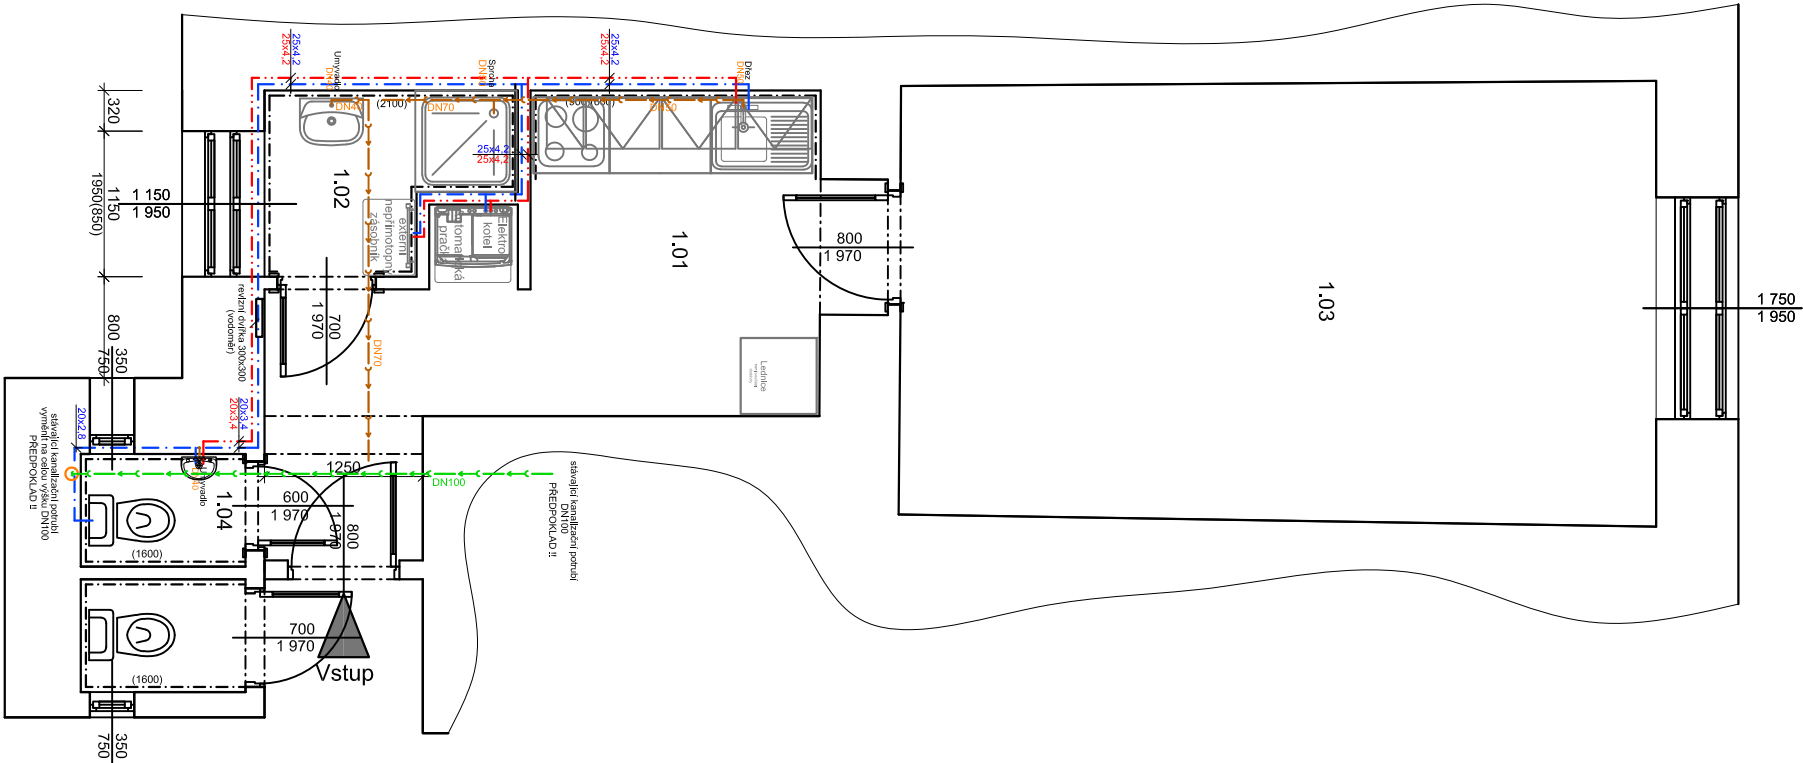

Legenda

ZDÍVO

Legenda místností

Č.M.	NÁZEV MÍSTNOSTI	PLOCHA (m²)	DŘUH PODLAHY	POVRCH STĚN	POVRCH STŘOP	POZN.
1.01	CHODBA	9,87	PVC	ŠTUK. OMÍTKA	SDK PODHLED	MDF LŠTA
1.02	KOUPELNA	2,40	KERAM.DLAŽBA	ŠTUK. OMÍTKA	SDK PODHLED	OBKLAD v.2.1m
1.03	POKOU 1	20,87	PVC	ŠTUK. OMÍTKA	SDK PODHLED	MDF LŠTA
1.04	WC	1,15	KERAM.DLAŽBA	ŠTUK. OMÍTKA	SDK PODHLED	OBKLAD v.1,6m
CELKEM		34,29				

LEGENDA POTRUBÍ

- VODA STUDENÁ - NÁPOJIT NA STÁVAJÍCÍ ROZVOD STUDENÉ ( REVIZNÍ DVĚŘKA 300x300 mm)
- VODA TEPLÁ
- PŘÍPOJOVACÍ POTRUBÍ KANALIZACE - NÁPOJIT NA STÁVAJÍCÍ ODPADNÍ POTRUBÍ
- MATERIÁL ROZVODŮ STUDENÉ VODY: PPR - PN20
- MATERIÁL ROZVODŮ TV: PPR - PN20
- MATERIÁL PŘÍPOJOVACÍ POTRUBÍ KANALIZACE: SYSTÉM HT-PP

Poznámka

- UMÝVADLO BILÉ ŠÍŘKY 55CM SE STOJÁNKOVOU PÁKOVOU BATERIÍ, TLAKOVÉ HADICE PN20, 2KRV1/2" S FILTREM, SIFON CHROM
- WC UMÝVATKO BILÉ ŠÍŘKY 25CM SE STOJÁNKOVOU PÁKOVOU BATERIÍ, TLAKOVÉ HADICE PN20, 2KRV1/2" S FILTREM, SIFON CHROM
- SPRCHOVÁ AKRYLÁTOVÁ VANÍČKA , 80x80, ZASTĚNA S BEZPEČNOSTNÍM SKLEM, NASTĚNNÁ SPRCHOVÁ BATERIE SE SPRCHOU A TYČÍ S POSUVNÝM DRŽÁKEM SPRCHY
- K DŘEZU 2KRV1/2" S FILTREM, TLAKOVÉ HADICE PN20, STOJÁNKOVÁ PÁKOVÁ BATERIE S DLUHÝM RAMÍNKEM, SIFON BILÝ
- WC KOMBÍ SE ZADNÍM ODPADEM, SEDÁTKO BILÉ, 1KRV1/2"
- VODOROVNÉ ROZVODY TV A SV BUDOU VEDENY VE ZDI
- ODSŘANTNÍ VEŠKERÉ NEPOTŘEBNÉ ROZVODY KANALIZACE A VODY V TRASE NOVÝCH ROZVODŮ
- NUTNO POČÍTAT S VYMĚNOU STÁVAJÍCÍHO VODOMĚŘU ZA NOVÝ, DN 15, Q3=1,6m
- STAVEBNÍ DELKA 110mm, VČ. UZÁVĚRU 2Kč 34,-, NOVÁ NIKA A DVĚŘKA 300/300/150
- POTRUBÍ VODY SPÁDOVAT K VÝTOKUM U ZAŘÍZOVACÍCH PŘEDMĚTŮ.
- POTRUBÍ VODY BUDE OPAĚŘENO NÁVLEKOVOU TEPELNOU IZOLACÍ TL. 9mm
- VÝŠKY A POLOHY PŘÍPOJENÍ ZAŘÍZOVACÍCH PŘEDMĚTŮ BUDOU UPŘESNĚNY NA ZÁKLADĚ VYBRANÉHO TYPU ZAŘÍZOVACÍHO PŘEDMĚTU INVESTOREM
- PŘED ZAHÁJENÍM STAVEBNÍCH PRACÍ NUTNO PŘEDEM ZKONTROLOVAT VŠECHNY MÍRY A OVĚŘIT S PROJEKTOVOU DOKUMENTACÍ.
- TL. OBVODOVÝCH STĚN JE ORIENTAČNÍ
- KE VŠEM POUŽITÝM VÝROBKUM BUDOU DOLOŽENY TECHNICKÉ LÍSTY

**Ing. Zdeněk Kovář**

Ing. Zuzana Greplová

Zodp. projektant:

Projektant:

Ověř. razítka:

Investor: Statutární město Brno, městská část Brno-sřed, Dominikánská 2, 601 69 Brno

Místo: Brno

Stupeň: DSP

Datum: Červen 2017

Podpis:

Měřítko: 1 : 50

Akce: KŘÍŽOVÁ 8 - oprava bytové jednotky č.1.1

Číslo zakázky: Křížová 103/8, Brno-sřed ,par.č. 931, k.ú. Staré Brno (610089)

Název: ZJEDNODUŠENÝ PŮDORYS- Rozvody ZTI

Č. výkresu: D1.4.2

Paré: 1