


VÝKRES: KŘÍŽOVÁ 8 - oprava bytové jednotky č.1.1
ZJEDNODUŠENÝ PŮDORYS- Návrh vytápění

 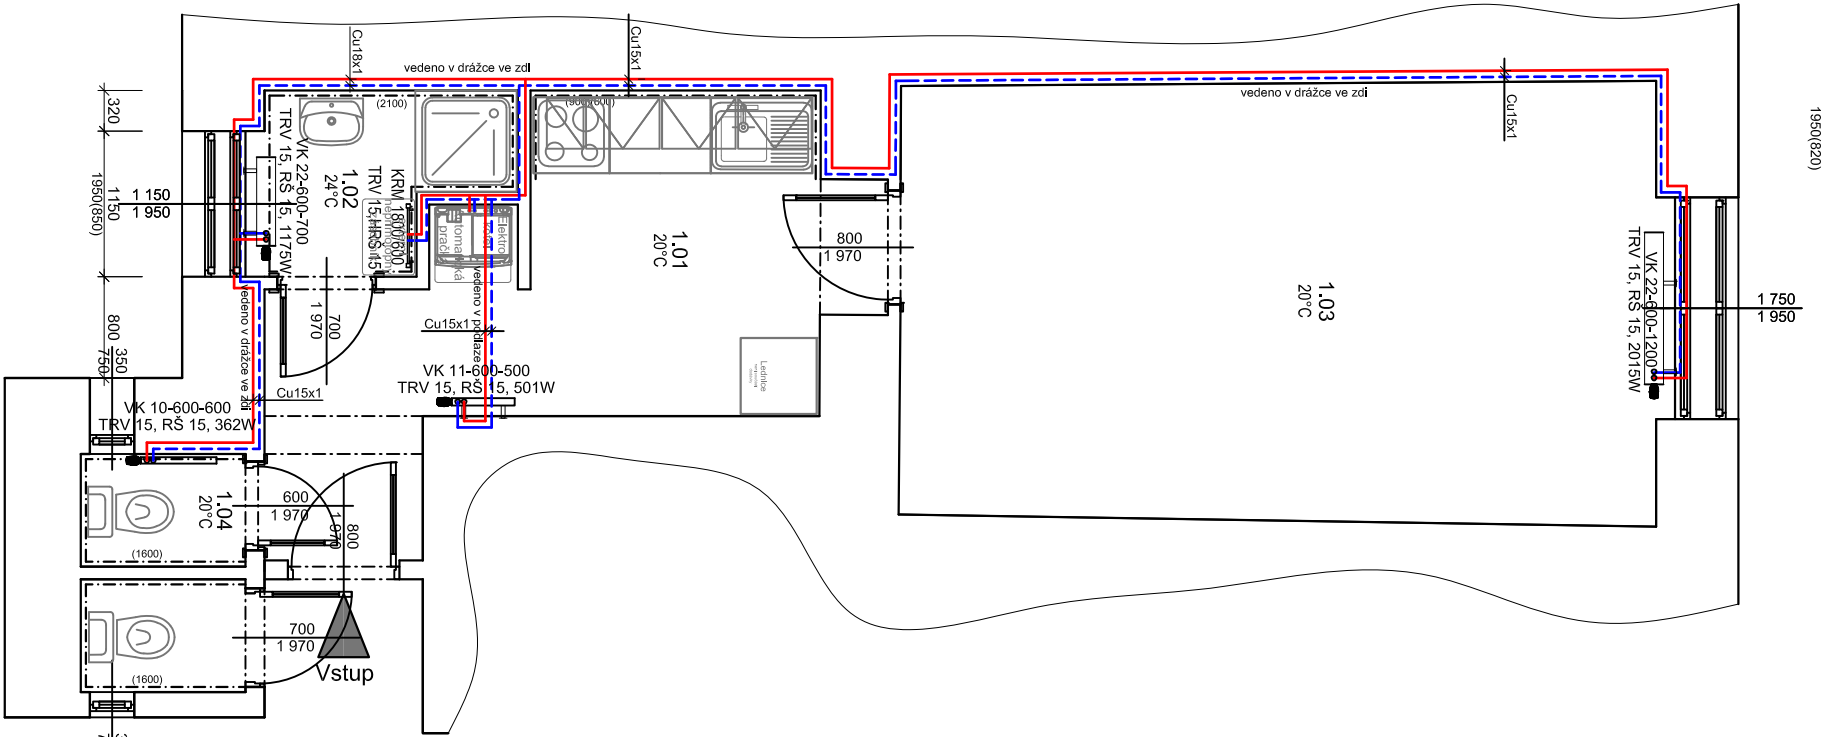


Legenda




Legenda místností

Č.M.	NÁZEV MÍSTNOSTI	PLOCHA (m ²)	DRUH PODLAHY	POVRCH STĚN	POVRCH STROP	POZN.
1.01	CHODBA	9,87	PVC	ŠTUK. OMÍTKA	SDK PODHLED	MDF LÍŠTA
1.02	KOUPELNA	2,40	KERAM.DLAŽBA	ŠTUK. OMÍTKA	SDK PODHLED	OBKLAD v.2,1m
1.03	POKOU 1	20,87	PVC	ŠTUK. OMÍTKA	SDK PODHLED	MDF LÍŠTA
1.04	WC	1,15	KERAM.DLAŽBA	ŠTUK. OMÍTKA	SDK PODHLED	OBKLAD v.1,6m
CELKEM		34,29				



DETAIL PŘÍPOJENÍ OT

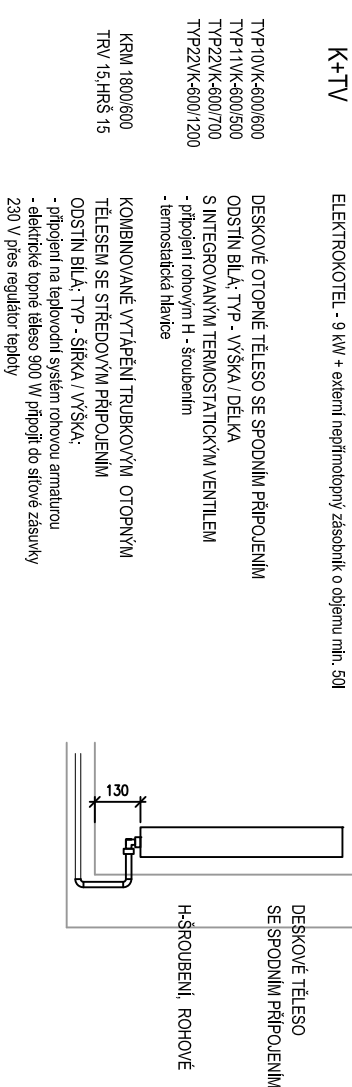

Poznámka

- VEŠKERÉ ROZVODY TOPENÍ BUDOU PROVEDENY TAK, ABY BYLY ŘADNĚ ODVZDUŠNITELNÉ A VYPUSTITELNÉ
- ROZVODY BUDOU PROVEDENY Z MĚDĚNÝCH TRUBEK, DĚLENÍ, MONTÁŽ, UCHYCNĚNÍ APOD. POTRUBÍ DLE POKYNU A POŽADAVKŮ VÝROBCE
- PŘI PRŮCHODU POTRUBÍ PŘES KONSTRUKCE BUDE POTRUBÍ ULÓŽENO V CHRÁNIČCE, VZNIKLÝ PROSTOR MEZI CHRÁNIČKOU A POTRUBÍM BUDE VYPLNĚN
- MÍSTA ULÓŽENÍ POTRUBÍ JSOU NA VÝKRESECH NAZNAČENA SCHEMATICKY, JE PROTO NUTNÉ DODRŽOVAT MAXIMÁLNÍ VZDÁLENOSTI ZÁVĚSŮ PODLE DOPORUČENÍ VÝROBCE POTRUBÍ
- NUTNO ZAJISTIT VŠEOBECNOU ZÁSADU, ŽE VE VŠECH NEVYŠŠÍCH MÍSTECH POTRUBNÍHO SYSTÉMU JE NUTNO UMIŠTIT ODVZDUŠŇOVACÍ VENTILY. I KDYŽ TO NEJÍ NA VÝKRESECH VYZNAČENO, V PŘÍPADĚ JAKÉKOLIV ZMĚNY, VYNUCENÉ SITUACI NA MONTÁŽI, JE NUTNO ZAMEZIT VZNIKU ÚSEKU POTRUBÍ BEZ MOŽNOSTI ODVZDUŠNĚNÍ A JE NUTNO ZAJISTIT ODVZDUŠNĚNÍ VŠECH NEVYŠŠÍCH MÍST POTRUBÍ, ROVNĚŽ JE NUTNO ZAJISTIT MOŽNOST VYPOUŠTĚNÍ VODY Z POTRUBÍ
- PRŮRAZY PŘES ZED PROVADĚT POMOCÍ JÁDROVÝCH VRTŮ
- PŘED ZAHÁJENÍM STAVEBNÍCH PRACÍ NUTNO PŘEDEM ZKONTROLOVAT VŠECHNY MÍRY A OVĚŘIT S PROJEKTOVOU DOKUMENTACÍ
- TL. OBVODOVÝCH STĚN JE ORIENTAČNÍ
- KE VŠEM POUŽITÝM VYROBKŮM BUDOU DOLOŽENY TECHNICKÉ LISTY

		Zodp. projektant: Ing. Zdeněk Kovář		Ověř. razítko:	
Investor: Statutární město Brno, městská část Brno-sítěd, Dominikánská 2, 601 69 Brno		Projektant: Ing. Zuzana Greplová			
Místo: Brno	Stupeň: DSP	Datum: Červen 2017	Podpis:		
Měřítko: 1 : 50	Akce: KŘÍŽOVÁ 8 - oprava bytové jednotky č.1.1	Č. výkresu: D1.4.1		Paré: 1	
Číslo zakázky:	Křížová 103/8, Brno-sítěd ,par.č. 931, k.ú. Staré Brno (610089)				
Název:	ZJEDNODUŠENÝ PŮDORYS- Návrh vytápění				