


PŮDORYS 5.NP (PŮDA)

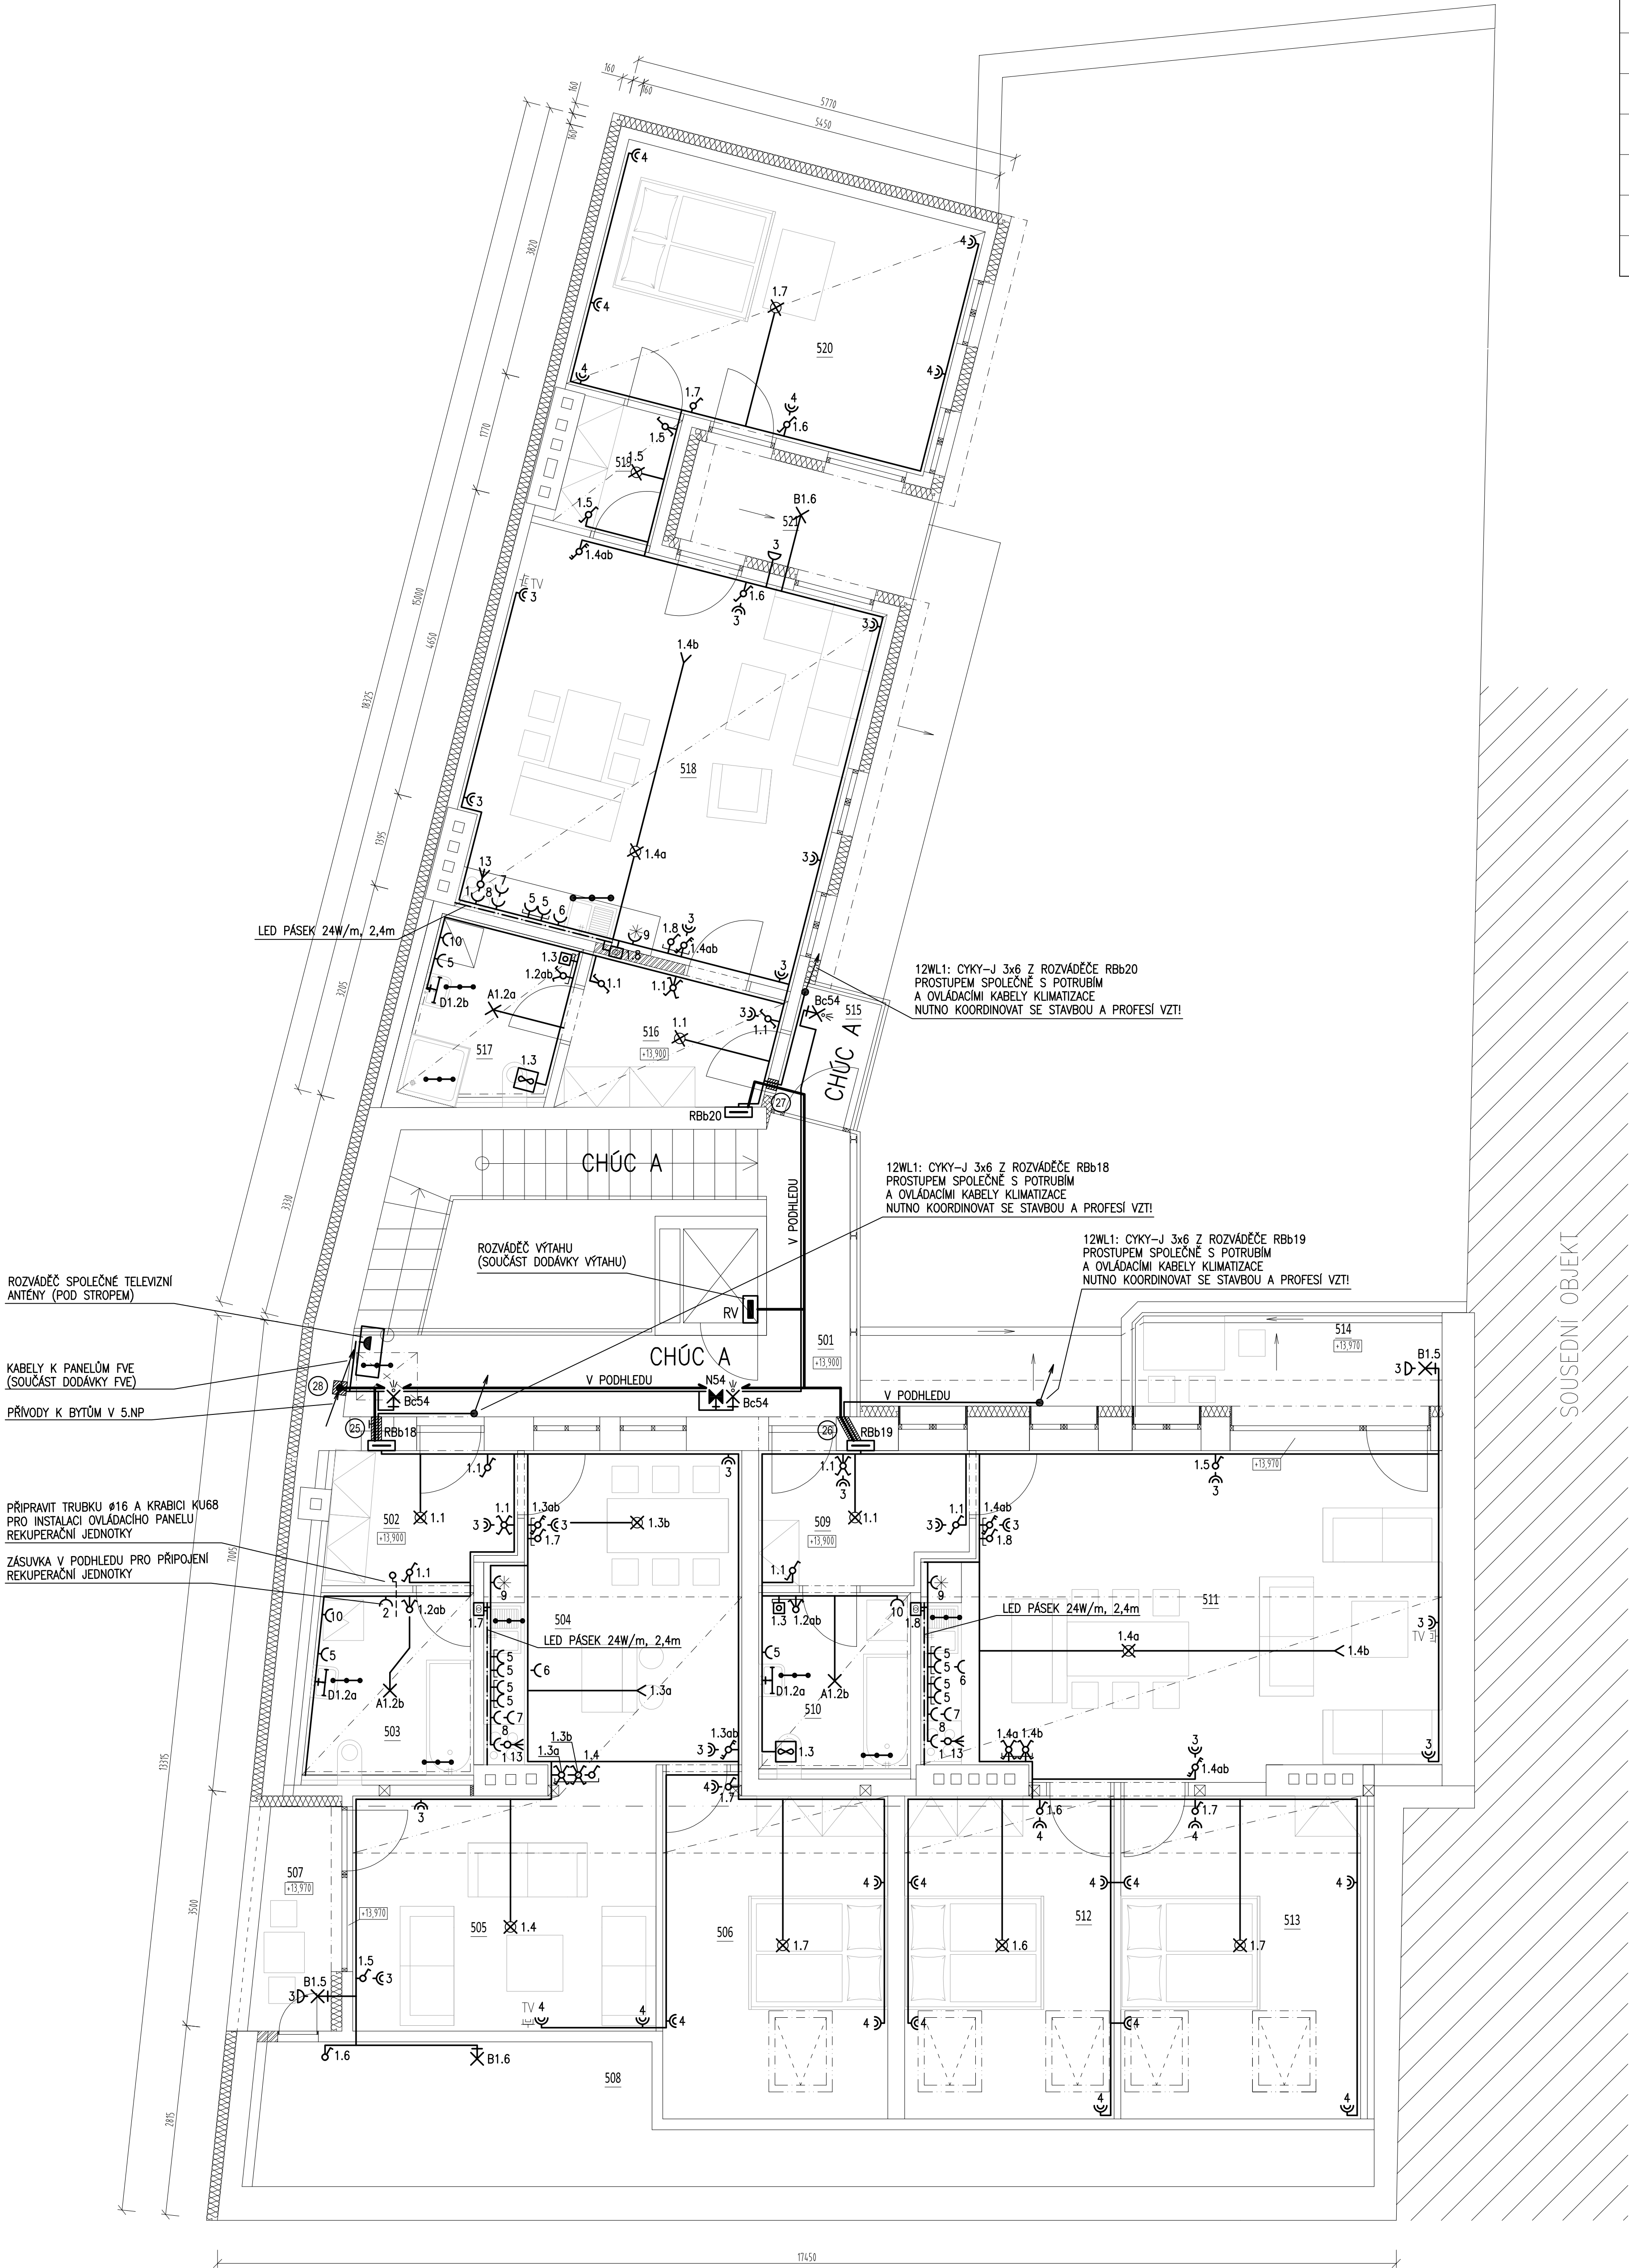

LEGENDA ELEKTRO			
	NOVÝ BYTOVÝ ROZVÁDĚČ		VÝVOD 3-FÁZOVÝ, 3x400V, Z KRABICE POD OMÍTKOU
	ROZVÁDĚČ VÝTAHU (SOUČÁST DODÁVKY VÝTAHU)		KABELOVÝ VÝVOD UKONČENÝ OBJÍMKOU E27 SE ŽÁROVKOU
	VYPÍNAČ POD OMÍTKU, ŘAZENÍ 1, BILÝ		VESTAVNÉ LED SVÍTIDLO KRUHOVÉ, 18W, Ø22,5CM, 2700K, 2240LM, IP20, BARVA BILÁ
	VYPÍNAČ SÉRIOVÝ POD OMÍTKU, ŘAZENÍ 5, BILÝ		NÁSTĚNNÉ ŽÁROVKOVÉ SVÍTIDLO, 1x12W, E27, IP44 BARVA SEDA
	VYPÍNAČ STŘÍDAVÝ POD OMÍTKU, ŘAZENÍ 6, BILÝ		NÁSTĚNNÉ ŽÁROVKOVÉ SVÍTIDLO S INTEGROVANÝM POHYBOVÝM SPÍNAČEM, 1x12W, E27, IP44
	VYPÍNAČ STŘÍDAVÝ DVOJITÝ POD OMÍTKU, ŘAZENÍ 6+1, BILÝ		NAPÁJECÍ ZDROJ 230VAC/12VDC PRO LED PÁSEK LED PÁSEK 24W/m, TEPLÁ BILÁ, V AL PROFILU
	VYPÍNAČ STŘÍDAVÝ DVOJITÝ POD OMÍTKU, ŘAZENÍ 6+6, BILÝ		NÁSTĚNNÉ LED SVÍTIDLO, 7W, 4000K, 490LM, IP44, NAD ZRCADLO, 40x300x115MM
	VYPÍNAČ KŘÍŽOVÝ POD OMÍTKU, ŘAZENÍ 7, BILÝ		PŘÍSAZENÉ NOUZOVÉ SVÍTIDLO SVÍTÍCÍ PŘI VÝPADKU, 1x11W, IP65, 1H0D.
	TLAČÍTKOVÝ SPÍNAČ POD OMÍTKU		VENTILATOR 230V (DODÁVKA VZT)
	ZÁSUVKA 230V/16A JEDNODUCHÁ, POD OMÍTKU		KABELOVÁ TRASA SILNOPROUDU
	ZÁSUVKY VE SPOLEČNÉM VICENÁSOBNÉM RÁMEČKU		PROSTUP POŽÁRNĚ DĚLICÍ KONSTRUKCI OPATŘENÝ PROTIPOŽÁRNÍ UCPAVKOU S OZNAČENÍM
	DVOJZÁSUVKA 230V/16A, POD OMÍTKU		KLESÁNÍ KABELOVÉ TRASY
	ZÁSUVKA 230V/16A JEDNODUCHÁ, POD OMÍTKU, IP44, S VÍČKEM		STOUPÁNÍ KABELOVÉ TRASY
	ZÁSUVKA 230V/16A JEDNODUCHÁ, NA POVRCH, IP44, S VÍČKEM		DOPLŇUJÍCÍ OCHRANNÉ POSPOJOVÁNÍ
	PRÍMÝ VÝVOD 1-FÁZOVÝ, 230V		

LEGENDA MÍSTNOSTÍ

OZN.	NÁZEV MÍSTNOSTI	PLOCHA (m²)	SVĚTLÁ VÝŠKA (mm)	STROP
501	PROSTOR SCHODIŠTĚ A VÝTAHU	24.91	2800-3000	PODHLÉ CEMENTOTŘÍSKOVÉ DESKY + VNĚJŠÍ OMÍTKA
BYT Ě 18				
502	ŽADVĚŘÍ	5.61	2600-2800	SDK PODHLED
503	KOUPELNA + WC	6.87	2800	SDK PODHLED
504	JÍDELNA + KUCHYNĚ	16.84	2600-2800	SDK PODHLED
505	OBÝVACÍ POKOJ	16.36	1375-2800	SDK PODHLED
506	LOŽNICE	16.34	670-2800	SDK PODHLED
507	TERASA	3.95		
508 PŮDNÍ PROSTOR				
BYT Ě 19				
509	ŽADVĚŘÍ	6.13	2600-2800	SDK PODHLED
510	KOUPELNA + WC	6.210	2800	SDK PODHLED
511	OBÝVACÍ POKOJ + KK	35.63	2600-2800	SDK PODHLED
512	LOŽNICE	14.81	670-2800	SDK PODHLED
513	POKOJ	16.97	670-2800	SDK PODHLED
514	TERASA	6.90		
BYT Ě 20				
515	ŽADVĚŘÍ	2.27		
516	ŽADVĚŘÍ	5.86	2600	SDK PODHLED
517	KOUPELNA + WC	5.66	2600	SDK PODHLED
518	OBÝVACÍ POKOJ + KK	31.56	2600	SDK PODHLED
519	CHODBA	3.46	2600	SDK PODHLED
520	LOŽNICE	20.43	2600	SDK PODHLED
521	TERASA	6.12		

POZNÁMKY:
- PŘESNÉ ROZMÍSTĚNÍ PRVKŮ VZT NUTNO UPŘESNIT NA STAVBĚ PŘI REALIZACI

NAPĚŤOVÁ SOUSTAVA
3PEN+N+PE, 230/400V, AC 50Hz, TN-C-S

OCHRANA PŘED ÚRAZEM EL. PROUDEM
ZÁKLADNÍ OCHRANA:
- ZÁKLADNÍ ISOLACI ŽIVÝCH ČÁSTÍ
- PŘEPÁŽKY NEBO KRYTY
OCHRANA PŘI PORUŠĚ
DLE ČSN 33 2000-4-41 ED.2:
- AUTOMATICKÝM ODPOJENÍM OD ZDROJE
- OCHRANNÝM UZEMNĚNÍM A POSPOJOVÁNÍM
- DOPLŇUJÍCÍM OCHRANNÝM POSPOJOVÁNÍM
- DOPLŇUJÍCÍM PROUDOVÝM CHRÁNÍČEM

POUŽITÉ NORMY
ČSN 33 0165 ed.2
ČSN 33 2000-4-41 ed.2
ČSN 33 2000-4-473
ČSN 33 2000-5-51 ed.3
ČSN 33 2000-5-52 ed.2
ČSN 33 2000-5-54 ed.3
ČSN 33 2000-5-56 ed.2
ČSN 33 2000-7-701 ed.2
ČSN 33 2130 ed.3
ČSN 33 4010
ČSN 34 2300 ed.2
ČSN 34 7402
ČSN 73 4301
ČSN EN 1838
ČSN EN 12464-1
ČSN EN 61439-1 ed.2
ČSN EN 61439-3
ČSN ISO 3864-1

VYPRACOVAL: Z. KREJČÍ	ZODP. PROJEKTANT: P. MORAVEC	Moravec a Prýma, v.o.s. Elektromontážní firma projekce – realizace Lazareti 7, 615 02, Brno tel./fax: 05/4015 2729	
VEDOUcí PROJEKTANT: P. MORAVEC	KONTROLOVAL: P. PRÝMA	MP	
ZAKAZNÍK: MENHIR projekt, s.r.o.		ARCHIVNÍ č. 3829-002-07-01-000	
BRNO – VIDEŇSKÁ 229/11 REKONSTRUKCE BYTOVÉHO DOMU ČÁST ELEKTRO STAVEBNÍ ELEKTROINSTALACE		STUPEŇ: DPS	Poré:
OBSAH VÝKRESU: 5.NP (PŮDA) +13,900		VÝR. ČÍSLO: 8/2018	
NÁZEV VÝKRESU: Půdorys elektroinstalace		FORMÁT: 10A4	MĚŘÍTKO: 1:50
		LISTA 1	LIST 1 VÝKRES E12