

OZNAČENÍ ZAŘIZOVACÍCH PŘEDMĚTŮ

K Plynový kondenzační kotel
s vrstveným zásobníkem teplé vody
24 kW, 20 litrů TV

LEGENDA POTRUBÍ

Plynové potrubí

LEGENDA


Kulový kohout

POZNÁMKY

- Veškeré prostupy stěnou, podlahou či stropem budou opatřeny chráničkou Bettra dle příslušné dimenze


TABULKA MÍSTNOSTÍ

ČÍSLO MÍSTNOSTI	ÚČEL MÍSTNOSTI	PLOCHA [m²]
101	Chodba	4,5000
102	Obývací pokoj	15,9600
103	Koupelna s Wc	4,8600
104	Chodba	2,9300
105	Kuchyň	12,0000
106	Pokoj	16,5300

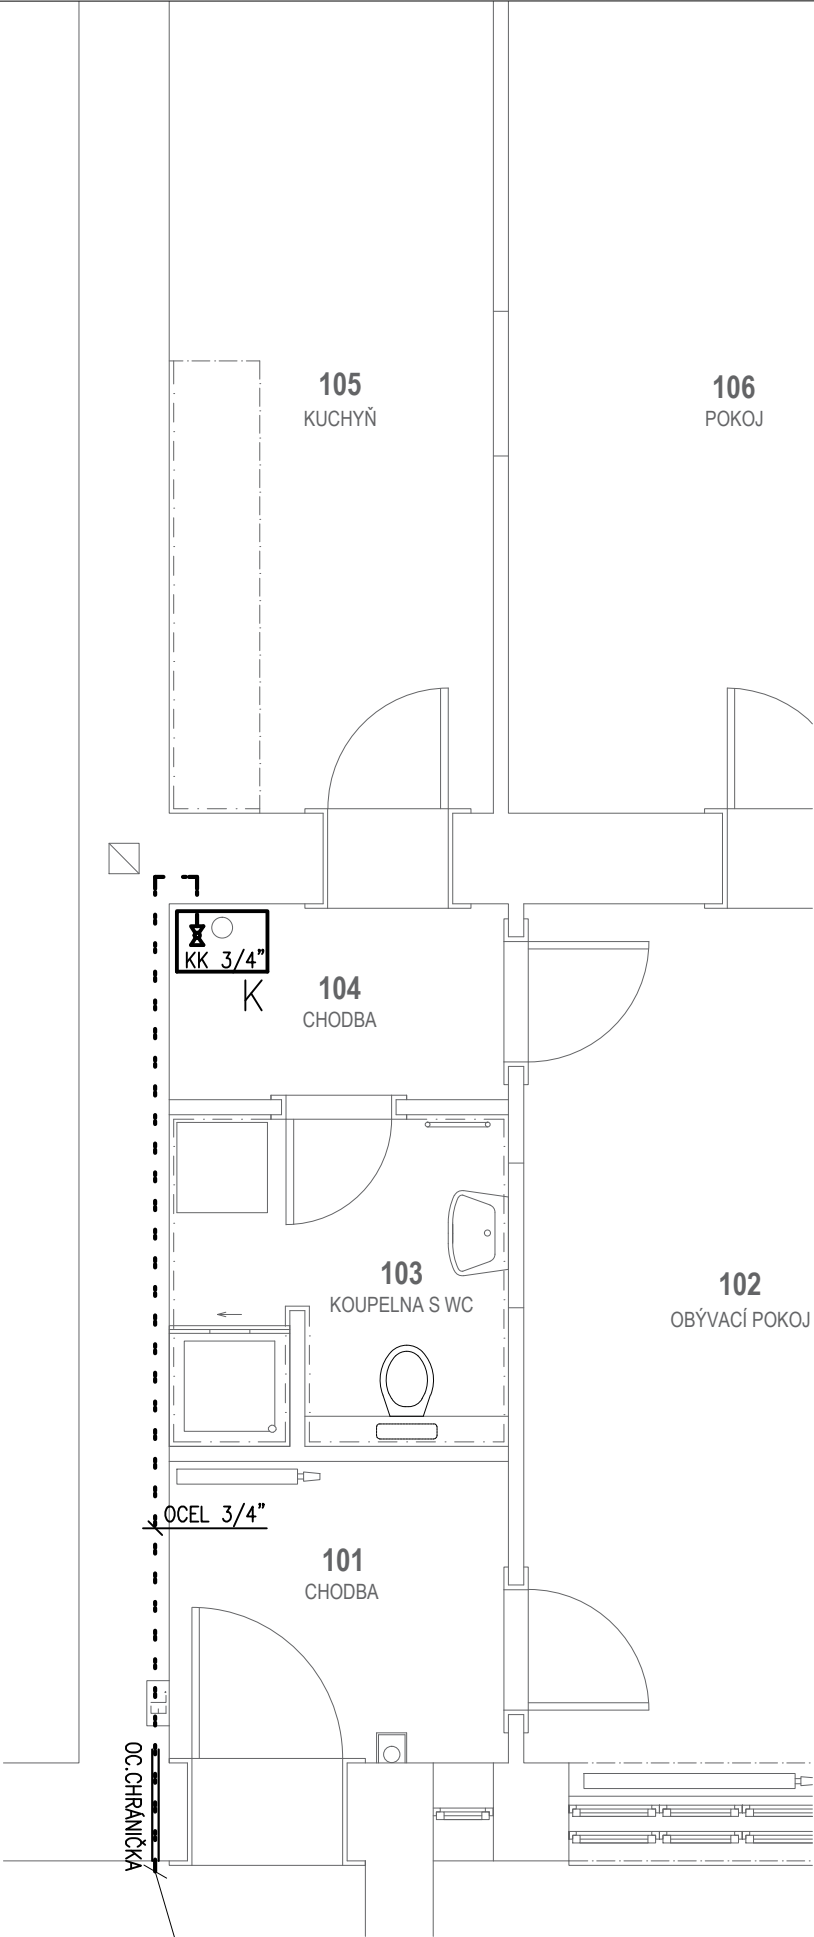

Napojeno na stávající přívodní potrubí plynu
Plynoměr umístěn v nižším podlaží.
Za plynoměr bude osazen hlavní uzavěr.

Revize	Datum	Popis změny	

<div>Generální projektant</div> <div> Rais Engineering Services s.r.o. Plaská 622/3, 150 00 Praha 5 IČo: 25048023</div>	Vypracoval Antonín Rais, ml.	Kontroloval Ing. Antonín Rais	Schválil Ing. Jiří Švec
	Číslo zakázky 1093/19		
Název projektu Projektová dokumentace na opravu bytů: Česká 14 – byt č. 3,4 a 7 a Kobližná 9 – byt č. 10	Investor Statutární město Brno, městská část Brno–střed Dominikánské náměstí 196/1 602 00 Brno		
Lokalita Brno			

Část dokumentace D.1.4e ZDRAVOTNĚ TECHNICKÉ INSTALACE	Stupeň DOKUMENTACE PRO PROVEDENÍ STAVBY		
Objekt BYT č. 4	Datum 09/2019	Měřítko 1:50	Kopie
Název výkresu PŮDORYS VNITŘNÍ PLYNOVOD	Formát A3	Revize –	
Číslo výkresu D.1.4e – 02			