


PŮDORYS 3.NP

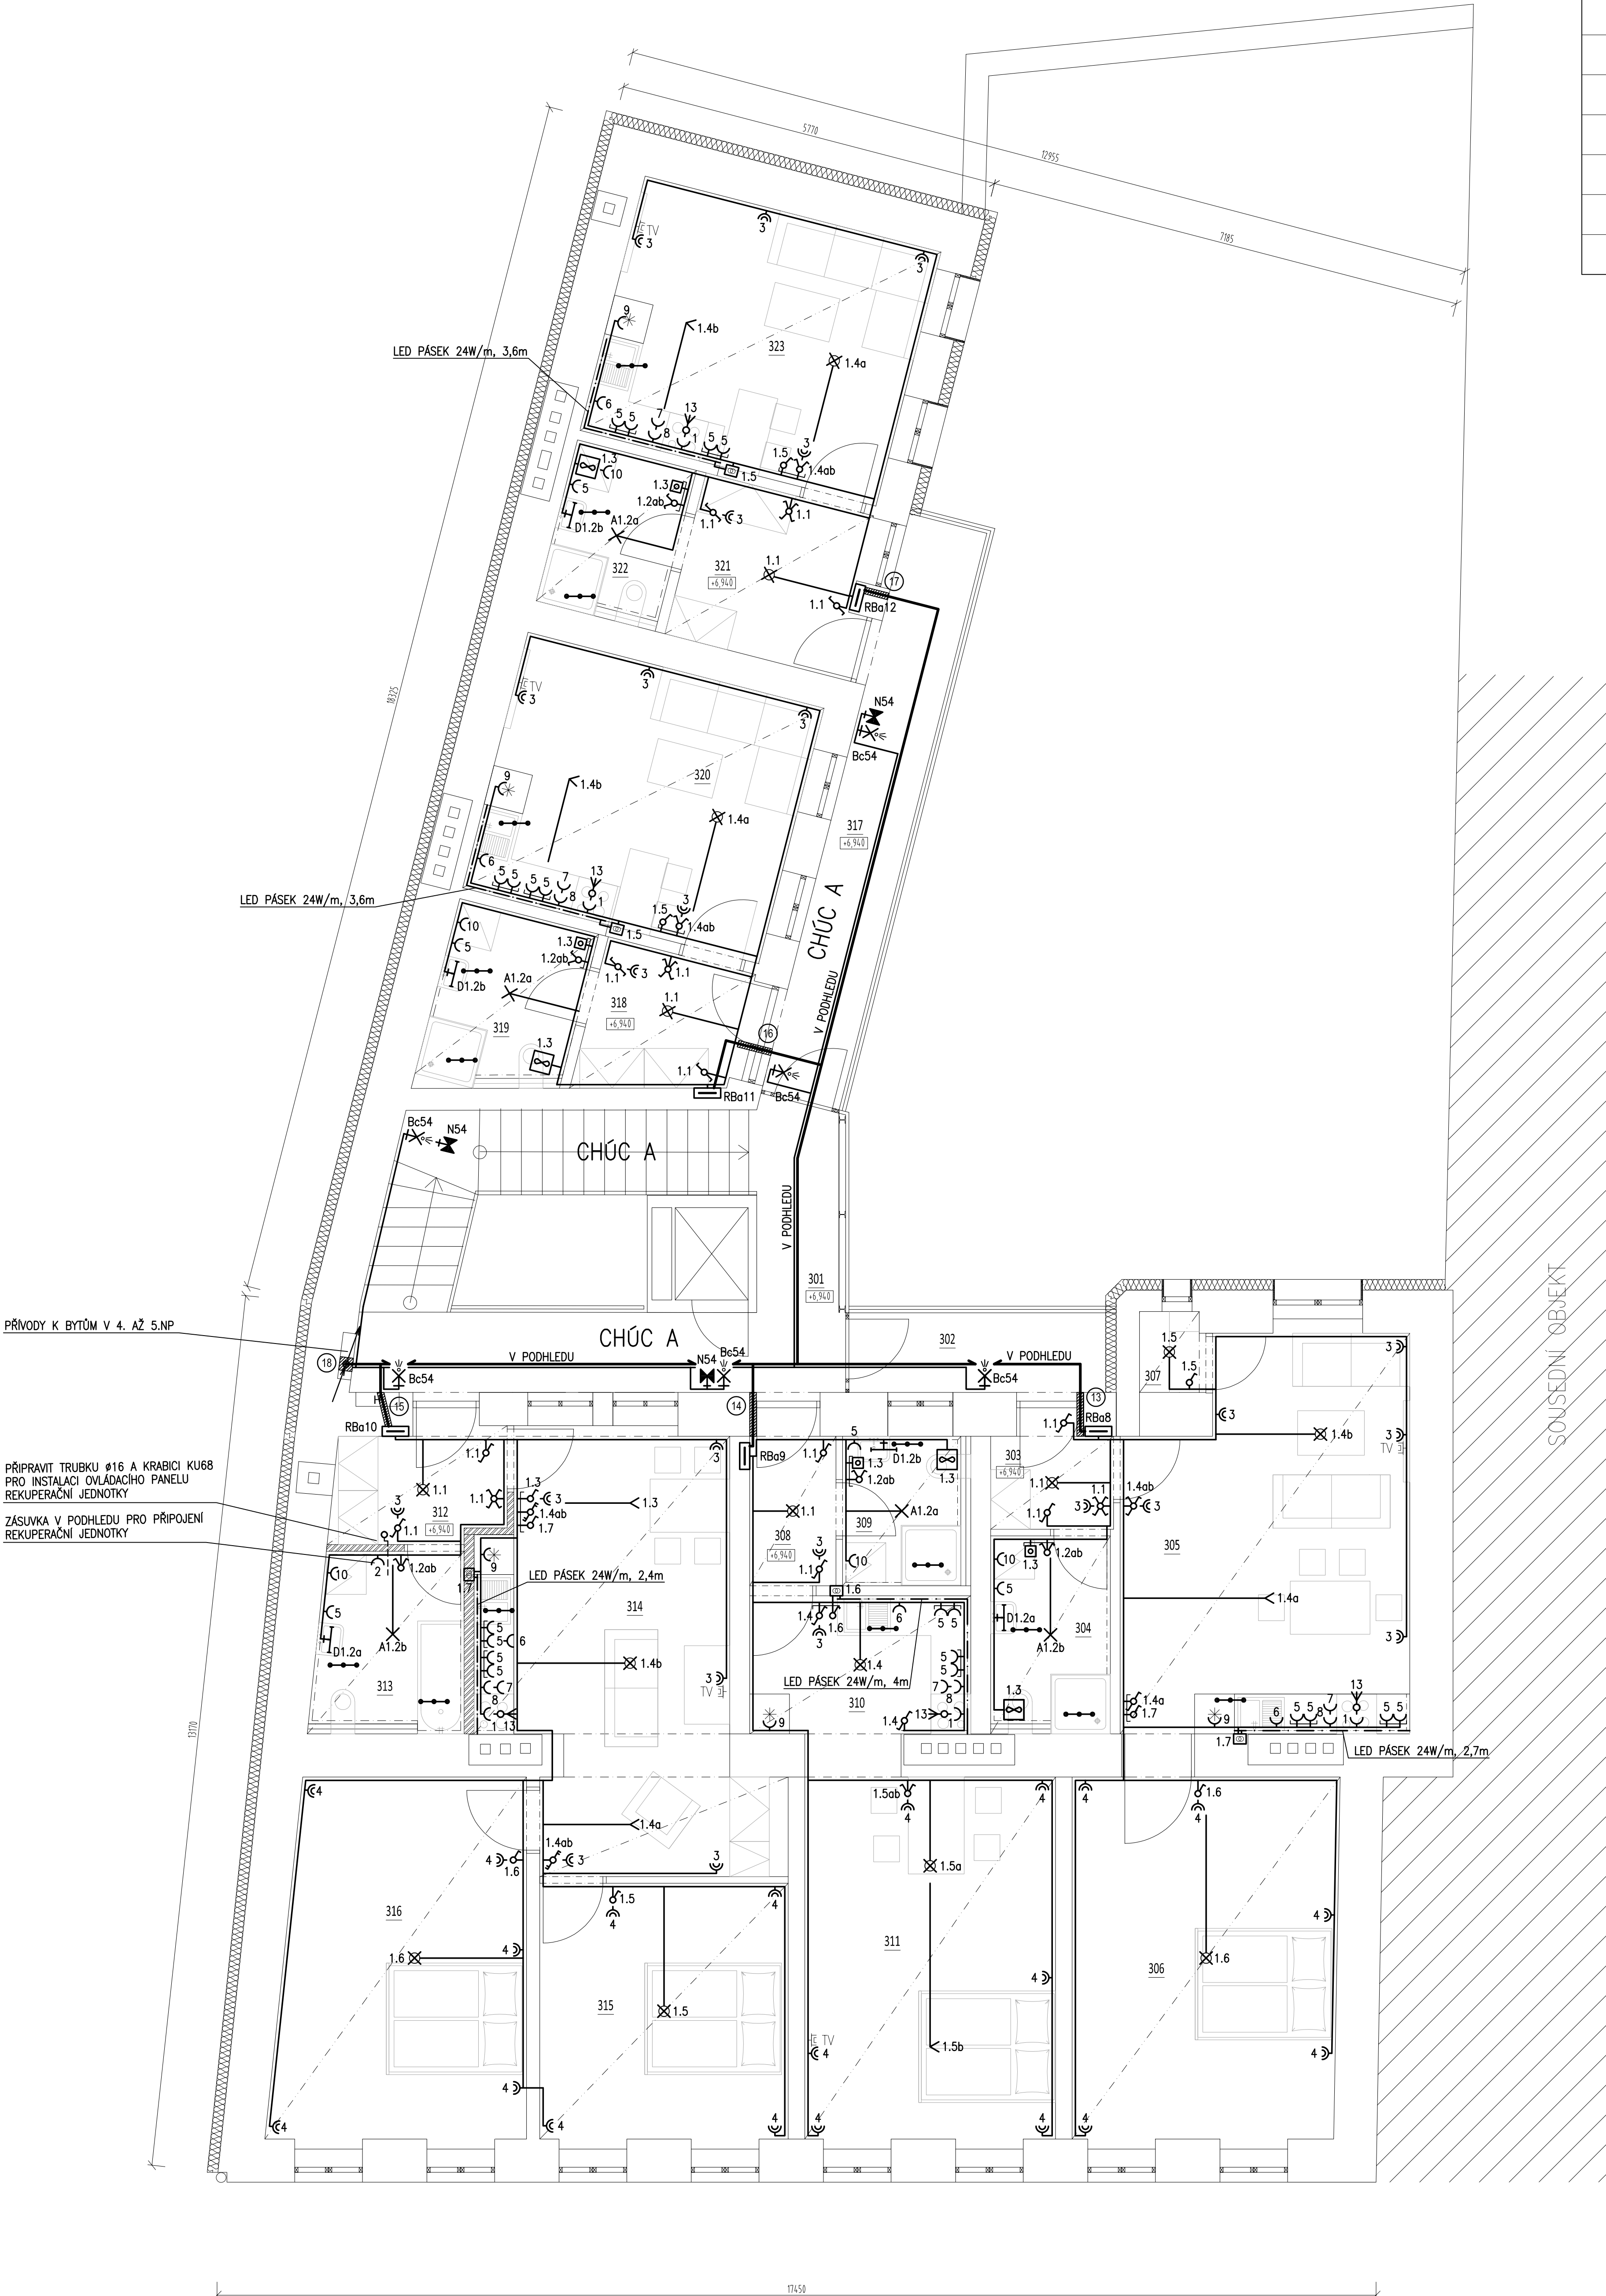

LEGENDA ELEKTRO			
	NOVÝ BYTOVÝ ROZVÁDĚČ		VÝVOD 3-FÁZOVÝ, 3x400V, Z KRABICE POD OMÍTKOU
	VYPÍNAČ POD OMÍTKU, ŘAZENÍ 1, BILÝ		KABELOVÝ VÝVOD UKONČENÝ OBJÍMKOU E27 SE ŽÁROVKOU
	VYPÍNAČ SÉRIOVÝ POD OMÍTKU, ŘAZENÍ 5, BILÝ		VESTAVNÉ LED SVÍTIDLO KRUHOVÉ, 18W, Ø22,5CM, 2700K, 2240LM, IP20, BARVA BILÁ
	VYPÍNAČ STŘÍDAVÝ POD OMÍTKU, ŘAZENÍ 6, BILÝ		NÁSTĚNNÉ ŽÁROVKOVÉ SVÍTIDLO, 1x12W, E27, IP44 BARVA SEDA
	VYPÍNAČ STŘÍDAVÝ DVOJITÝ POD OMÍTKU, ŘAZENÍ 6+1, BILÝ		NÁSTĚNNÉ ŽÁROVKOVÉ SVÍTIDLO S INTEGROVANÝM POHYBOVÝM SPÍNAČEM, 1x12W, E27, IP44
	VYPÍNAČ STŘÍDAVÝ DVOJITÝ POD OMÍTKU, ŘAZENÍ 6+6, BILÝ		NAPÁJECÍ ZDROJ 230VAC/12VDC PRO LED PÁSEK LED PÁSEK 24W/m, TEPLÁ BILÁ, V AL PROFILU
	VYPÍNAČ KŘÍŽOVÝ POD OMÍTKU, ŘAZENÍ 7, BILÝ		NÁSTĚNNÉ LED SVÍTIDLO, 7W, 4000K, 490LM, IP44, NAD ZRCADLO, 40x300x115MM
	TLAČÍTKOVÝ SPÍNAČ POD OMÍTKU		PŘÍSAZENÉ NOUZOVÉ SVÍTIDLO SVÍTICI PŘI VÝPADKU, 1x11W, IP65, 1HOD.
	ZÁSUVKA 230V/16A JEDNODUCHÁ, POD OMÍTKU		VENTILATOR 230V (DODÁVKA VZT)
	ZÁSUVKY VE Společném vícenásobném rámečku		KABELOVÁ TRASA SILNOPROUDU
	DVOJZÁSUVKA 230V/16A, POD OMÍTKU		PROSTUP POŽÁRNĚ DĚLÍCI KONSTRUKCI OPATŘENÝ PROTIPOŽÁRNÍ UCPAVKOU S OZNAČENÍM
	ZÁSUVKA 230V/16A JEDNODUCHÁ, POD OMÍTKU, IP44, S VÍČKEM		KLESÁNÍ KABELOVÉ TRASY
	ZÁSUVKA 230V/16A JEDNODUCHÁ, NA POVRCH, IP44, S VÍČKEM		STOUPÁNÍ KABELOVÉ TRASY
	PŘÍMÝ VÝVOD 1-FÁZOVÝ, 230V		DOPLŇUJÍCÍ OCHRANNÉ POSPOJOVÁNÍ

LEGENDA MÍSTNOSTÍ

OZN.	NÁZEV MÍSTNOSTI	PLOCHA [m²]	SVĚTLÁ VÝŠKA [mm]	STROP
301	PROSTOR SCHODIŠTĚ A VÝTAHU	24.91	3210	PODHLÉDEK CEMENTOTŘÍSKOVÉ DESKY + VNĚJŠÍ OMÍTKA
BYT Č. 8				
302	ZÁVĚTRÍ	4.89		PODHLÉDEK CEMENTOTŘÍSKOVÉ DESKY + VNĚJŠÍ OMÍTKA
303	ZÁDVEŘÍ	3.02	2800	SDK PODHLÉDEK
304	KOUPELNA + WC	5.36	2800	SDK PODHLÉDEK
305	OBÝVACÍ POKOJ + KK	24.14	2800	SDK PODHLÉDEK
306	LOŽNICE	22.03	2800	SDK PODHLÉDEK
307	KOMORA	1.19	2800	SDK PODHLÉDEK
BYT Č. 9				
308	ZÁDVEŘÍ	3.35	2800	SDK PODHLÉDEK
309	KOUPELNA + WC	4.29	2800	SDK PODHLÉDEK
310	KUCHYŇSKÝ KOUT	6.89	2800	SDK PODHLÉDEK
311	OBÝVACÍ POKOJ	21.82	2800	SDK PODHLÉDEK
BYT Č. 10				
312	ZÁDVEŘÍ	5.16	2800	SDK PODHLÉDEK
313	KOUPELNA + WC	6.10	2800	SDK PODHLÉDEK
314	OBÝVACÍ POKOJ + KK	23.44	2800	SDK PODHLÉDEK
315	LOŽNICE	14.71	2800	SDK PODHLÉDEK
316	LOŽNICE	20.23	2800	SDK PODHLÉDEK
BYT Č. 11				
317	OTEVŘENÁ PAVLAČ	10.75		PODHLÉDEK CEMENTOTŘÍSKOVÉ DESKY + VNĚJŠÍ OMÍTKA
BYT Č. 12				
318	ZÁDVEŘÍ	5.10	2800	SDK PODHLÉDEK
319	KOUPELNA + WC	5.66	2800	SDK PODHLÉDEK
320	OBÝVACÍ POKOJ + KK	18.26	2800	SDK PODHLÉDEK
BYT Č. 13				
321	ZÁDVEŘÍ	6.79	2800	SDK PODHLÉDEK
322	KOUPELNA + WC	4.62	2800	SDK PODHLÉDEK
323	OBÝVACÍ POKOJ + KK	18.17	2800	SDK PODHLÉDEK

POZNÁMKY:
- PŘESNÉ ROZMÍSTĚNÍ PRVKŮ VZT NUTNO UPŘESNIT NA STAVBĚ PŘI REALIZACI
NAPĚŤOVÁ SOUSTAVA
3PEN+N+PE, 230/400V, AC 50Hz, TN-C-S

OCHRANA PŘED ÚRAZEM EL. PROUDEM
ZÁKLADNÍ OCHRANA:
- ZÁKLADNÍ IZOLACI ŽIVÝCH ČÁSTÍ
- PŘEPÁŽKY NEBO KRYTY
OCHRANA PŘI PORUŠĚ
DLE ČSN 33 2000-4-41 ED.2:
- AUTOMATICKÝM ODPOJENÍM OD ZDROJE
- OCHRANNÝM UZEMNĚNÍM A POSPOJOVÁNÍM
- DOPLŇUJÍCÍM OCHRANNÝM POSPOJOVÁNÍM
- DOPLŇUJÍCÍM PROUDOVÝM CHRÁNÍČEM

POUŽITÉ NORMY
ČSN 33 0165 ed.2
ČSN 33 2000-4-41 ed.2
ČSN 33 2000-4-473
ČSN 33 2000-5-51 ed.3
ČSN 33 2000-5-52 ed.2
ČSN 33 2000-5-54 ed.3
ČSN 33 2000-5-56 ed.2
ČSN 33 2000-7-701 ed.2
ČSN 33 2130 ed.3
ČSN 33 4010
ČSN 34 2300 ed.2
ČSN 34 7402
ČSN 73 4301
ČSN EN 1838
ČSN EN 12464-1
ČSN EN 61439-1 ed.2
ČSN EN 61439-3
ČSN ISO 3864-1

VYPRACOVAL: Z. KREJČÍ	ZODP. PROJEKTANT: P. MORAVEC	Moravec a Prýma, v.o.s. Elektromontážní firma projekce – realizace Lazareti 7, 615 02, Brno IČO: 253 440 22 DIČ: CZ05/4015/2729	
VEDOUcí PROJEKTANT: P. MORAVEC	KONTROLOVAL: P. PRÝMA	MP	
ZAKAZNÍK: MENHIR projekt, s.r.o.		ARCHIVNÍ č. 3829-002-07-01-000	
BRNO – VIDEŇSKÁ 229/11 REKONSTRUKCE BYTOVÉHO DOMU ČÁST ELEKTRO STAVEBNÍ ELEKTROINSTALACE		STUPEŇ VÝR. ČÍSLO DATUM FORMÁT	DPS – 8/2018 MĚŘÍTKO 1:50
OBSAH VÝKRESU: 3.NP +6,940		LIST 1	VÝKRES E10
NÁZEV VÝKRESU: Půdorys elektroinstalace			