


VÝKRES: **FRANCOUZSKÁ 20 - oprava bytové jednotky č.24, 4NP**  
**ZJEDNODUŠENÝ PŮDORYS- Rozvody ZTI**

ULICE STARÁ

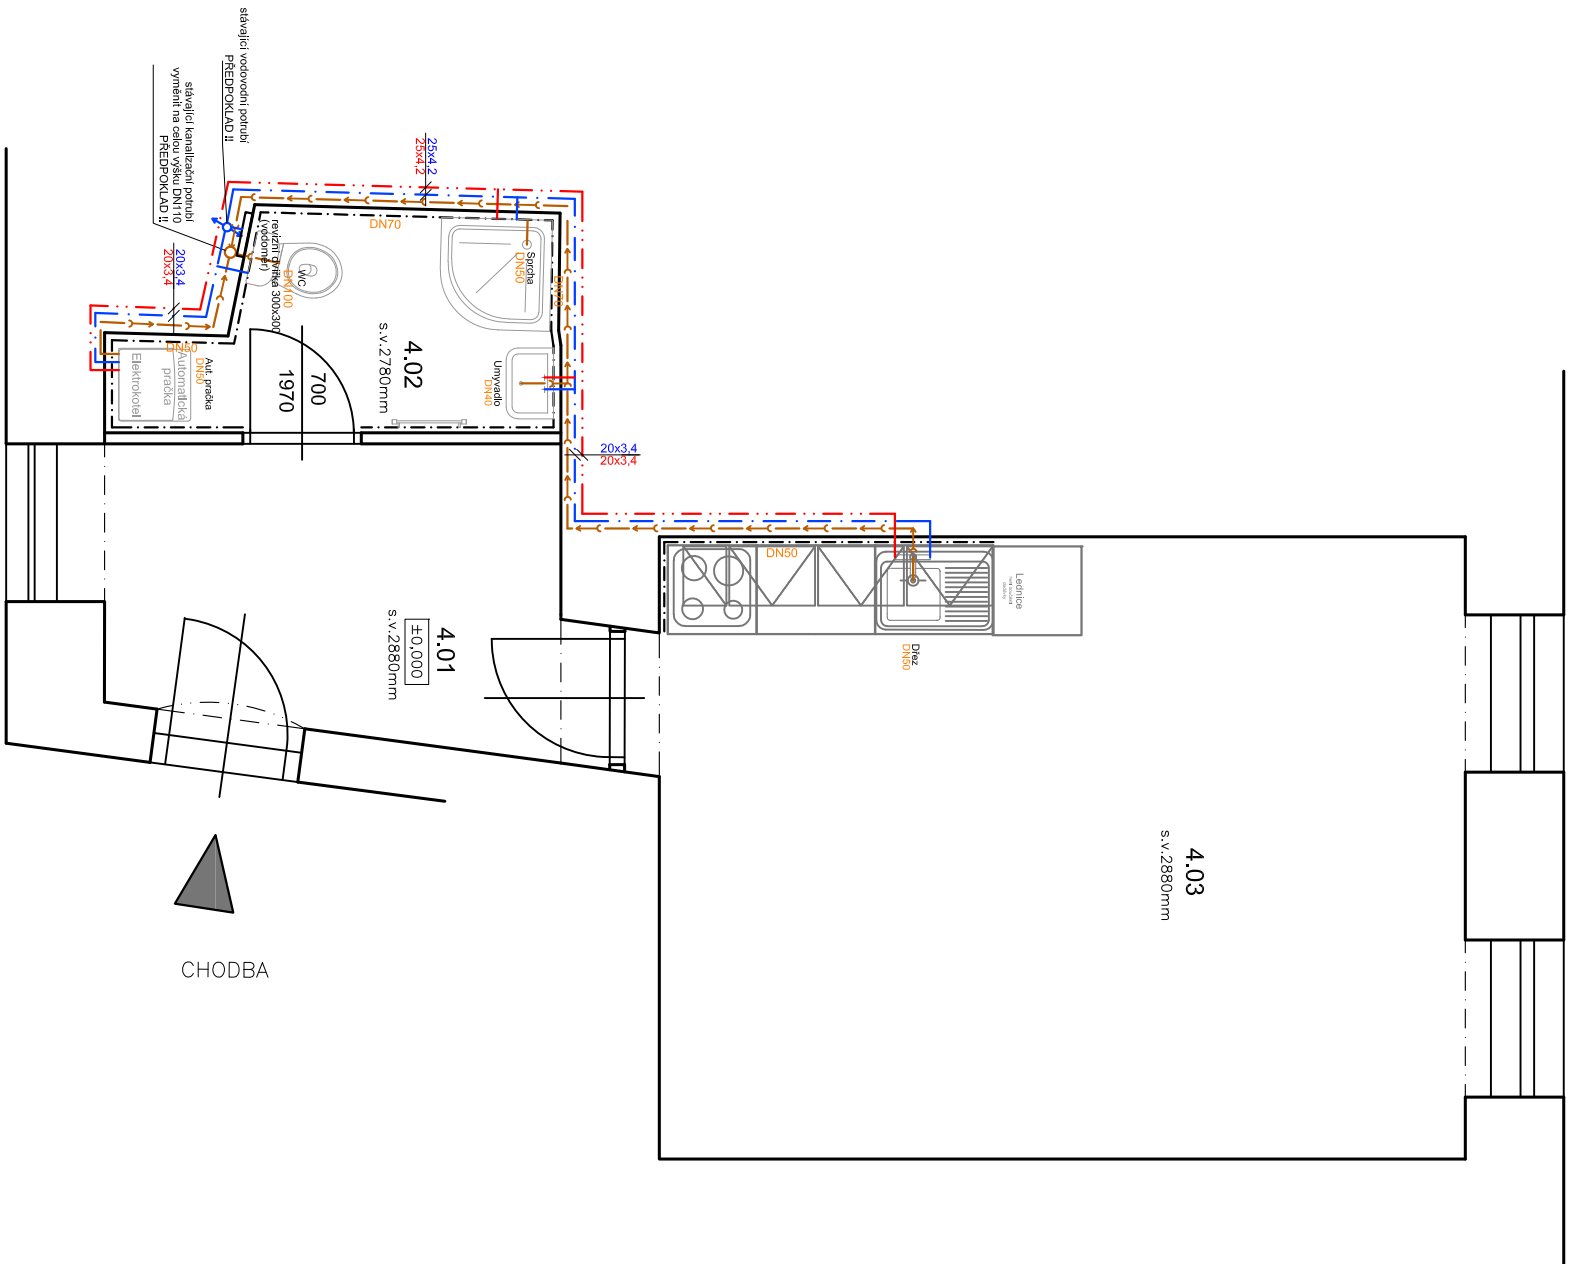







## Legenda materiálu

ZDIVO

## Legenda místnosti

Č.M.	NÁZEV MÍSTNOSTI	PLOCHA (m <sup>2</sup> )	DRUH PODLAHY	POVRCH STĚN	POVRCH STROP	POZN.
4.01	PŘEDSÍŇ	6,6	PVC	ŠTUK. OMÍTKA	SDK PODHLED	MDF LÍŽTA
4.02	KOUPELNA + WC	3,7	KER. DLAŽBA	ŠTUK. OMÍTKA	SDK PODHLED	OBLKAD v. 2100mm
4.03	KUCHYŇ+OBV.V. POKOJ	22,9	PARKETY	ŠTUK. OMÍTKA	SDK PODHLED	OBLKAD ZA LINKOU
	CELKEM	33,2				

## LEGENDA POTRUBÍ

	VODA STUŽENÁ - NAPONIT NA STÁVAJÍCÍ ROZVOD STUŽENÉ (REVIZNÍ DVÍŘKA 300x300 mm)
	VODA TEPLÁ
	PŘÍPOJOVACÍ POTRUBÍ KANALIZACE - NAPONIT NA STÁVAJÍCÍ ODPADNÍ POTRUBÍ
	MATERIÁL ROZVODŮ STUŽENÉ VODY: PPR - PN20
	MATERIÁL ROZVODŮ TV: PPR - PN20
	MATERIÁL PŘÍPOJOVACÍ POTRUBÍ KANALIZACE: SYSTÉM HT-PP

# Poznámka

- UMÝVADLO BÍLÉ ŠÍŘKY 50CM SE STOLÁNKOVOU PÁKOVOU BATERÍ, TLAKOVÉ HADICE PN20, 2xRV1/2" S FILTREM, SIFON CHROM
- SPRCHOVÁ AKRYLÁTOVÁ VANÍČKA , 80x80, ZASTĚNA S BEZPEČNOSTNÍM SKLEM, NÁSTĚNNÁ SPRCHOVÁ BATERIE SE SPRCHOU A TVÝČÍ S POSUVNÝM DRŽÁKEM SPRCHY
- K DRŽU 2xRV1/2" S FILTREM, TLAKOVÉ HADICE PN20, STOLÁNKOVÁ PÁKOVÁ BATERIE S DLOUHÝM RAMÍNKEM, SIFON BILÝ
- WC KOMBI SE ZADNÍM ODPADEM, SEDÁTKO BÍLÉ, 1xRV1/2"
- VODOROVNÉ ROZVODY TV A SV BUDOU VEDENY VE ZDI
- ODSTRANIT VEŠKERÉ NEPOTŘEBNÉ ROZVODY KANALIZACE A VODY V TRASE NOVÝCH ROZVODŮ
- NUTNO POČÍTAT S VÝMĚNOU STAVALJÍCHO VODOMĚRU ZA NOVÝ - DODÁVÁ SPRÁVCE DOMU - NOVÁ NIKA A OSAZENÍ NOVÝCH DVÍŘEK 300/300/150
- POTRUBÍ VODY SPADOVAT K VÝTOKUM V ZAŘÍZOVACÍCH PŘEDMĚTŮ,
- POTRUBÍ VODY BUDE OPATŘENO NÁVLEKOVOU TEPELNOU IZOLACÍ TL. 9mm
- VÝŠKY A POLOHY PŘIPOJENÍ ZAŘÍZOVACÍCH PŘEDMĚTŮ BUDOU UPŘESNĚNY NA ZÁKLADĚ VYBRANÉHO TYPU ZAŘÍZOVACÍHO PŘEDMĚTU INVESTOREM
- PŘED ZAHÁJENÍM STAVEBNÍCH PRACÍ NUTNO PŘEDEM ZKONTROLOVAT VŠECHNY MÍRY A OVĚŘIT S PROJEKTOVOU DOKUMENTACÍ.
- TL. OBVODOVÝCH STĚN JE ORIENTAČNÍ
- KE VŠEM POUŽÍTYM VÝROBKŮM BUDOU DOLOŽENY TECHNICKÉ LISTY

	Zodp. projektant: Ing. Zdeněk Kovář		Otisk razítka:
	Projektant: Ing. Zuzana Greplová		
Investor: Statutární město Brno, městská část Brno-sítěd, Dominikánská 2, 601 69 Brno			
Místo: Brno	Stupeň: DSP	Datum: Červen 2017	Podpis:
Měřítko: 1 : 50	Akce: FRANCOUZSKÁ 20 - oprava bytové jednotky č.24 Francouzská 28/20, Brno-sítěd, par.č. 217, k.ú. Zábřovice (610704)		Č. výkresu: D1.4.2
Číslo zakázky:	Název: PŮDORYS- Rozvody ZTI	Paré: 1	