
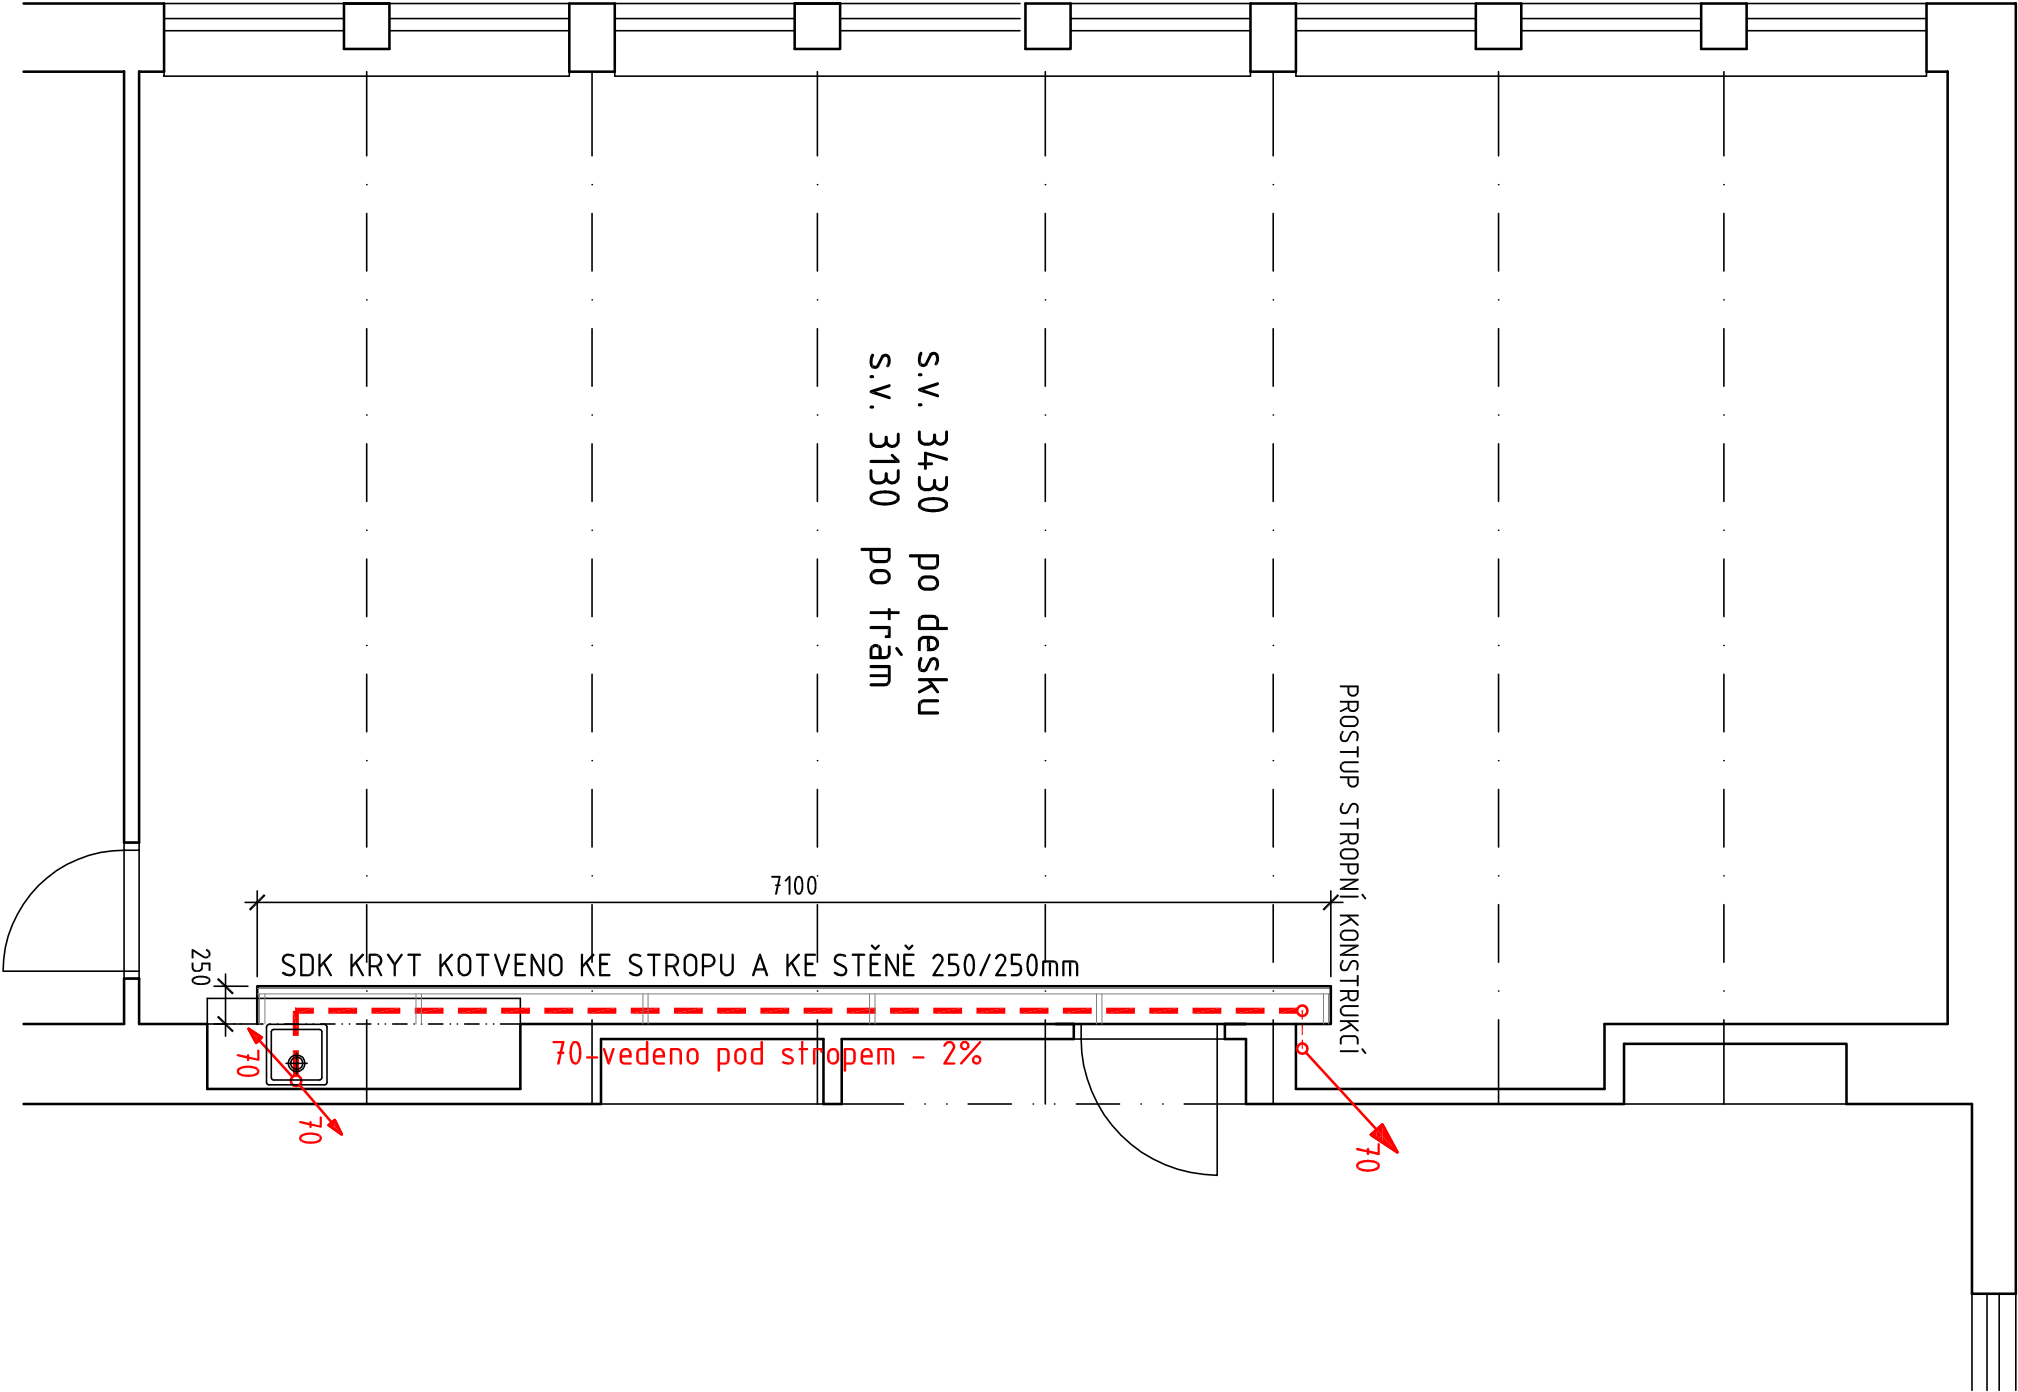


SOUPIŠ PRACÍ


- a. PROSTUP STROPNÍ KONSTRUKCÍ PRO SPLAŠKOVOU KANALIZACI K NOVÝM UMÝVADLŮM
- b. NÁPOJENÍ DO STÁVAJÍCÍHO ODPADNÍHO POTRUBÍ
- c. PROVEDENÍ NOVÉHO ODPADNÍHO POTRUBÍ K UMÝVADLŮM VČETNĚ ZÁVĚSŮ
- d. ZAPLÁŠTĚNÍ POTRUBÍ SDK KRYTEM TVARU L 250/250mm VČTNĚ KOTVENÍ DO STROPU A STĚNY

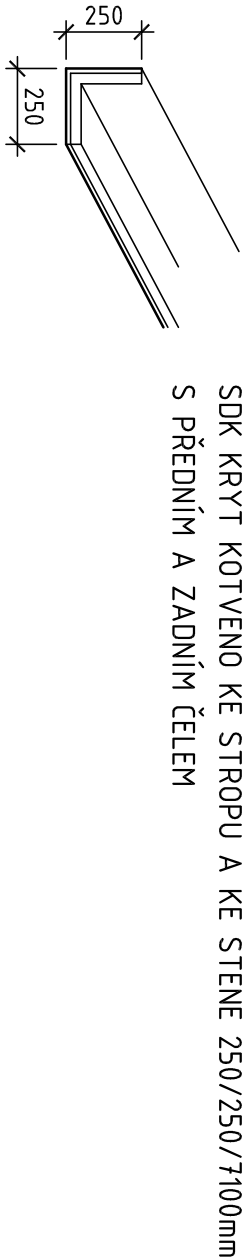

Před prováděním nutno ověřit všechny rozměry dle skutečnosti.

VED.PROJEKTANT		PROJEKTANT	KRESLIL
ING.Š.KOLAJOVÁ		ING.Š.KOLAJOVÁ	ING.Š.KOLAJOVÁ
MÍSTO AKCE: Základní škola Brno, Úvoz 55 p.o. Úvoz 55, 602 00 Brno			
INVESTOR: Statutární město Brno, městská část Brno - střed Dominikánská 264/2, 601 69 Brno, IČ : 44992785			
AKCE: „ŽŠ Brno, Úvoz 55, p.o. – oprava kabinetů zpracování dokumentace pro provádění stavby”			
OBJEKT: stavební řešení, zdravotně – technické instalace			
NÁZEV PŮDORYS, 3.NP – NOVÝ STAV			
MĚŘÍTKO 1:50		VÝKRES Č. D.1.1.4	

ATELIER  
2007



ING. ŠÁRKA KOLAJOVÁ

PROJEKČNÍ A INŽENYRSKÁ ČINNOST

Brátova 58a, 616 00 Brno

Právní síť spol. s.r.o.  
pověřeno pro splnění úkolu

tél: +420 729 148 268, email: kolajova@atelier2007.cz