


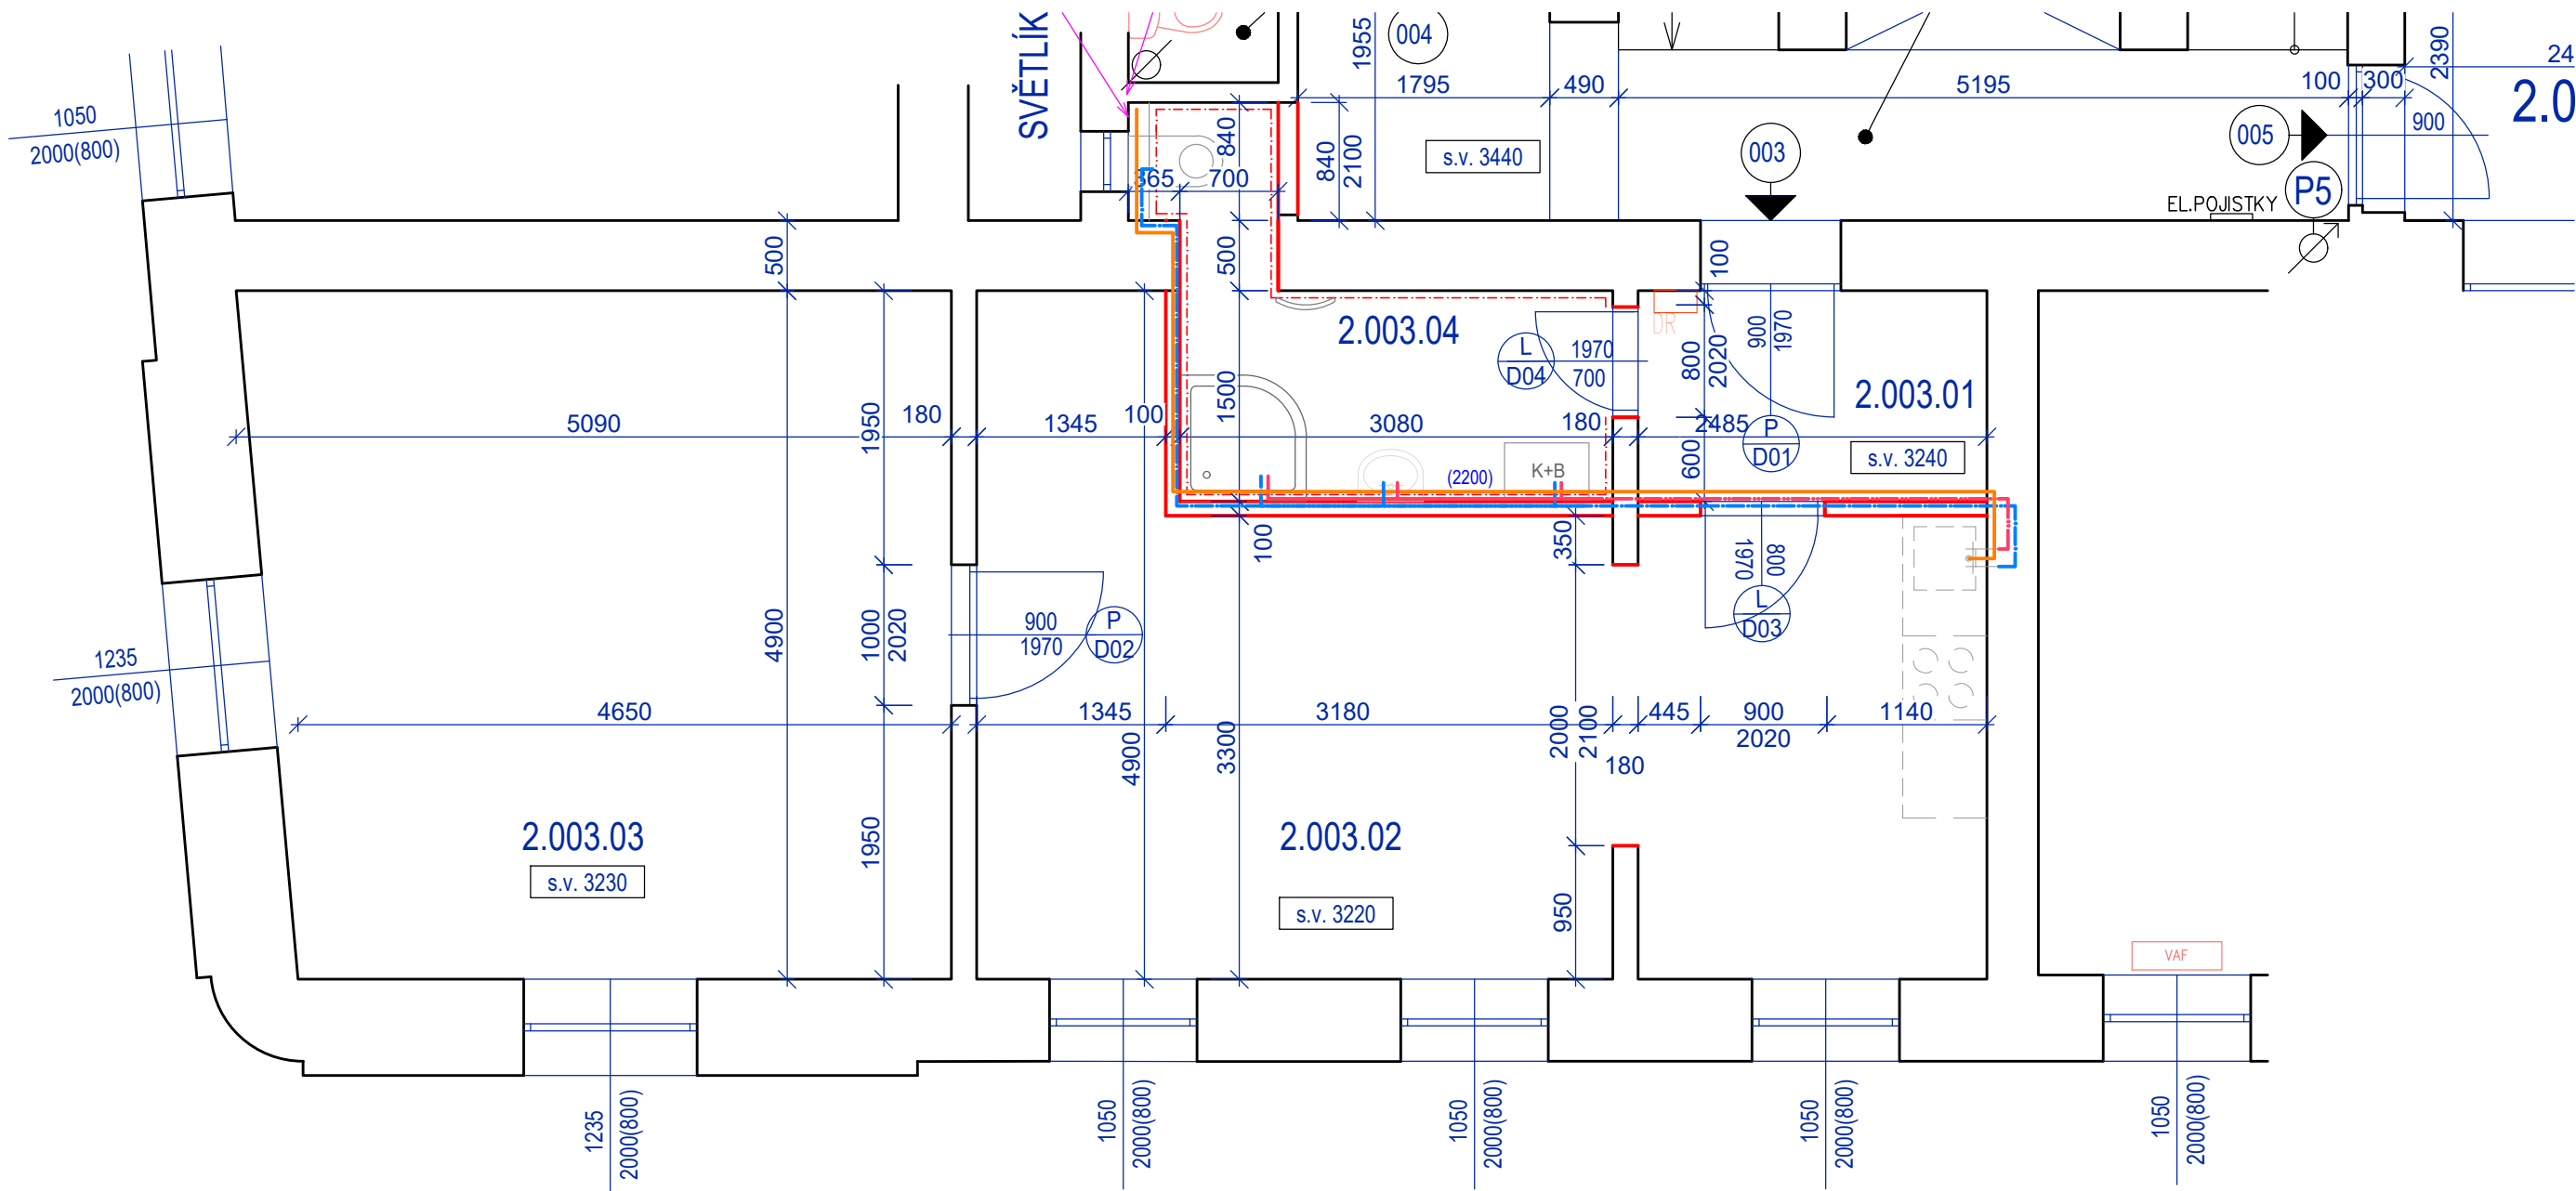


- POZNÁMKY :**
- V rámci opravy bytové jednotky budou demontovány všechny vnitřní rozvody elektro, vč. koncových prvků, rozvodnice bytu, rozvody vody a kanalizace, včetně armatur u sanitárního vybavení
  - Byt bude kompletně nově vymalován 2x nátěr bílou barvou
  - V rámci opravy bytové jednotky budou zapraveny všechny bourané drážky malt. směsí/alt. sádkou a přeštukovány
  - **Všechny místnosti budou nově vymalovány, 2-tým nátěrem bílé barvy, včetně stropů !**
  - Ve všech místnostech bytu, kde jsou realizovány nové podlahy, budou provedeny sokly
- DR = domovní rozvodnice

- LEGENDA ZNAČENÍ :**
-  STÁVAJÍCÍ KONSTRUKCE - ZDĚNÉ / ŽLB PANELY / SDK / UMAKART
  -  NOVÁ SDK PŘÍČKA W112 TL. 100 MM
  -  NOVÁ PÓRBETONOVÁ PŘÍČKA, ZDĚNA NA TENKOVRSTVOU MALTY TL. 150 MM

LEGENDA MÍSTNOSTÍ					
PROSTOR	Č.M.	ÚČEL MÍSTNOSTI	FLOCHA	PODLAHA	TOPENÍ
SPOLEČNÝ	2.000.01	SCHODIŠTĚ	7,6	TERAČO	
	2.000.02	CHODBA	10,6	DLAŽBA	
CELKEM	003	2.003.01	ZÁDVEŘÍ	3,73	PVC
		2.003.02	OP-KUCHYNNÉ	24,8	PVC
		2.003.03	POKOJ	23,9	VINYL
		2.003.04	KOUPELNA	5,87	KERAM. DLAŽBA
				58,3	

- POZNÁMKY ZTI :**
- V MÍSTĚ NAVRŽENÉ PRAČKY BUDE PŘIPRAVEN VENTIL PRO NAPOJENÍ VODY, VČETNÉ PŘIPOJENÍ KANALIZACE
  - V KUCHYNI BUDE PŘIPRAVEN VENTIL PRO MYČKU, VČETNÉ PŘIPOJENÍ KANALIZACE
  - V KUCHYNI BUDOU DÁLE PŘIPRAVENÁ PŘIPOJOVACÍ MÍSTA PRO DŘEZ - TEPLÁ A STUDENÁ VODA A PŘIPOJOVACÍ MÍSTO KANALIZACE
  - VŠECHNA KANALIZAČNÍ PŘIPOJOVACÍ POTRUBÍ BUDOU NAPOJENA NA STÁVAJÍCÍ SVISLÉ SPLAŠKOVÉ POTRUBÍ
  - PŘIPOJOVACÍ POTRUBÍ STUDENÉ VODY BUDE PROVEDENO Z TRUB PP-Rd25-2,3 A ZATEPLENO PĚNĚNÝM POLYETHYLENEM TL. 9 MM
  - PŘIPOJOVACÍ POTRUBÍ TEPLÉ VODY BUDE PROVEDENO Z TRUB PP-Rd25-2,3 A ZATEPLENO PĚNĚNÝM POLYETHYLENEM TL. 15 MM
  - KANALIZAČNÍ PŘIPOJOVACÍ POTRUBÍ DŘEZU, MYČKY, PRAČKY A SPRCHY S VANOU BUDE PROVEDENO Z TRUB PP-HT 50
  - KANALIZAČNÍ PŘIPOJOVACÍ POTRUBÍ WC BUDE PROVEDENO Z TRUB PP-HT 125
  - VŠECHNY NOVÉ ROZVODY ZDRAVOTECHNIKY BUDOU VEDENY VE VYSEKANÉ DRÁŽCE STÁVAJÍCÍCH STĚN NEBO V NOVÝCH PODLAHÁCH
  - VŠECHNA PŘIPOJOVACÍ POTRUBÍ BUDOU VEDENA VE SPÁDU OD ZAŘIZOVACÍCH PŘEDMĚTŮ DO HLAVNÍCH SVISLÝCH POTRUBÍ, SPÁD BUDE MIN. 3‰
  - VŠECHNA KANALIZAČNÍ POTRUBÍ BUDOU OSAZENA SE ZÁPACHOVOU UZÁVĚROU



Architekt / Architect:

Hlavní inženýr / Main Engineer:

Investor / Client:

**PROJEKT HALY S.R.O.**  
Křížovnická 86/6, 110 00 Praha  
E : nemec@projekt-haly.cz  
W : www.projekthaly.cz

**MĚSTSKÁ ČÁST BRNO - STŘED**  
Dominikánské náměstí 196/1  
602 00 Brno  
IČO : 44992785  
DIČ : CZ44992785

Název projektu / Project Name:  
**MODERNIZACE BYTU**  
byť č. 3, Anenská, č.p. 8, Brno

Stupeň dokumentace / Project Stage:  
DPS DOKUMENTACE PRO PROVEDENÍ STAVBY

Část / Part:  
D VÝKRESOVÁ ČÁST

Stavební objekt / Building:

Profesní díl / Prof. part:  
ARS ARCHITEKTONICKO-STAVEBNÍ ŘEŠENÍ

Kód / Code:  
010

Zpracovatel části / Consultant:  
**PROJEKT HALY S.R.O.**  
Křížovnická 86/6, 110 00 Praha 1  
E : nemec@projekt-haly.cz  
W : www.projekthaly.cz

Zodpovědný projektant / Engineer in Charge:  
Ing. Antonín Němec

Razítko / Stamp:

Název výkresu / Drawing Title:  
**PŮDORYS - NOVÝ STAV  
ZTI**

Kreslil / Drawn by:  
Ing. Ondřej Němec

Kontroloval / Approved by:  
Ing. Ondřej Němec

Datum vydání / Date of Issue:  
13.06.2020

Číslo projektu / Project Number:  
2020.0010

Formát / Paper size:  
4x A4

Měřítko / Scale:  
1:50

Číslo výkresu / Drawing number:  
D.1.1 - 04

Označení výkresu / Drawing type:  
ZTI

Revize / Revision:  
00

Kód výkresu / Code of layout:

Kopie / Copy: