

## LEGENDA MÍSTNOSTÍ

OZN.	NÁZEV	PODLAHA	STĚNY	STROP	PLOCHA [m²]	S.V. [m]	POZNÁMKA
301	CHODBA	OSB DESKY	ŠTUKOVÁ OMÍTKA	ŠTUKOVÁ OMÍTKA	5,80	3,140	
302	KOUPELNA	KERAMICKÁ DLAŽBA	ŠTUKOVÁ OMÍTKA	ŠTUKOVÁ OMÍTKA	3,61	3,115	KERAMICKÝ OBKLAD V=2000 mm
303	POKOJ	OSB DESKY	ŠTUKOVÁ OMÍTKA	ŠTUKOVÁ OMÍTKA	10,11	3,150	
304	POKOJ+ KUCHYŇSKÝ KOUT	OSB DESKY, DŘEVĚNNÁ-PRKENNÁ	ŠTUKOVÁ OMÍTKA	ŠTUKOVÁ OMÍTKA	30,62	3,150	OBKLAD STĚNY KUCHYŇSKÉHO KOUTU V=930-1450 mm

## LEGENDA ZAŘÍZENÍ:

### 1. KONDENZAČNÍ PLYNOVÝ KOTEL

- VESTAVĚNÝ 100L ZÁSOBNÍK, V BOČNÍ ČÁSTI
- KOTEL, KTERÝ MÁ OHŘEV TEPLÉ VODY V KOMBINACI S VYSOKOU EFEKTIVITOU
- PRŮTOKOVÝ OHŘÍVAČ TEPLÉ VODY
- OKAMŽITÁ A ÚSPORNÁ DODÁVKA TEPLÉ VODY

## LEGENDA ZAŘÍZENÍ:

- WC KLOZET ZÁVĚSNÝ  
U UMYVADLO SE STOJÁNKOVOU BATERIÍ  
S SPRCHOVÝ KOUT  
DJ KUCHYŇSKÝ DŘEZ  
MN MYČKA – PŘÍPRAVA  
AP AUTOMATICKÁ PRAČKA – PŘÍPRAVA

## LEGENDA POTRUBÍ:

- STUDENÁ VODA ———  
TEPLÁ VODA ———

HLAVNÍ PROJEKTANT:



Energy Benefit Centre a.s.  
Křenova 438/3, 162 00 Praha 6  
tel.: +420 270 003 300  
e-mail: kontakt@energy-benefit.cz  
internet: www.energy-benefit.cz

ZPRACOVATEL ČÁSTI:

Vypracoval:  
Aleš Veselý  
Kontroloval:  
Ing. Jan Košner Ph.D.  
Zodpovědný projektant:  
Ing. Vítězslav Gregar

PROJEKT:

Projektová dokumentace na opravu bytů – etapa  
1/2017  
LIDICKÁ 47 BYT Č.8

STAVEBNÍK:

Statutární město Brno, městská část Brno – střed  
Dominikánská 2, 601 69 Brno

ČÁST, PROFESE:


ZDRAVOTNĚ TECHNICKÁ INSTALACE

VÝKRES:

PŮDORYS BYTU Č.8 – VODOVOD – NAVRHOVANÝ STAV

razítko a podpis

Zakázkové číslo:		Paré:
170090		
Datum:		
9.05.2017		
Část:	Stupeň:	Změna:
D.1.4a	DSP	00
Č.výkr.:	Formát:	Měřítko:
01	2 x A4	1:50

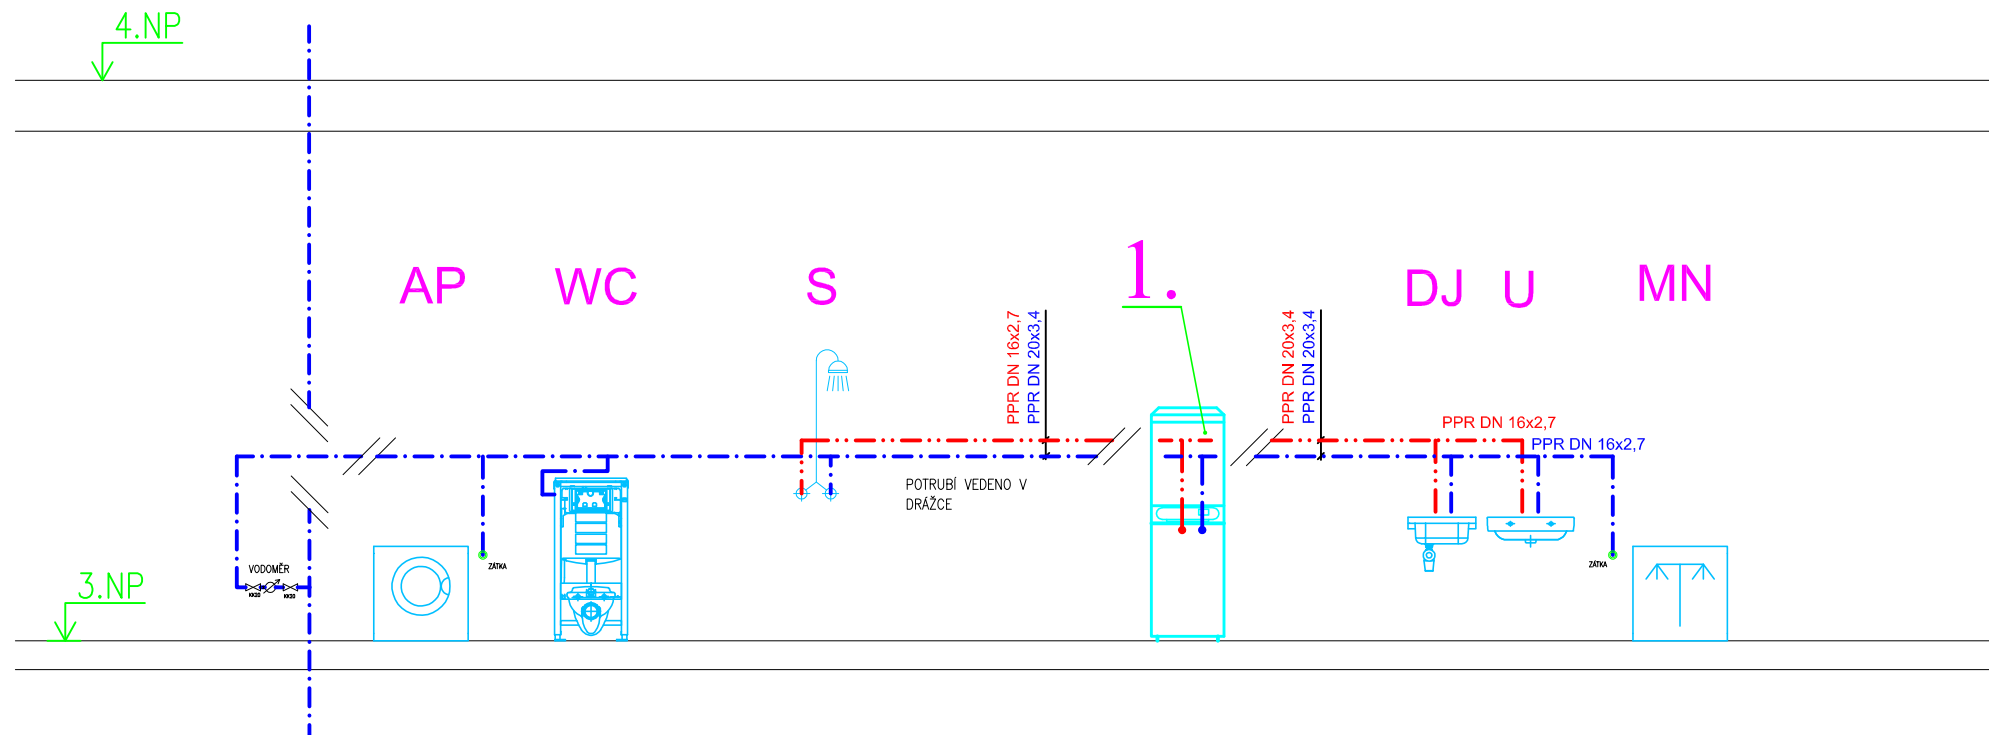

## LEGENDA ZAŘÍZENÍ:

### 1. KONDENZAČNÍ PLYNOVÝ KOTEL

- VESTAVĚNÝ 100L ZÁSObNÍK, V BOČNÍ ČÁSTI
- KOTEL, KTERÝ MÁ OHŘEV TEPLÉ VODY V KOMBINACI S VYSOKOU EFEKTIVITOU
- PRŮTOKOVÝ OHŘÍVAČ TEPLÉ VODY
- OKAMŽITÁ A ÚSPORNÁ DODÁVKA TEPLÉ VODY

## LEGENDA ZAŘÍZENÍ:

WC	KLOZET ZÁVĚSNÝ
U	UMYVADLO SE STOJÁNKOVOU BATERIÍ
S	SPRCHOVÝ KOUT
DJ	KUCHYŇSKÝ DŘEZ
MN	MYČKA – PŘÍPRAVA
AP	AUTOMATICKÁ PRAČKA – PŘÍPRAVA

## LEGENDA POTRUBÍ:

STUDENÁ VODA ———

TEPLÁ VODA ———

HLAVNÍ PROJEKTANT:



Energy Benefit Centre a.s.  
Křenova 438/3, 162 00 Praha 6  
tel.: +420 270 003 300  
e-mail: kontakt@energy-benefit.cz  
internet: www.energy-benefit.cz

ZPRACOVATEL ČÁSTI:

Vypracoval:  
**Aleš Veselý**  
Kontroloval:  
**Ing. Jan Košner Ph.D.**  
Zodpovědný projektant:  
**Ing. Vítězslav Gregar**

PROJEKT:

**Projektová dokumentace na opravu bytů – etapa  
1/2017  
LIDICKÁ 47 BYT Č.8**

STAVEBNÍK:

Statutární město Brno, městská část Brno – střed  
Dominikánská 2, 601 69 Brno

ČÁST, PROFESE:

**ZDRAVOTNĚ TECHNICKÁ INSTALACE**

VÝKRES:

**SCHÉMA BYTU Č.8 – VODOVOD – NAVRHOVANÝ STAV**


razítko a podpis

Zakázkové číslo: **170090**

Datum: **9.05.2017**

Část: **D.1.4a** Stupeň: **DSP** Změna: **00**

Č.výkr.: **02** Formát: **2 x A4** Měřítko: **1:50**

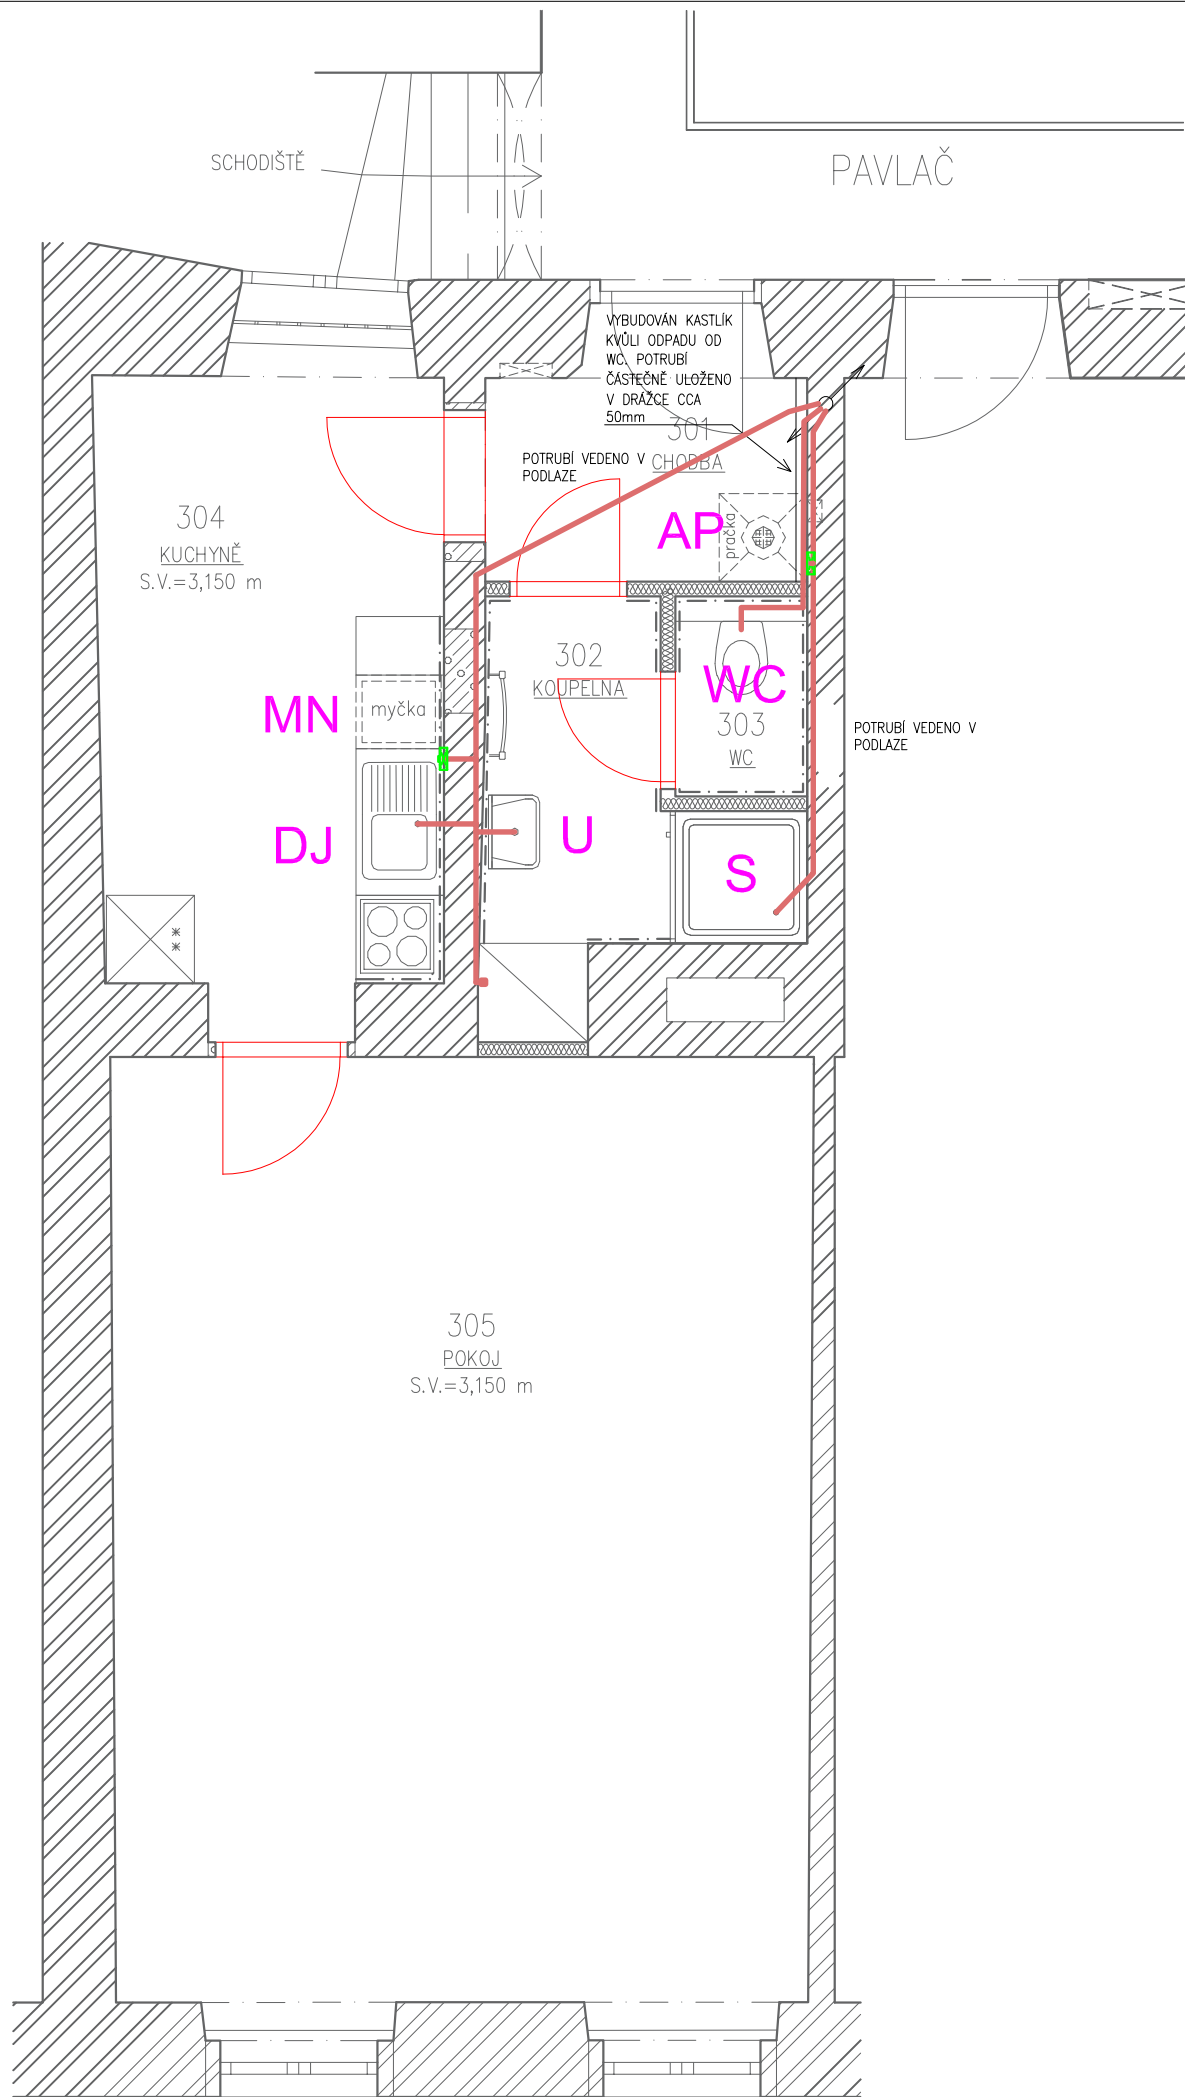

## LEGENDA MÍSTNOSTÍ

OZN.	NÁZEV	PODLAHA	STĚNY	STROP	PLOCHA [m²]	S.V. [m]	POZNÁMKA
301	CHODBA	OSB. DESKY	ŠTUKOVÁ OMÍTKA	ŠTUKOVÁ OMÍTKA	5,80	3,140	
302	KOUPELNA	KERAMICKÁ DLAŽBA	ŠTUKOVÁ OMÍTKA	ŠTUKOVÁ OMÍTKA	3,61	3,115	KERAMICKÝ OBKLAD V=2000 mm
303	POKOJ	OSB. DESKY	ŠTUKOVÁ OMÍTKA	ŠTUKOVÁ OMÍTKA	10,11	3,150	
304	POKOJ+KUCHYŇSKÝ KOUT	OSB. DESKY, DŘEVĚNNA-PRKĚNNÁ	ŠTUKOVÁ OMÍTKA	ŠTUKOVÁ OMÍTKA	30,62	3,150	OBKLAD STĚNY KUCHYŇSKÉHO KOUTU V=930-1450 mm

## LEGENDA POTRUBÍ:

- KANALIZAČNÍ POTRUBÍ NAPOJOVACÍ PP- HT
- KANALIZAČNÍ POTRUBÍ - STÁVAJÍCÍ

## POZNÁMKA :

VEŠKERÉ MÍRY NUTNO UPŘESNIT PŘI REALIZACI

## LEGENDA ZAŘIZOVACÍCH PŘEDMĚTŮ:

- WC** WC MÍSA KERAMICKÁ ZÁVĚSNÁ  
HORNÍ HRANA v.400 mm  
VODA SV, DN15, v.1000mm  
+PODOMÍTKOVÝ MODUL K OBEZDĚNÍ  
S INTEGROVANÝM ROHOVÝM VENTILEM (DODÁVKA VÝROBCE)

- U** UMYVADLO ZÁPUSTNÉ KERAMICKÉ  
ŠÍŘKA 540 mm, HORNÍ HRANA v.850 mm  
ODPAD DN40, v.530 mm  
VODA SV/TV, 2xRV DN15, v.580MM  
+BATERIE STOJÁNKOVÁ PÁKOVÁ G 1/2  
+UMYVADLOVÝ SIFON VODNÍ DN40 - PLAST  
+OVLÁDÁNÍ ODTOKU  
+SOUČÁSTI JE ZRCADLO 540x800 mm
- DJ** DŘEZ GRANITOVÝ JEDNODUCHÝ  
HORNÍ HRANA v.900 mm  
ODPAD DN40, v.450mm  
VODA SV/TV, 2xRV DN15, v.580 mm  
+BATERIE STOJÁNKOVÁ PÁKOVÁ G 1/2  
+UMYVADLOVÝ SIFON VODNÍ DN40 - PLAST
- S** SPRCHOVÁ VANIČKA PLASTOVÁ  
DNO VANIČKY v.100 mm  
ODPAD DN40, V PODLAŽE  
+NÁSTĚNNÁ PÁKOVÁ BATERIE  
+SIFON VANIČKOVÝ DN50 - PLAST  
+POSUVNÁ SPRCHOVÁ TYČ
- AP** (AUTOMATICKÁ PRAČKA  
HORNÍ HRANA v.500 mm  
ODPAD DN40  
VODA SV, DN15) - PŘÍPRAVA
- MN** (MYČKA NÁDOBÍ  
HORNÍ HRANA v.500 mm  
ODPAD DN40  
VODA SV, DN15) - PŘÍPRAVA

HLAVNÍ PROJEKTANT:



Energy Benefit Centre a.s.  
Křenova 438/3, 162 00 Praha 6  
tel.: +420 270 003 300  
e-mail: kontakt@energy-benefit.cz  
internet: www.energy-benefit.cz

ZPRACOVATEL ČÁSTI:

Vypracoval:  
**Aleš Veselý**  
Kontroloval:  
**Ing. Jan Košner Ph.D.**  
Zodpovědný projektant:  
**Ing. Vítězslav Gregar**

PROJEKT:

**Projektová dokumentace na opravu bytů – etapa 1/2017**  
**LIDICKÁ 47 BYT Č.8**

STAVEBNÍK:

Statutární město Brno, městská část Brno – střed  
Dominikánská 2, 601 69 Brno

ČÁST, PROFESE:


**ZDRAVOTNĚ TECHNICKÁ INSTALACE**

VÝKRES:

**PŮDORYS BYTU Č.8 – KANALIZACE – NAVRHOVANÝ STAV**

razítko a podpis

Zakázkové číslo:		Paré:
170090		
Datum:		
9.05.2017		
Část:	Stupeň:	Změna:
D.1.4a	DSP	00
Č.výkr.:	Formát:	Měřítko:
03	2 x A4	1:50

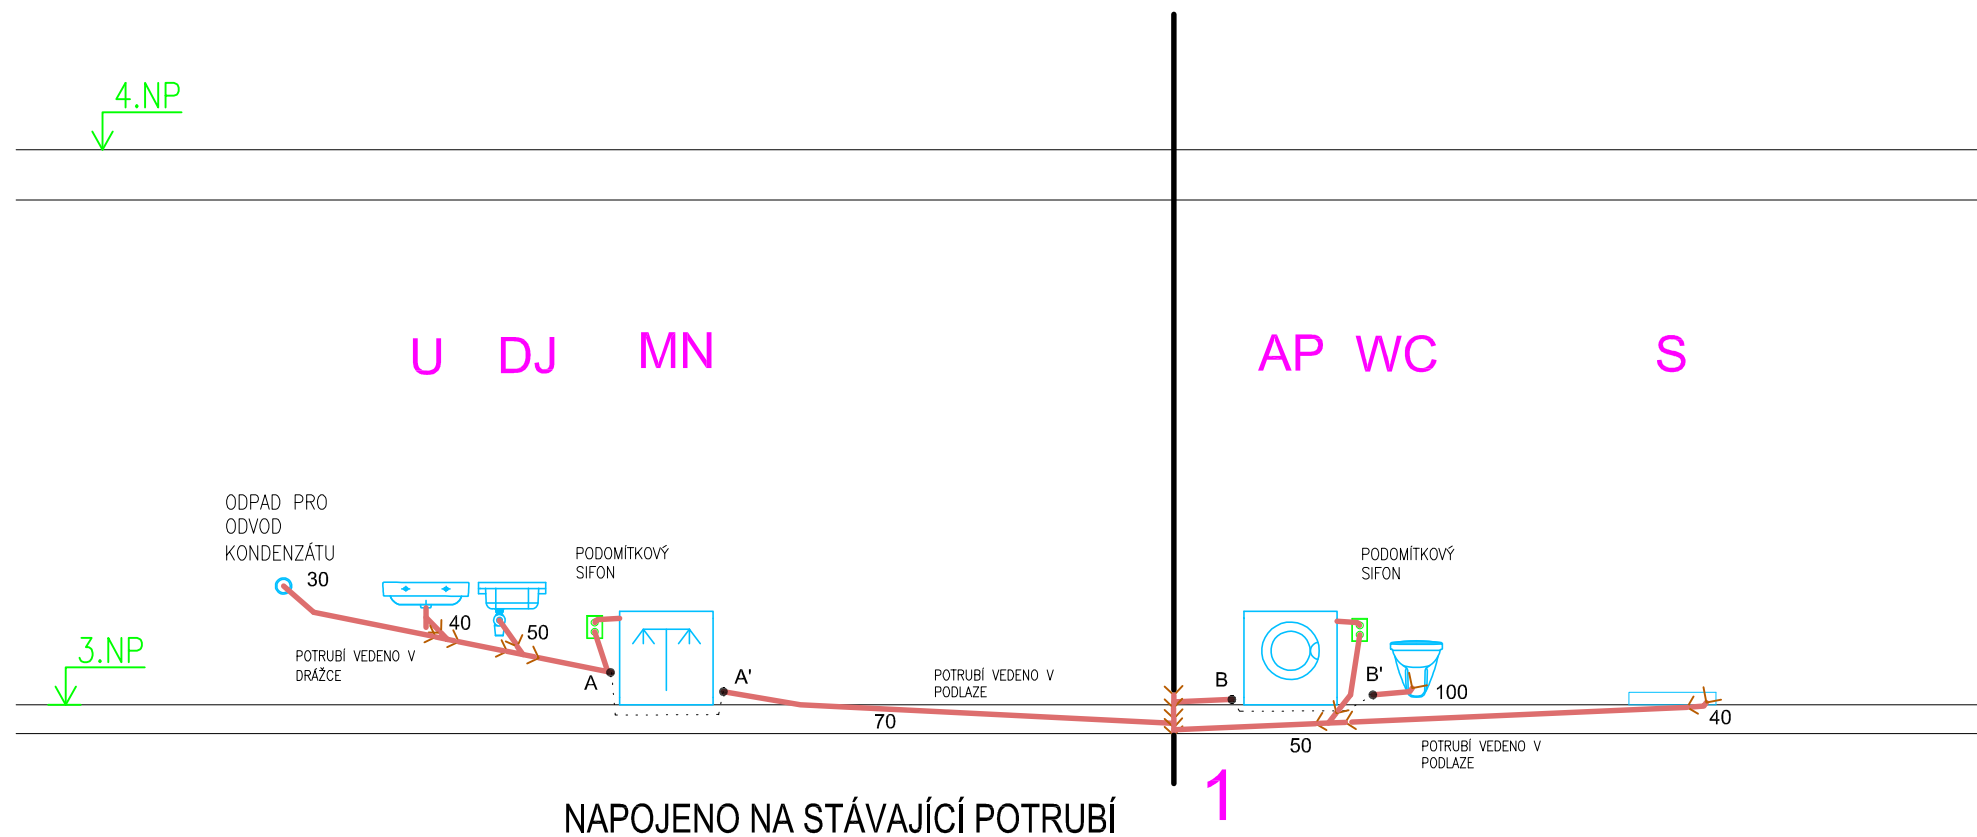

#### LEGENDA POTRUBÍ:

- KANALIZAČNÍ POTRUBÍ NAPOJOVACÍ PP- HT
- KANALIZAČNÍ POTRUBÍ – STÁVAJÍCÍ

#### POZNÁMKA :

VEŠKERÉ MÍRY NUTNO UPŘESNIT PŘI REALIZACI

#### LEGENDA ZAŘIZOVACÍCH PŘEDMĚTŮ:

- WC** WC MÍSA KERAMICKÁ ZÁVĚSNÁ  
HORNÍ HRANA v.400 mm  
VODA SV, DN15, v.1000mm  
+PODOMÍTKOVÝ MODUL K OBEZDĚNÍ  
S INTEGROVANÝM ROHOVÝM VENTILEM  
(DODÁVKA VÝROBCE)

- U** UMYVADLO ZÁPUSTNÉ KERAMICKÉ  
ŠÍŘKA 540 mm, HORNÍ HRANA v.850 mm  
ODPAD DN40, v.530 mm  
VODA SV/TV, 2xRV DN15, v.580MM  
+BATERIE STOJÁNKOVÁ PÁKOVÁ G 1/2  
+UMYVADLOVÝ SIFON VODNÍ DN40 – PLAST  
+OVLÁDÁNÍ ODTOKU  
+SOUČÁSTÍ JE ZRCADLO 540x800 mm
- DJ** DŘEZ GRANITOVÝ JEDNODUCHÝ  
HORNÍ HRANA v.900 mm  
ODPAD DN40, v.450mm  
VODA SV/TV, 2xRV DN15, v.580 mm  
+BATERIE STOJÁNKOVÁ PÁKOVÁ G 1/2  
+UMYVADLOVÝ SIFON VODNÍ DN40 – PLAST
- S** SPRCHOVÁ VANIČKA PLASTOVÁ  
DNO VANIČKY v.100 mm  
ODPAD DN40, V PODLAŽE  
+NÁSTĚNNÁ PÁKOVÁ BATERIE  
+SIFON VANIČKOVÝ DN50 – PLAST  
+POSUVNÁ SPRCHOVÁ TYČ
- AP** (AUTOMATICKÁ PRAČKA  
HORNÍ HRANA v.500 mm  
ODPAD DN40  
VODA SV, DN15) – PŘÍPRAVA
- MN** (MÝČKA NÁDOBÍ  
HORNÍ HRANA v.500 mm  
ODPAD DN40  
VODA SV, DN15) – PŘÍPRAVA

HLAVNÍ PROJEKTANT:



Energy Benefit Centre a.s.  
Křenova 438/3, 162 00 Praha 6  
tel.: +420 270 003 300  
e-mail: kontakt@energy-benefit.cz  
internet: www.energy-benefit.cz

ZPRACOVATEL ČÁSTI:

Vypracoval:  
**Aleš Veselý**  
Kontroloval:  
**Ing. Jan Košner Ph.D.**  
Zodpovědný projektant:  
**Ing. Vítězslav Gregar**

PROJEKT:

**Projektová dokumentace na opravu bytů – etapa  
1/2017  
LIDICKÁ 47 BYT Č.8**

STAVEBNÍK:

Statutární město Brno, městská část Brno – střed  
Dominikánská 2, 601 69 Brno

ČÁST, PROFESE:


**ZDRAVOTNĚ TECHNICKÁ INSTALACE**

VÝKRES:

**SCHÉMA BYTU Č.8 – KANALIZACE – NAVRHOVANÝ STAV**

razítko a podpis

Zakázkové číslo: <b>170090</b>		Paré:
Datum: <b>9.05.2017</b>		
Část: <b>D.1.4a</b>	Stupeň: <b>DSP</b>	Změna: <b>00</b>
Č.výkr.: <b>04</b>	Formát: <b>2 x A4</b>	Měřítko: <b>1:50</b>

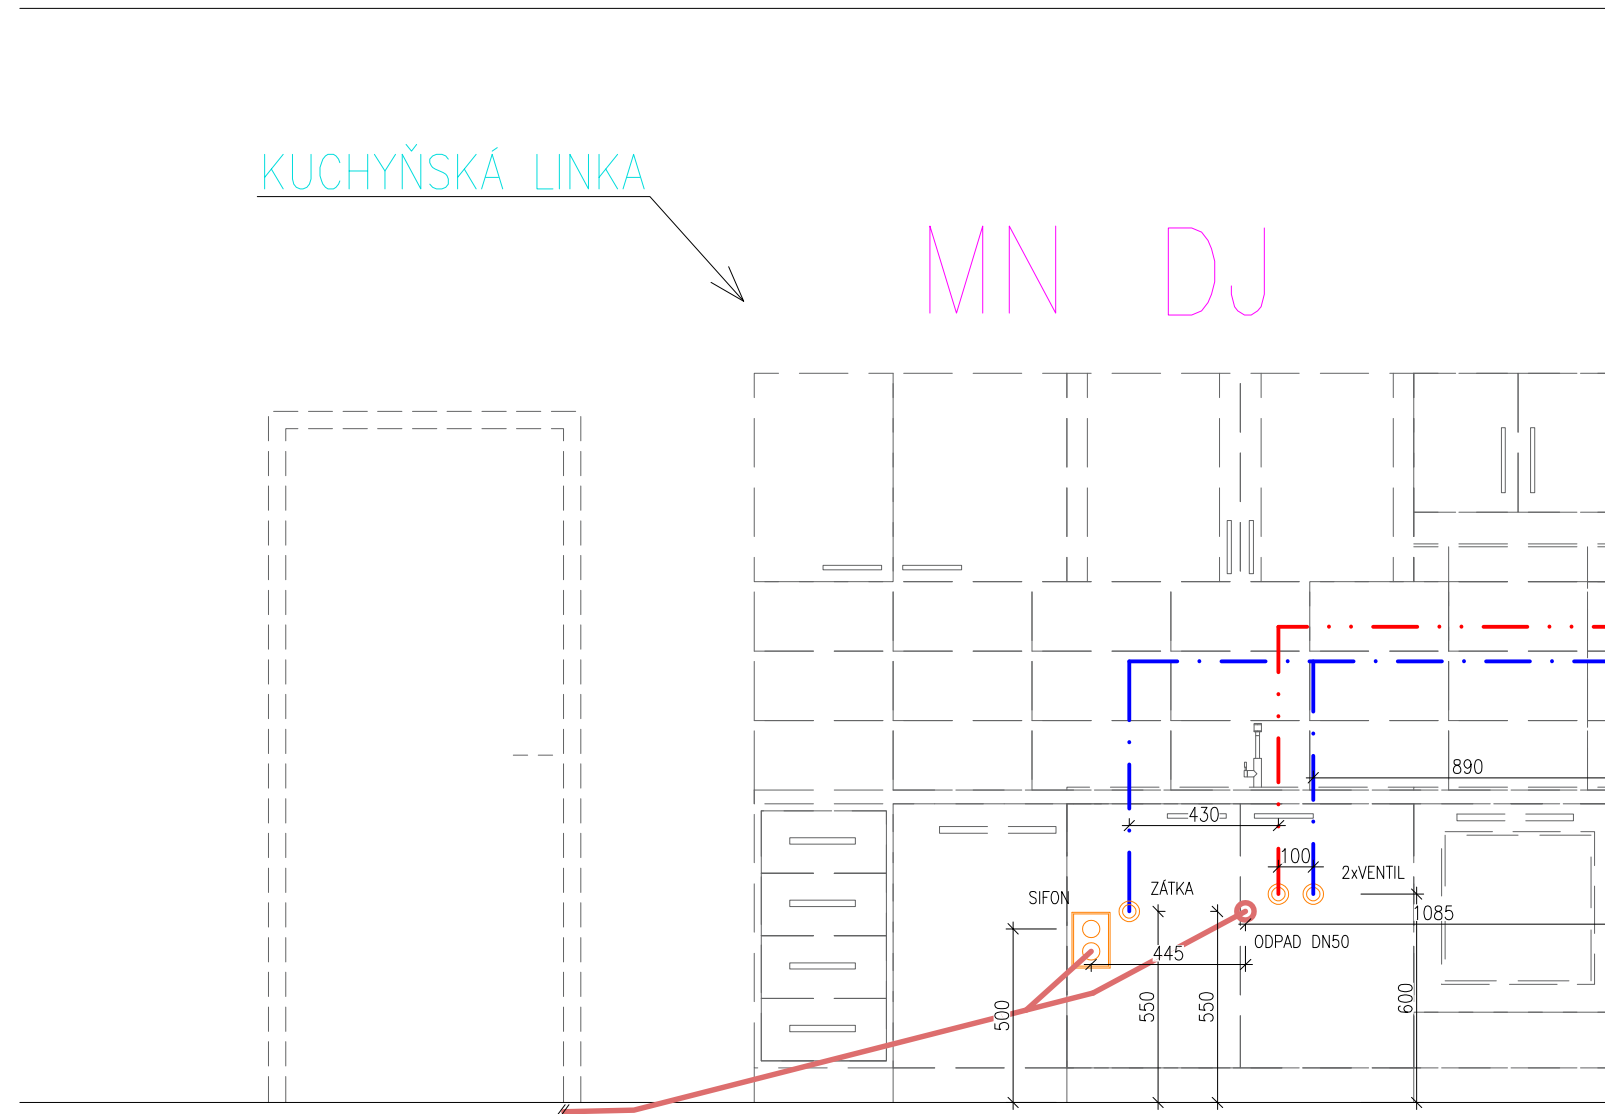

## LEGENDA POTRUBÍ:

STUDENÁ VODA -----  
TEPLÁ VODA -----  
KANALIZAČNÍ  
POTRUBÍ -----  
NAPOJOVACÍ  
PP – HT

## LEGENDA ZAŘÍZENÍ:

DJ KUCHYŇSKÝ DŘEZ  
MN MYČKA – PŘÍPRAVA  
AP AUTOMATICKÁ PRAČKA – PŘÍPRAVA

## POZNÁMKA :

VEŠKERÉ DALŠÍ MÍRY NUTNO UPŘESNIT PŘI  
REALIZACI

HLAVNÍ PROJEKTANT:



Energy Benefit Centre a.s.  
Křenova 438/3, 162 00 Praha 6  
tel.: +420 270 003 300  
e-mail: kontakt@energy-benefit.cz  
internet: www.energy-benefit.cz

ZPRACOVATEL ČÁSTI:

Vypracoval:  
**Aleš Veselý**  
Kontroloval:  
**Ing. Jan Košner Ph.D.**  
Zodpovědný projektant:  
**Ing. Vítězslav Gregar**

PROJEKT:

**Projektová dokumentace na opravu bytů – etapa  
1/2017  
LIDICKÁ 47 BYT Č.8**

STAVEBNÍK:

Statutární město Brno, městská část Brno – střed  
Dominikánská 2, 601 69 Brno

ČÁST, PROFESE:

**ZDRAVOTNĚ TECHNICKÁ INSTALACE**

VÝKRES:

**SCHÉMA ZAPOJENÍ KUCHYŇSKÉ LINKY BYTU Č.8 – NAVRHOVANÝ STAV**

razítko a podpis

Zakázkové číslo: **170090**

Datum: **9.05.2017**

Část: **D.1.4a** Stupeň: **DSP** Změna: **00**

Č.výkr.: **05** Formát: **2 x A4** Měřítko: **1:50**