


VÝKRES: KŘÍDLOVICKÁ 66 - oprava bytové jednotky č. 13, 5. NP

ZJEDNODUŠENÝ PŮDORYS- Elektroinstalace

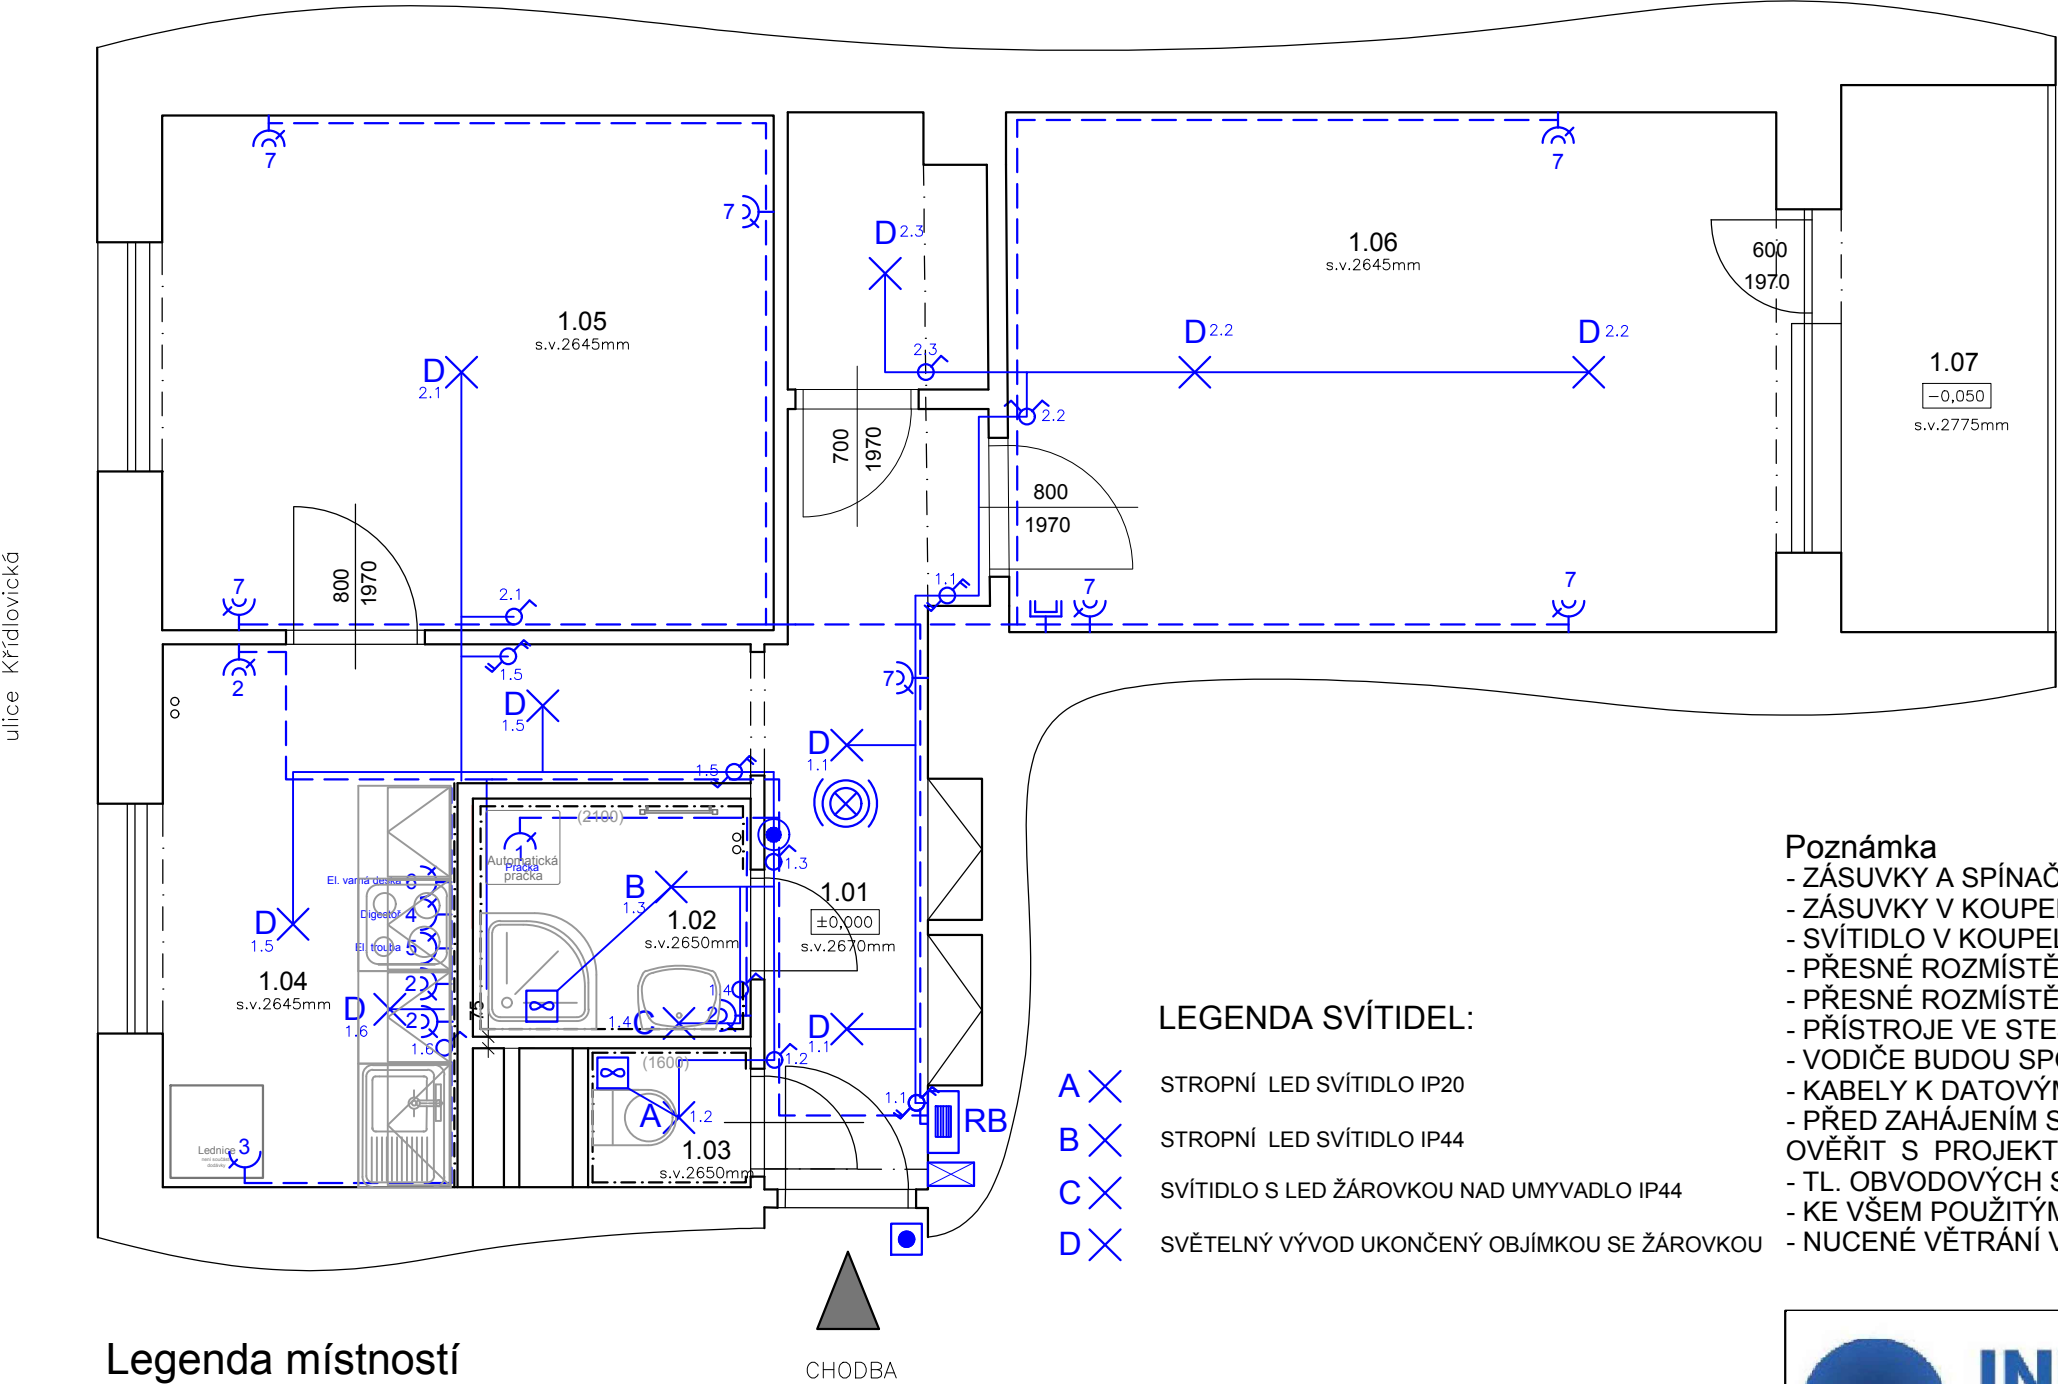

ulice Křídlovická

ulice Poříčí

Legenda materiálu

- ZDIVO
- Legenda:

RB

ROZVADĚČ BYTU

SVĚTELNÝ OBVOD CYKY ...1,5mm

ZÁSUVKOVÝ OBVOD 230V CYKY 3Cx2,5mm

SPÍNAČ 10A 250V ŘAZENÍ 1 IP20, ZAPUŠTĚNÝ, BÍLÝ

SPÍNAČ 10A 250V ŘAZENÍ 6 IP20, ZAPUŠTĚNÝ, BÍLÝ

SPÍNAČ 10A 250V ŘAZENÍ 5 IP20, ZAPUŠTĚNÝ BÍLÝ

SPÍNAČ 10A 250V ŘAZENÍ 6+6 IP20, ZAPUŠTĚNÝ, BÍLÝ

SPÍNAČ SE SIG. DOUTNAVKOU 10A 250V IP20, ZAPUŠTĚNÝ, BÍLÝ + DOBĚHOVÉ RELÉ

ZÁSUVKA DOMOVNÍ 250V 16A IP20, ZAPUŠTĚNÁ, BÍLÁ

ZÁSUVKA DOMOVNÍ DVOJNÁSOBNÁ 250V 16A IP20, ZAPUŠTĚNÁ, BÍLÁ

NOVÉ ZVONKOVÉ TLAČÍTKO

NOVÝ DOMÁCÍ TELEFON

AUTONOMNÍ HLÁSIČ KOUŘE

ZÁSUVKA STA (ROZVOD BUDE VEDEN V EL CHRÁNIČCE)

VENTILÁTOR S ČASOVÝM DOBĚHEM

LEGENDA SVÍTIDEL:

- A

STROPNÍ LED SVÍTIDLO IP20
- B

STROPNÍ LED SVÍTIDLO IP44
- C

SVÍTIDLO S LED ŽÁROVKOU NAD UMYVADLO IP44
- D

SVĚTELNÝ VÝVOD UKONČENÝ OBJÍMKOU SE ŽÁROVKOU

Poznámka

- ZÁSUVKY A SPÍNAČE V KUCHYŇSKÉM KOUTĚ +1300mm, ZÁSUVKA PRO DIGESTOŘ +1700mm
- ZÁSUVKY V KOUPELNĚ +1200-1300mm
- SVÍTIDLO V KOUPELNĚ NAD UMYVADLEM SPODNÍM OKRAJEM +1750mm
- PŘESNÉ ROZMÍSTĚNÍ VÝVODŮ KUCH. LINKY BUDE ODSOUHLASENO ZÁSTUPCEM INVESTORA
- PŘESNÉ ROZMÍSTĚNÍ ZÁSUVK A SVĚTEL BUDE ODSOUHLASENO ZÁSTUPCEM INVESTORA
- PŘÍSTROJE VE STEJNÉ VÝŠCE SDRUŽOVAT DO VÍCENÁSOBNÝCH RÁMEČKŮ.
- VODIČE BUDOU SPOJOVÁNY PŘÍMO V KRABICÍCH ZA ZÁSUVKAMI A VYPÍNAČI !!!
- KABELY K DATOVÝM ZÁSUVKÁM BUDOU ROZŠÍŘENY O UTP KABEL
- PŘED ZAHÁJENÍM STAVEBNÍCH PRACÍ NUTNO PŘEDEM ZKONTROLOVAT VŠECHNY MÍRY A OVĚŘIT S PROJEKTOVOU DOKUMENTACÍ
- TL. OBVODOVÝCH STĚN JE ORIENTAČNÍ
- KE VŠEM POUŽITÝM VÝROBKŮM BUDOU DOLOŽENY TECHNICKÉ LISTY
- NUCENÉ VĚTRÁNÍ V KOUPELNĚ A NA WC BUDE ŘEŠENO VENTILÁTOREM S ČASOVÝM DOBĚHEM

Legenda místností

Č.M.	NÁZEV MÍSTNOSTI	PLOCHA (m²)	DRUH PODLAHY	POVRCH STĚN	POVRCH STROP	POZN.
1.01	CHODBA	5,6	PVC	ŠTUK. OMÍTKA	ŠTUK. OMÍTKA	MDF LIŠTA
1.02	KOUPELNA	2,7	DLAŽBA	ŠTUK. OMÍTKA	ŠTUK. OMÍTKA	OBKLAD v. 2100mm
1.03	WC	1,3	DLAŽBA	ŠTUK. OMÍTKA	ŠTUK. OMÍTKA	OBKLAD v. 1600mm
1.04	KUCHYŇ	8,3	PVC	ŠTUK. OMÍTKA	ŠTUK. OMÍTKA	MDF LIŠTA
1.05	POKOJ 1	13,2	PARKETY	ŠTUK. OMÍTKA	ŠTUK. OMÍTKA	MDF LIŠTA
1.06	POKOJ 2	16,7	PARKETY	ŠTUK. OMÍTKA	ŠTUK. OMÍTKA	MDF LIŠTA
1.07	ŠATNA	2,2	PVC	ŠTUK. OMÍTKA	ŠTUK. OMÍTKA	MDF LIŠTA
1.08	LODŽIE	4,7	CETRIS	ŠTUK. OMÍTKA	ŠTUK. OMÍTKA	UZAVŘENÁ LODŽIE
CELKEM		56,6				

 <div>INFRA PROJEKT</div>		Zodp. projektant: Ing. Zdeněk Kovář		Otisk razítka:
		Projektant: Ing. Zuzana Greplová		
Investor: Statutární město Brno, městská část Brno-střed, Dominikánská 2, 601 69 Brno				
Místo: Brno	Stupeň: DSP	Datum: Říjen 2020		
Měřítko: 1 : 50	Akce: KŘÍDLOVICKÁ 66 - oprava bytové jednotky č. 13 Křídlovická 368/66, Brno-střed, par.č. 1399, k.ú. Staré Brno (610089)			Č. výkresu:
Číslo zakázky:	Název: PŮDORYS- Elektroinstalace			Paré:
				D1.4.3