


VÝKRES: KŘÍDLOVICKÁ 66 - oprava bytové jednotky č. 6, 2. NP  
ZJEDNODUŠENÝ PŮDORYS- Rozvody ZTI

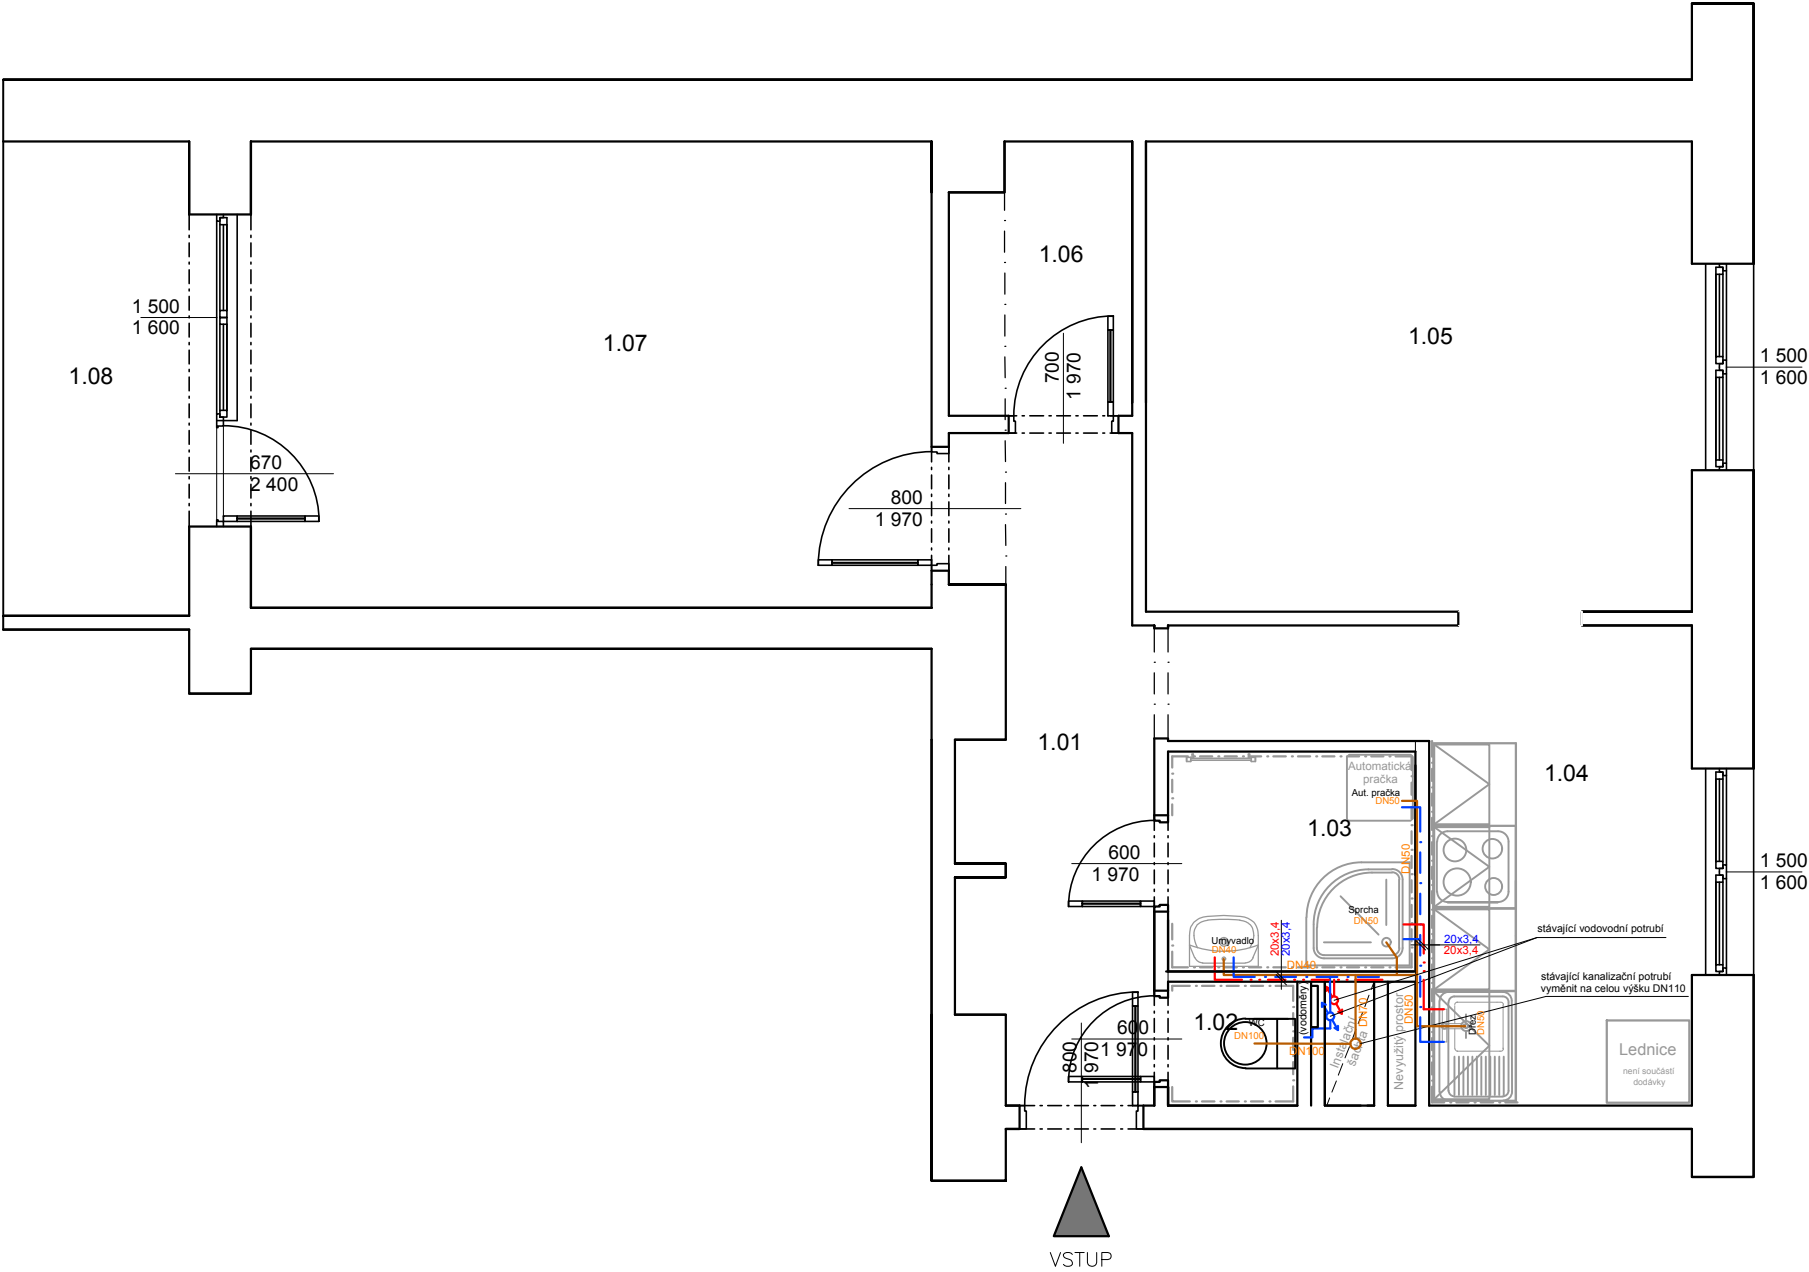

Legenda materiálu

STÁVAJÍCÍ ZDIVO

Legenda místností

Č.M.	NÁZEV MÍSTNOSTI	PLOCHA (m²)	DRUH PODLAHY	POVRCH STĚN	POVRCH STROP	POZN.
1.01	CHODBA	6,2	PVC	ŠTUK. OMÍTKA	ŠTUK. OMÍTKA	MDF LIŠTA
1.02	WC	0,8	KERAM. DLAŽBA	ŠTUK. OMÍTKA	ŠTUK. OMÍTKA	OBKLAD v. 1600mm
1.03	KOUPELNA	2,9	KERAM. DLAŽBA	ŠTUK. OMÍTKA	ŠTUK. OMÍTKA	OBKLAD v. 2100mm
1.04	KUCHYŇ	8,4	PVC	ŠTUK. OMÍTKA	ŠTUK. OMÍTKA	MDF LIŠTA OBKLAD ZA LINKOU
1.05	POKOJ 1	13,7	PARKETY	ŠTUK. OMÍTKA	ŠTUK. OMÍTKA	DŘEVĚNÁ LIŠTA
1.06	ŠATNA	2,5	PVC	ŠTUK. OMÍTKA	ŠTUK. OMÍTKA	DŘEVĚNÁ LIŠTA
1.07	POKOJ 2	17,1	PARKETY	ŠTUK. OMÍTKA	ŠTUK. OMÍTKA	DŘEVĚNÁ LIŠTA
1.08	LODŽIE	4,7				UZAVŘENÁ LODŽIE
CELKEM		56,3				


Legenda potrubí

- VODA STUDENÁ - NAPOJIT NA STÁVAJÍCÍ ROZVOD STUDENÉ
- VODA TEPLÁ - NAPOJIT NA STÁVAJÍCÍ ROZVOD TEPLÉ
- PŘIPOJOVACÍ POTRUBÍ KANALIZACE - NAPOJIT NA STÁVAJÍCÍ ODPADNÍ POTRUBÍ

- MATERIÁL ROZVODŮ STUDENÉ VODY: PPR - PN20
- MATERIÁL ROZVODŮ TV: PPR - PN20
- MATERIÁL PŘIPOJOVACÍ POTRUBÍ KANALIZACE: SYSTÉM HT-PP

Poznámka

- UMYVADLO BÍLÉ ŠÍŘKY 45 CM SE STOJÁNKOVOU BATERIÍ, TLAKOVÉ HADICE PN20, 2xRV 1/2" S FILTREM, SIFON CHROM
- SPRCHOVÁ AKRYLÁTOVÁ VANIČKA, 80x80, ZÁSTĚNA S BEZPEČNOSTNÍM SKLEM, NÁSTĚNNÁ SPRCHOVÁ BATERIE SE SPRCHOU A TYČÍ S POSUVNÝM DRŽÁKEM SPRCHY
- ZÁVĚSNÝ WC KOMPLET GEBERIT KOMBIFIX, PŘEDNÍ OVLÁDÁNÍ, SEDÁTKO BÍLÉ, 1xRV 1/2"
- ZA WC NOVÁ ŠACHTOVÁ SDK PŘÍČKA S REVIZNÍMI DVÍŘKY 500/500/40
- VODOROVNÉ ROZVODY TV A SV BUDOU VEDENY VE ZDI
- ODSTRANIT VEŠKERÉ NEPOTŘEBNÉ ROZVODY KANALIZACE A VODY V TRASE NOVÝCH ROZVODŮ
- POTRUBÍ VODY SPÁDOVAT K VÝTOKŮM U ZAŘÍZOVACÍCH PŘEDMĚTŮ
- POTRUBÍ VODY BUDE OPATŘENO NÁVLEKOVOU TEPELNOU IZOLACÍ TL. 9mm
- VÝŠKY A POLOHY PŘIPOJENÍ ZAŘÍZOVACÍCH PŘEDMĚTŮ BUDOU UPŘESNĚNY NA ZÁKLADĚ VYBRANÉHO TYPU ZAŘÍZOVACÍHO PŘEDMĚTU INVESTOREM
- PŘED ZAHÁJENÍM STAVEBNÍCH PRACÍ NUTNO PŘEDEM ZKONTROLOVAT VŠECHNY MÍRY A OVĚŘIT S PROJEKTOVOU DOKUMENTACÍ
- TL. OBVODOVÝCH STĚN JE ORIENTAČNÍ
- KE VŠEM POUŽITÝM VÝROBKŮM BUDOU DOLOŽENY TECHNICKÉ LISTY

 <b>INFRA</b> PROJEKT		Zodp. projektant: Ing. Zdeněk Kovář	Otisk razítka:	
		Projektant: Ing. Zuzana Greplová		
Investor: Statutární město Brno, městská část Brno-střed, Dominikánská 2, 601 69 Brno				
Místo: Brno	Stupeň: DPS	Datum: Říjen 2020	Podpis:	
Měřítko: 1 : 50	Akce:  <b>KŘÍDLOVICKÁ 66 - oprava bytové jednotky č.6</b>  Křídlovická 368/66, Brno-střed, par.č. 1399, k.ú. Staré Brno (610089)		Č. výkresu:  <b>D1.4.2</b>	Paré:
Číslo zakázky:				
Název:  <b>ZJEDNODUŠENÝ PŮDORYS- Rozvody ZTI</b>				