



VÝKRES: KŘÍDLOVICKÁ 66 - oprava bytové jednotky č. 13, 5. NP

ZJEDNODUŠENÝ PŮDORYS- Návrh vytápění

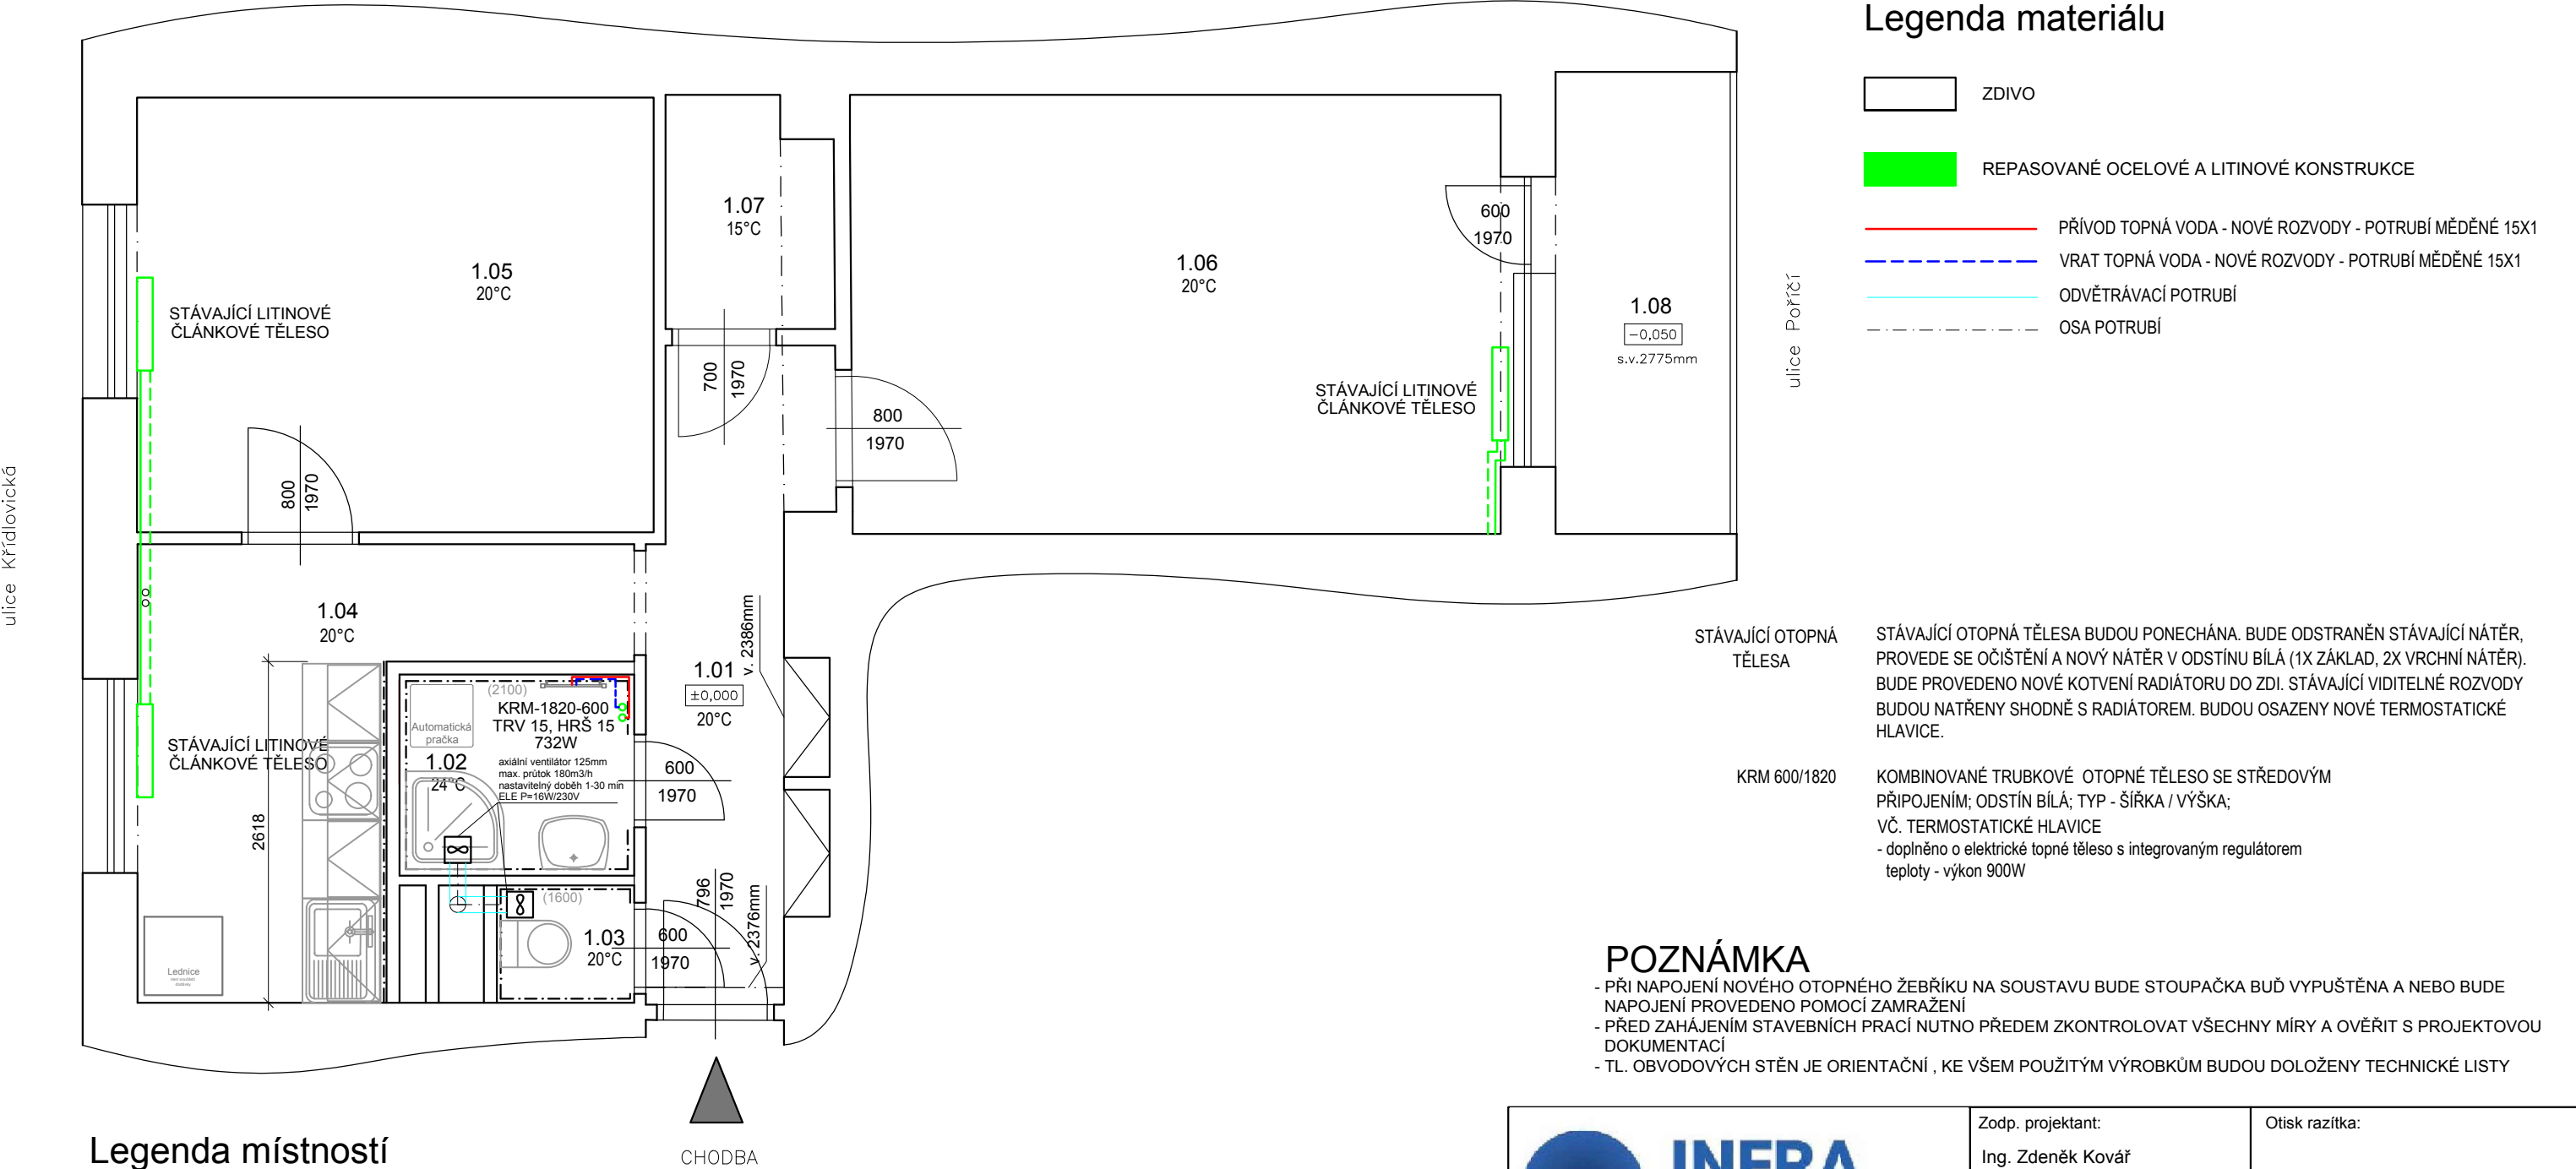

		Zodp. projektant: Ing. Zdeněk Kovář		Otisk razítka:
		Projektant: Ing. Zuzana Greplová		
Investor: Statutární město Brno, městská část Brno-střed, Dominikánská 2, 601 69 Brno				
Místo: Brno	Stupeň: DSP	Datum: Říjen 2020		Podpis:
Měřítko: 1 : 50	Akce: <b>KŘÍDLOVICKÁ 66 - oprava bytové jednotky č. 13</b>  Křídlovická 368/66, Brno-střed, par.č. 1399, k.ú. Staré Brno (610089)			Č. výkresu:  <b>D1.4.1</b>
Číslo zakázky:				
Název: <b>ZJEDNODUŠENÝ PŮDORYS- Vytápění</b>				