


VÝKRES: KŘÍDLOVICKÁ 66 - oprava bytové jednotky č. 13, 5. NP

ZJEDNODUŠENÝ PŮDORYS- Rozvody ZTI

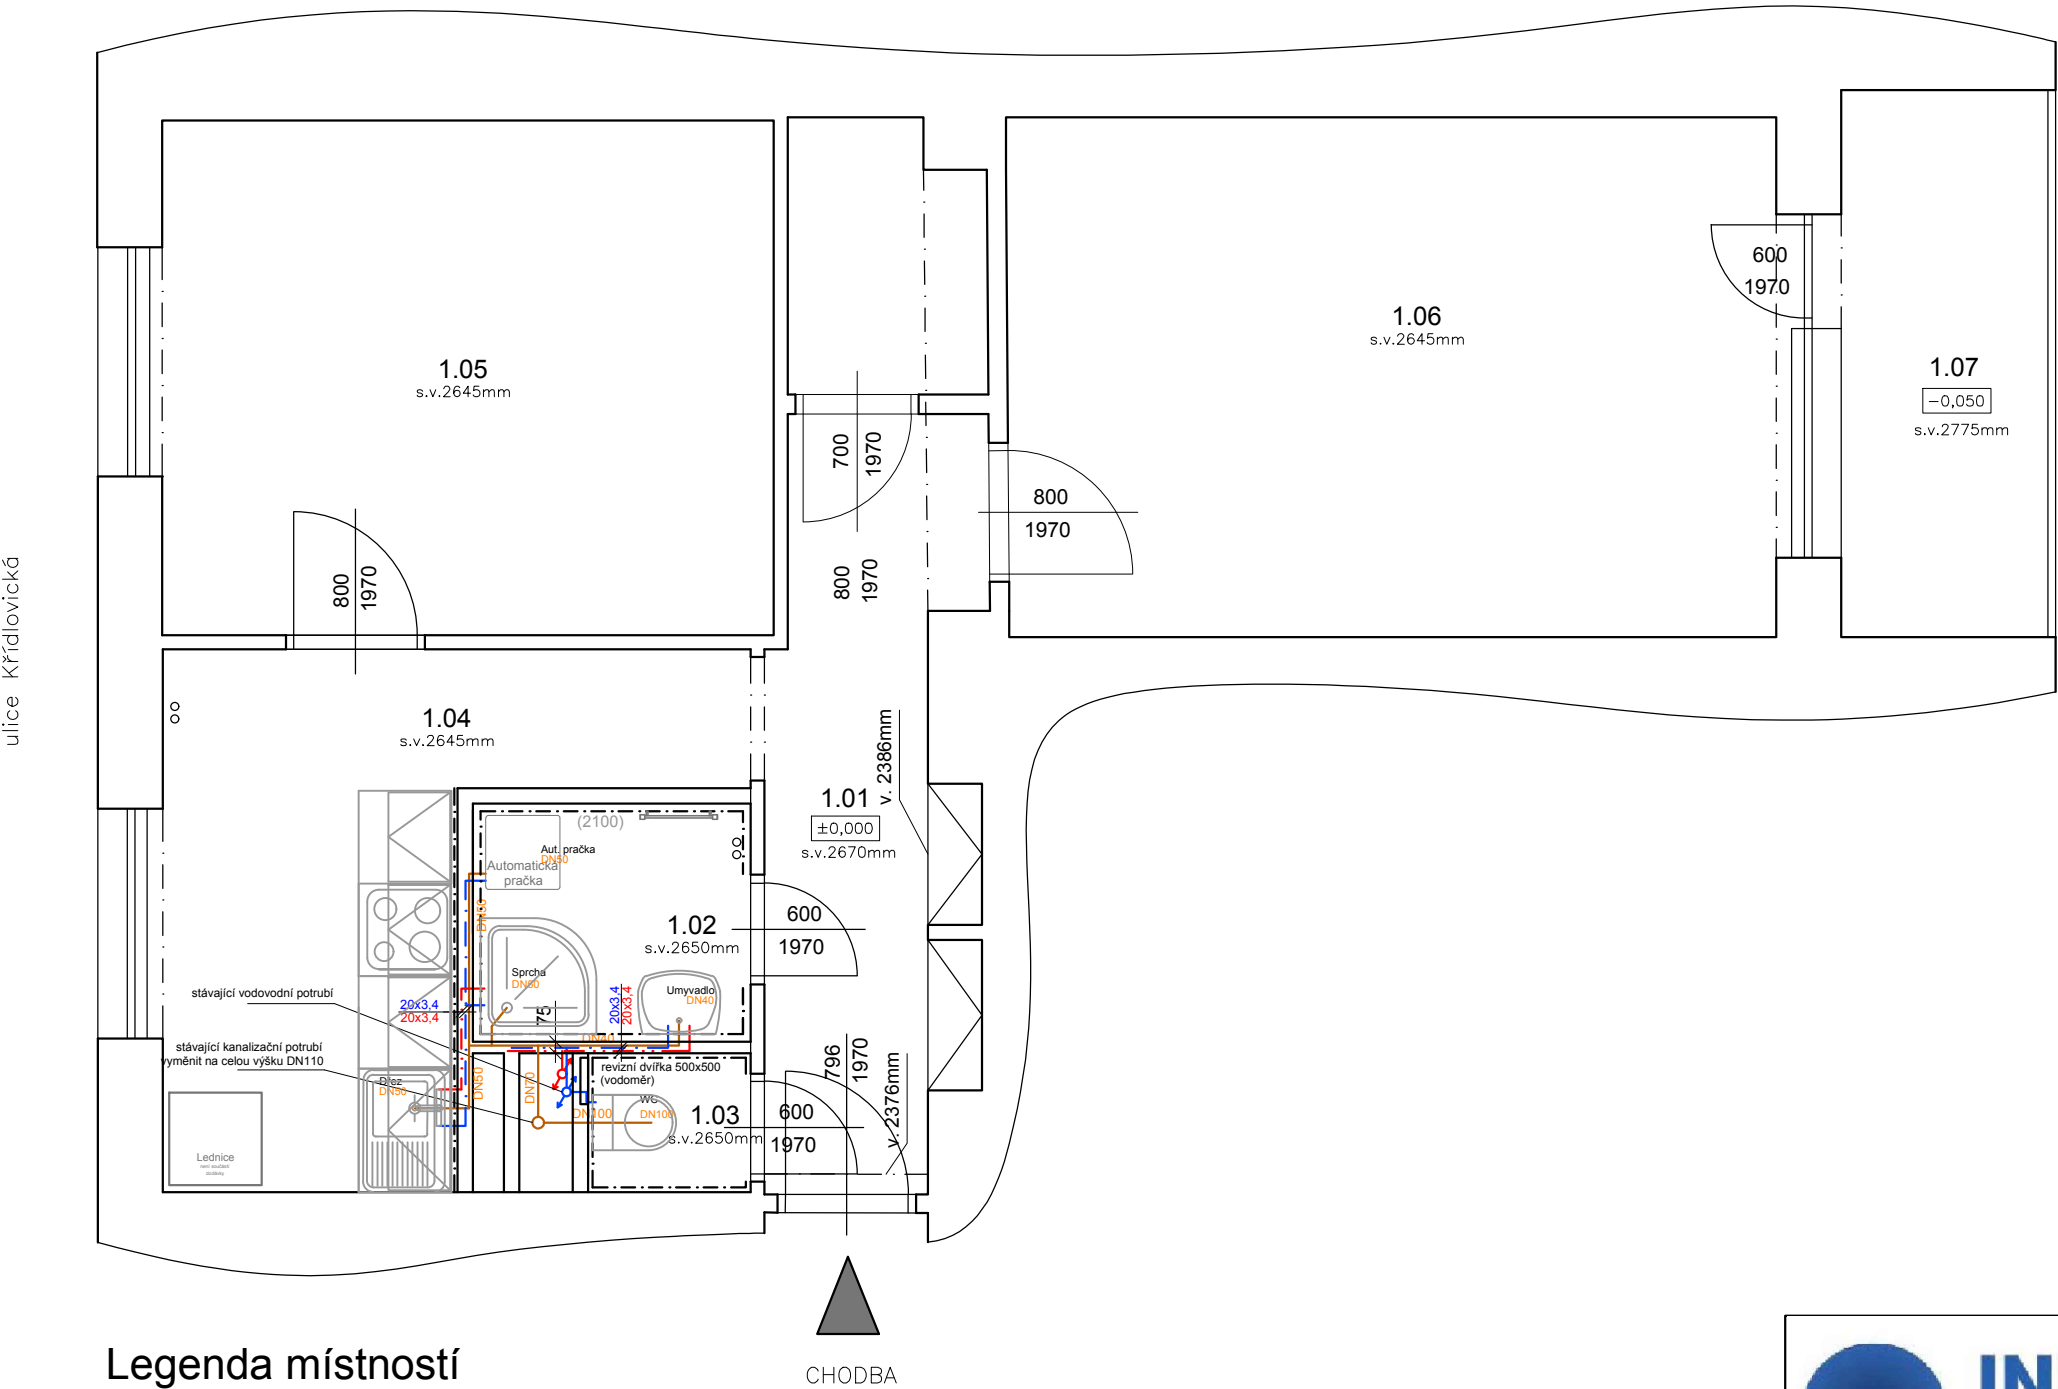

Legenda materiálu

ZDIVO

Legenda potrubí

- VODA STUDENÁ - NAPOJIT NA STÁVAJÍCÍ ROZVOD STUDENÉ
- VODA TEPLÁ - NAPOJIT NA STÁVAJÍCÍ ROZVOD TEPLÉ
- PŘIPOJOVACÍ POTRUBÍ KANALIZACE - NAPOJIT NA STÁVAJÍCÍ ODPADNÍ POTRUBÍ

MATERIÁL ROZVODŮ STUDENÉ VODY: PPR - PN20

MATERIÁL ROZVODŮ TV: PPR - PN20

MATERIÁL PŘIPOJOVACÍ POTRUBÍ KANALIZACE: SYSTÉM HT-PP

Poznámka

- UMYVADLO BÍLÉ ŠÍŘKY 45 CM SE STOJÁNKOVOU BATERIÍ, TLAKOVÉ HADICE PN20, 2xRV 1/2" S FILTREM, SIFON CHROM
- SPRCHOVÁ AKRYLÁTOVÁ VANIČKA, 80x80, ZÁSTĚNA S BEZPEČNOSTNÍM SKLEM, NÁSTĚNNÁ SPRCHOVÁ BATERIE SE SPRCHOU A TYČÍ S POSUVNÝM DRŽÁKEM SPRCHY
- ZÁVĚSNÝ WC KOMPLET GEBERIT KOMBIFIX, PŘEDNÍ OVLÁDÁNÍ, SEDÁTKO BÍLÉ, 1xRV 1/2"
- ZA WC NOVÁ ŠACHTOVÁ SDK PŘÍČKA S REVIZNÍMI DVÍŘKY 500/500/40
- VODOROVNÉ ROZVODY TV A SV BUDOU VEDENY VE ZDI
- ODSTRANIT VEŠKERÉ NEPOTŘEBNÉ ROZVODY KANALIZACE A VODY V TRASE NOVÝCH ROZVODŮ
- POTRUBÍ VODY SPÁDOVAT K VÝTOKŮM U ZAŘIZOVACÍCH PŘEDMĚTŮ
- POTRUBÍ VODY BUDE OPATŘENO NÁVLEKOVOU TEPELNOU IZOLACÍ TL. 9mm
- VÝŠKY A POLOHY PŘIPOJENÍ ZAŘIZOVACÍCH PŘEDMĚTŮ BUDOU UPŘESNĚNY NA ZÁKLADĚ VYBRANÉHO TYPU ZAŘIZOVACÍHO PŘEDMĚTU INVESTOREM
- PŘED ZAHÁJENÍM STAVEBNÍCH PRACÍ NUTNO PŘEDEM ZKONTROLOVAT VŠECHNY MÍRY A OVĚŘIT S PROJEKTOVOU DOKUMENTACÍ
- TL. OBVODOVÝCH STĚN JE ORIENTAČNÍ
- KE VŠEM POUŽITÝM VÝROBKŮM BUDOU DOLOŽENY TECHNICKÉ LISTY

Legenda místností

Č.M.	NÁZEV MÍSTNOSTI	PLOCHA (m²)	DRUH PODLAHY	POVRCH STĚN	POVRCH STROP	POZN.
1.01	CHODBA	5,6	PVC	ŠTUK. OMÍTKA	ŠTUK. OMÍTKA	MDF LIŠTA
1.02	KOUPELNA	2,7	DLAŽBA	ŠTUK. OMÍTKA	ŠTUK. OMÍTKA	OBKLAD v. 2100mm
1.03	WC	1,3	DLAŽBA	ŠTUK. OMÍTKA	ŠTUK. OMÍTKA	OBKLAD v. 1600mm
1.04	KUCHYŇ	8,3	PVC	ŠTUK. OMÍTKA	ŠTUK. OMÍTKA	MDF LIŠTA
1.05	POKOJ 1	13,2	PARKETY	ŠTUK. OMÍTKA	ŠTUK. OMÍTKA	MDF LIŠTA
1.06	POKOJ 2	16,7	PARKETY	ŠTUK. OMÍTKA	ŠTUK. OMÍTKA	MDF LIŠTA
1.07	ŠATNA	2,2	PVC	ŠTUK. OMÍTKA	ŠTUK. OMÍTKA	MDF LIŠTA
1.08	LODŽIE	4,7	CETRIS	ŠTUK. OMÍTKA	ŠTUK. OMÍTKA	UZAVŘENÁ LODŽIE
CELKEM		56,6				

		Zodp. projektant: Ing. Zdeněk Kovář		Otisk razítka:	
		Projektant: Ing. Zuzana Greplová			
Investor: Statutární město Brno, městská část Brno-střed, Dominikánská 2, 601 69 Brno					
Místo: Brno	Stupeň: DSP	Datum: Říjen 2020			Podpis:
Měřítko: 1 : 50	Akce: KŘÍDLOVICKÁ 66 - oprava bytové jednotky č. 13 Křídlovická 368/66, Brno-střed, par.č. 1399, k.ú. Staré Brno (610089)			Č. výkresu: D1.4.2	Paré:
Číslo zakázky:	Název: PŮDORYS- Rozvody ZTI				