


VÝKRES: KŘÍDLOVICKÁ 54 - oprava bytové jednotky č. 2, 1. NP
ZJEDNODUŠENÝ PŮDORYS- Rozvody ZTI

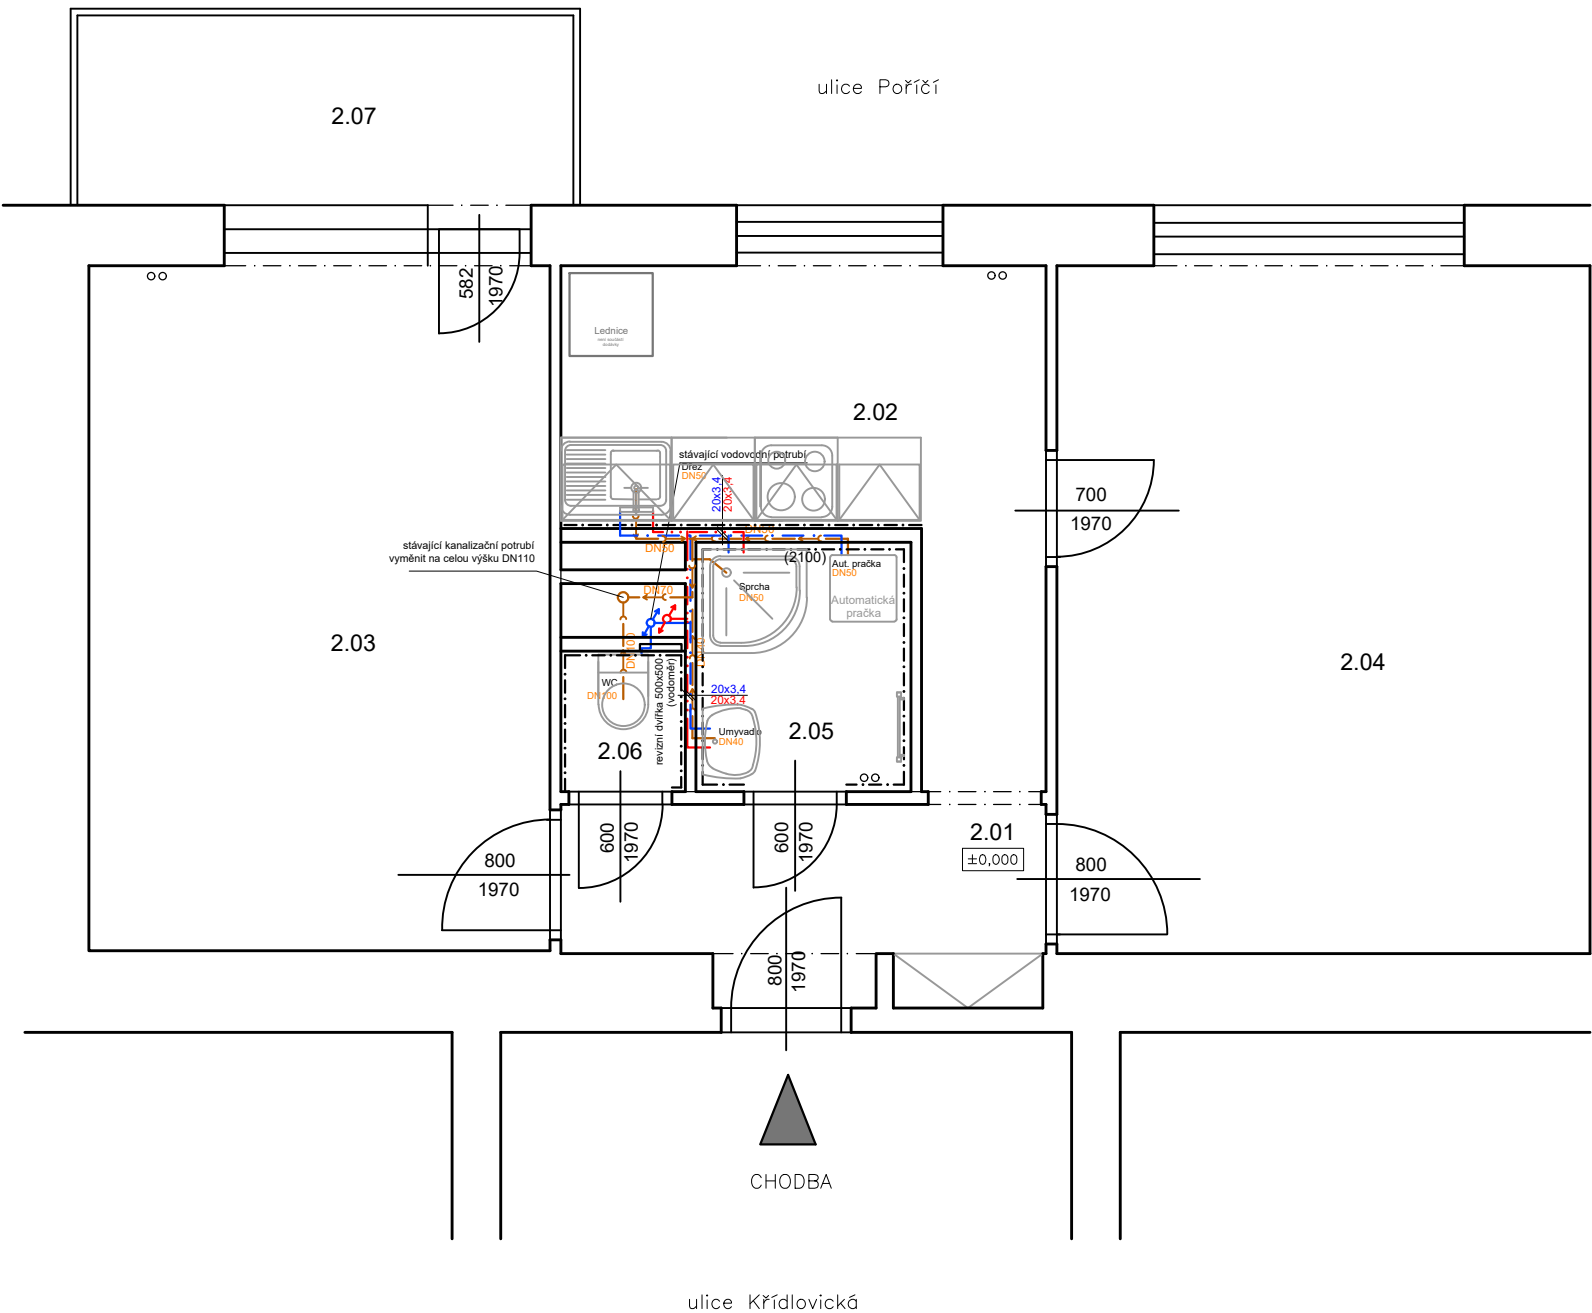

Legenda materiálu

ZDIVO

Legenda místností

Č.M.	NÁZEV MÍSTNOSTI	PLOCHA (m²)	DRUH PODLAHY	POVRCH STĚN	POVRCH STROP	POZN.
2.01	CHODBA	4,7	PVC	ŠTUK. OMÍTKA	ŠTUK. OMÍTKA	MDF LIŠTA
2.02	KUCHYŇ	9,2	PVC	ŠTUK. OMÍTKA	ŠTUK. OMÍTKA	OBKLAD ZA LINKOU
2.03	POKOJ 1	16,7	PARKETY	ŠTUK. OMÍTKA	ŠTUK. OMÍTKA	MDF LIŠTA
2.04	POKOJ 2	19,3	PARKETY	ŠTUK. OMÍTKA	ŠTUK. OMÍTKA	MDF LIŠTA
2.05	KOUPELNA	2,2	DLAŽBA	ŠTUK. OMÍTKA	ŠTUK. OMÍTKA	OBKLAD v. 2100mm
2.06	WC	1,3	DLAŽBA	ŠTUK. OMÍTKA	ŠTUK. OMÍTKA	OBKLAD v. 1600mm
2.07	LODŽIE	4,9	BETON	-	-	-
CELKEM		58,3				

Legenda potrubí

- VODA STUDENÁ - NAPOJIT NA STÁVAJÍCÍ ROZVOD STUDENÉ
- VODA TEPLÁ - NAPOJIT NA STÁVAJÍCÍ ROZVOD TEPLÉ
- PŘIPOJOVACÍ POTRUBÍ KANALIZACE - NAPOJIT NA STÁVAJÍCÍ ODPADNÍ POTRUBÍ

- MATERIÁL ROZVODŮ STUDENÉ VODY: PPR - PN20
- MATERIÁL ROZVODŮ TV: PPR - PN20
- MATERIÁL PŘIPOJOVACÍ POTRUBÍ KANALIZACE: SYSTÉM HT-PP

Poznámka

- UMYVADLO BÍLÉ ŠÍŘKY 45 CM SE STOJÁNKOVOU BATERIÍ, TLAKOVÉ HADICE PN20, 2xRV 1/2" S FILTREM, SIFON CHROM
- SPRCHOVÁ AKRYLÁTOVÁ VANIČKA, 80x80, ZÁSTĚNA S BEZPEČNOSTNÍM SKLEM, NÁSTĚNNÁ
- SPRCHOVÁ BATERIE SE SPRCHOU A TYČÍ S POSUVNÝM DRŽÁKEM SPRCHY
- ZÁVĚSNÝ WC KOMPLET GEBERIT KOMBIFIX, PŘEDNÍ OVLÁDÁNÍ, SEDÁTKO BÍLÉ, 1xRV 1/2"
- ZA WC NOVÁ ŠACHTOVÁ SDK PŘÍČKA S REVIZNÍMI DVÍŘKY 500/500/40
- VODOROVNÉ ROZVODY TV A SV BUDOU VEDENY VE ZDI
- ODSTRANIT VEŠKERÉ NEPOTŘEBNÉ ROZVODY KANALIZACE A VODY V TRASE NOVÝCH ROZVODŮ
- POTRUBÍ VODY SPÁDOVAT K VÝTOKŮM U ZAŘÍZOVACÍCH PŘEDMĚTŮ
- POTRUBÍ VODY BUDE OPATŘENO NÁVLEKOVOU TEPELNOU IZOLACÍ TL. 9mm
- VÝŠKY A POLOHY PŘIPOJENÍ ZAŘÍZOVACÍCH PŘEDMĚTŮ BUDOU UPŘESNĚNY NA ZÁKLADĚ VYBRANÉHO TYPU ZAŘÍZOVACÍHO PŘEDMĚTU INVESTOREM
- PŘED ZAHÁJENÍM STAVEBNÍCH PRACÍ NUTNO PŘEDEM ZKONTROLOVAT VŠECHNY MÍRY A OVĚŘIT S PROJEKTOVOU DOKUMENTACÍ
- TL. OBVODOVÝCH STĚN JE ORIENTAČNÍ
- KE VŠEM POUŽITÝM VÝROBKŮM BUDOU DOLOŽENY TECHNICKÉ LISTY

 <div>INFRA PROJEKT</div>		Zodp. projektant: Ing. Zdeněk Kovář		Otisk razítka:	
		Projektant: Ing. Zuzana Greplová			
Investor: Statutární město Brno, městská část Brno-střed, Dominikánská 2, 601 69 Brno					
Místo: Brno	Stupeň: DSP	Datum: Říjen 2020		Podpis:	
Měřítko: 1 : 50	Akce: KŘÍDLOVICKÁ 54 - oprava bytové jednotky č. 2 Křídlovická 355/54, Brno-střed, par.č. 1405, k.ú. Staré Brno (610089)			Č. výkresu: D1.4.2	Paré:
Číslo zakázky:					
Název: PŮDORYS- Rozvody ZTI					