


VÝKRES: KŘÍDLOVICKÁ 54 - oprava bytové jednotky č. 2, 1. NP
ZJEDNODUŠENÝ PŮDORYS- Elektroinstalace

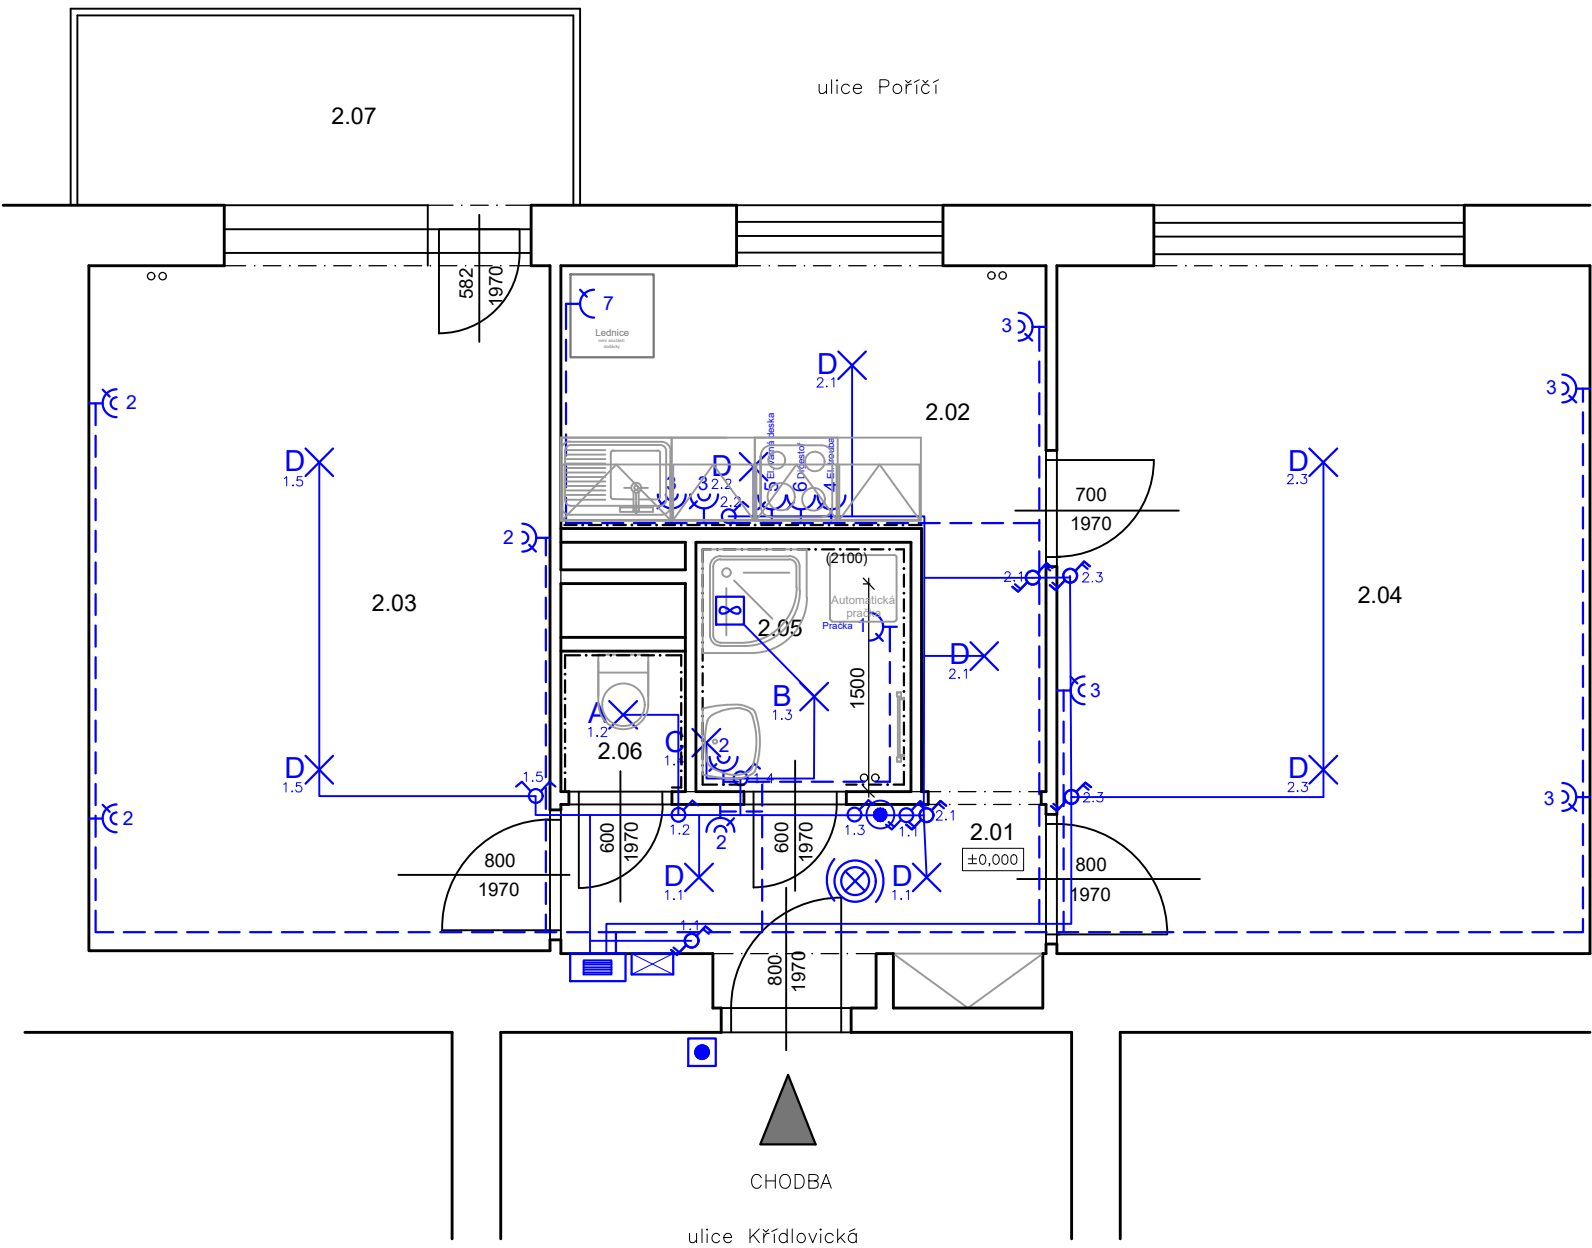

Legenda místností

Č.M.	NÁZEV MÍSTNOSTI	PLOCHA (m ²)	DRUH PODLAHY	POVRCH STĚN	POVRCH STROP	POZN.
2.01	CHODBA	4,7	PVC	ŠTUK. OMÍTKA	ŠTUK. OMÍTKA	MDF LIŠTA
2.02	KUCHYŇ	9,2	PVC	ŠTUK. OMÍTKA	ŠTUK. OMÍTKA	OBKLAD ZA LINKOU
2.03	POKOJ 1	16,7	PARKETY	ŠTUK. OMÍTKA	ŠTUK. OMÍTKA	MDF LIŠTA
2.04	POKOJ 2	19,3	PARKETY	ŠTUK. OMÍTKA	ŠTUK. OMÍTKA	MDF LIŠTA
2.05	KOUPELNA	2,2	DLAŽBA	ŠTUK. OMÍTKA	ŠTUK. OMÍTKA	OBKLAD v. 2100mm
2.06	WC	1,3	DLAŽBA	ŠTUK. OMÍTKA	ŠTUK. OMÍTKA	OBKLAD v. 1600mm
2.07	LODŽIE	4,9	BETON	-	-	-
CELKEM		58,3				

Legenda materiálu


ZDIVO

Legenda:

- RB ROZVADĚČ BYTU
- SVĚTELNÝ OBVOD CYKY ...1,5mm
- ZÁSUVKOVÝ OBVOD 230V CYKY 3Cx2,5mm
- SPÍNAČ 10A 250V ŘAZENÍ 1 IP20, ZAPUŠTĚNÝ, BÍLÝ
- SPÍNAČ 10A 250V ŘAZENÍ 6 IP20, ZAPUŠTĚNÝ, BÍLÝ
- SPÍNAČ 10A 250V ŘAZENÍ 5 IP20, ZAPUŠTĚNÝ BÍLÝ
- SPÍNAČ 10A 250V ŘAZENÍ 6+6 IP20, ZAPUŠTĚNÝ, BÍLÝ
- SPÍNAČ SE SIG. DOUTNAVKOU 10A 250V IP20, ZAPUŠTĚNÝ, BÍLÝ + DOBĚHOVÉ RELÉ
- ZÁSUVKA DOMOVNÍ 250V 16A IP20, ZAPUŠTĚNÁ, BÍLÁ
- ZÁSUVKA DOMOVNÍ DVOJNÁSOBNÁ 250V 16A IP20, ZAPUŠTĚNÁ, BÍLÁ
- NOVÉ ZVONKOVÉ TLAČÍTKO
- NOVÝ DOMÁCÍ TELEFON
- AUTONOMNÍ HLÁSIČ KOUŘE
- ZÁSUVKA STA (ROZVOD BUDE VEDEN V EL CHRÁNIČCE)
- VENTILÁTOR S ČASOVÝM DOBĚHEM

LEGENDA SVÍTIDEL:

- A X STROPNÍ VESTAVNÉ LED SVÍTIDLO IP20
- B X STROPNÍ VESTAVNÉ LED SVÍTIDLO IP44
- C X SVÍTIDLO S LED ŽÁROVKOU NAD UMYVADLO IP44
- D X SVĚTELNÝ VÝVOD UKONČENÝ OBJÍMKOU SE ŽÁROVKOU

 <div>INFRA PROJEKT</div>		Zodp. projektant: Ing. Zdeněk Kovář		Otisk razítka:
		Projektant: Ing. Zuzana Greplová		
Investor: Statutární město Brno, městská část Brno-střed, Dominikánská 2, 601 69 Brno				
Místo: Brno	Stupeň: DSP	Datum: Říjen 2020		Podpis:
Měřítko: 1 : 50	Akce: KŘÍDLOVICKÁ 54 - oprava bytové jednotky č. 2 Křídlovická 355/54, Brno-střed, par.č. 1405, k.ú. Staré Brno (610089)			Č. výkresu:
Číslo zakázky:				Paré:
Název: PŮDORYS- Elektroinstalace				D1.4.3