


VÝKRES: KŘÍDLOVICKÁ 54 - oprava bytové jednotky č. 5, 2. NP
ZJEDNODUŠENÝ PŮDORYS- Návrh vytápění

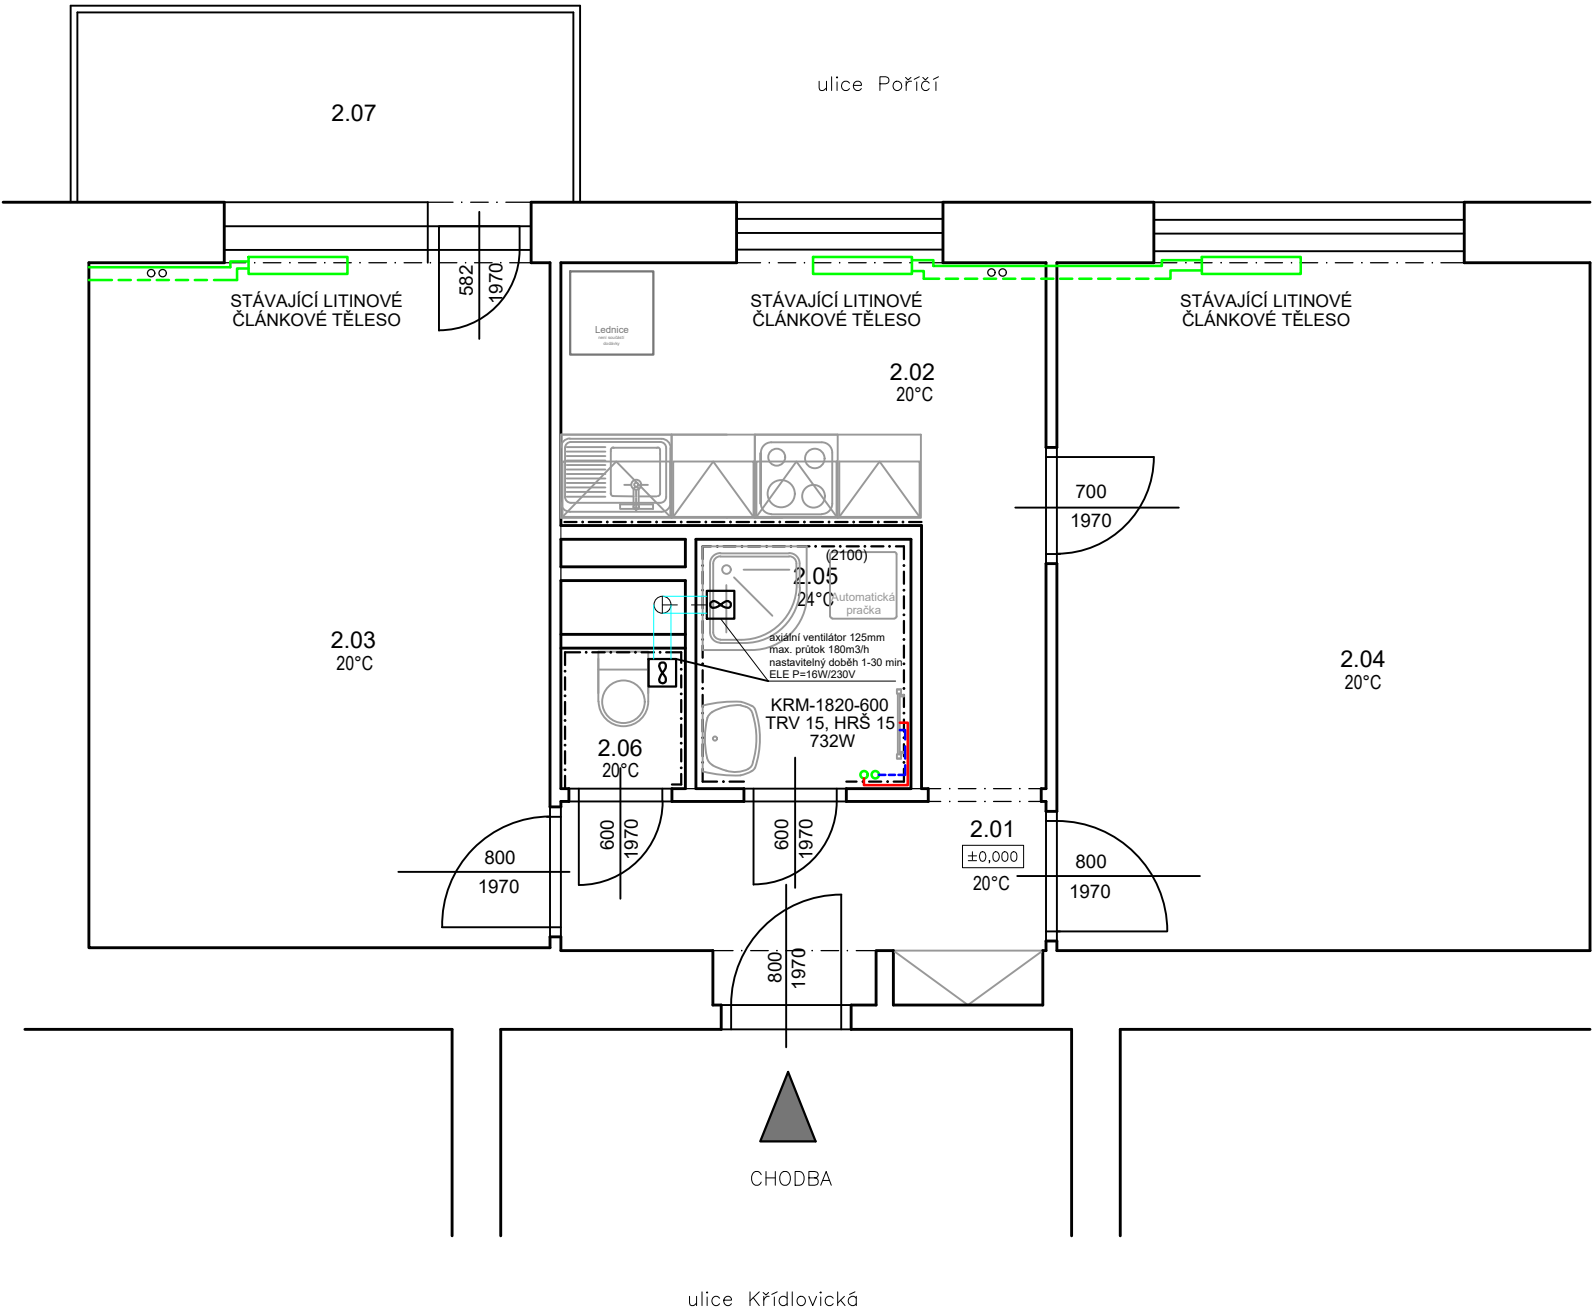

POZNÁMKA

- PŘI NAPOJENÍ NOVÉHO OTOPNÉHO ŽEBŘÍKU NA SOUSTAVU BUDE STOUPAČKA BUĎ VYPUŠTĚNA A NEBO BUDE NAPOJENÍ PROVEDENO POMOCÍ ZAMRAŽENÍ
- PŘED ZAHÁJENÍM STAVEBNÍCH PRACÍ NUTNO PŘEDEM ZKONTROLOVAT VŠECHNY MÍRY A OVĚŘIT S PROJEKTOVOU DOKUMENTACÍ
- TL. OBVODOVÝCH STĚN JE ORIENTAČNÍ , KE VŠEM POUŽITÝM VÝROBKŮM BUDOU DOLOŽENY TECHNICKÉ LISTY

Legenda materiálu


	ZDIVO
	REPASOVANÉ OCELOVÉ A LITINOVÉ KONSTRUKCE


Legenda místností

Č.M.	NÁZEV MÍSTNOSTI	PLOCHA (m²)	DRUH PODLAHY	POVRCH STĚN	POVRCH STROP	POZN.
2.01	CHODBA	4,7	PVC	ŠTUK. OMÍTKA	ŠTUK. OMÍTKA	MDF LIŠTA
2.02	KUCHYŇ	9,2	PVC	ŠTUK. OMÍTKA	ŠTUK. OMÍTKA	OBKLAD ZA LINKOU
2.03	POKOJ 1	16,7	PARKETY	ŠTUK. OMÍTKA	ŠTUK. OMÍTKA	MDF LIŠTA
2.04	POKOJ 2	19,3	PARKETY	ŠTUK. OMÍTKA	ŠTUK. OMÍTKA	MDF LIŠTA
2.05	KOUPELNA	2,2	DLAŽBA	ŠTUK. OMÍTKA	ŠTUK. OMÍTKA	OBKLAD v. 2100mm
2.06	WC	1,3	DLAŽBA	ŠTUK. OMÍTKA	ŠTUK. OMÍTKA	OBKLAD v. 1600mm
2.07	LODŽIE	4,9	BETON	-	-	-
CELKEM		58,3				

- PŘÍVOD TOPNÁ VODA - NOVÉ ROZVODY - POTRUBÍ MĚDĚNÉ 15X1
- VRAT TOPNÁ VODA - NOVÉ ROZVODY - POTRUBÍ MĚDĚNÉ 15X1
- ODVĚTRÁVACÍ POTRUBÍ
- OSA POTRUBÍ

- STÁVAJÍCÍ OTOPNÁ TĚLESA
STÁVAJÍCÍ OTOPNÁ TĚLESA BUDOU PONECHÁNA. BUDE ODSTRANĚN STÁVAJÍCÍ NÁTĚR, PROVEDE SE OČIŠTĚNÍ A NOVÝ NÁTĚR V ODSTÍNU BÍLÁ (1X ZÁKLAD, 2X VRCHNÍ NÁTĚR). BUDE PROVEDENO NOVÉ KOTVENÍ RADIÁTORU DO ZDI. STÁVAJÍCÍ VIDITELNÉ ROZVODY BUDOU NATŘENY SHODNĚ S RADIÁTOREM. BUDOU OSAZENY NOVÉ TERMOSTATICKÉ HLAVICE.
- KRM 600/1820
KOMBINOVANÉ TRUBKOVÉ OTOPNÉ TĚLESO SE STŘEDOVÝM PŘIPOJENÍM; ODSTÍN BÍLÁ; TYP - ŠÍŘKA / VÝŠKA; VČ. TERMOSTATICKÉ HLAVICE
- doplněno o elektrické topné těleso s integrovaným regulátorem teploty - výkon 900W

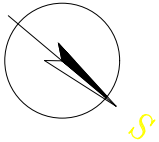

 INFRA PROJEKT		Zodp. projektant: Ing. Zdeněk Kovář		Otisk razítka:	
		Projektant: Ing. Zuzana Greplová			
Investor: Statutární město Brno, městská část Brno-střed, Dominikánská 2, 601 69 Brno					
Místo: Brno	Stupeň: DSP	Datum: Říjen 2020		Podpis:	
Měřítko: 1 : 50	Akce: KŘÍDLOVICKÁ 54 - oprava bytové jednotky č. 5 Křídlovická 355/54, Brno-střed, par.č. 1405, k.ú. Staré Brno (610089)			Č. výkresu: D1.4.1	Paré:
Číslo zakázky:					
Název: PŮDORYS- Návrh vytápění					