


PŮDORYS 3.NP - byt č. 4 M1:50

Sousední objekt Malinovského náměstí 5

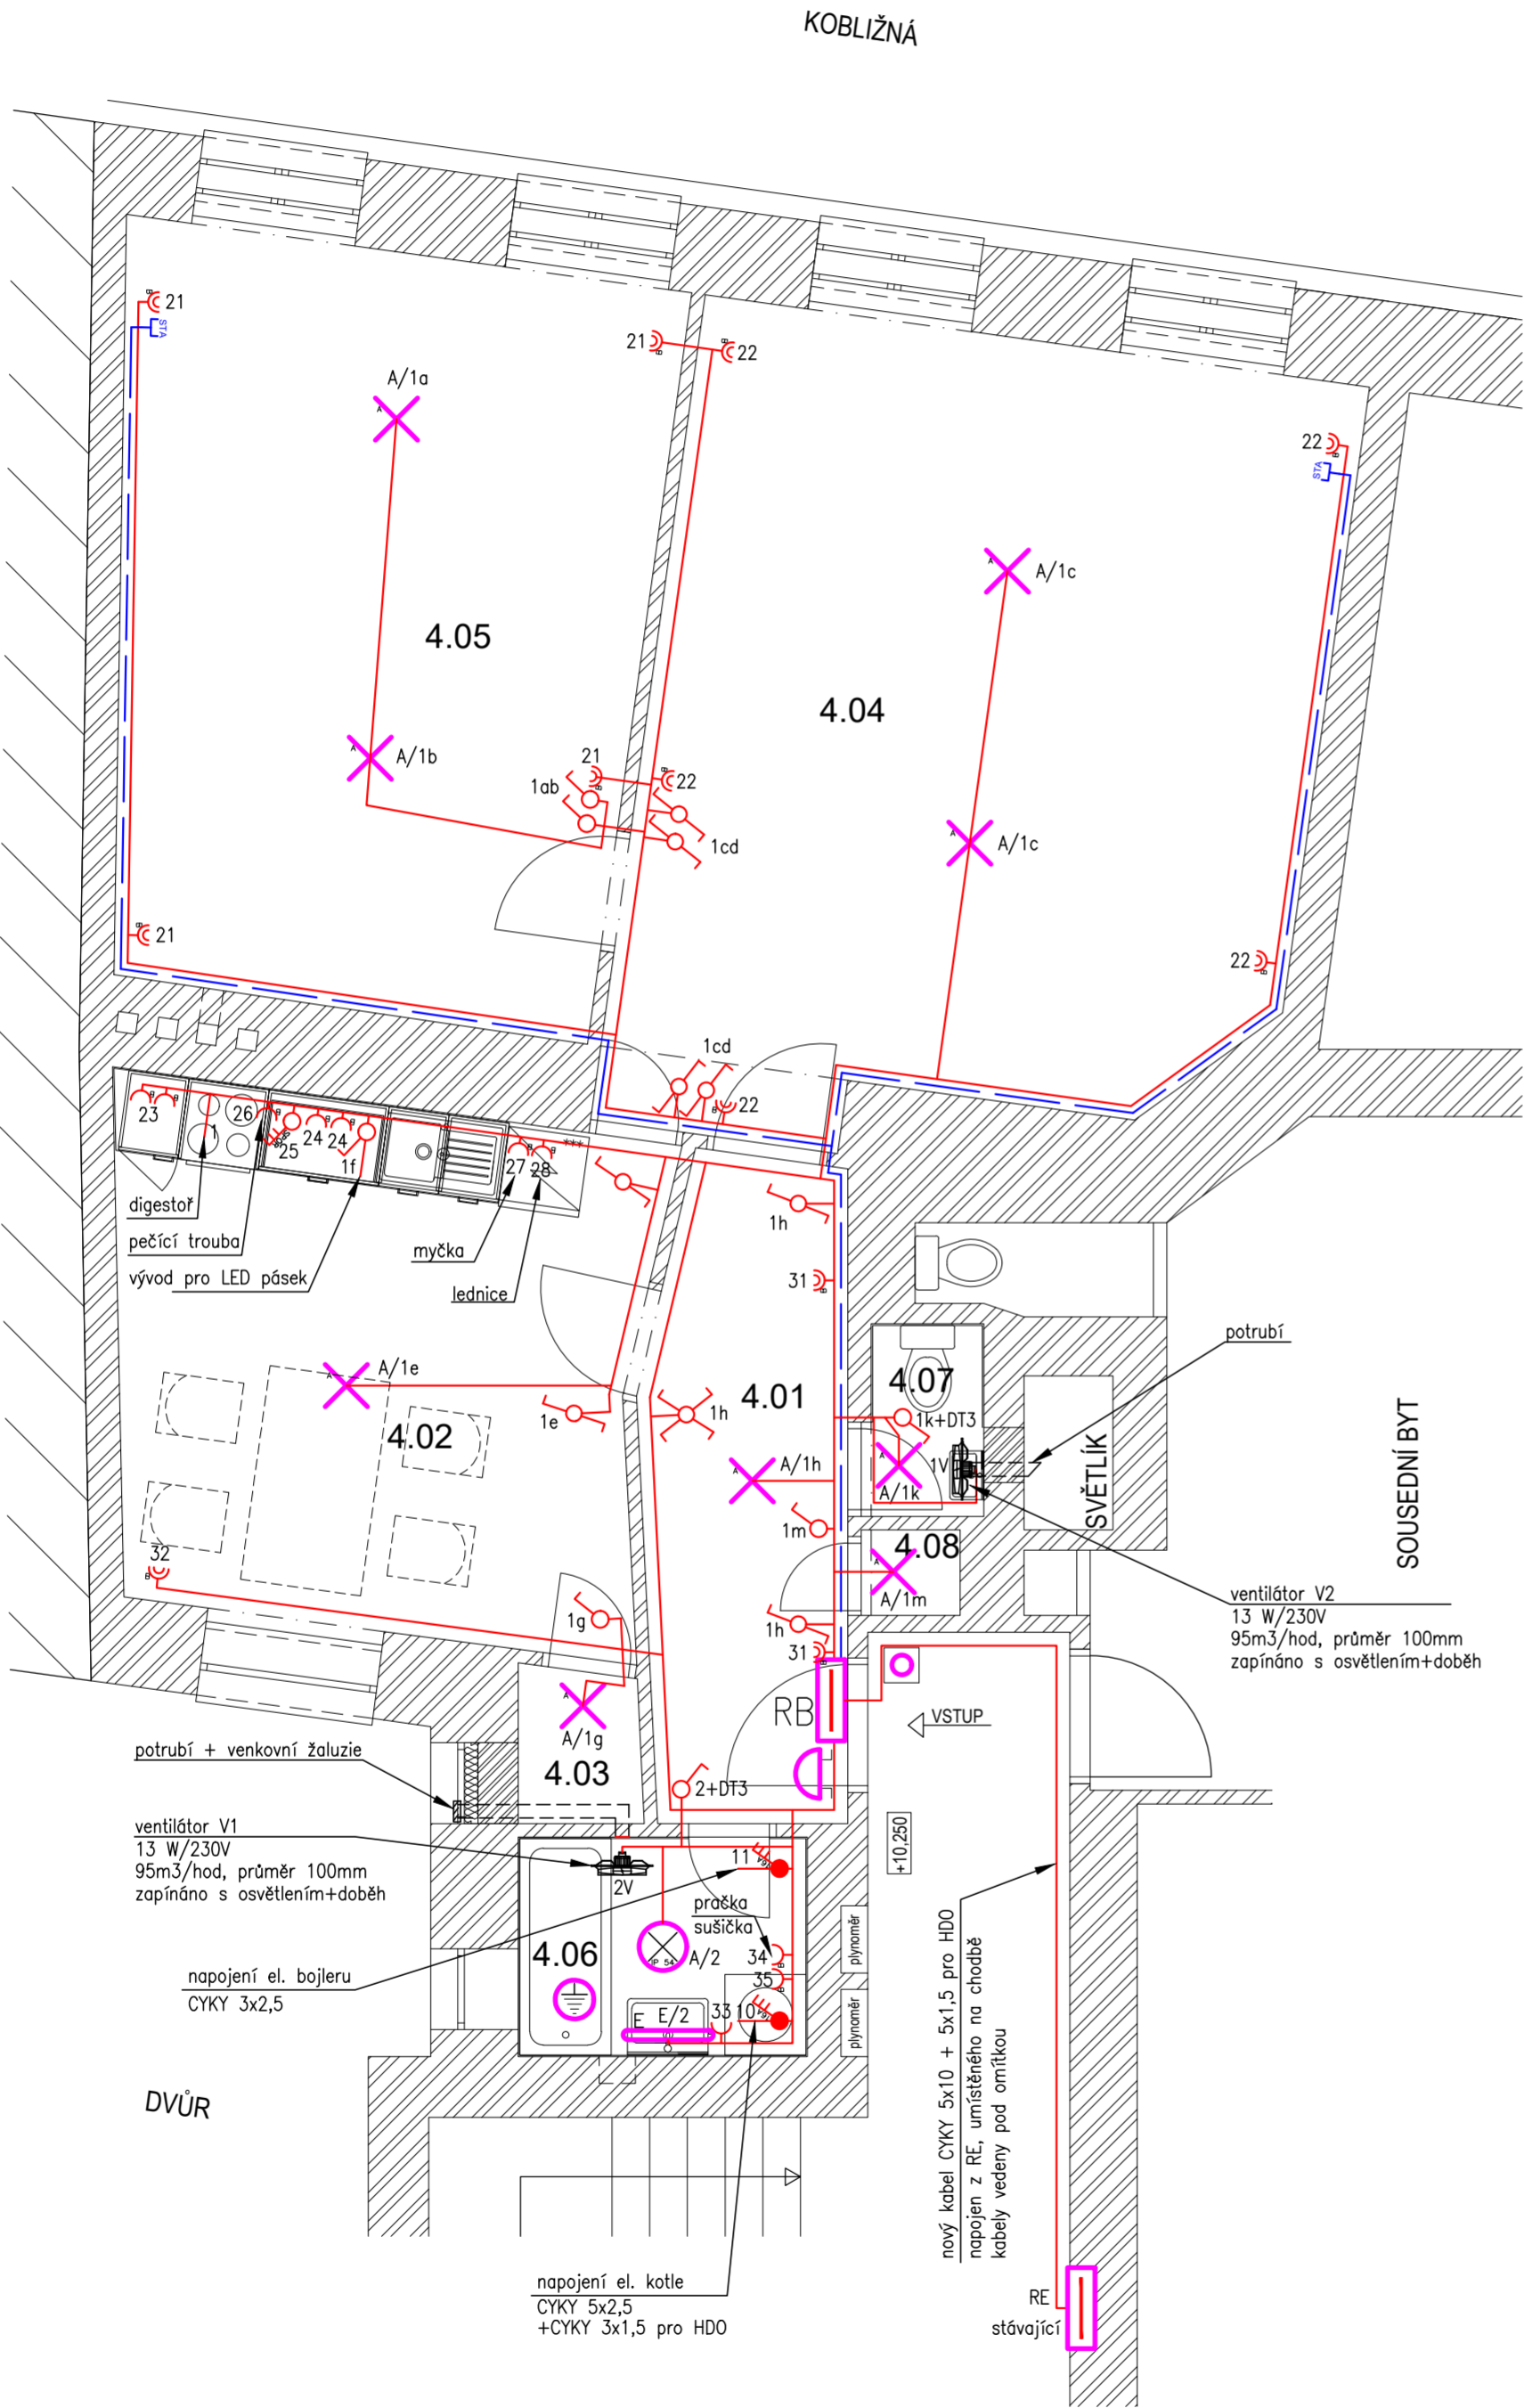

LEGENDA MÍSTNOSTÍ:

ČÍSLO MÍSTNOSTI	ÚČEL MÍSTNOSTI	PLOCHA m²	S.V. m	PODLAHA	STĚNY	POZNÁMKA
4.01	CHODBA	7.32	4.00	PVC		
4.02	KUCHYNĚ	15.44	4.00	PVC		
4.03	KOMORA	1.09	2.55	PVC		SNÍŽENÝ STROP
4.04	POKOJ 1	29.01	4.00	PARKETY		
4.05	POKOJ 2	22.37	4.00	PARKETY		
4.06	KOUPELNA	3.50	4.00	KERAMICKÁ DLAŽBA	KERAMICKÝ OKLAD	
4.07	WC	1.05	2.60	KERAMICKÁ DLAŽBA		SNÍŽENÝ STROP
4.08	KOMORA	0.52	2.00	PVC		SNÍŽENÝ STROP

CELKOVÁ PLOCHA BYTOVÉ JEDNOTKY 79,93m²

- světelný vývod + LED žárovka 14W
- světlo, LED, přisazené, 27W, 3590lm, IP54
- světlo, LED, přisazené, 21W, 2590lm, 4000K, IP44
- zásuvka 230V/16A, pod omítkou
- dvoj-zásuvka 230V/16A, pod omítkou
- vypínač č.1, pod omítkou
- vypínač č.5, pod omítkou
- vypínač č.6, pod omítkou
- vypínač č.7, pod omítkou
- vypínač 400V/16A
- zásuvka STA, pod omítkou
- trubka 23mm, pod omítkou
- zvonkové tlačítko
- domovní zvonek

ELEKTRICKÉ NAPÁJENÍ: 3+N+PE, AC 50Hz, 400V/TN-S
1+N+PE, AC 50Hz, 230V/TN-S
OCHRANA PŘED ÚRAZEM EL. PROUDEM: dle ČSN 33 2000-4-41 ed.3
normální - základní izolací živých částí, přepážkami a kryty
- automatickým odpojením v případě poruchy
doplňené - doplňujícím pospojováním neživých částí
- proudovými chrániči s vybavovacím proudem 30mA

VSTUP DO OBJEKTU

AKCE: STAVEBNÍ ÚPRAVY BYTU SUKOVA 5, 602 00 BRNO Byt č. 4		STUPEŇ PD: DOKUMENTACE PRO PROVÁDĚNÍ STAVBY - DPS	
INVESTOR A OBJEDNATEL: Úřad městské části města Brna Dominikská 2, 601 69 Brno		OBJEKT: Sukova 5, byt č. 4	
MÍSTO STAVBY: Sukova 5, 602 00 Brno - byt č.4 parc. č.97; k. ú. Město Brno		PROFESE: D.1.4.g Silnoproudá elektrotechnika	
GENERÁLNÍ PROJEKTANT: INTAR a.s. Bezručova 81/17a, 602 00 Brno tel.: +420 543 422 211 www.intar.cz, info@intar.cz		ZAKÁZKOVÉ ČÍSLO: 20189291-4	AUTORIZACE:
VEDOUcí PROJEKTU: ING. ARCH. BOHUMIL LANCMAN, blancman@intar.cz		DATUM: 12/2020	
HLAVNÍ INŽENÝR PROJEKTU: ING. ARCH. B.LANCMAN, blancman@intar.cz		FORMÁT: 6 x A4	
ZHOTOVITEL ČÁSTI:		KOPIE:	
ODPOVĚDNÝ PROJEKTANT: ING. ZDENĚK ILLEK, zillek@intar.cz		MĚŘÍTKO: 1:50	VÝKRES: Půdorys 3.np Elektroinstalace
VYPRACOVAL: MAREK PUNČOCHÁŘ, mpuncchar@intar.cz		EVIDENČNÍ ČÍSLO: 20189291_D.1.4.g_02	
		ČÍSLO VÝKRESU: 02	REVIZE: