


Park na Moravském náměstí v Brně

Situace
1:500

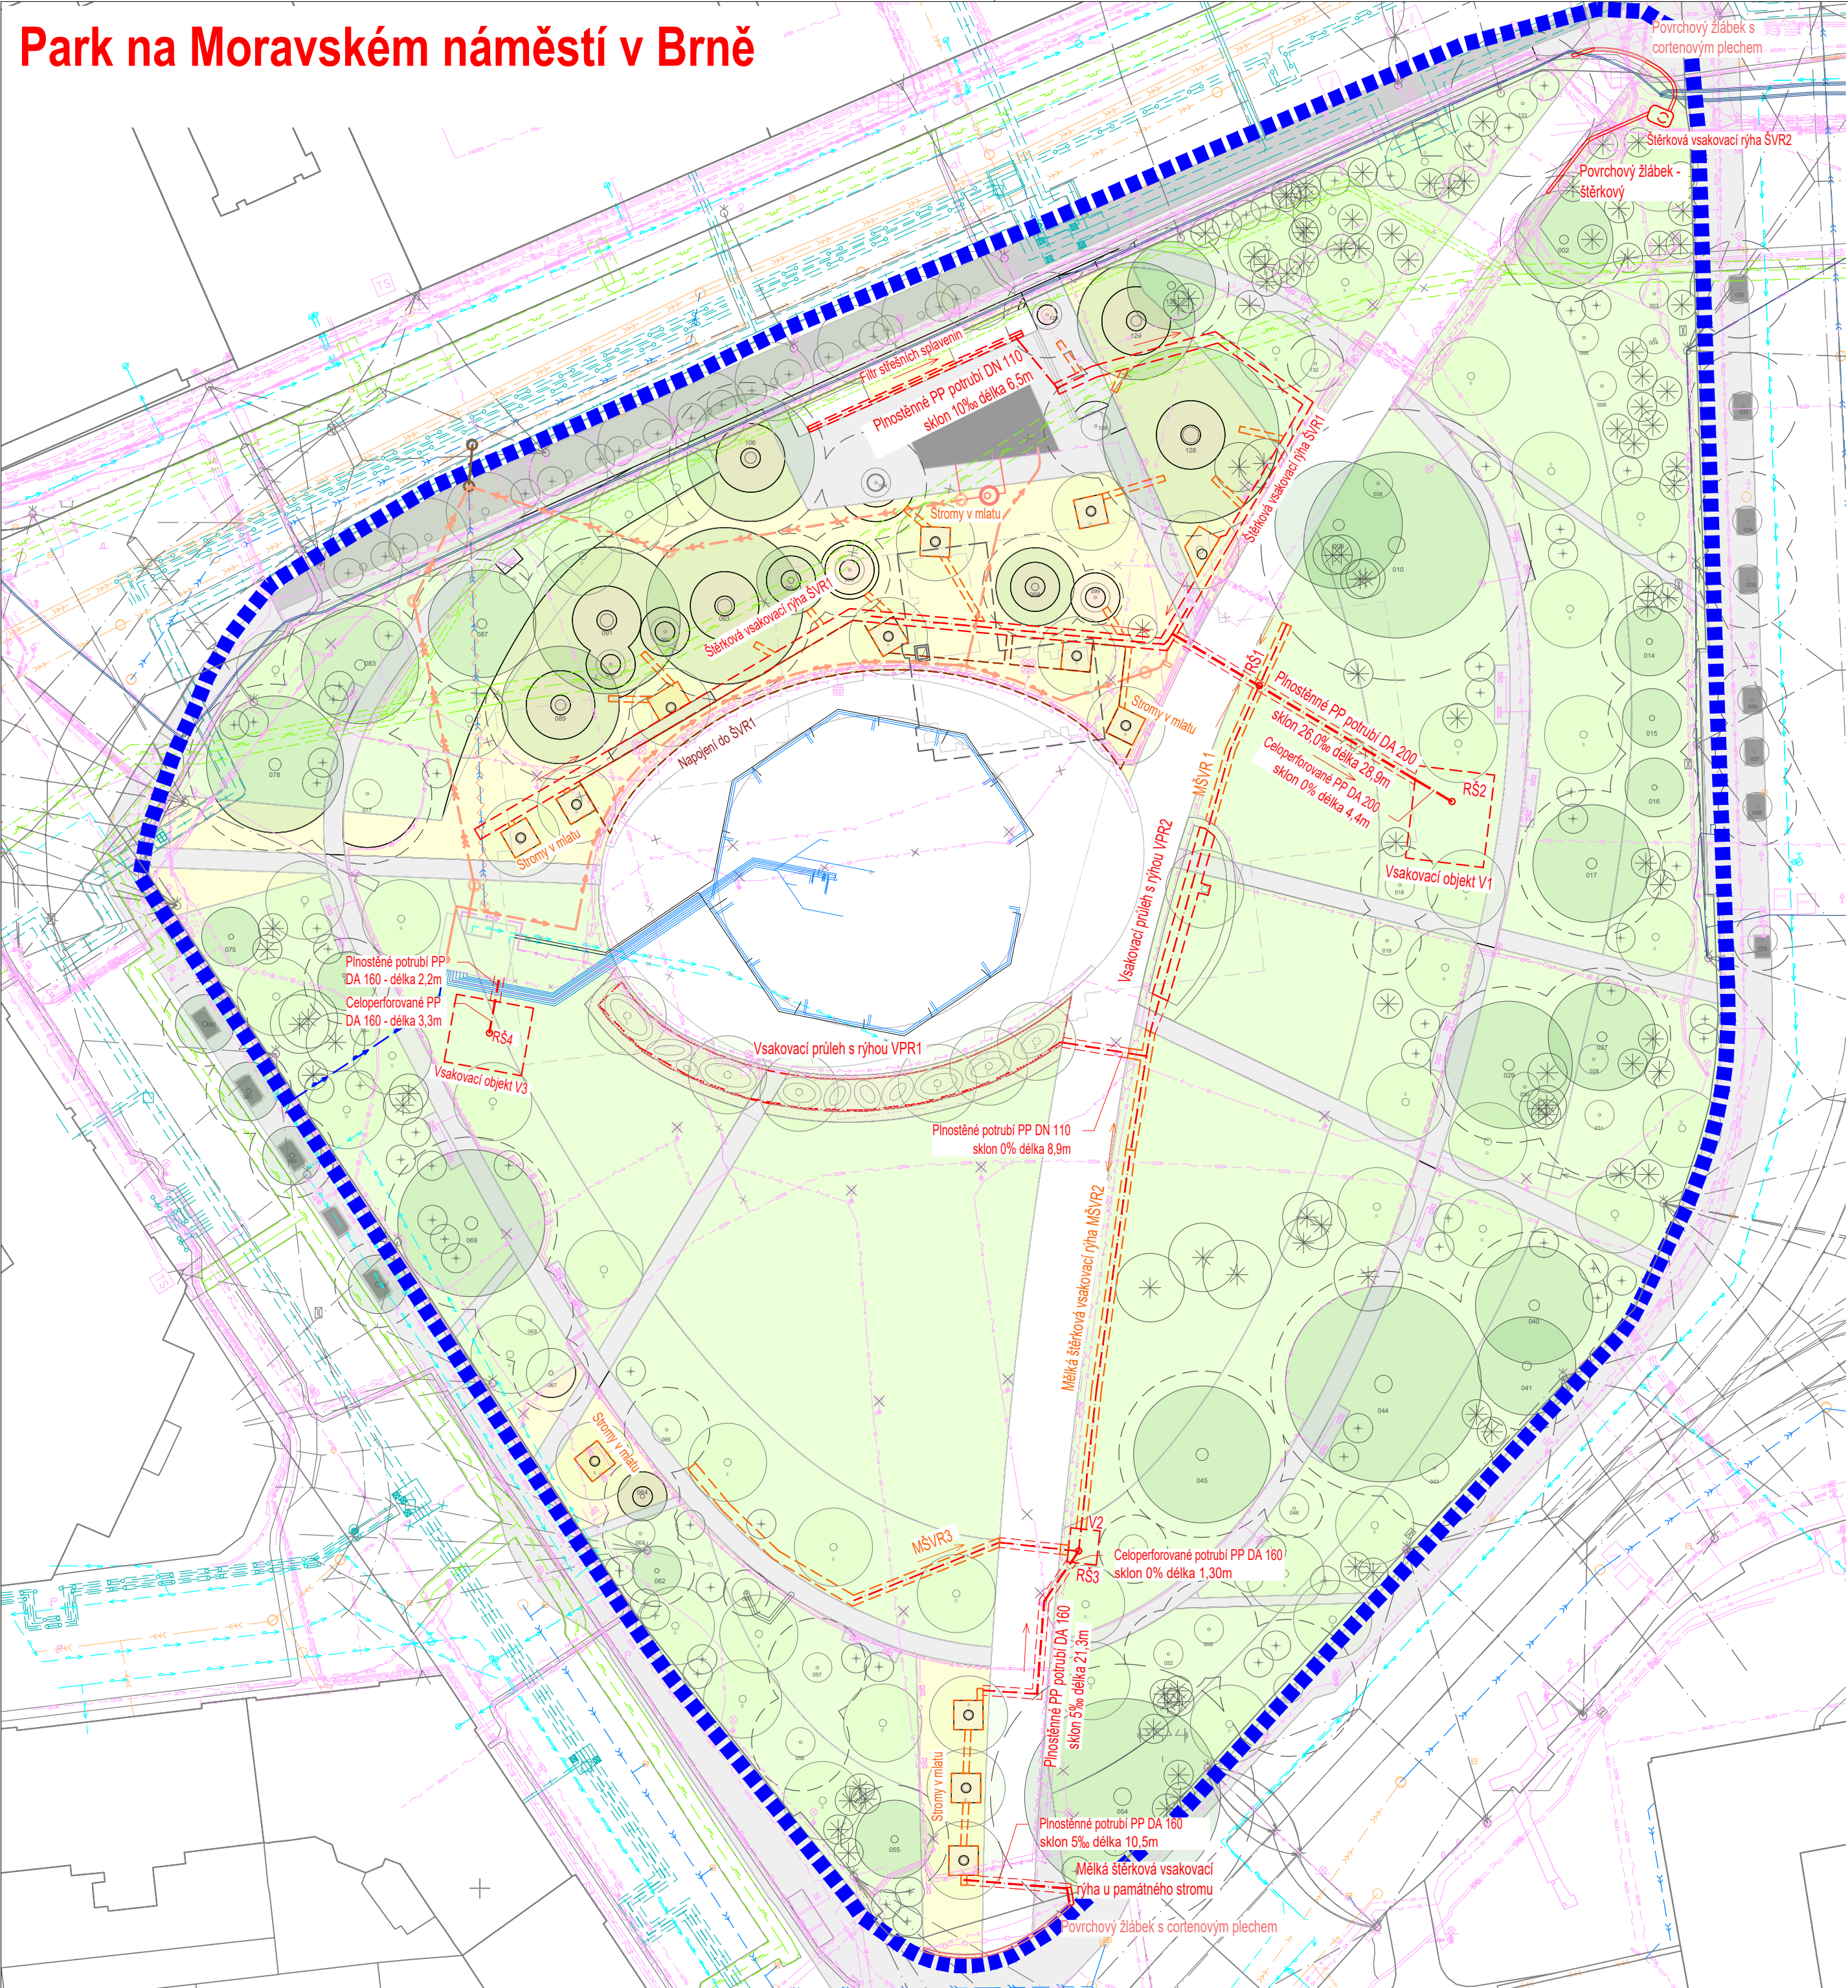

- LEGENDA:
- HRANICE ŘEŠENÉHO ÚZEMÍ
- LEGENDA INŽENÝRSKÝCH SÍTÍ:
- KABELY SDĚLOVACÍ - ČESKÁ TELEKOMUNIKAČNÍ INFRASTRUKTURA a.s.
 - KABELY SDĚLOVACÍ - TSB
 - KABELY SDĚLOVACÍ - EON
 - KABELY SDĚLOVACÍ - T-MOBILE
 - KABELY SDĚLOVACÍ - UPC
 - KABELY SDĚLOVACÍ - BKOM
 - KABELY SDĚLOVACÍ - BVK
 - KABELY SDĚLOVACÍ - DPMB
 - KABELY SDĚLOVACÍ - ČD Telematika
 - KABELY SDĚLOVACÍ - MUNI
 - KABELY SDĚLOVACÍ - FASTER
 - KABELY SDĚLOVACÍ - SMART Comp. a.s.
 - KABELY SDĚLOVACÍ - neověřené - DPMB
 - KABELY SILOVÉ NN - EON
 - KABELY SILOVÉ NN - DPMB
 - KABELY SILOVÉ NN - BKOM
 - KABELY SILOVÉ NN - neověřené - DPMB
 - KABELY SILOVÉ NN - Město Brno - střed
 - KABELY SILOVÉ VN - EON
 - KABELY VEŘEJNÉHO OSVĚTLENÍ
 - KANALIZACE DEŠTOVÁ
 - KANALIZACE JEDNOTNÁ
 - KANALIZACE RUŠENÁ
 - KANALIZAČNÍ PŘÍPOJKA
 - PAROVOD
 - PLYNOVOD-NTL
 - PLYNOVOD-STL
 - PŘEVĚSY - DPMB
 - TRAMVAJ - DPMB
 - TEPLOVOD
 - VODOVOD
 - VODOVOD RUŠENÝ
 - VODOVODNÍ PŘÍPOJKA
 - NÁVRH - KABELY SDĚLOVACÍ - TSB
 - NÁVRH - KABELY SILOVÉ NN - EON
 - NÁVRH - RUŠENÉ
 - NÁVRH - TECHNOLOGICKÉ ROZVODY FONTÁNY

- LEGENDA NÁVRHOVÝCH INŽENÝRSKÝCH SÍTÍ
- VIZ. IO 203 Vnitřní vodovod a kanalizace:
- NÁVRH - VNITŘNÍ KANALIZACE - JEDNOTNÁ
 - NÁVRH - VNITŘNÍ KANALIZACE - SPLAŠKOVÁ
 - NÁVRH - VNITŘNÍ VODOVOD
 - NÁVRH - RUŠENÉ

- LEGENDA NÁVRHOVÝCH OBJEKTŮ HDV:
- POVRCHOVÝ ŠTĚRKOVÝ ŽLÁBEK
 - ŠTĚRKOVÁ VSAKOVACÍ RÝHA
 - MĚLKÁ ŠTĚRKOVÁ VSAKOVACÍ RÝHA S DRENÁŽNÍM POTRUBÍM
 - VSAKOVACÍ PRŮLEH S RÝHOU
 - VSAKOVACÍ OBJEKT
 - STROMY V MLATU

PROJEKT	INVESTOR	ARCHITEKT	
PARK NA MORAVSKÉM NÁMĚSTÍ V BRNĚ	ÚMČ Brno-střed Dominikánská 2 601 69, Brno IČO: 44992785 DIČ: CZ44992785		consequence forma, s.r.o. 756 04, Nový Hrozenkov 760 IČO: 04849582 DIČ: CZ04849582 kancelář Brno: Botanická 59, 602 00 Brno e. info@consequence.cz t. +420 530 345 204
ZPRACOVATEL ČÁSTI	JV PROJEKT VH s.r.o., Kosmákova 1050/49, 615 00 Brno		DATUM 30.06.21 PARÉ
AUTORIZOVANÝ PROJEKTANT	Ing. Jiří Vitek, ČKAIT 1000744	MĚŘÍTKO 1:500	
VYPRACOVAL	Ing. Veronika Brychtová		
STUPĚŇ DOKUMENTACE	PDPS	ČÍSLO VÝKRESU	
ČÁST DOKUMENTACE	D.1.4.1.A Hospodaření s dešťovými vodami		
NÁZEV VÝKRESU	Situace	D.1.4.1.A.2	