



PŮDORYS
1:100

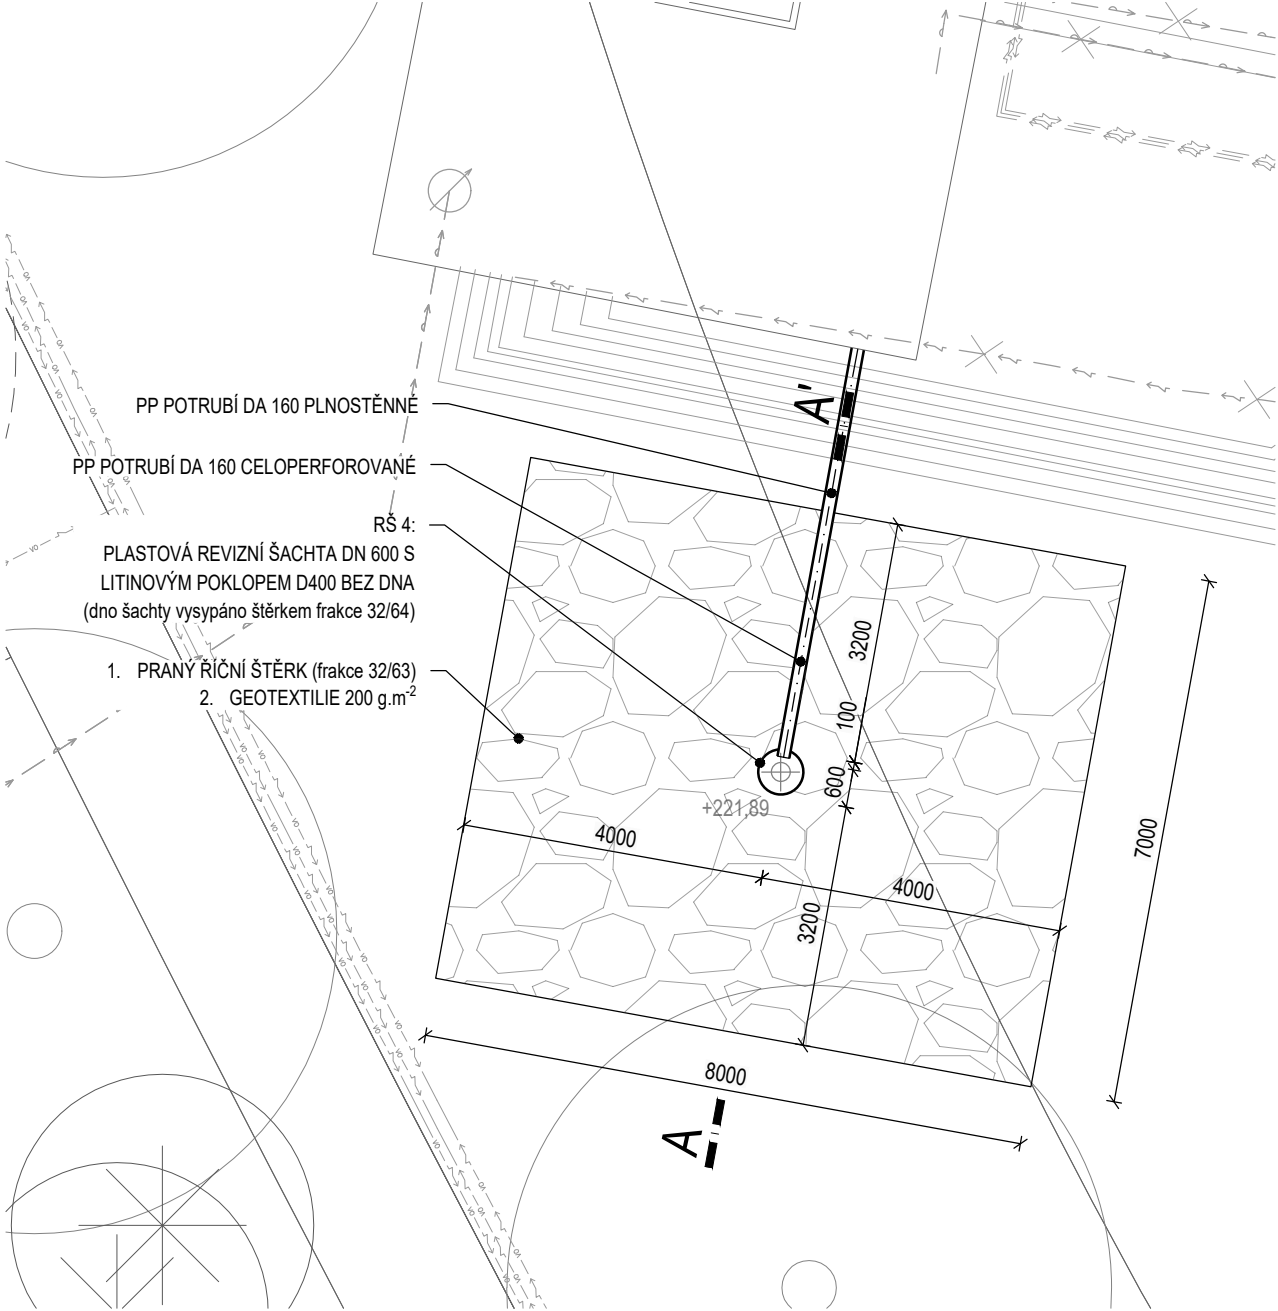

LEGENDA INŽENÝRSKÝCH SÍTÍ:

- CD — ~ — KABELY SDĚLOVACÍ - ČD Telematika
- CETN — ~ — KABELY SDĚLOVACÍ - CETIN
- DPMB — ~ — KABELY SDĚLOVACÍ - DPMB
- TSB — ~ — KABELY SDĚLOVACÍ - TSB
- — ~ — KABELY SILOVÉ NN - EON
- VO — ~ — KABELY VEŘEJNÉHO OSVĚTLENÍ
- >> — KANALIZACE DEŠŤOVÁ
- >>> — KANALIZACE JEDNOTNÁ
- > — VODOVOD
- X — RUŠENÉ


ŘEZ A-A'
1:25

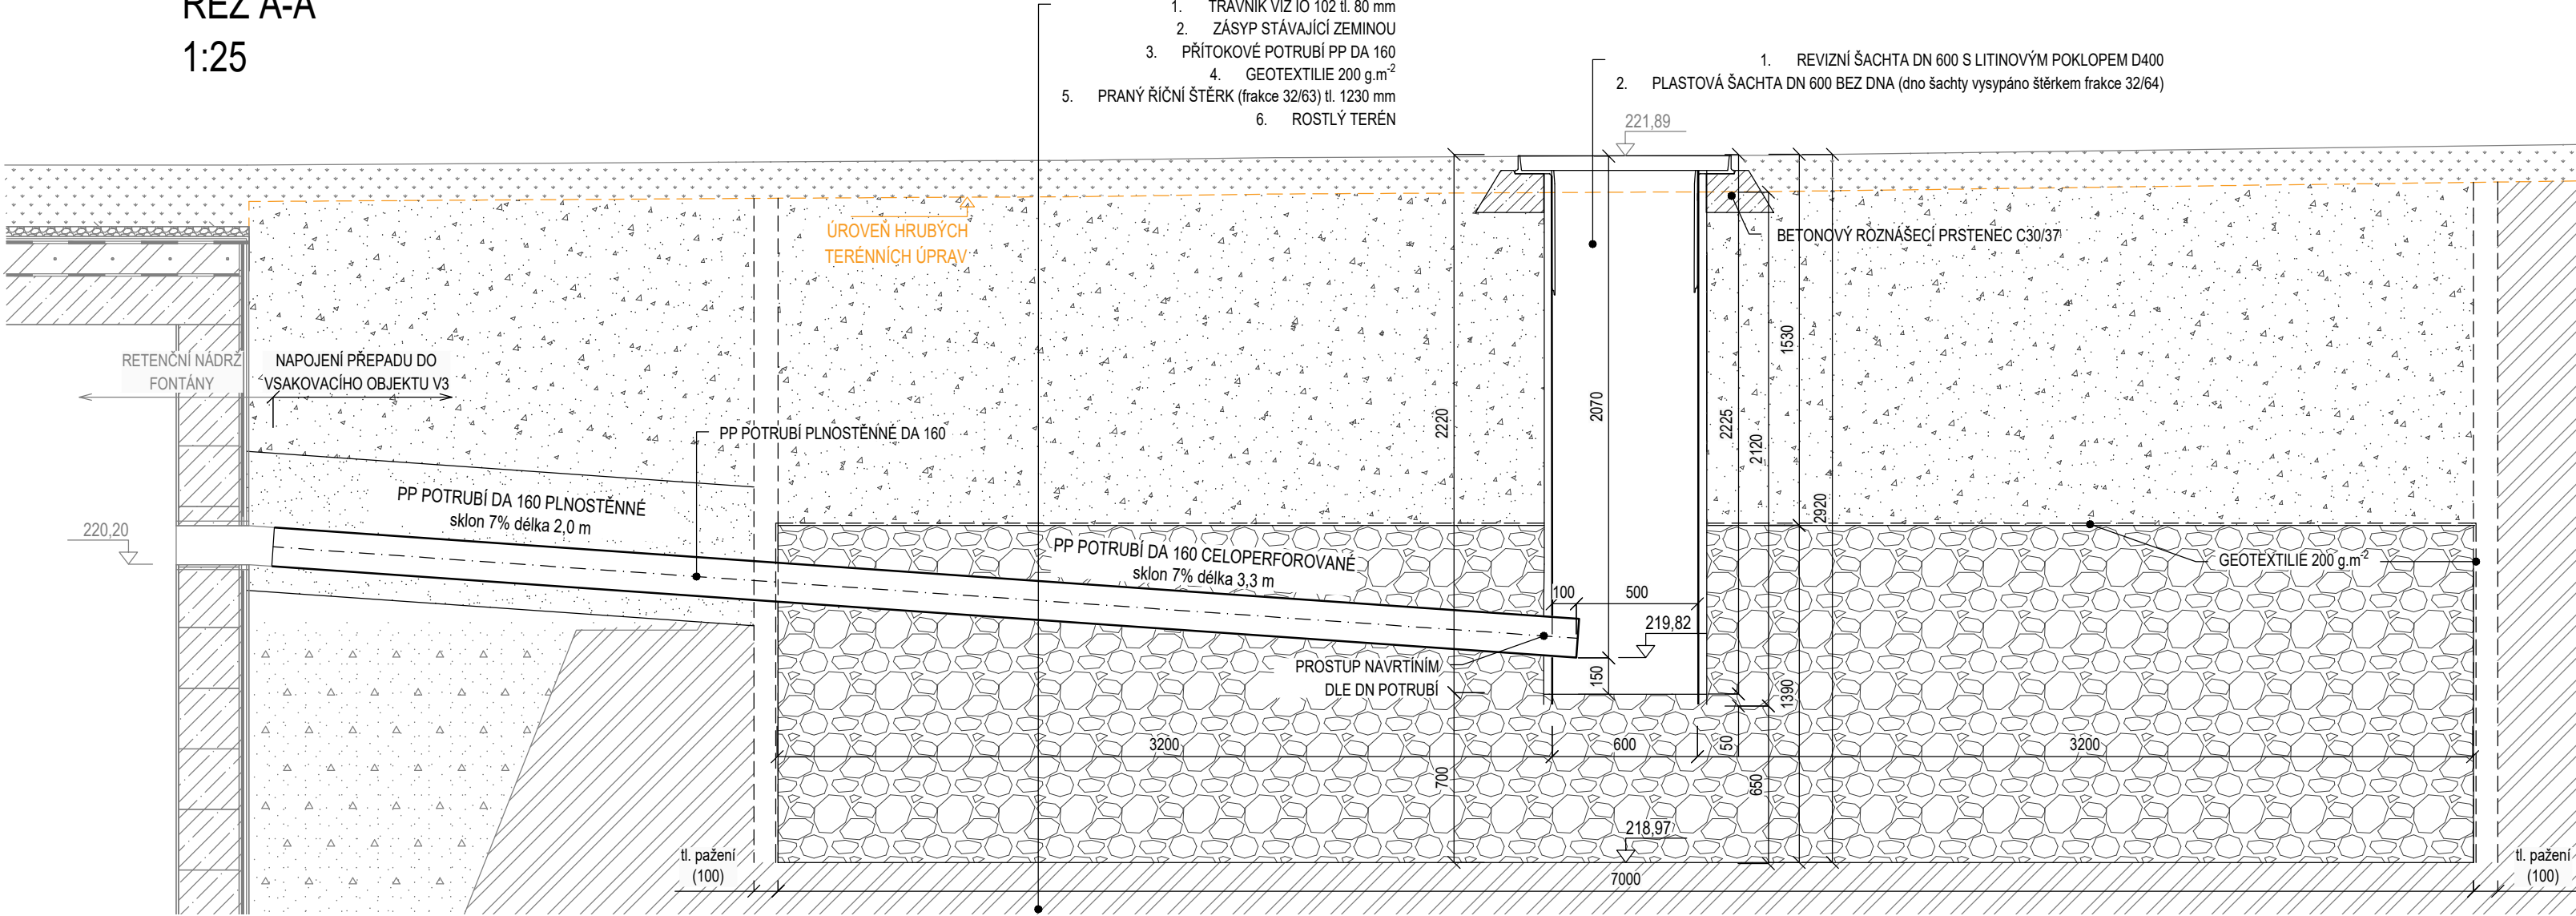

POZNÁMKA:

- ZEMNÍ PRÁCE BUDOU PROVÁDĚNY PO VYTÝČENÍ INŽENÝRSKÝCH SÍTÍ A JEJICH OVĚŘENÍ RUČNĚ KOPANÝMI SONDAMI.
- V RÁMCI STAVENIŠTĚ SE MOHOU NACHÁZET ROZVODY NEZAKRESLENÉ V PD - ZEMNÍ PRÁCE JE NUTNÉ PROVÁDĚT S MAX OPATRNOSTÍ.
- RÝHU LZE PROVÉST BEZ PAŽENÍ DO HL. 1,2 m.
- POKUD BY BYLA STABILITA STĚNY VÝKOPU OHROŽENA VIBRACEMI, KLIMATICKÝMI VLVIVY, PROVOZEM NA STAVENIŠTI APOD. MUSÍ SE PAŽIT DO HLOUBKY 0,7 m.
- VZNIKLÁ ŠTĚRBINA MEZI PAŽENÍM A ROSTLOU ZEMINOU BUDE VYPLNĚNA OBSYPEM TAK, ABY PAŽENÍ AKTIVNĚ PŮSOBILO NA OKOLNÍ TERÉN.

VYTYČOVACÍ SCHÉMA A BODY

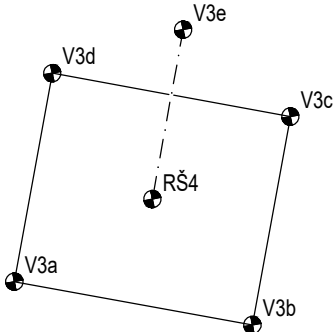

Označení	X	Y
RŠ4	1160312,825	598249,0614
V3a	1160315,552	598253,6245
V3b	1160316,986	598245,754
V3c	1160310,099	598244,4996
V3d	1160308,665	598252,3701
V3e	1160307,228	598248,0424

PROJEKT	INVESTOR	ARCHITEKT
PARK NA MORAVSKÉM NÁMĚSTÍ V BRNĚ	ÚMČ Brno-střed Dominikánská 2 601 69, Brno IČO: 44992785 DIČ: CZ44992785	consequence forma, s.r.o. 756 04, Nový Hrozenkov 760 IČO: 04849582 DIČ: CZ04849582
ZPRACOVATEL ČÁSTI	JV PROJEKT VH s.r.o., Kosmákova 1050/49, 615 00 Brno	DATUM 30.06.21
AUTORIZOVANÝ PROJEKTANT	Ing. Jiří Vítek, ČKAIT 1000744	PARÉ
VYPRACOVAL	Ing. Veronika Brychtová	
STUPEŇ DOKUMENTACE	PDPS	MĚŘÍTKO 1:25, 1:100
ČÁST DOKUMENTACE	D.1.4.1.A Hospodaření s dešťovými vodami	
NÁZEV VÝKRESU	Vsakovací objekt V3	ČÍSLO VÝKRESU D.1.4.1.A.22