


POZNÁMKA:

SVODY HROMOSVODU BUDOU PROVEDENY JAKO SKRYTÉ
VODIČEM HVI long. IZOLOVANÁ JIMACÍ SOUSTAVA.
TŘÍDA LPS : III, HROMOSVOD NAINŽEN METODOU OCHRANNÉHO ÚHLU

LEGENDA

- SJ2 SVORKA K ZEMNÍM TYČÍM
- SR3 SVORKA SPOJOVACÍ PÁSEK-DRÁT
- DEHN 549001 INSTAL.KRABICE PRO SZ
- SZ SVORKA ZKUŠEBNÍ
- ZT2 ZEMNÍČÍ TYČ 2m
- SS SVORKA SPOJOVACÍ
- SP SVORKA PŘIPOJOVACÍ
- SK SVORKA KŘÍŽOVÁ
- TYČOVÝ ZEMNÍČ ZI 2000/28mm
- ZKUŠEBNÍ SVORKA
- ZEMNÍČÍ PÁSEK FeZn 30x4mm
- VODIČ HVI long ULOŽENÝ NA PLOCHU NEBO FeZn D=10mm ULOŽENÝ V ZEMI

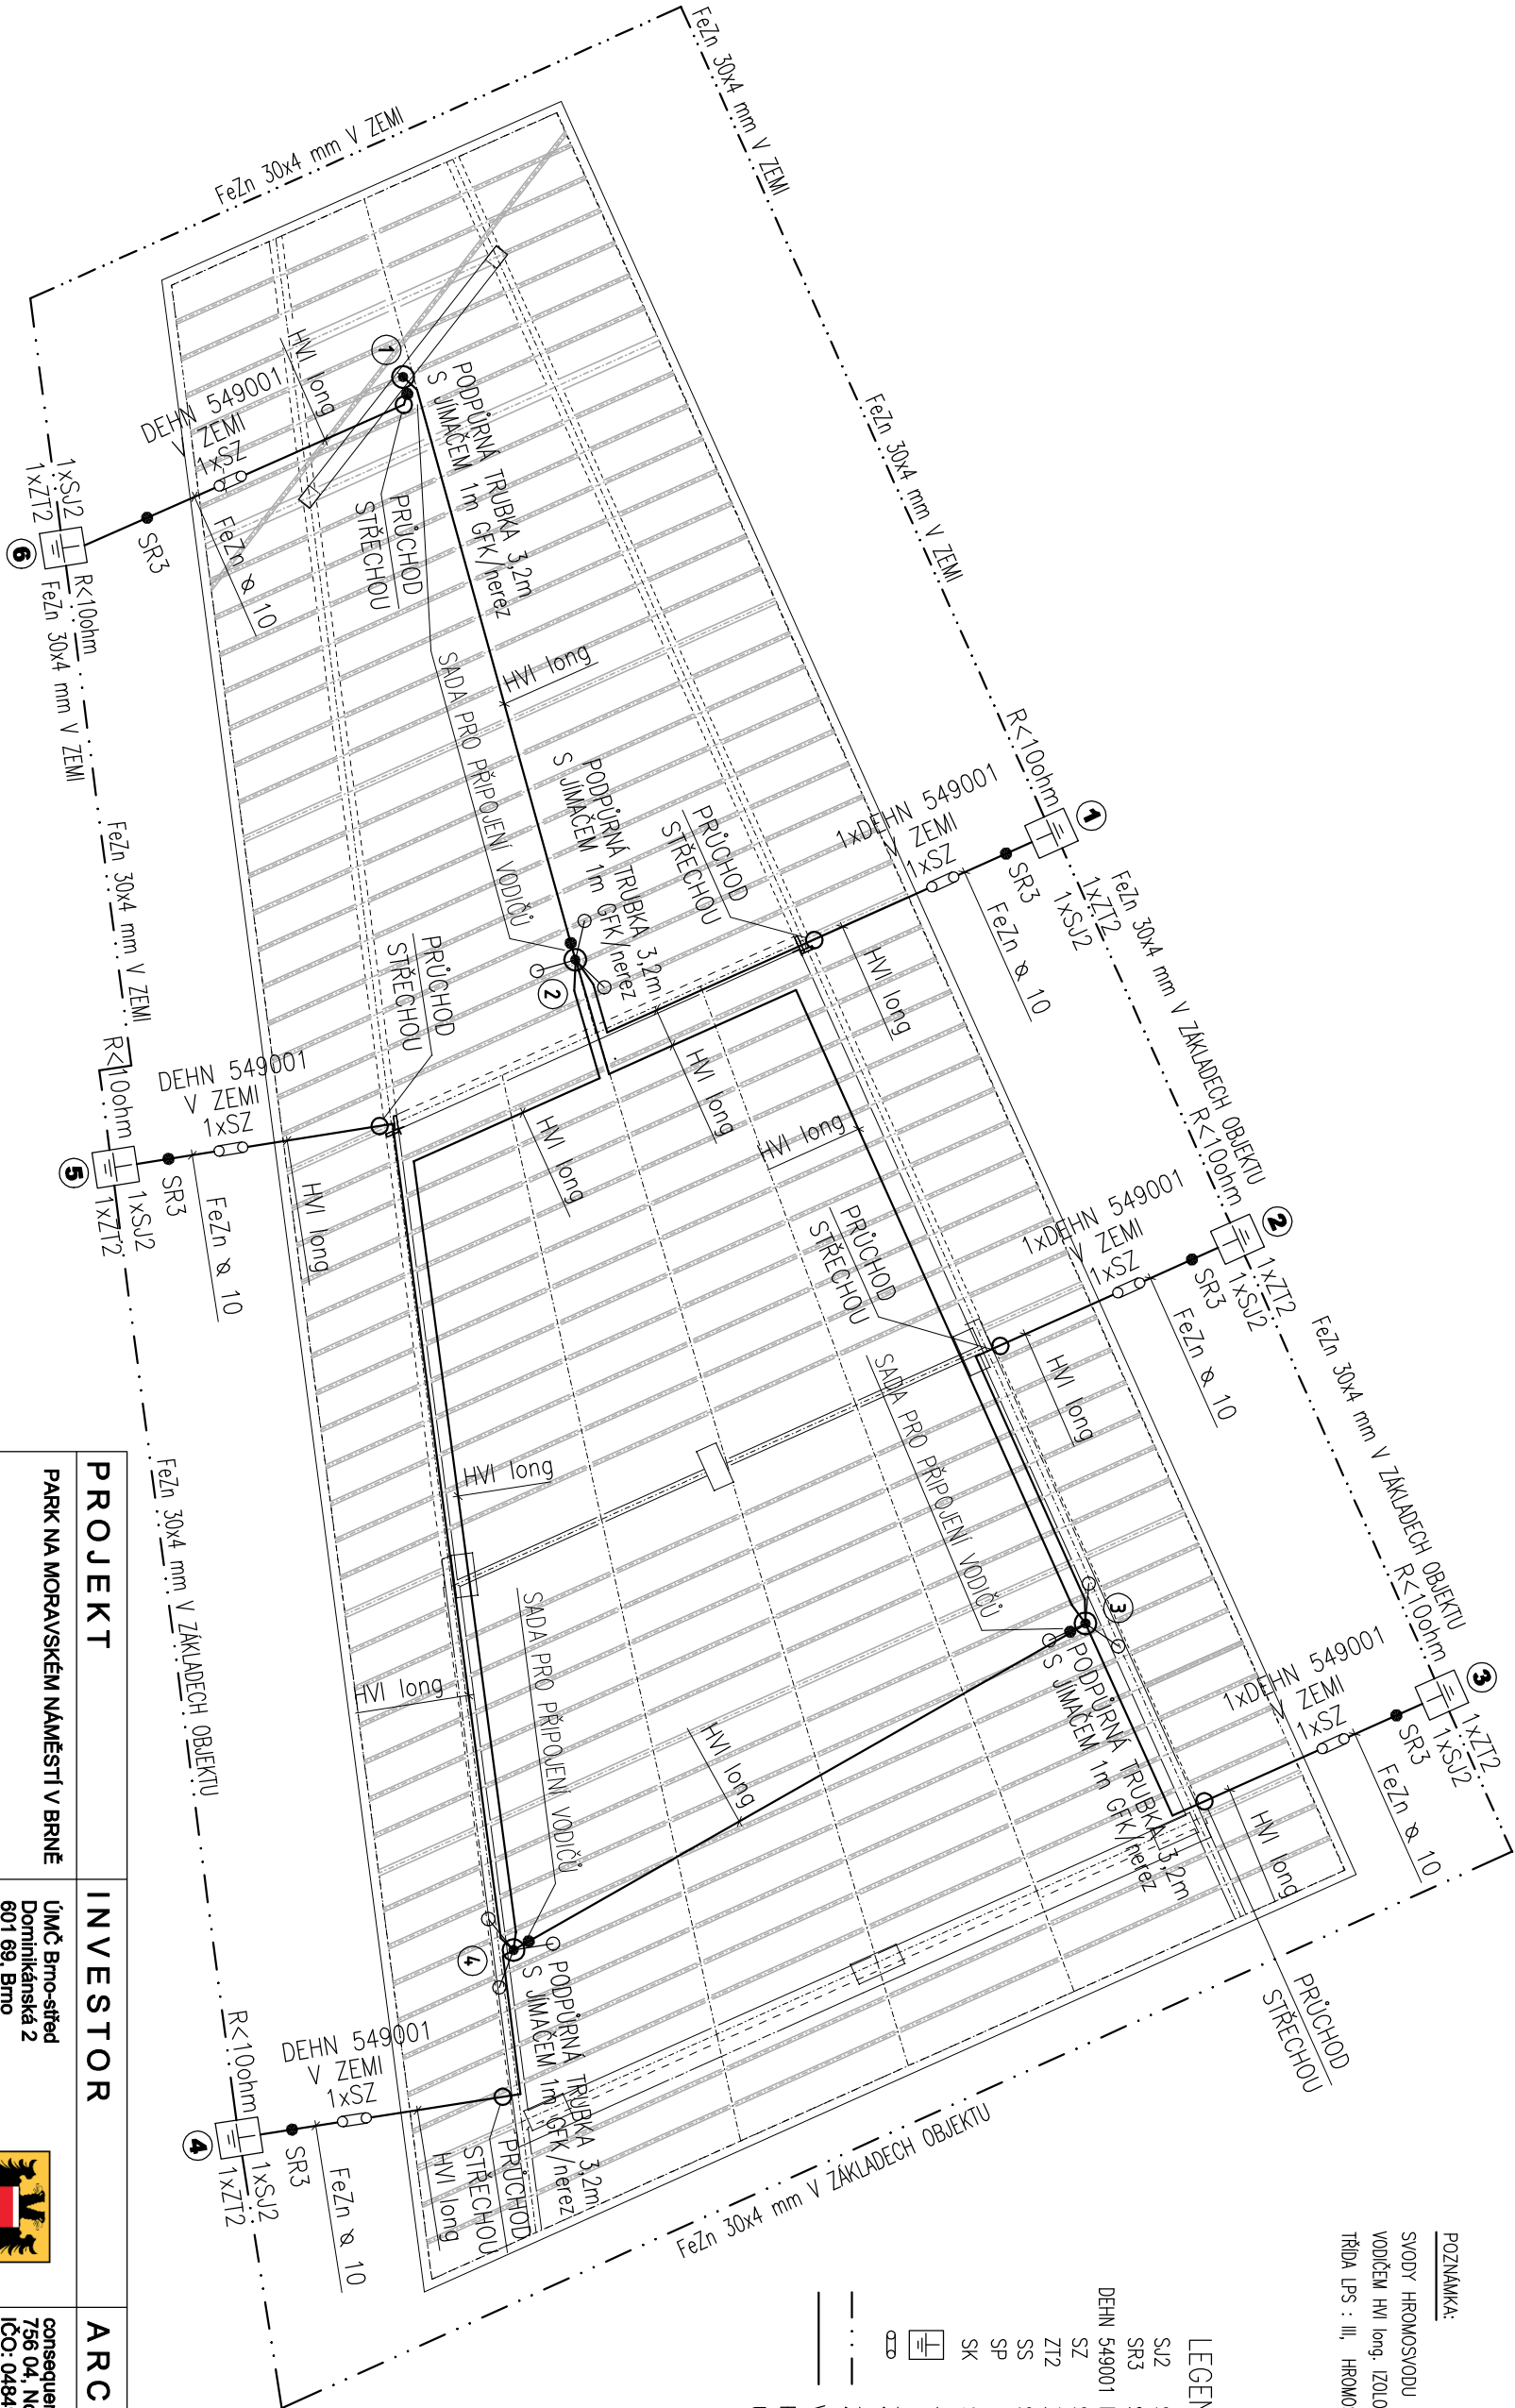

PROJEKT		INVESTOR		ARCHITEKT	
PARK NA MORAVSKÉM NÁMĚSTÍ V BRNĚ		ÚMČ Brno-střed Dominikánská 2 601 69, Brno IČO: 44992785 DIČ: CZ44992785		consequence forma, s.r.o. 756 04, Nový Hrozenkov 760 IČO: 04849582 DIČ: CZ04849582	
ZPRACOVATEL ČÁSTI		ATELA s.r.o., Stbská9, 612 00 Brno		DATUM 16. 07. 2021	
AUTORIZOVANÝ PROJEKTANT		Ing. Aleš Procházka ČKAUT 1004532		PARÉ	
VYPRACOVAL		Ing. Karel Ryehlý			
STUPEŇ DOKUMENTACE		PDPs		MĚŘÍTKO 1:100	
ČÁST DOKUMENTACE		D.1.4.3.B Elektroinstalace kavárna			
NÁZEV VÝKRESU		HROMOSVOD - PŮDORYS STŘECHY		ČÍSLO VÝKRESU D.1.4.3.B.7	