


LEGENDA MÍSTNOSTÍ

č.m.	NÁZEV MÍSTNOSTI	PLOCHA	°C
2.00	PALVAČ	-	-
2.01	KUCHYŇ	13,30	22
2.02	POKOJ	13,20	22
2.03	KOUPELNA PERSONÁLU	17,8	22
2.04	WC PERSONÁLU	7,00	22
2.05	KOUPELNA	8,00	24

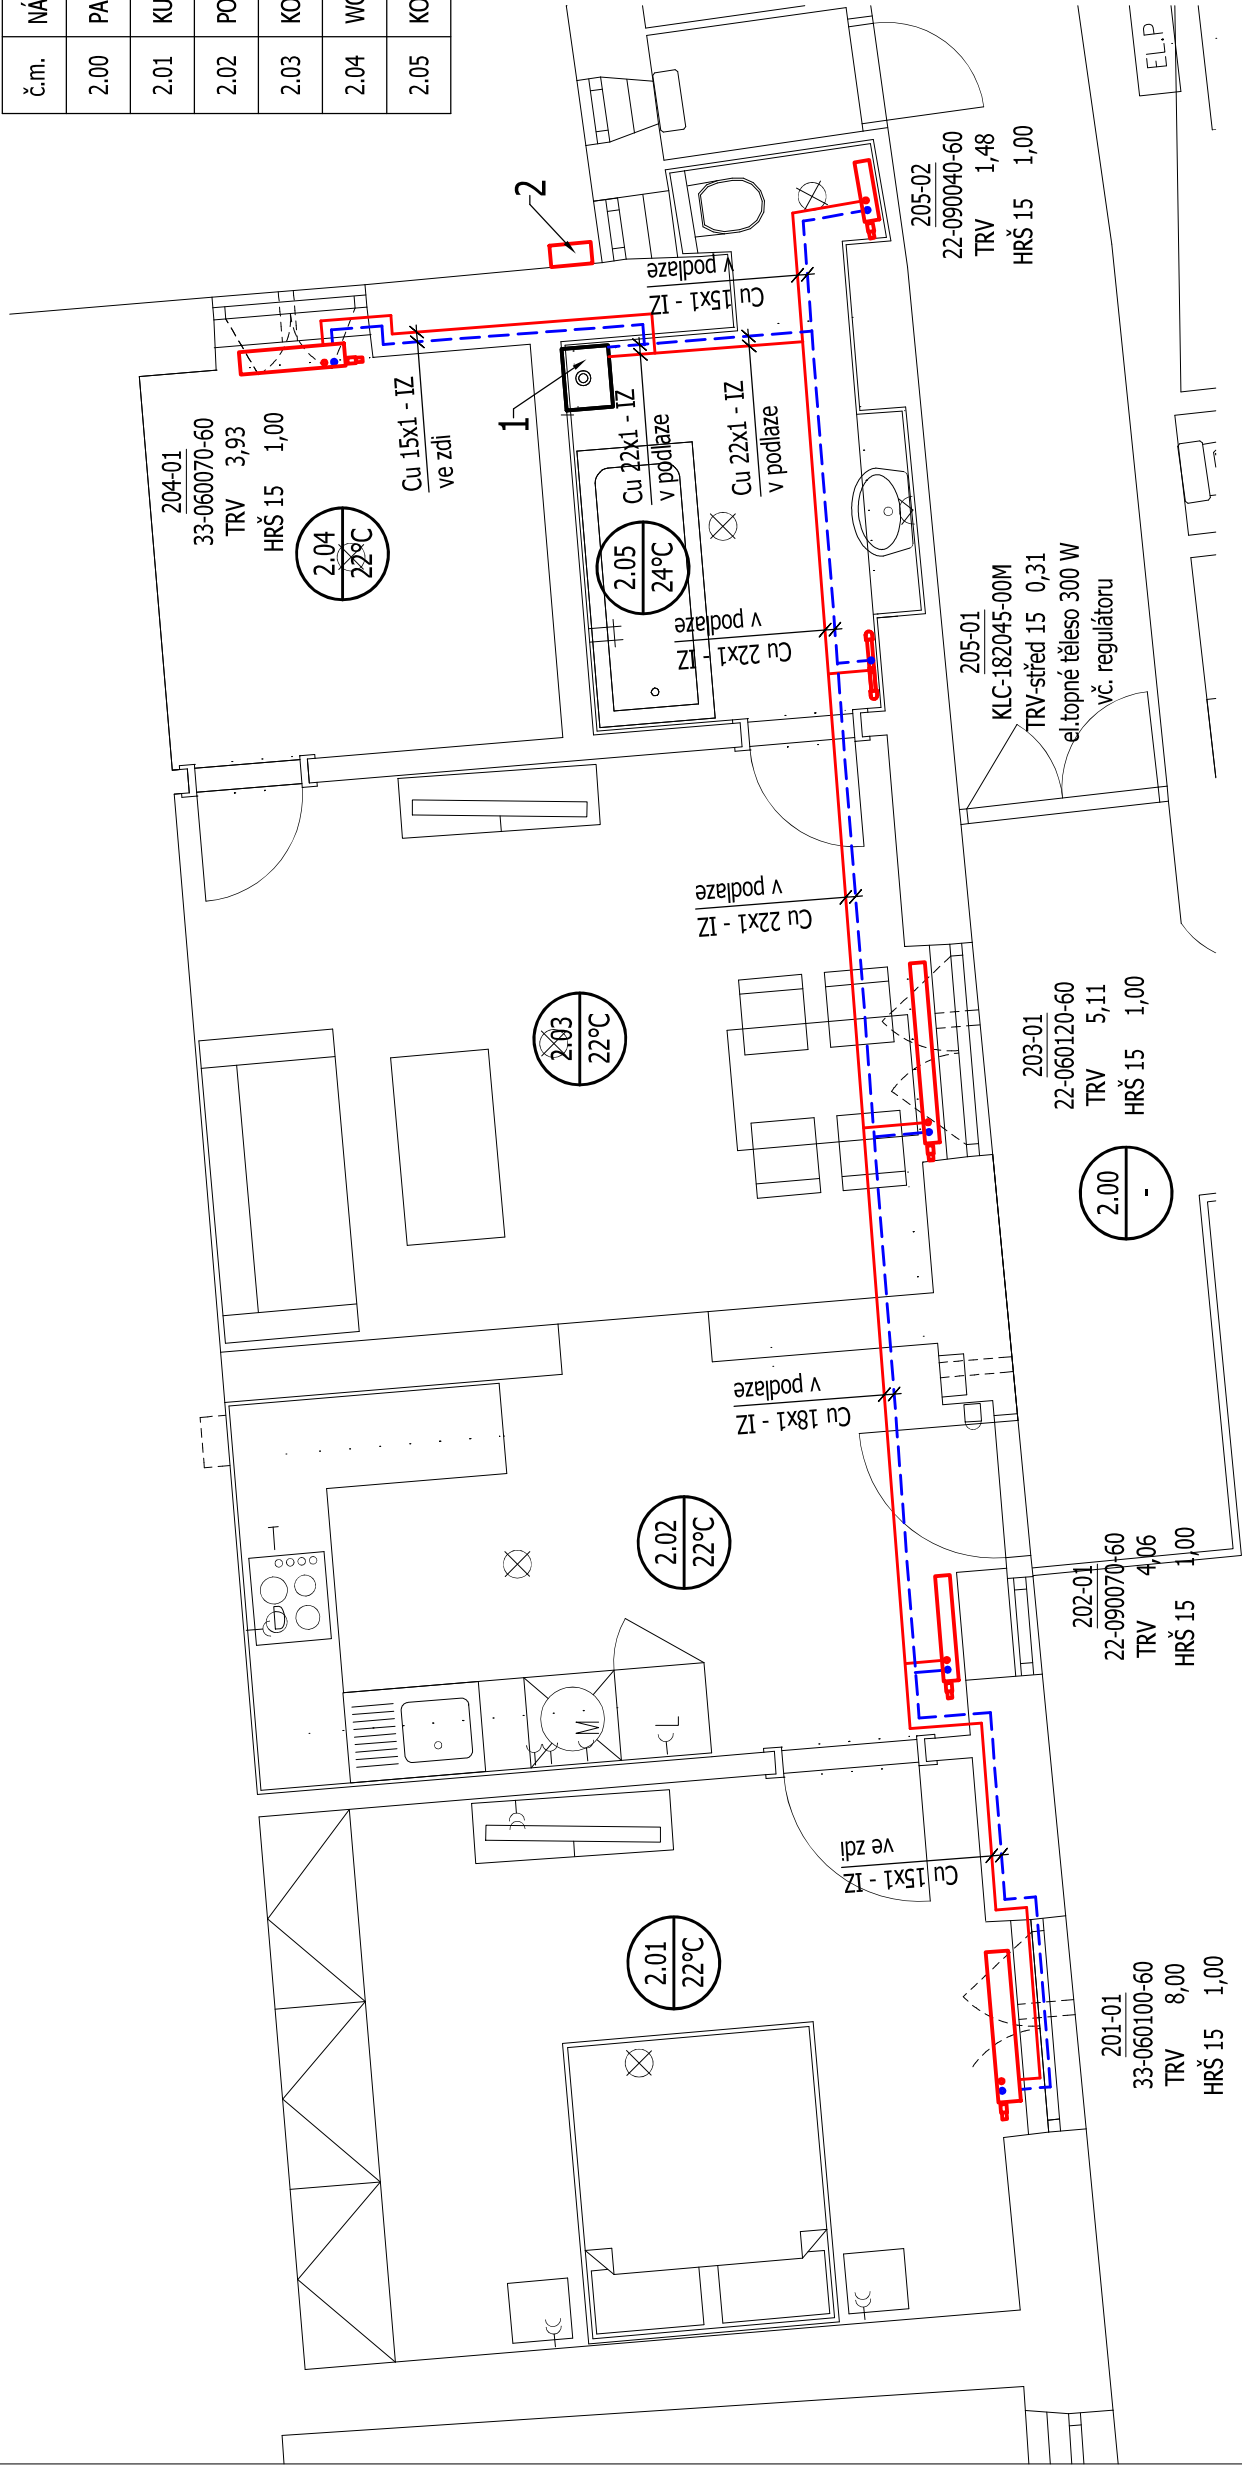

LEGENDA

- Přívodní potrubí topné vody
- - -

Vratné potrubí topné vody
- 1

Závěsný plynový kondenzační kotel o tepelném výkonu 24 kW s průtokovým ohřevem TV
- 2

Čidlo venkovní teploty - umístit s ohledem na požadavky výrobce

POZNÁMKY:

- Potrubí topné vody je z mědi polotvrdé/tvrdé. Připojovací potrubí otopných těles je vedeno z podlahy do zdi za otopným tělesem a připojeno zezadu od zdi.
- Potrubí v podlaze a ve zdi budou opatřena polyetylenovou izolací tl. 13 mm.
- Veškerá připojovací potrubí otopných těles - Cu 15x1, pokud není uvedeno jinak.
- Desková otopná tělesa VK (8 stupňová regulace ventilů) budou připojena regulační rohovou H-armaturou umožňující uzavření a vypuštění tělesa. Trubkové otopné těleso bude připojeno radiátorovým termostatickým ventilem s přednastavením pro otopná tělesa s dvoubodovým připojením umožňující uzavření a vypuštění tělesa. Trubkové těleso bude osazeno el. topnou patronou o výkonu 300 W s regulátorem pro kombinované vytápění. Veškeré armatury budou DN 15.
- Všechna tělesa budou osazena termostatickou hlavici.
- Ekvitermní regulace otopné soustavy bude řízena příslušným modulem (s ekvitermním čidlem).

ZODP. PROJEKTANT:	Ing. Ondřej Pavlica, ČKAIT 1006590	FORMÁT: 2 x A4 DATUM: 06/2021 STUPEŇ: DPS ČÍSLO ZAKÁZKY: MĚŘÍTKO: 1:50 ČÍSLO VÝKRESU: 2
VYPRACOVAL:	Ing. Simona Dvořáková	
INVESTOR:	Statutární město Brno, Městská část Brno-střed	
STAVBA:	Leitnerova 709/24 - oprava bytové jednotky č. 28	
OBJEKT:	D.1.4 - VYTÁPĚNÍ	
NÁZEV VÝKRESU:	PŮDORYS	