


PŮDORYS - NAVRŽENÝ STAV

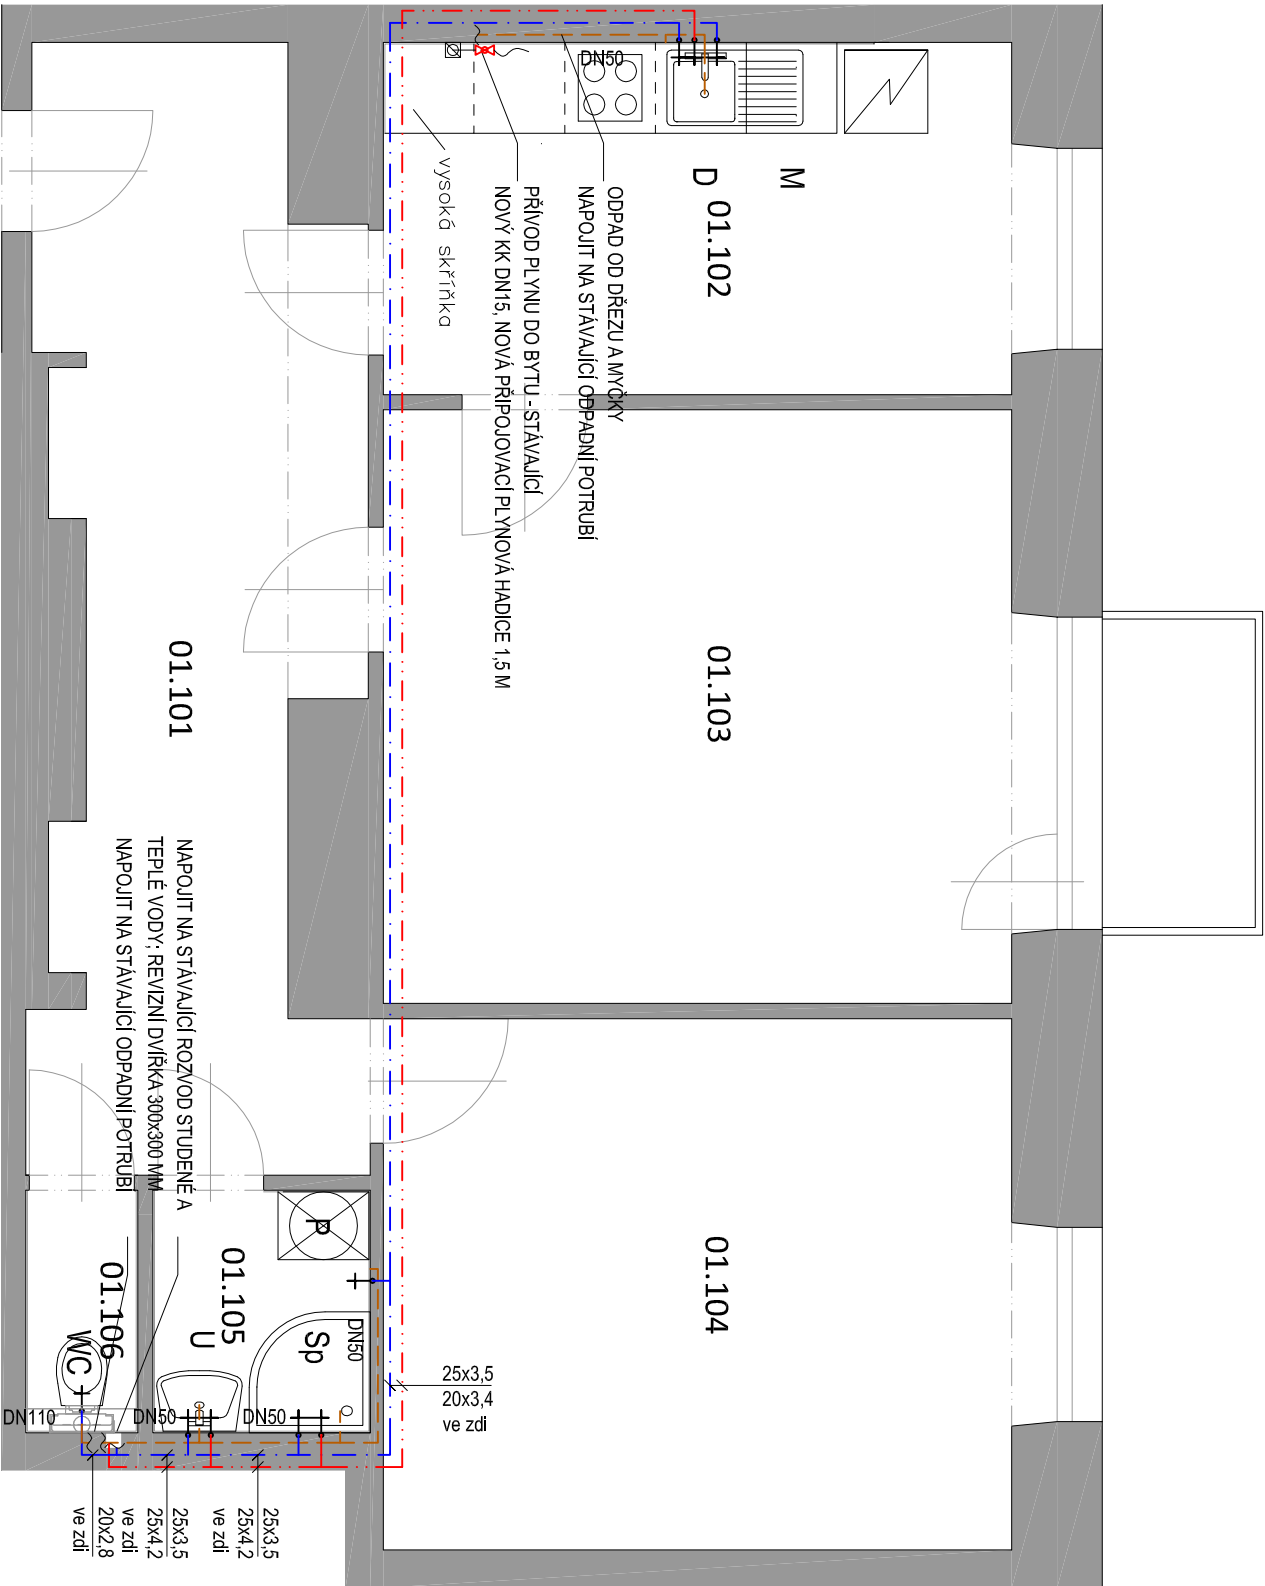


MÍSTNOST	NÁZEV	PLOCHA (m2)	PODLAHA	ÚPRAVA STĚN	STROP	sv. výška
01.101	CHODBA	13,9	KERAMICKÁ DLAŽBA	P2	OMÍTKA	2580
01.102	KUCHYŇ	9,6	KERAMICKÁ DLAŽBA	P2	OMÍTKA	2620
01.103	POKOJ	16,3	PARKETY	P4	OMÍTKA	2610
01.104	POKOJ	14,6	PARKETY	P4	OMÍTKA	2610
01.105	KOUPELNA	2,3	KERAMICKÁ DLAŽBA	P3	K. OBKLAD 2100mm	2400
01.106	WC	1,2	KERAMICKÁ DLAŽBA	P3	K. OBKLAD 1600mm	2400

LEGENDA POTRUBÍ

- VODA STUDENÁ
- VODA TEPLÁ
- PŘIPOJOVACÍ POTRUBÍ KANALIZACE

MATERIÁL ROZVODU STUDENÉ VODY: PPR - PN16
MATERIÁL ROZVODU TV: PPR - PN20
MATERIÁL PŘIPOJOVACÍ POTRUBÍ KANALIZACE: SYSTÉM HT-PP

DOPORUČENÉ VÝŠKY PŘIPOJENÍ
MĚŘENO OD ČISTÉ PODLAHY

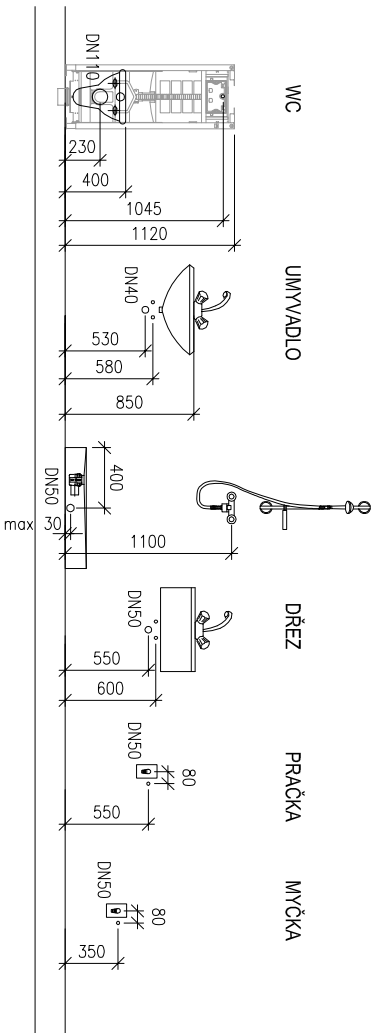

POZNÁMKY

- ODSTRANIT VŠECHNY ZAŘÍZOVACÍ PŘEDMĚTY V BYTĚ.
- ODSTRANIT PŘIPOJOVACÍ POTRUBÍ KANALIZACE A VODY V TRASE NOVÉ NAVRŽENÉHO POTRUBÍ.
- NOVÝ ROZVOD NAPOJIT NA VODOMĚRY UMÍSTĚNÉ ZA WC, REVIZNÍ DVIŘKA 300x300 MM K VODOMĚRUM.
- POTRUBÍ SPÁDOVAT K VÝTOKUM U ZAŘÍZOVACÍCH PŘEDMĚTŮ.
- POTRUBÍ OPATŘIT NÁVELKOVOU TEPELNOU IZOLACÍ TL. 9 MM
- PROJEKTOVÁ DOKUMENTACE JE ŘEŠENÁ OD STĚV. VODOMĚRU DOVNITŘ BYTU. VNĚJŠNÍ VODOMĚRŮ NENÍ SOUČÁSTÍ.
- VÝŠKY A POLOHY PŘIPOJENÍ ZAŘÍZOVACÍCH PŘEDMĚTŮ BUDOU DOPŘESNĚNÝ NA ZÁKLADĚ VYBRANÉHO TYPU ZAŘÍZOVACÍHO PŘEDMĚTU INVESTOREM

Tato dokumentace je autorským dílem a může být použita výhradně k účelu na ní uvedenému a smluvně dohodnutému mezi autorem a objednatелем. Použití pro jiné účely, kopírování, reprodukcí, a nebo seznámení třetích osob s obsahem této dokumentace je možné jen v rozsahu smluvně dohodnutém.

LEGENDA MÍSTNOSTÍ

Stavební úpravy bytu
Brno - Střed
Tučkova 38, byt č.7

Brno - Střed, Tučkova 38, byt č. 7
pasport stavby
profese ZTI, UT, VZT

navržený stav
měřítko 1:50

výkres č.: 02
datum 29.10.2015

autorizační razítko, podpis

VIKTORIN
architecture studio

Ve Velkém, s.r.o.
Ing. arch. Jan Viktorin
Zábrdovická 15/16a
info@jankviktorin.cz

IČ: 28357647
tel: 724 032 386
614 00 Brno
www.jankviktorin.cz