


LEGENDA MÍSTNOSTÍ

| Č. MÍST | NAZEV MÍSTNOSTI | PLOCHA [m²] | SVĚTLA VÝŠKA [mm] | Č. MÍST | NAZEV MÍSTNOSTI | PLOCHA [m²] | SVĚTLA VÝŠKA [mm] |
|---------|-------------------|-------------|-------------------|---------|-----------------|-------------|-------------------|
| 1 | SCHODIŠTĚ | 13,10 | – | 8 | LOŽNICE | 21,15 | 2865 |
| 2 | CHODBA | 30,67 | VIZ PŮDORYS | 9 | LOŽNICE | 15,43 | 2855 |
| 3 | PŘEDSÍŇ WC | 3,33 | 2885 | 10 | SKLAD HRAČEK | 4,48 | – |
| 4 | WC UČITELÉ | 1,02 | 2985 | 11 | HERNA | 56,68 | 2855 |
| 5 | ÚKLIDOVÁ MÍSTNOST | 1,06 | 2985 | 12 | WC + UMÝVÁRNA | 6,48 | 2865 |
| 6 | WC + UMÝVÁRNA | 5,57 | – | 13 | PŘÍPRAVNA | 13,51 | 2885 |
| 7 | HERNA | 84,08 | 2845 | 14 | LOŽNICE | 32,93 | 2915 |

POZNÁMKY

kabely uloženy v plastových ohebných trubkách pod omítku

- dveřní elektrický zámek
- čtečka čipů, karet
- KT250 pod omítku
- domácí telefony videosystem
- kabel JY(ST)Y 2x0,8
- dvojzásuvka strukturované kabeláže
- kabel UTP cat 5e
- zásuvka TV signálu
- koaxiální kabel vnitřní
- magnetický senzor
- optokouřový hlásič požáru
- sběrníkový kabel

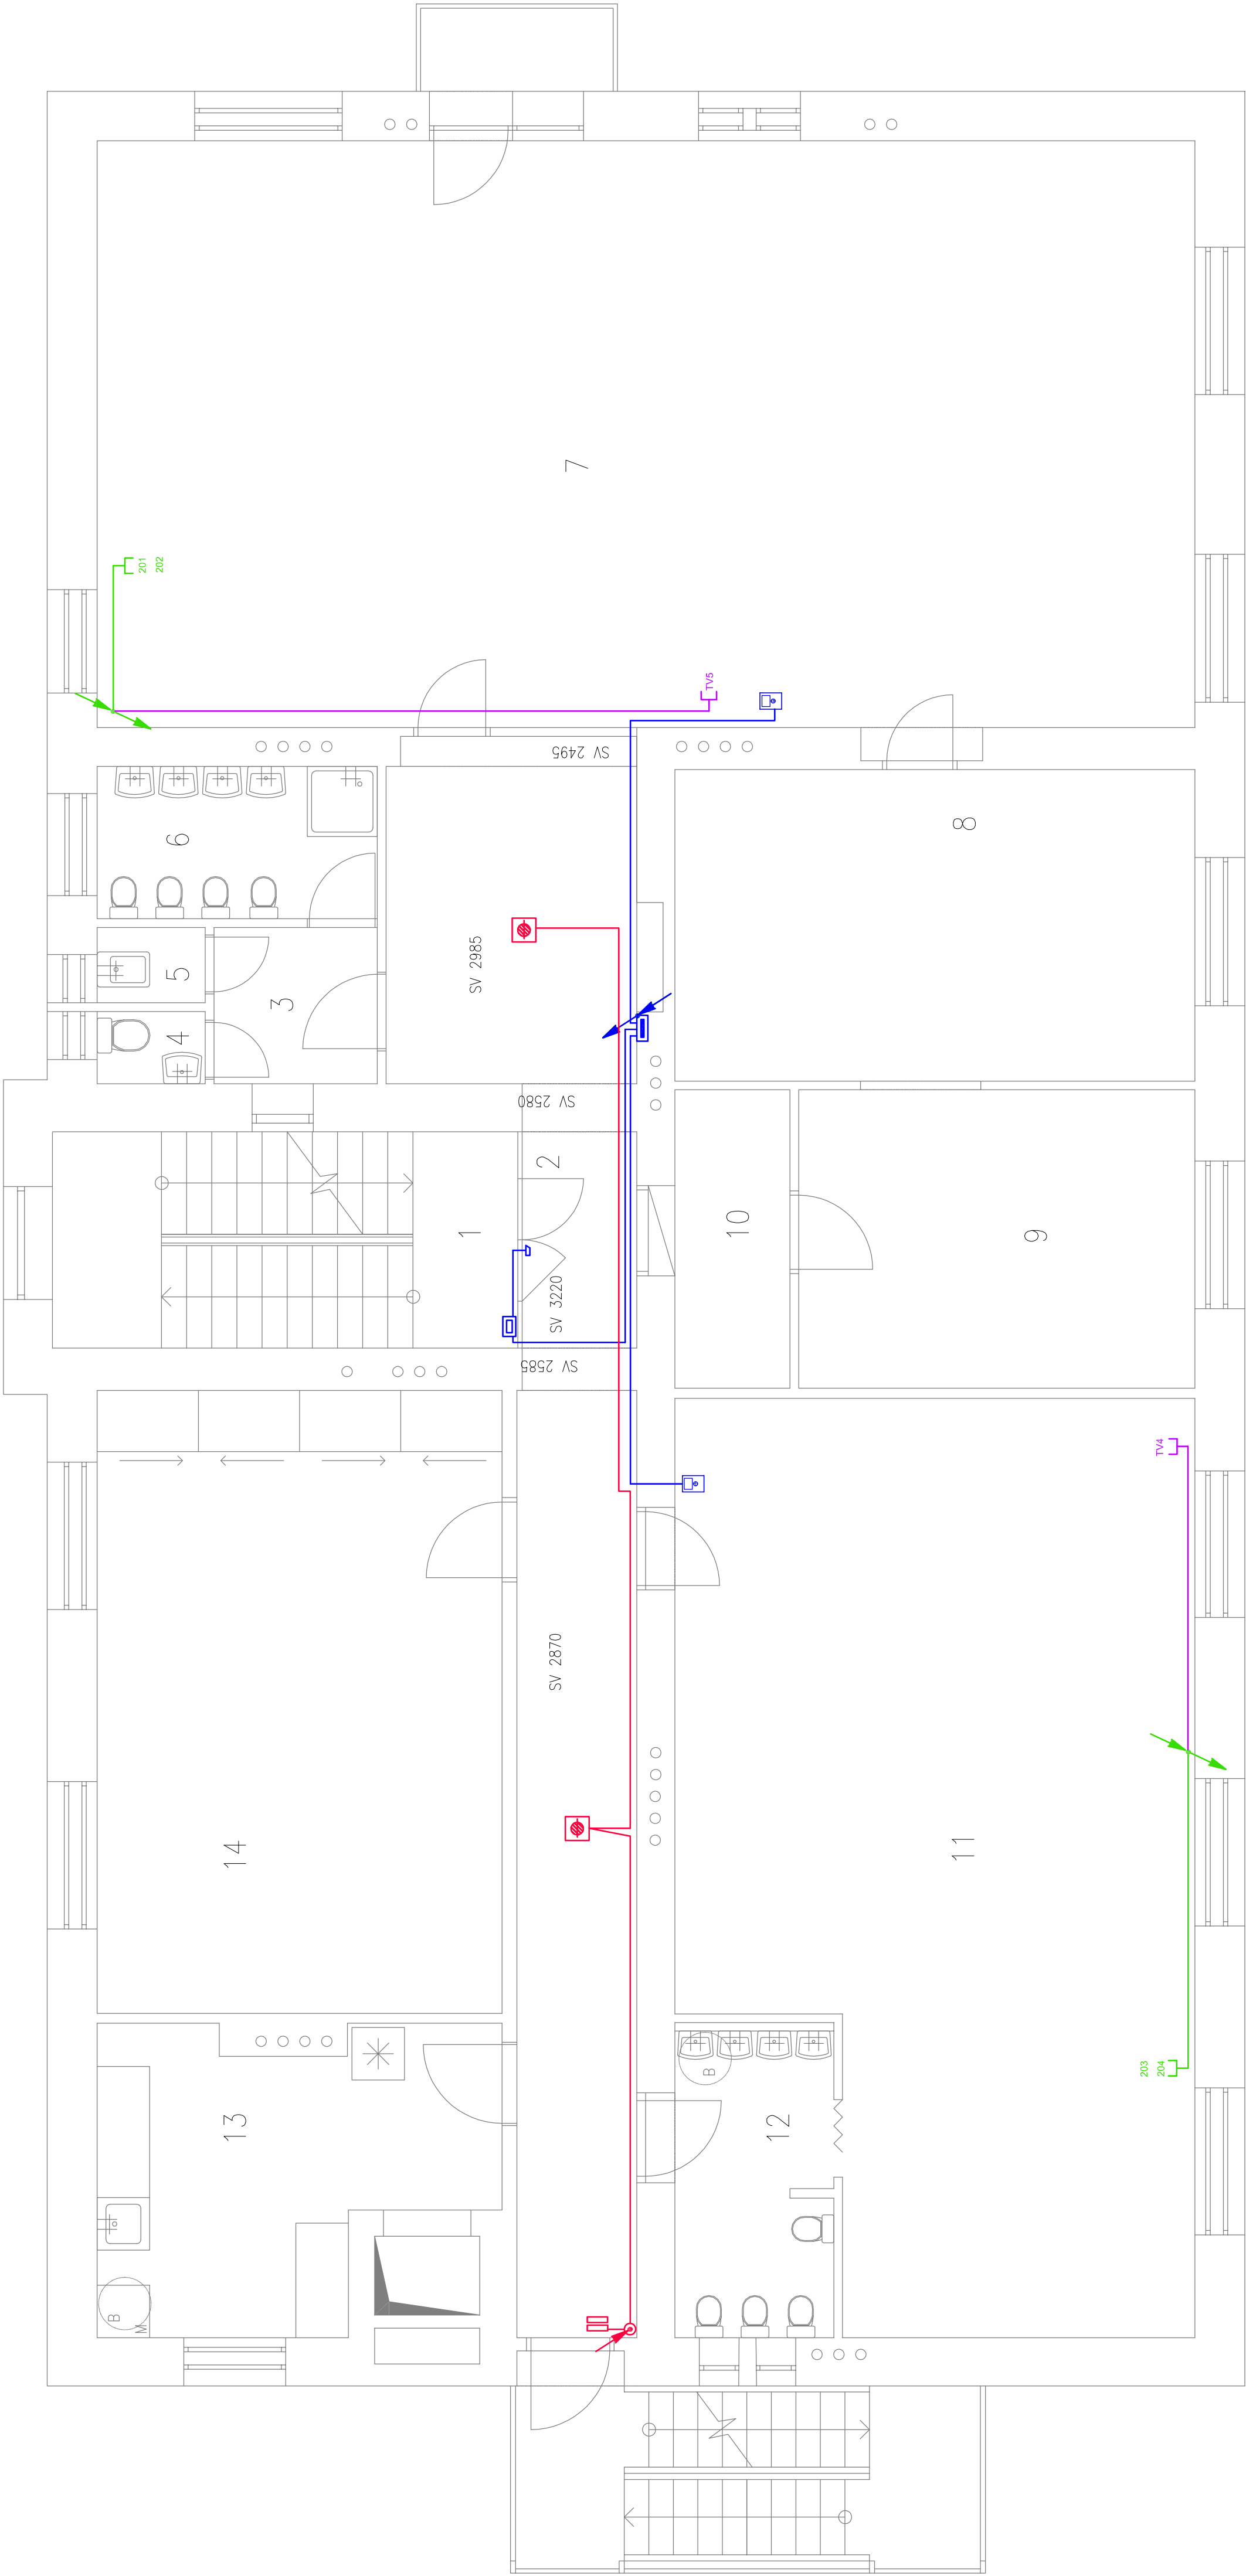

| | | |
|----------|---|--|
| INVESTOR | Statutární Město Brno | PROJEKT |
| ADRESA | Dominikánské náměstí 196/1, 602 00 Brno | Miloslav Dvořáček Malé Lipky 298, 664 07 Pozořice projektování elektrických zařízení IČ: 44031955, +420 602 738 484 |
| OBJEKT | MŠ ZDISLAVA, Pelicova 21/4, p.o., 602 00 Brno | |
| AKCE | Oprava slaboproudé elektroinstalace | |
| OBSAH | situace 2.n.p. elektroinstalace slaboproudých obvodů | |
| | DATUM | Říjen 2019 |
| | STUPEŇ | DPS |
| | MĚŘÍTKO | 1:50 |
| | FORMÁT | 840X360 |