




PŮDORYS

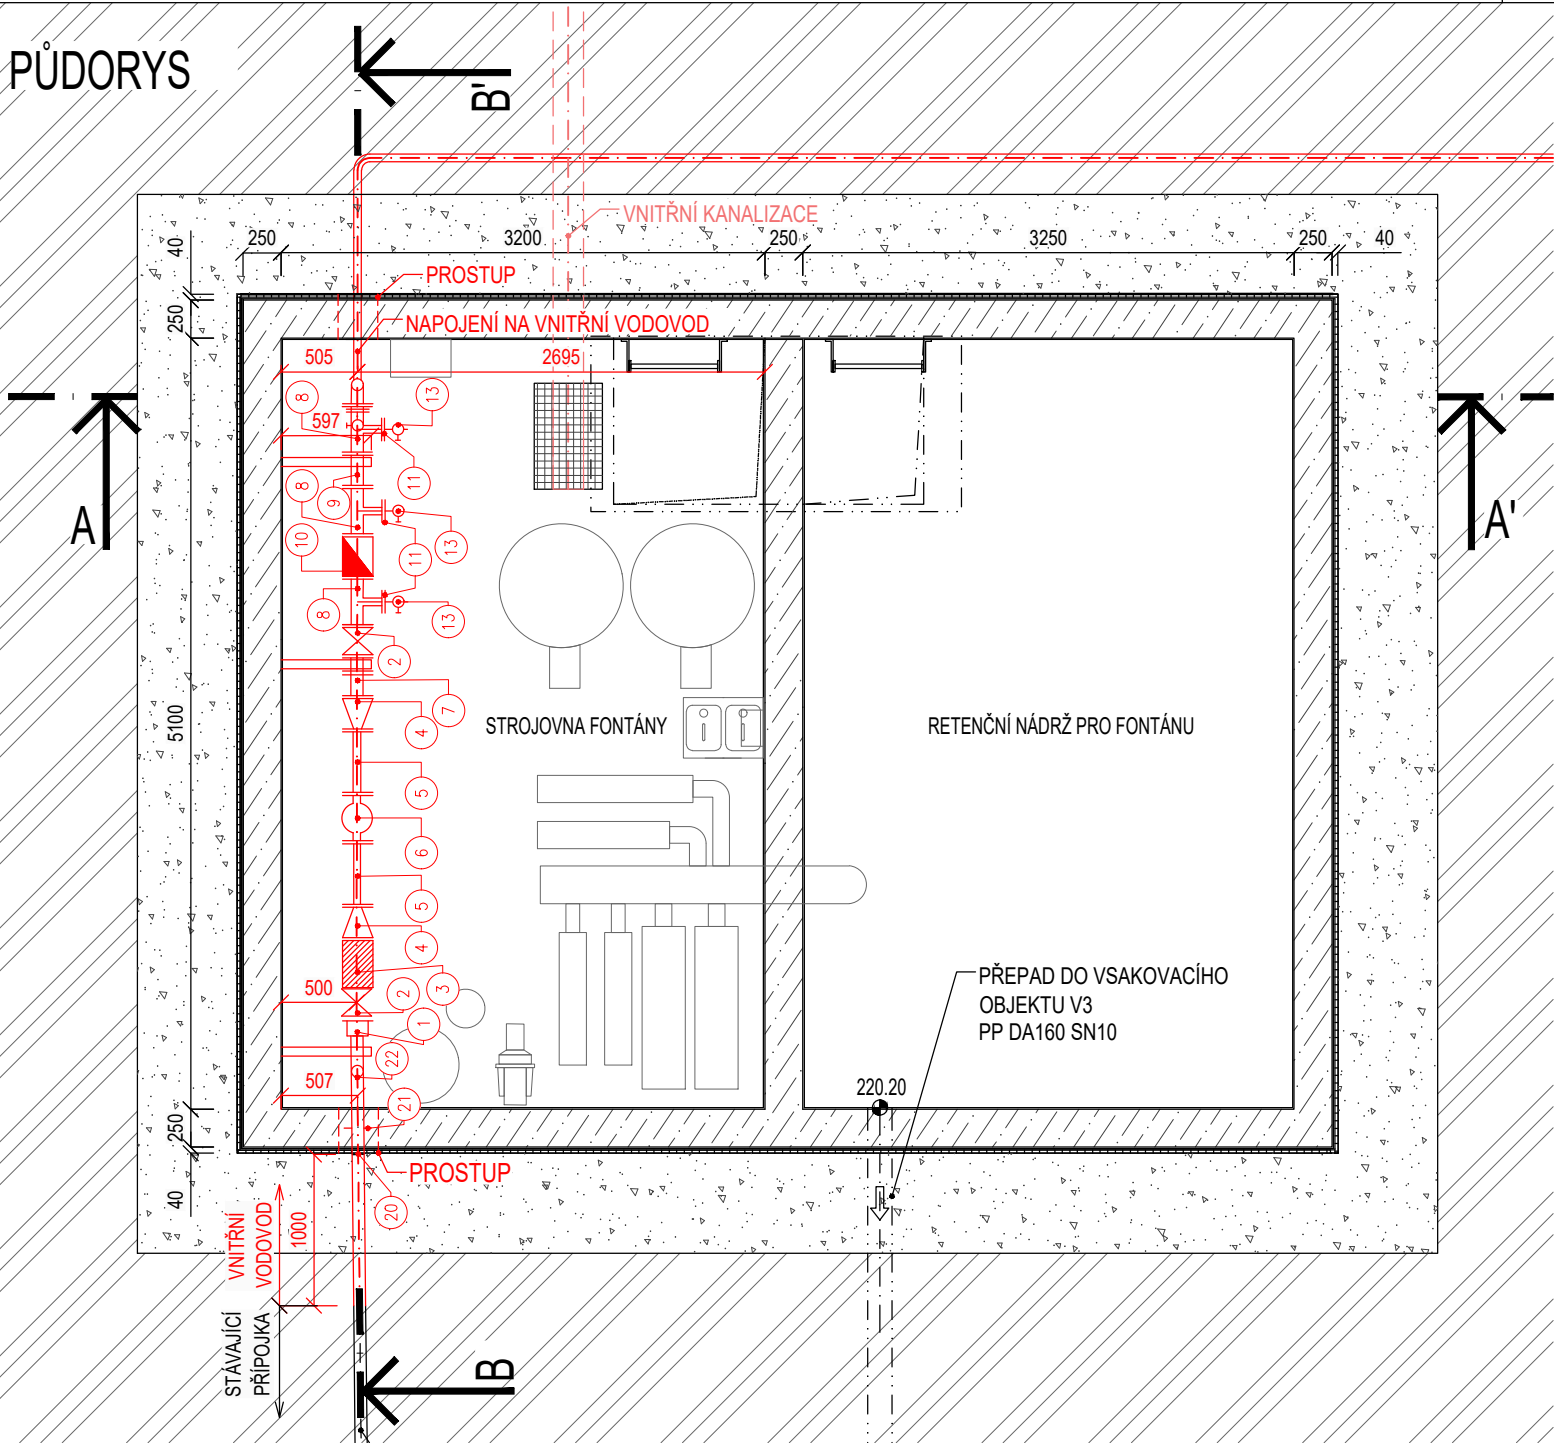

ŘEZ A-A'

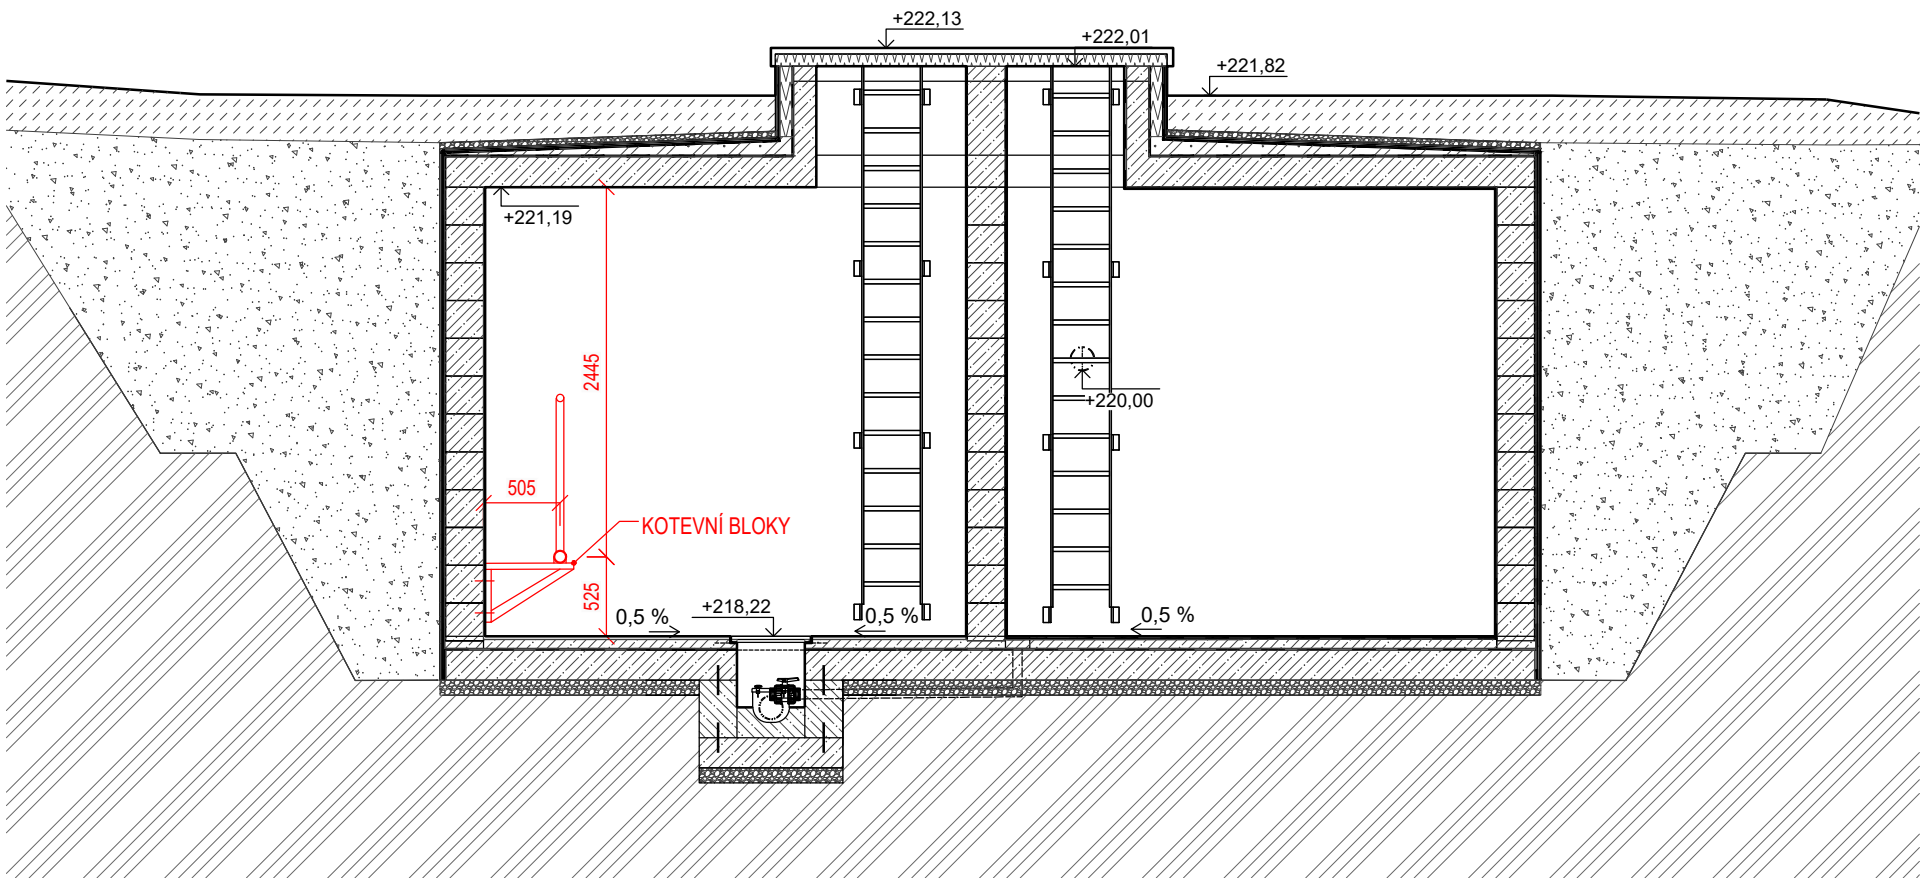


ŘEZ B-B'

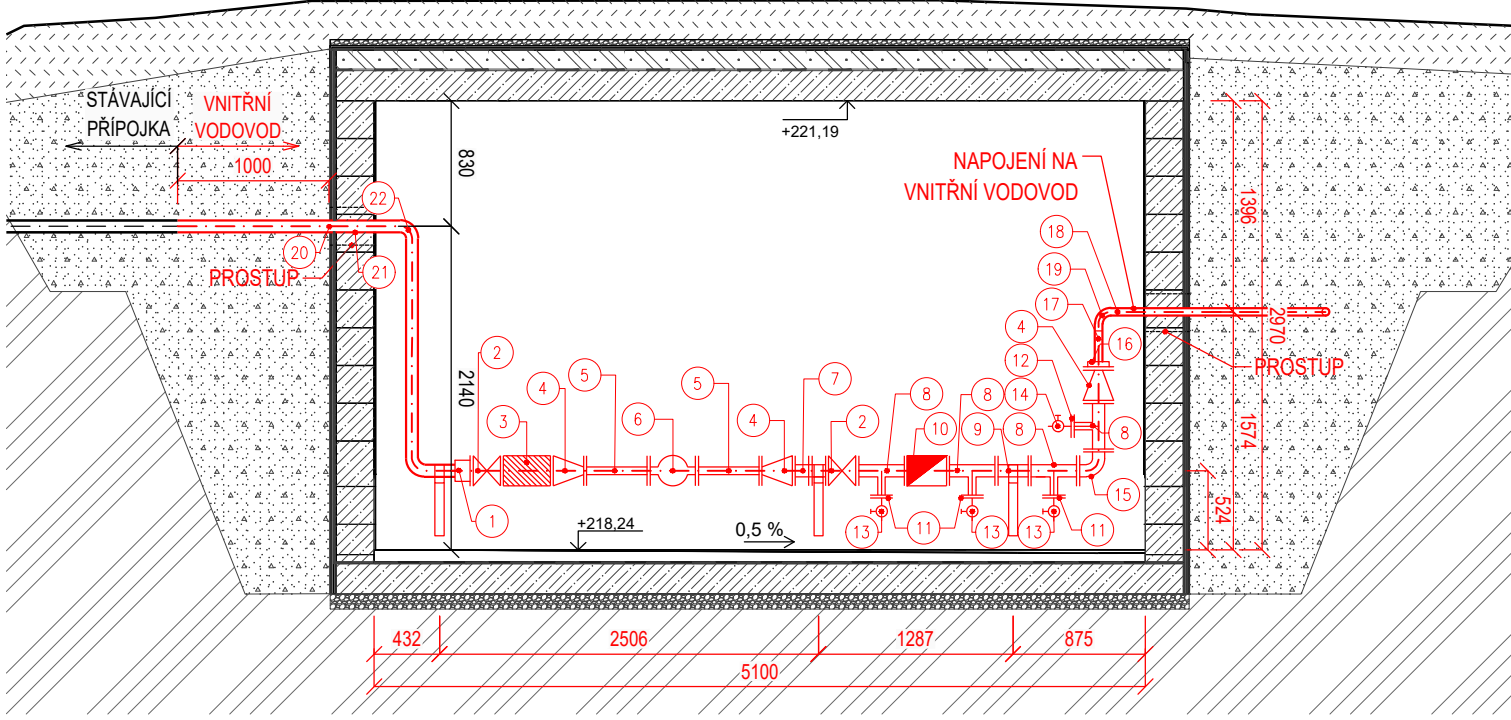

VÝPIS MATERIÁLU:

1	SPECIÁLNÍ PŘÍRUBA PROTI POSUNU DN 80	1 ks
2	ŠOUPÁTKO DN 80	2 ks
3	FILTR DN 80	1 ks
4	REDUKCE FFR DN 80/50	3 ks
5	UKLIDŇOVACÍ KUS FF DN 50/400	2 ks
6	VODOMĚR DN 50	1 ks
7	MONTÁŽNÍ KUS DN 80	1 ks
8	PŘÍRUBOVÝ T-KUS DN 80/50	4 ks
9	DVOUPŘÍRUBOVÝ KUS FF DN 80	1 ks
10	ZPĚTNÁ Klapka DN 80	1 ks
11	ZÁVITOVÁ PŘÍRUBA DN 50 S VNITŘNÍM ZÁVITEM 1"	3 ks
12	ZÁVITOVÁ PŘÍRUBA DN 50 S VNITŘNÍM ZÁVITEM 2"	1 ks
13	KULOVÝ UZÁVĚR DN 25	3 ks
14	KULOVÝ VENTIL DN 50	1 ks
15	PŘÍRUBOVÉ KOLENO 90° DN80	1 ks
16	SPECIÁLNÍ PŘÍRUBA PROTI POSUNU DN 50	1 ks
17	POTRUBÍ PE100 SDR11 63x5,80mm	0,50m
18	ELEKTROSPOJKA D63 SDR11	2 ks
19	PE KOLENO 90° D63	1 ks
20	LITINOVÝ E KUS	1 ks
21	LITINOVÁ TROUBA PŘÍRUBOVÁ S KOTVOU DN 80	1 ks
22	LITINOVÉ KOLENO 90°DN 80	1 ks

PROJEKT		INVESTOR		ARCHITEKT	
PARK NA MORAVSKÉM NÁMĚSTÍ V BRNĚ		ÚMČ Brno-střed Dominikánská 2 601 69, Brno IČO: 44992785 DIČ: CZ44992785		 consequence forma, s.r.o. 756 04, Nový Hrozenkov 760 IČO: 04849582 DIČ: CZ04849582 kancelář Brno: Botanická 59, 602 00 Brno e. info@consequence.cz t. +420 530 345 204	
ZPRACOVATEL ČÁSTI		JV PROJEKT VH s.r.o., Kosmákova 1050/49, 615 00 Brno		DATUM 30.06.21	PARÉ
AUTORIZOVANÝ PROJEKTANT		Ing. Jiří Vítěk, ČKAIT 1000744			
VYPRACOVAL		Ing. Veronika Brychtová			
STUPEŇ DOKUMENTACE		PDPS		MĚŘÍTKO 1:50	
ČÁST DOKUMENTACE		D.1.4.2.A Vnitřní vodovod a kanalizace			
NÁZEV VÝKRESU		Výkres vodoměrné sestavy		ČÍSLO VÝKRESU D.1.4.2.A.8	