


pozn. všechny elektrické rohože jsou dodávkou profese elektro včetně termostátů

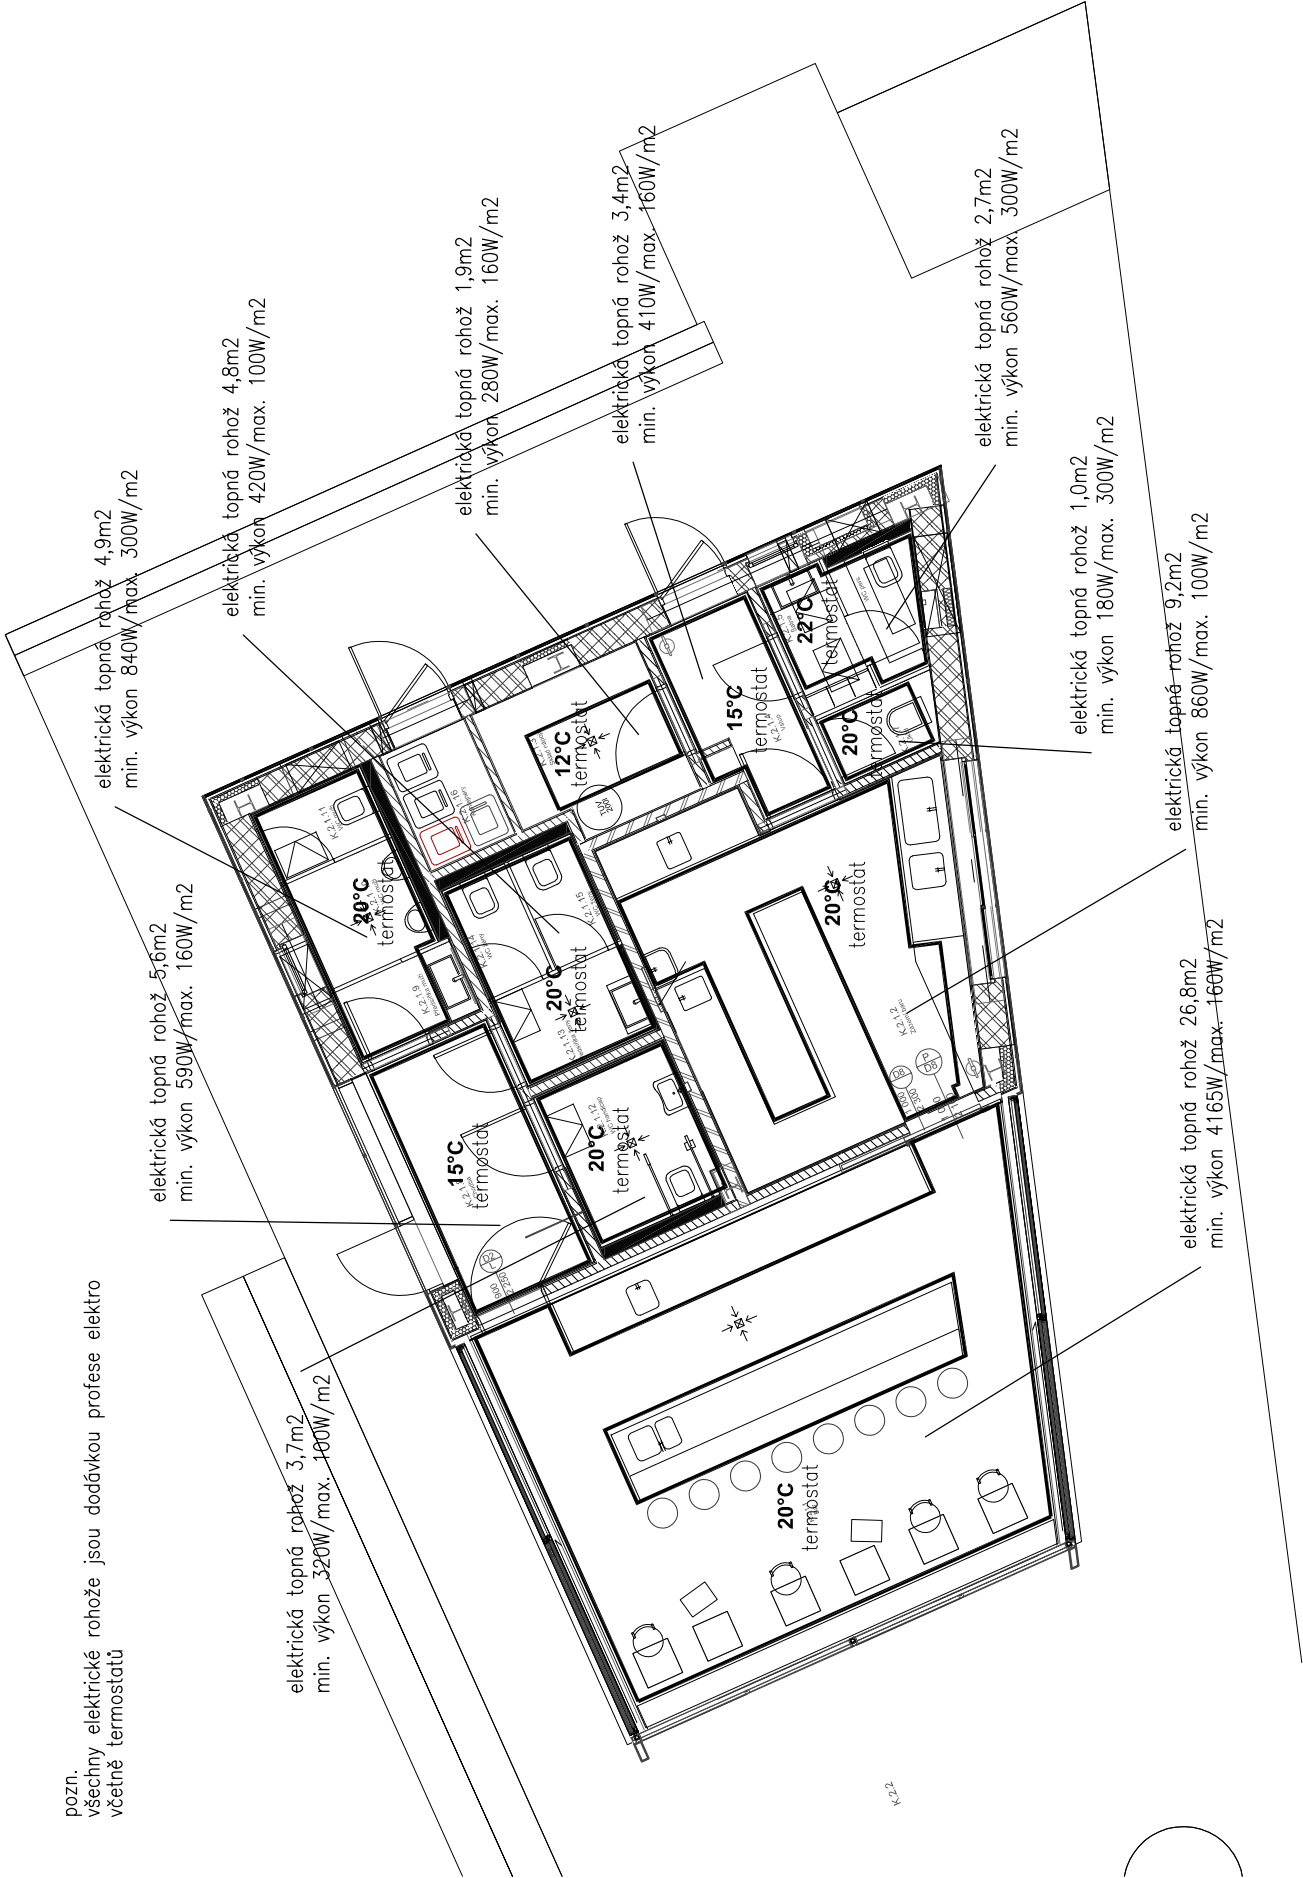

P R O J E K T	I N V E S T O R	A R C H I T E K T
PARK NA MORAVSKÉM NÁMĚSTÍ V BRNĚ	ÚMČ Brno–střed Dominikánská 2 601 69, Brno IČO: 44992785 DIČ: CZ44992785	consequence .forma, s.r.o. 756 04, Nový Hrozenkov 760 IČO: 04849582 DIČ: CZ04849582 kancelář Brno: Botanická 59, 602 00 Brno e. info@consequence.cz t. +420 530 345 204
ZODPOVĚDNÝ PROJEKTANT Ing. Bronislav Lovecký	ČKA.IT 1001714	DATUM 07/2021
VYPRACOVAL Ing. Jan Beran	Ing. Jiří Růžička	PARÉ
STUPEŇ DOKUMENTACE PDPS		MĚŘÍTKO 1:100
ČÁST DOKUMENTACE VYTÁPĚNÍ, VZDUCHOTECHNIKA – KAVÁRNA		
NÁZEV VÝKRESU		ČÍSLO VÝKRESU 101
VYTÁPĚNÍ 1.NP		