



ŘEZ 1-1

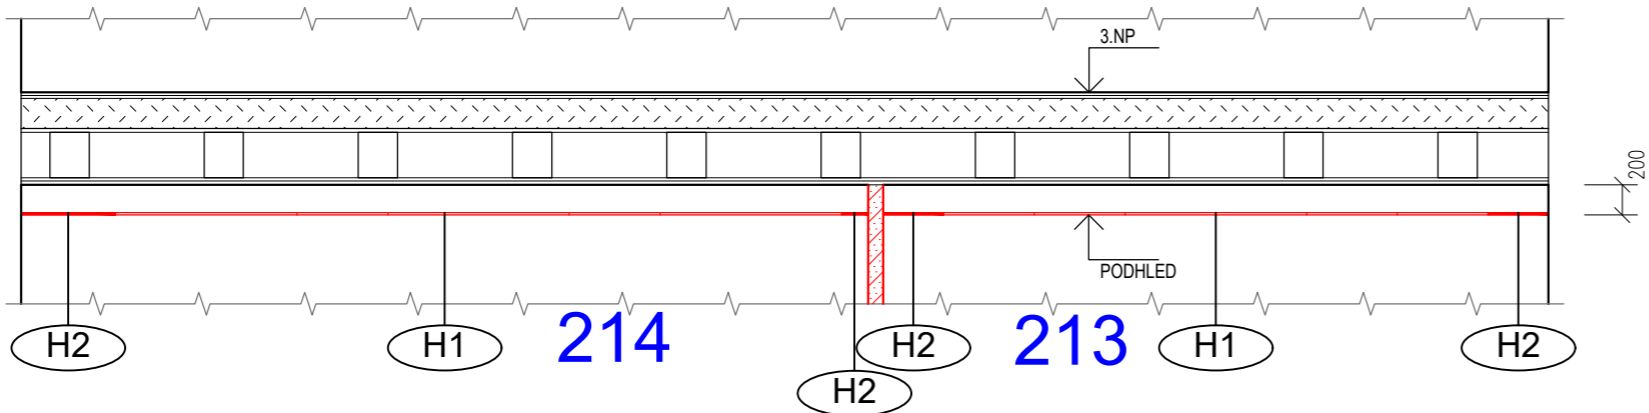

PŮDORYS

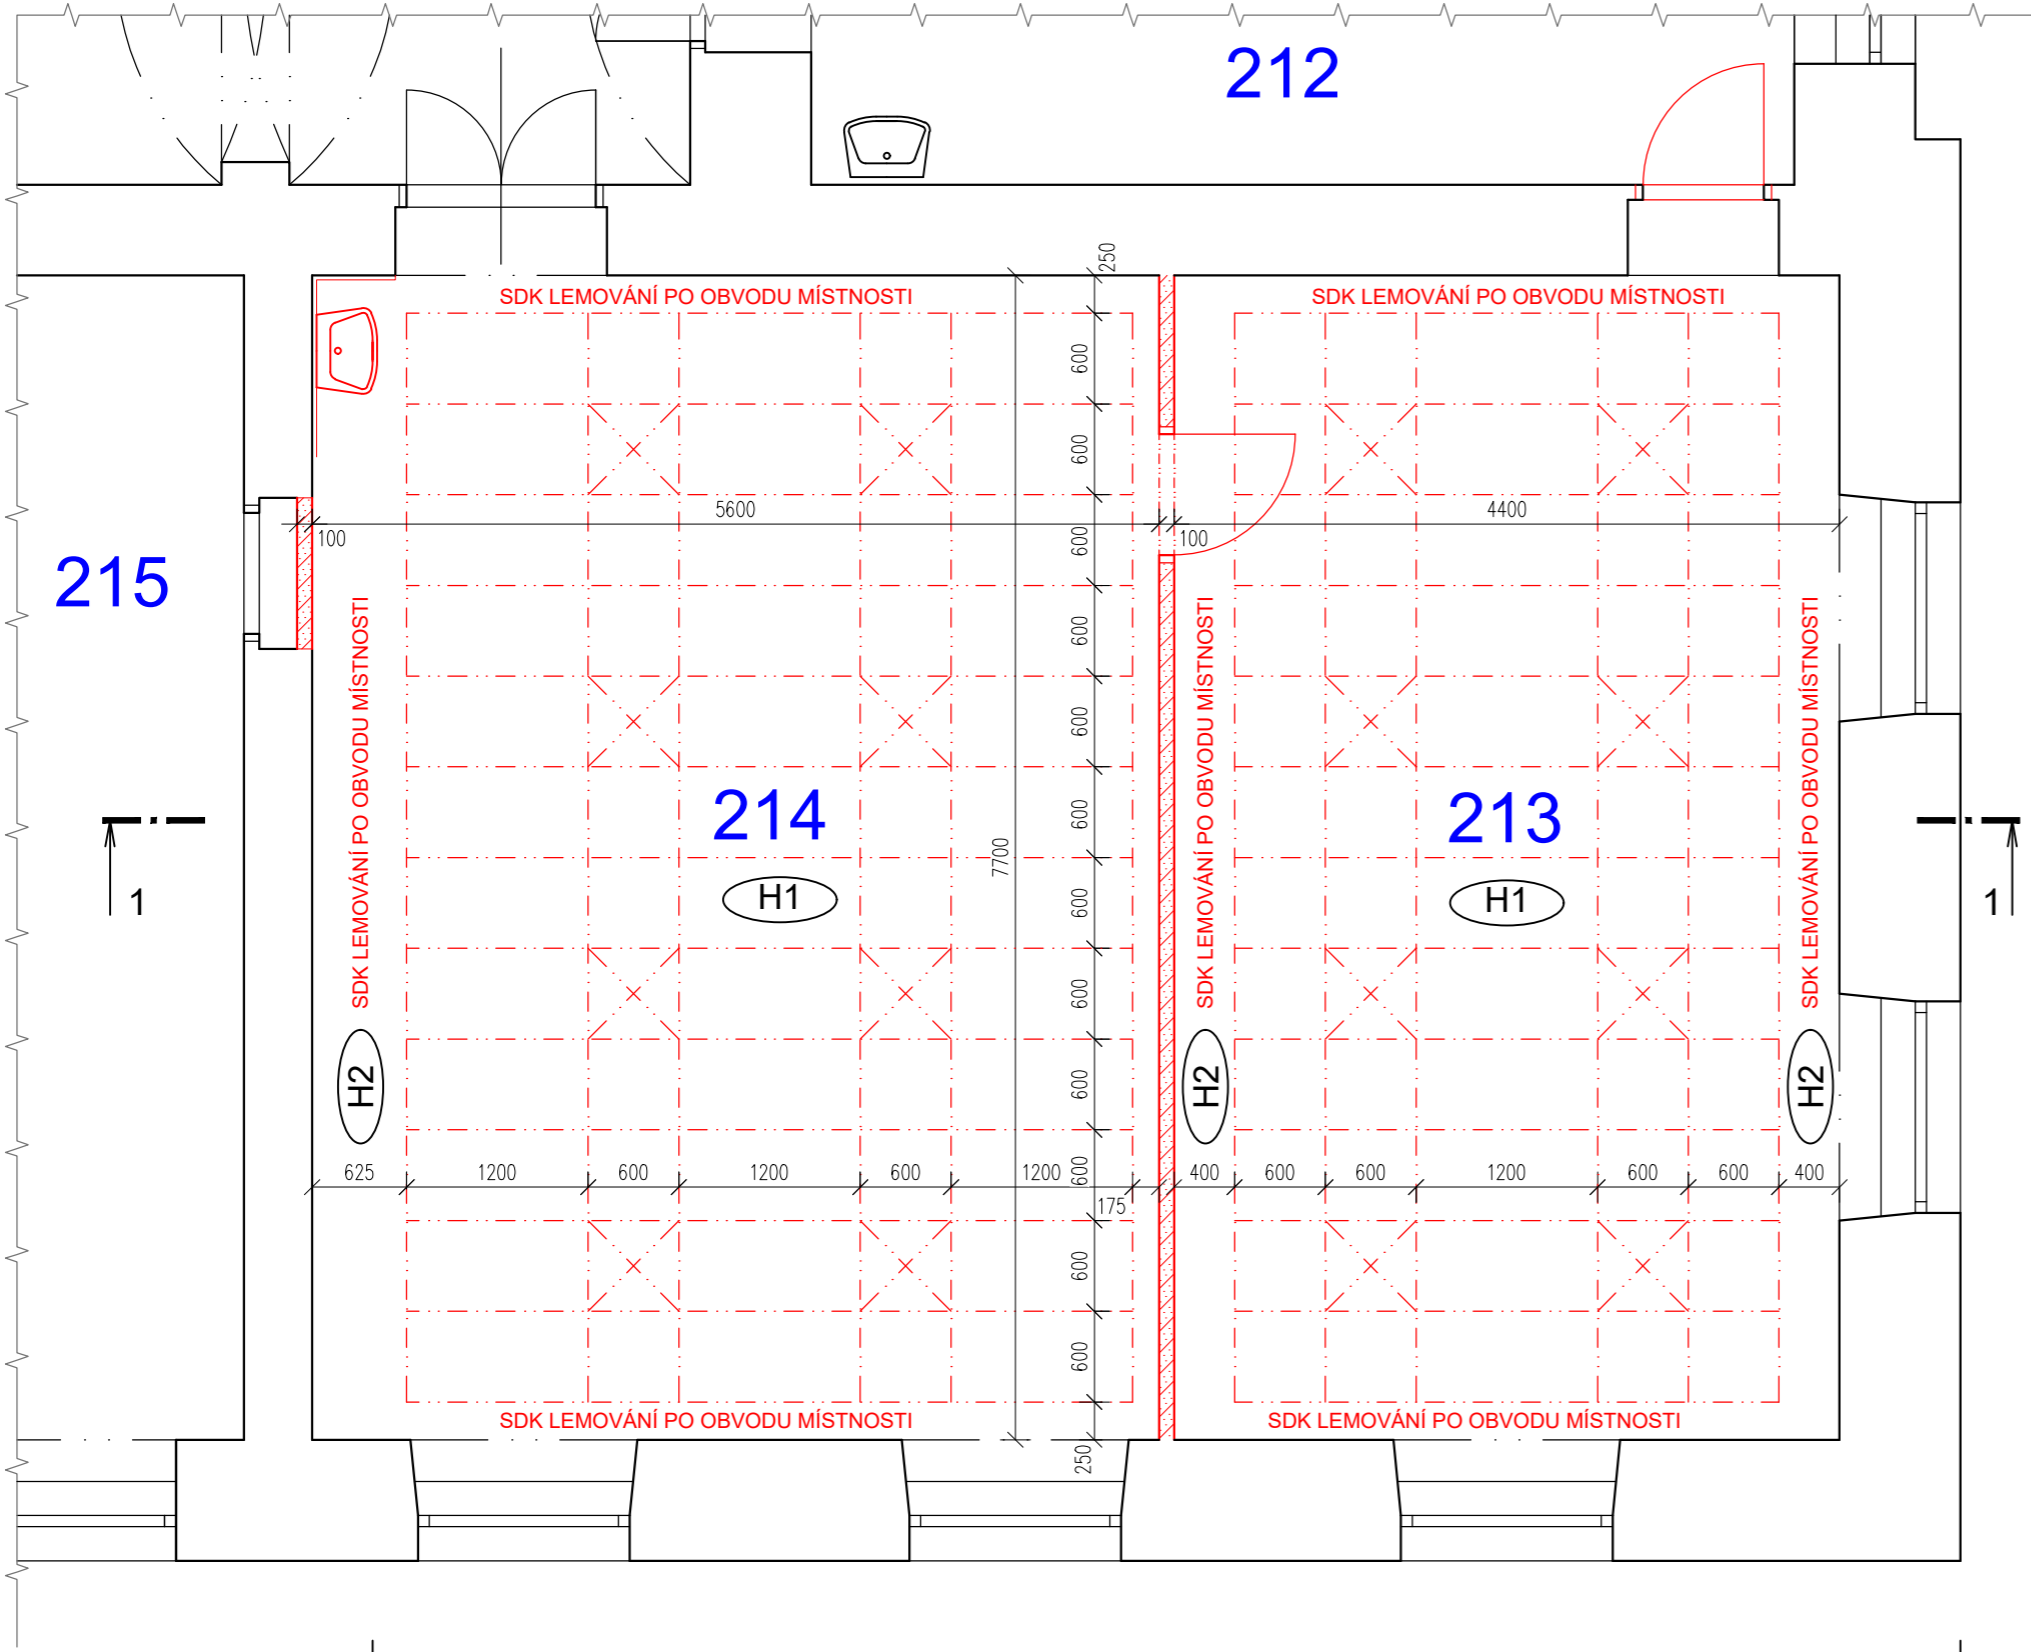

LEGENDA MÍSTNOSTÍ - NOVÝ STAV:


Č.M.	ÚČEL MÍSTNOSTI	PLOCHA [m²]	S.V. [m]	PODLAHA	POZNÁMKA
213	KABINET PRO UČITELE	33,88	4,435	VINYL	SDK PODHLED
214	KABINET PRO UČITELE	43,12	4,415	VINYL	UMYVADLO, OBKLAD ZA UMYVADLEM VÝŠKY 1400 mm AKUSTICKÝ RASTROVÝ PODHLED

LEGENDA MATERIÁLŮ:

- STÁVAJÍCÍ KONSTRUKCE
- NOVÉ KONSTRUKCE
- PŘÍČKA Z SDK KONSTRUKCÍ
PŘÍČKA NA KONSTRUKCI KOVOVÉ R-CW 75, JEDNODUŠE OPLÁŠTĚNÁ
Z KAŽDÉ STRANY 1x SÁDROKARTONOVOU DESKOU tl. 12,5 mm,
S MINERÁLNÍ IZOLACÍ tl. 50 mm O min. OBJEM. HMOTNOSTI 15 kg/m2
VZDUCHOVÁ NEPRŮZVUČNOST min. 45 dB
- PŘEDPOKLÁDANÉ ZAŘÍZENÍ INTERIÉRU
- H1


AKUSTICKÝ STROPNÍ SYSTÉM S POLOZAPUŠTĚNOU HRANOU - ZAPUŠTĚNÍ cca 7 mm POD RASTR
NOSNÝ ROŠT Z LAKOVANÉ GALVANIZOVANÉ OCELI - PROTİKOROZNÍ OCHRANA TŘÍDY C1 DLE EN ISO 9224-2
PANELY TL. 15 mm S VNITŘNÍM NEHOŘLAVÝM JÁDREM ZE SKELNÉ VLNY, VIDITELNÝ POVRCH ZE SKELNÉ TKANINY
V BÍLÉ BARVĚ, ZADNÍ STRANA PANELU ZE SKLOVLÁKNITÉ TKANINY PŘÍRODNÍHO ODSTÍNU, BOČNÍ HRANY
CELOPLOŠNĚ NATŘENÉ
SOUČINITEL ZVUK. ABSORPCE DLE KLASIFIKACE EN ISO 11654 αw=1,00; αp 125Hz =0,40
TŘÍDA REAKCE NA OHĚŇ A2-s1 d0
- SVÍTIDLO LED VESTAVNÉ - viz část D.1.4.5 ELEKTOINSTALACE
- H2

SDK PODHLED ZAVĚŠENÝ, OPLÁŠTĚNÝ 1x DESKOU TL. 12,5 mm
NA KOVOVÉ PODKONSTRUKCI JEDNOÚROVŇOVÉ (R-CD)
BEZ MINERÁLNÍ IZOLACE

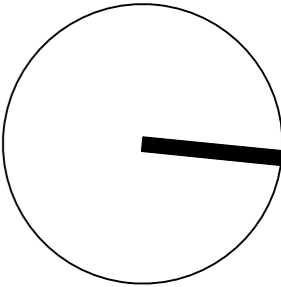

VÝŠKOVÝ SYSTÉM Bpv ±0,000 = úroveň podlahy 1.NP

REVIZE:	POPIS ZMĚNY:	DATUM:	VYPRACOVAL:

AKCE: ZŠ a MŠ HUSOVA 17, p. o. REKONSTRUKCE ŠKOLSKÉHO OBJEKTU HUSOVA 17 REKONSTRUKCE KABINETU Fy A CH		STUPEŇ PD: DOKUMENTACE PRO PROVÁDĚNÍ STAVBY		
		OBJEKT: SO 03 REKONSTRUKCE KABINETU Fy A CH		
		PROFESE: D.1.1 ARCHITEKTONICKO STAVEBNÍ ŘEŠENÍ		
INVESTOR A OBJEDNATEL: Statutární město Brno, městská část Brno-střed Dominikánská 264/2, 601 69 Brno		ZAKÁZKOVÉ ČÍSLO: 20189321-4	AUTORIZACE: 	
MÍSTO STAVBY: Brno, Husova 219/17 parcela č. 622, k.ú. Město Brno [610003]		DATUM: 12/2021		
GENERÁLNÍ PROJEKTANT:  INTAR a.s. Bezručova 81/17a, 602 00 Brno tel.: +420 543 422 211 www.intar.cz, info@intar.cz		FORMÁT: 3 x A4		
HLAVNÍ INŽENÝR PROJEKTU: ING. JANA MACÍKOVÁ, jmacikova@intar.cz		KOPIE:		
HLAVNÍ ARCHITEKT PROJEKTU: ING. ARCH. B. LANCMAN, blancman@intar.cz		MĚŘÍTKO: 1:50		
ZHOTOVITEL ČÁSTI: INTAR a.s. Bezručova 81/17a, 602 00 Brno tel.: +420 543 422 211 www.intar.cz, info@intar.cz		VÝKRES: PŮDORYS 2.NP - KABINETY UČITELŮ PODHLÉDY		
ODPOVĚDNÝ PROJEKTANT: ING. PETR SVOBODA, psvoboda@intar.cz		EVIDENČNÍ ČÍSLO: 20189321/SO01/D11	ČÍSLO VÝKRESU: 05	REVIZE: .
VYPRACOVAL: ING. JANA MACÍKOVÁ, jmacikova@intar.cz				