


- LEGENDA
- STUDENÁ VODA
 - CIRKULACE TEPLÉ VODY
 - TEPLÁ VODA
 - MÍCHANÁ VODA

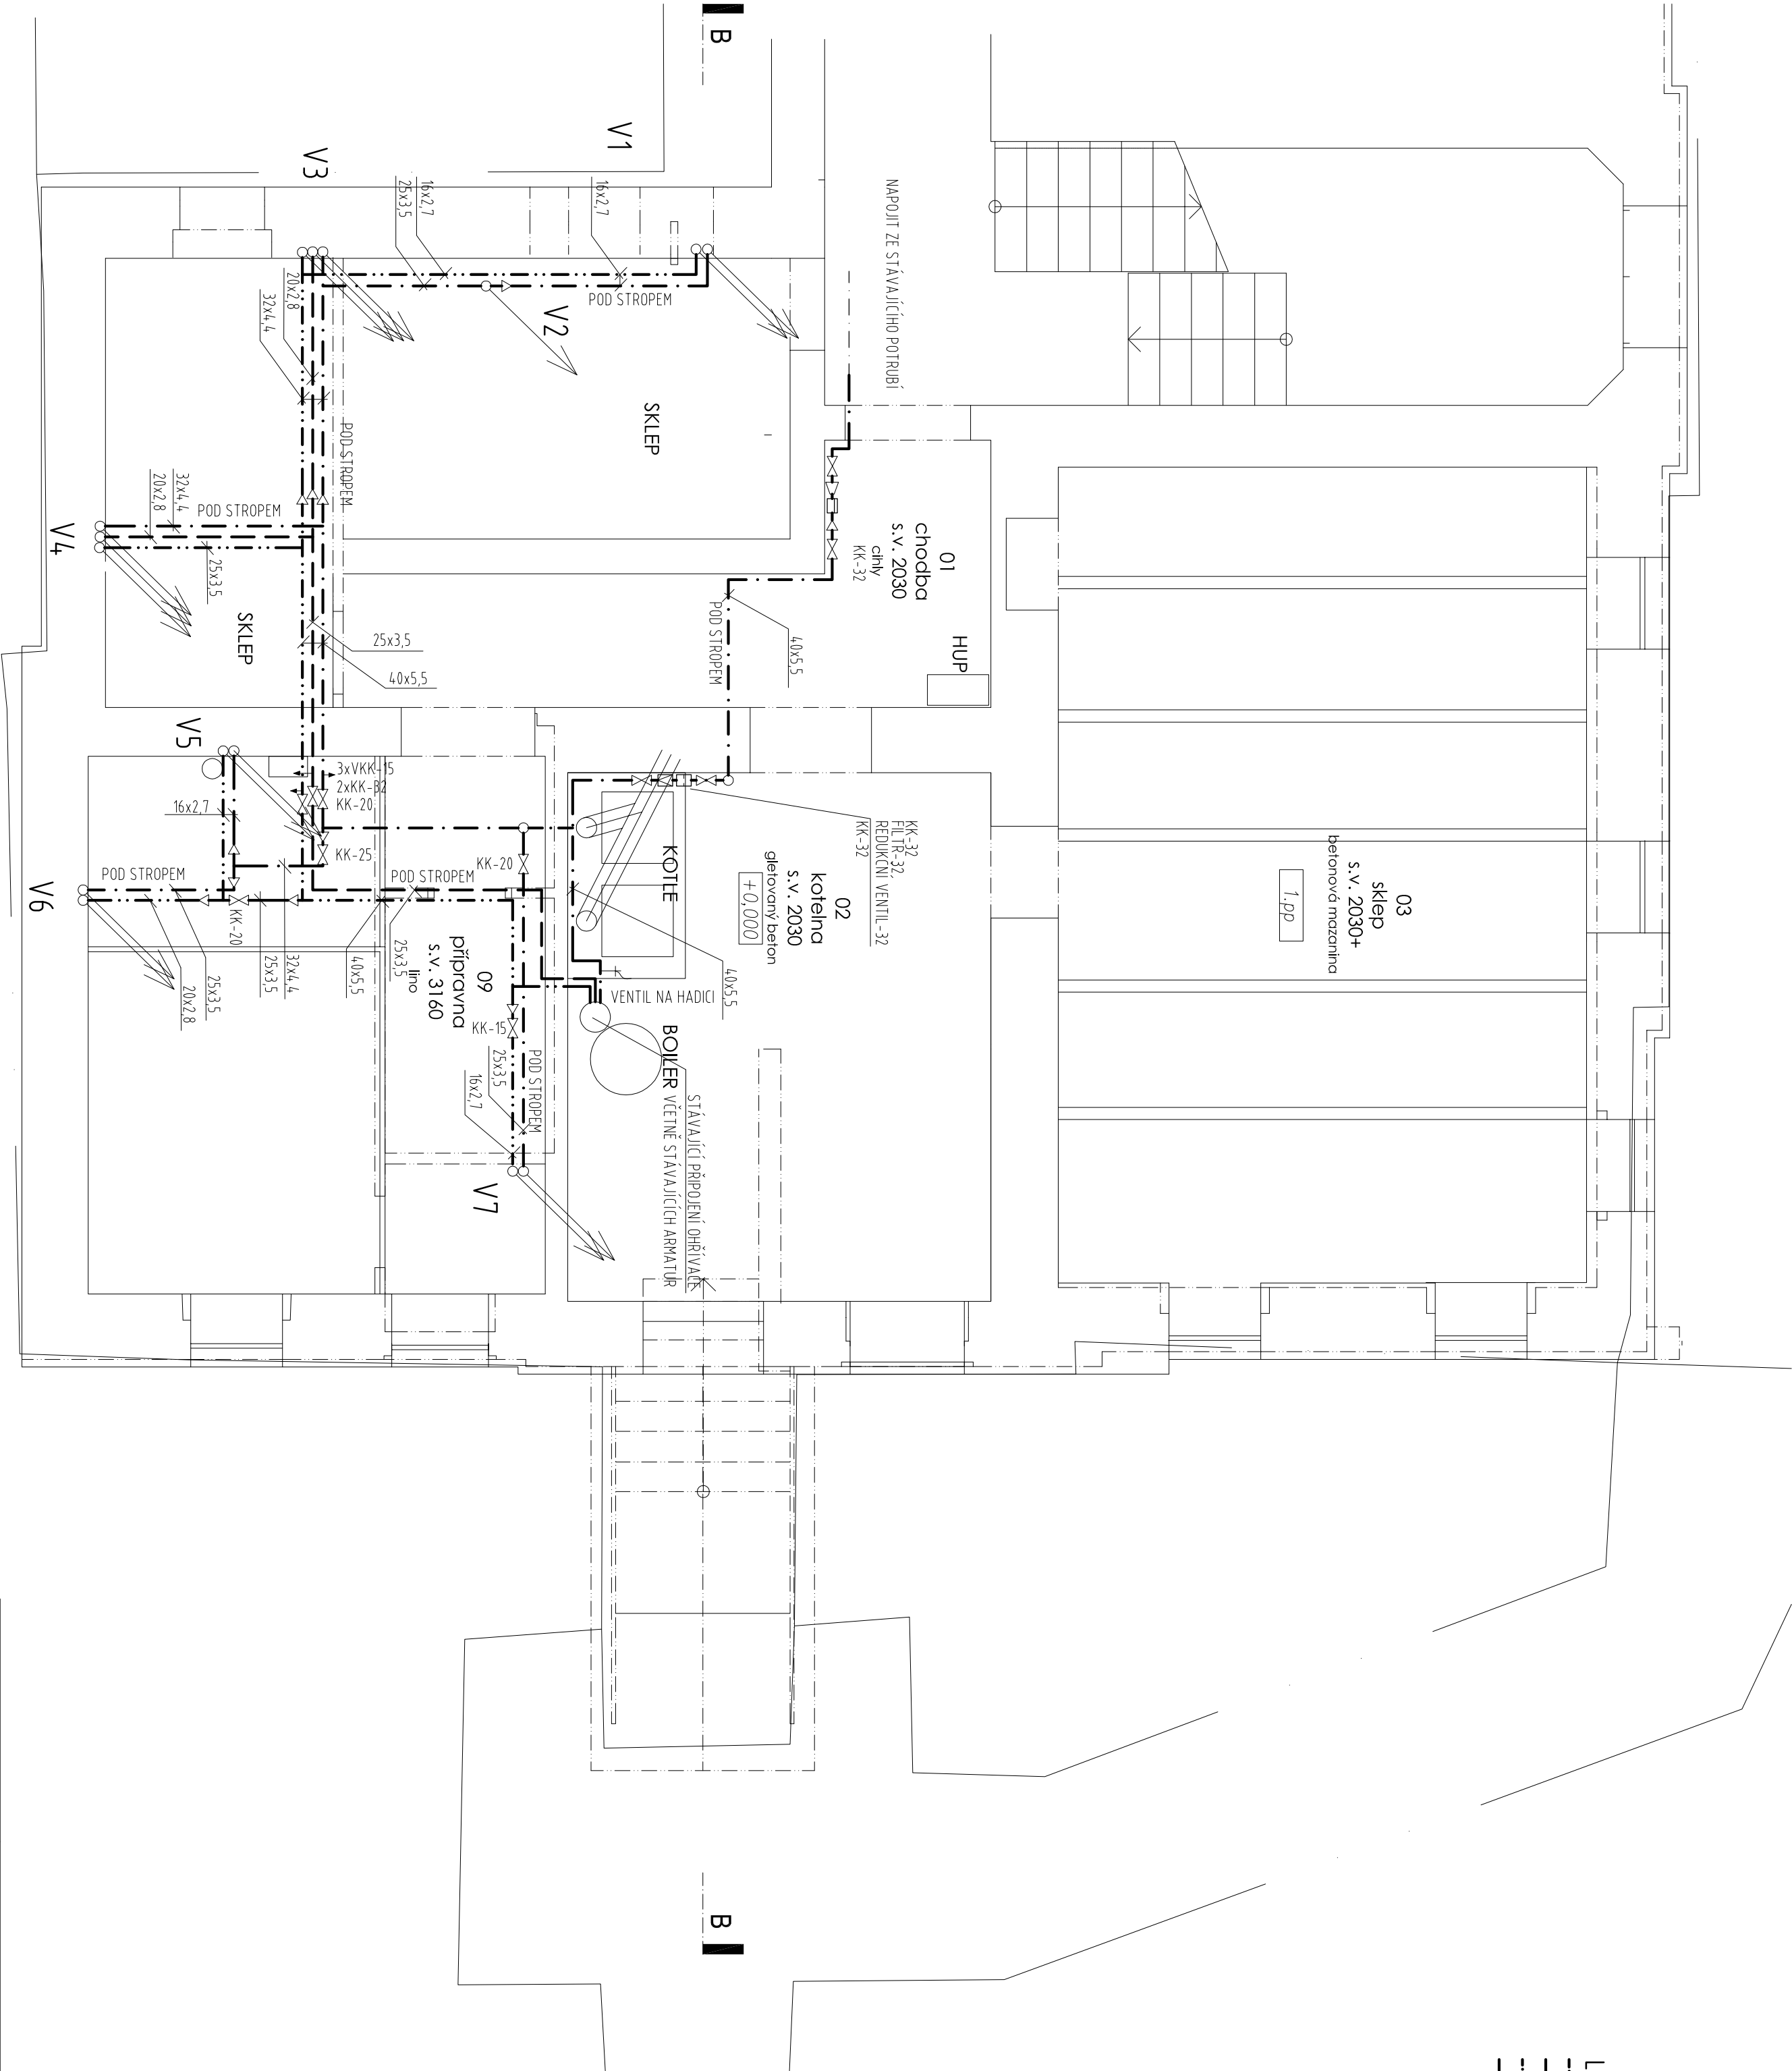

ODPOVĚDNÝ PROJEKTANT: ING. M. KOPECKÝ		INVESTOR: Státní úřad pro místní správu Brno, Město Brno - střed		DATUM: 08/2021	
ING. M. KOPECKÝ		VODOVOD		FORMÁT: 6x44	
AUTORIZOVANÝ ARCHIT		PŮDORYS 1.PP		MĚŘÍTKO: 1:50	
A T E L I E R K O P E C K Ý s . r . o .				STUPEŇ: DPS	
Posedlécká 3, BRNO					
Pověřovací smlouva					
SPOLUPRÁCE: ING. J. VÁRNA		MŠ BRNO, SOUKAŘNICKÁ 8, p.o.		ČÍSLO VÝKRESU: D.1.1.c.6	
TECHNICKÁ BUDOVA s.r.o., KŘIVOKLÁ 42, 602 00 BRNO		ČÁSTEČNÁ REKONSTRUKCE			
www.kopecky.cz					

